


PŮDORYS 1.NP - NOVÝ STAV

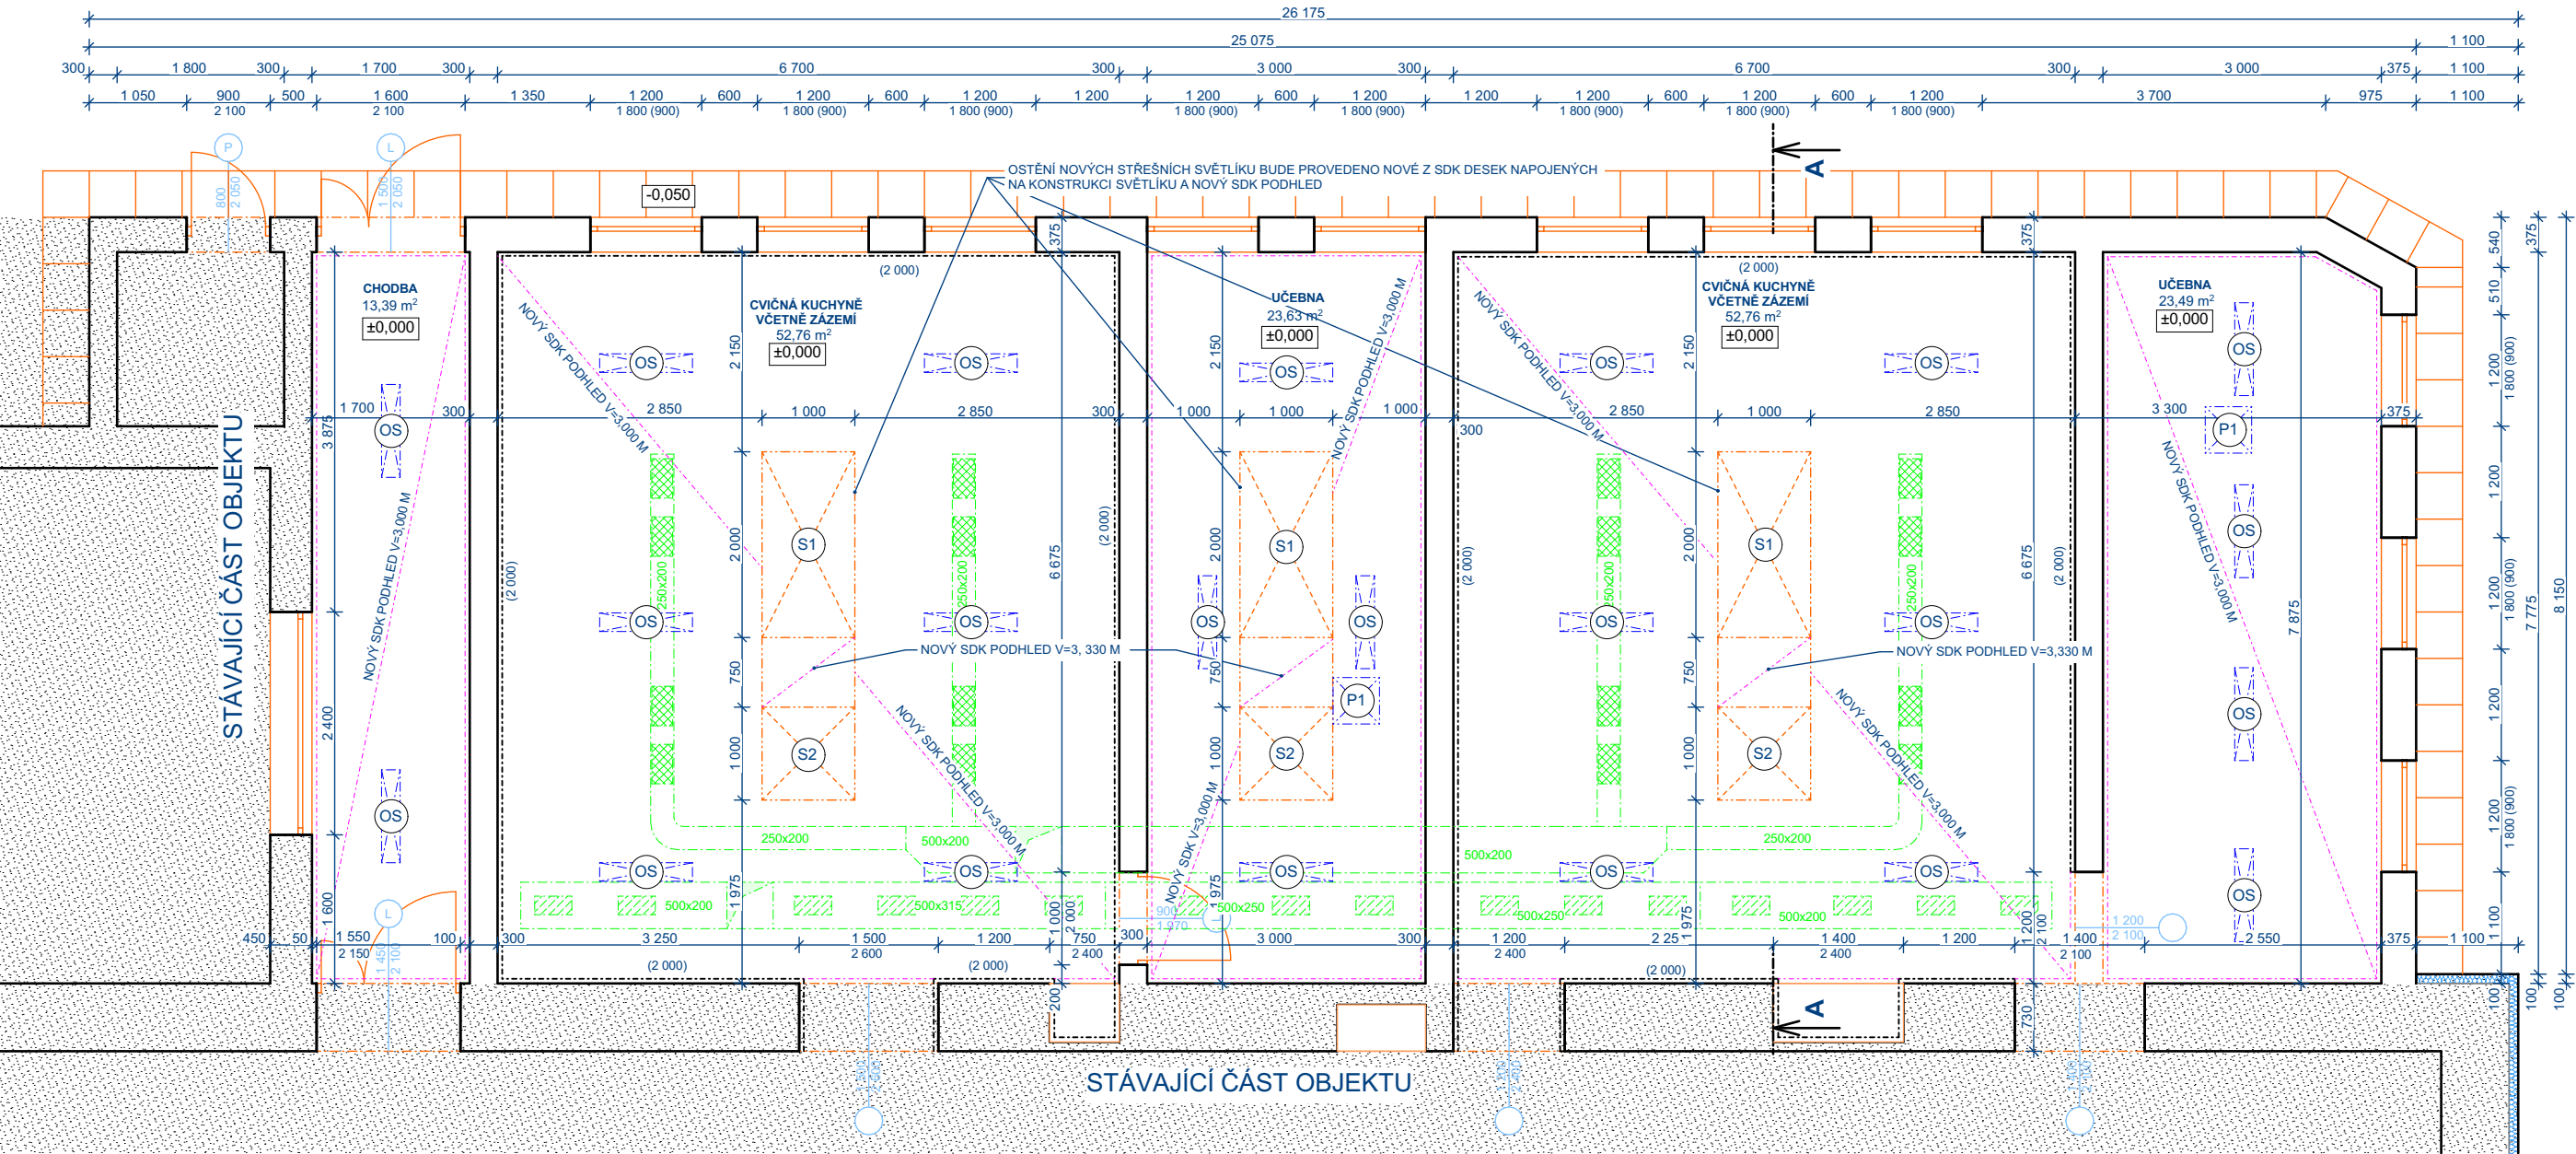

LEGENDA HMOT

- STÁVAJÍCÍ ZDIVO TL.300 MM AŽ 730 MM
- STÁVAJÍCÍ OKAPOVÝ CHODNÍK  
- BETONOVÁ DLAŽBA 500x500x50 MM  
+ BETONOVÝ OBRUBNÍK
- STÁVAJÍCÍ ZATEPLENÍ Z EPS

S1

NOVÝ STŘEŠNÍ SVĚTLÍK NEOTEVÍRÁVÝ S TROJSKLEM 3 KS  
- VNITŘNÍ ROZMĚR 2 000x1 000 MM  
- VENKOVNÍ ROZMĚR 2 300x 1 300 MM  
- VČETNĚ VENKOVNÍHO PLOCHÉHO ZASKLENÍ  
- S ELEKTRICKOU STÍNICÍ MARKÝZOU  
- VČETNĚ ZVEDACÍHO RÁMU S NÁBĚHEM A STANDARTNÍHO ZVEDACÍHO RÁMU

S2

 
NOVÝ STŘEŠNÍ SVĚTLÍK OTEVÍRÁVÝ S TROJSKLEM 3 KS  
- VNITŘNÍ ROZMĚR 1 000x1 000 MM  
- VENKOVNÍ ROZMĚR 1 300x 1 300 MM  
- VČETNĚ VENKOVNÍHO PLOCHÉHO ZASKLENÍ  
- S EL. OTEVÍRÁNÍM A EL. STÍNICÍ MARKÝZOU  
- VČETNĚ SÍTKY PROTI HMYZU  
- VČETNĚ ZVEDACÍHO RÁMU S NÁBĚHEM A STANDARTNÍHO ZVEDACÍHO RÁMU



NOVÉ STROPNÍ LED OSVĚTLENÍ  
- 1 190x150x45 MM, 2 KS  
- 1 155x250x45 MM, 8 KS  
- 1 145x102x80 MM, 12 KS



NOVÉ ZAVĚŠENÝ PROJEKTOR



NOVÉ VEDENÍ VZDUCHOTECHNIKY  
- 250x200 MM, 500x200 MM, 500x250 MM, 500x315 MM,



NOVÝ ODLUČOVAČ TUKU 425x225 MM, 16 KS



NOVÁ VYÚSTKA 400x200 MM, 16 KS

POZN.

- K NOVÝM STŘEŠNÍM SVĚTLÍKŮM BUDE DOVEDENA EL. ENERGIE
- UMÍSTĚNÍ VEDENÍ VZDUCHOTECHNIKY A DIMENZE BUDE STEJNÁ JAKO PŘED DEMONTÁŽÍ
- NOVÝ SDK PODHLED BUDE TVOŘEN DESKAMI S DOSTATEČNOU POŽÁRNÍ ODOLNOSTÍ
- STÁVAJÍCÍ PODHLED, VEDENÍ VZDUCHOTECHNIKY, VEDENÍ ELEKTRO, UMÍSTĚNÍ SVĚTEL BUDE DEMONTOVÁNO A PO REALIZACI NOVÉ NOSNÉ KONSTRUKCE STŘECHY A STŘEŠNÍHO PLÁŠTĚ BUDE OPĚT NAINSTALOVÁNO VČETNĚ OSVĚTLENÍ A VĚTRACÍCH MŘÍŽEK
- PŘESNÉ ROZMĚRY SE MOHOU LIŠIT VLIVEM NEPŘESNOSTI POSKYTNUTÝCH PODKLADŮ (PROJEKTOVÁ DOKUMENTACE Z ŘÍJNA 2005) A MĚŘENÍ PŘÍMO V OBJEKTU
- PROJEKTOVÁ DOKUMENTACE JE ZPRACOVÁNA DLE STAVEBNÍHO ZÁKONA 283/2021 SB.

Investor: Střední škola Slavkov - Austerlitz		Hlavní projektant: Ing. Ondřej Matys	
Tyršova 479, 684 01 Slavkov u Brna		tel: 776 034 813	
Akce: STAVEBNÍ ÚPRAVY STŘEŠNÍ KONSTRUKCE ŠKOLY SLAVKOV - KUCHYŇKY P.Č. 1698/1		e-mail: matysoid@seznam.cz	
k.ú.: Slavkov u Brna (750301), p.č.: 1698/1, č.p.: Tyršova 129		Vypracoval: Ing. Ondřej Matys	
Obsah: PROJEKTOVÁ DOKUMENTACE		Zod. projektant: Ing. Libor Jirsík	
Název výkresu: PŮDORYS 1.NP - NOVÝ STAV		Kontroloval: Střední škola Slavkov - Austerlitz	
Formát: 2xA4		Stupeň: REV 05	
Č. zakázky: 302		Paré:	
Měřítko: 1:75		Číslo výkresu: D1.1.07 N	
Datum: Říjen 2024			

VEŠKERÁ AUTORSKÁ PRÁVA VYHRAZENA ZPRACOVATELI DOKUMENTACE. BEZ SOUHLASU AUTORA NENÍ MOŽNÉ VÝKRES ČI JEHO JEDNOTLIVÉ ČÁSTI KOPÍROVAT JAK PRO VLASTNÍ, TAK PRO ÚČELY TŘETÍCH OSOB.