


SO-01 - ZTI - PŮDORYS 3.NP - KANALIZACE - STÁVAJÍCÍ STAV

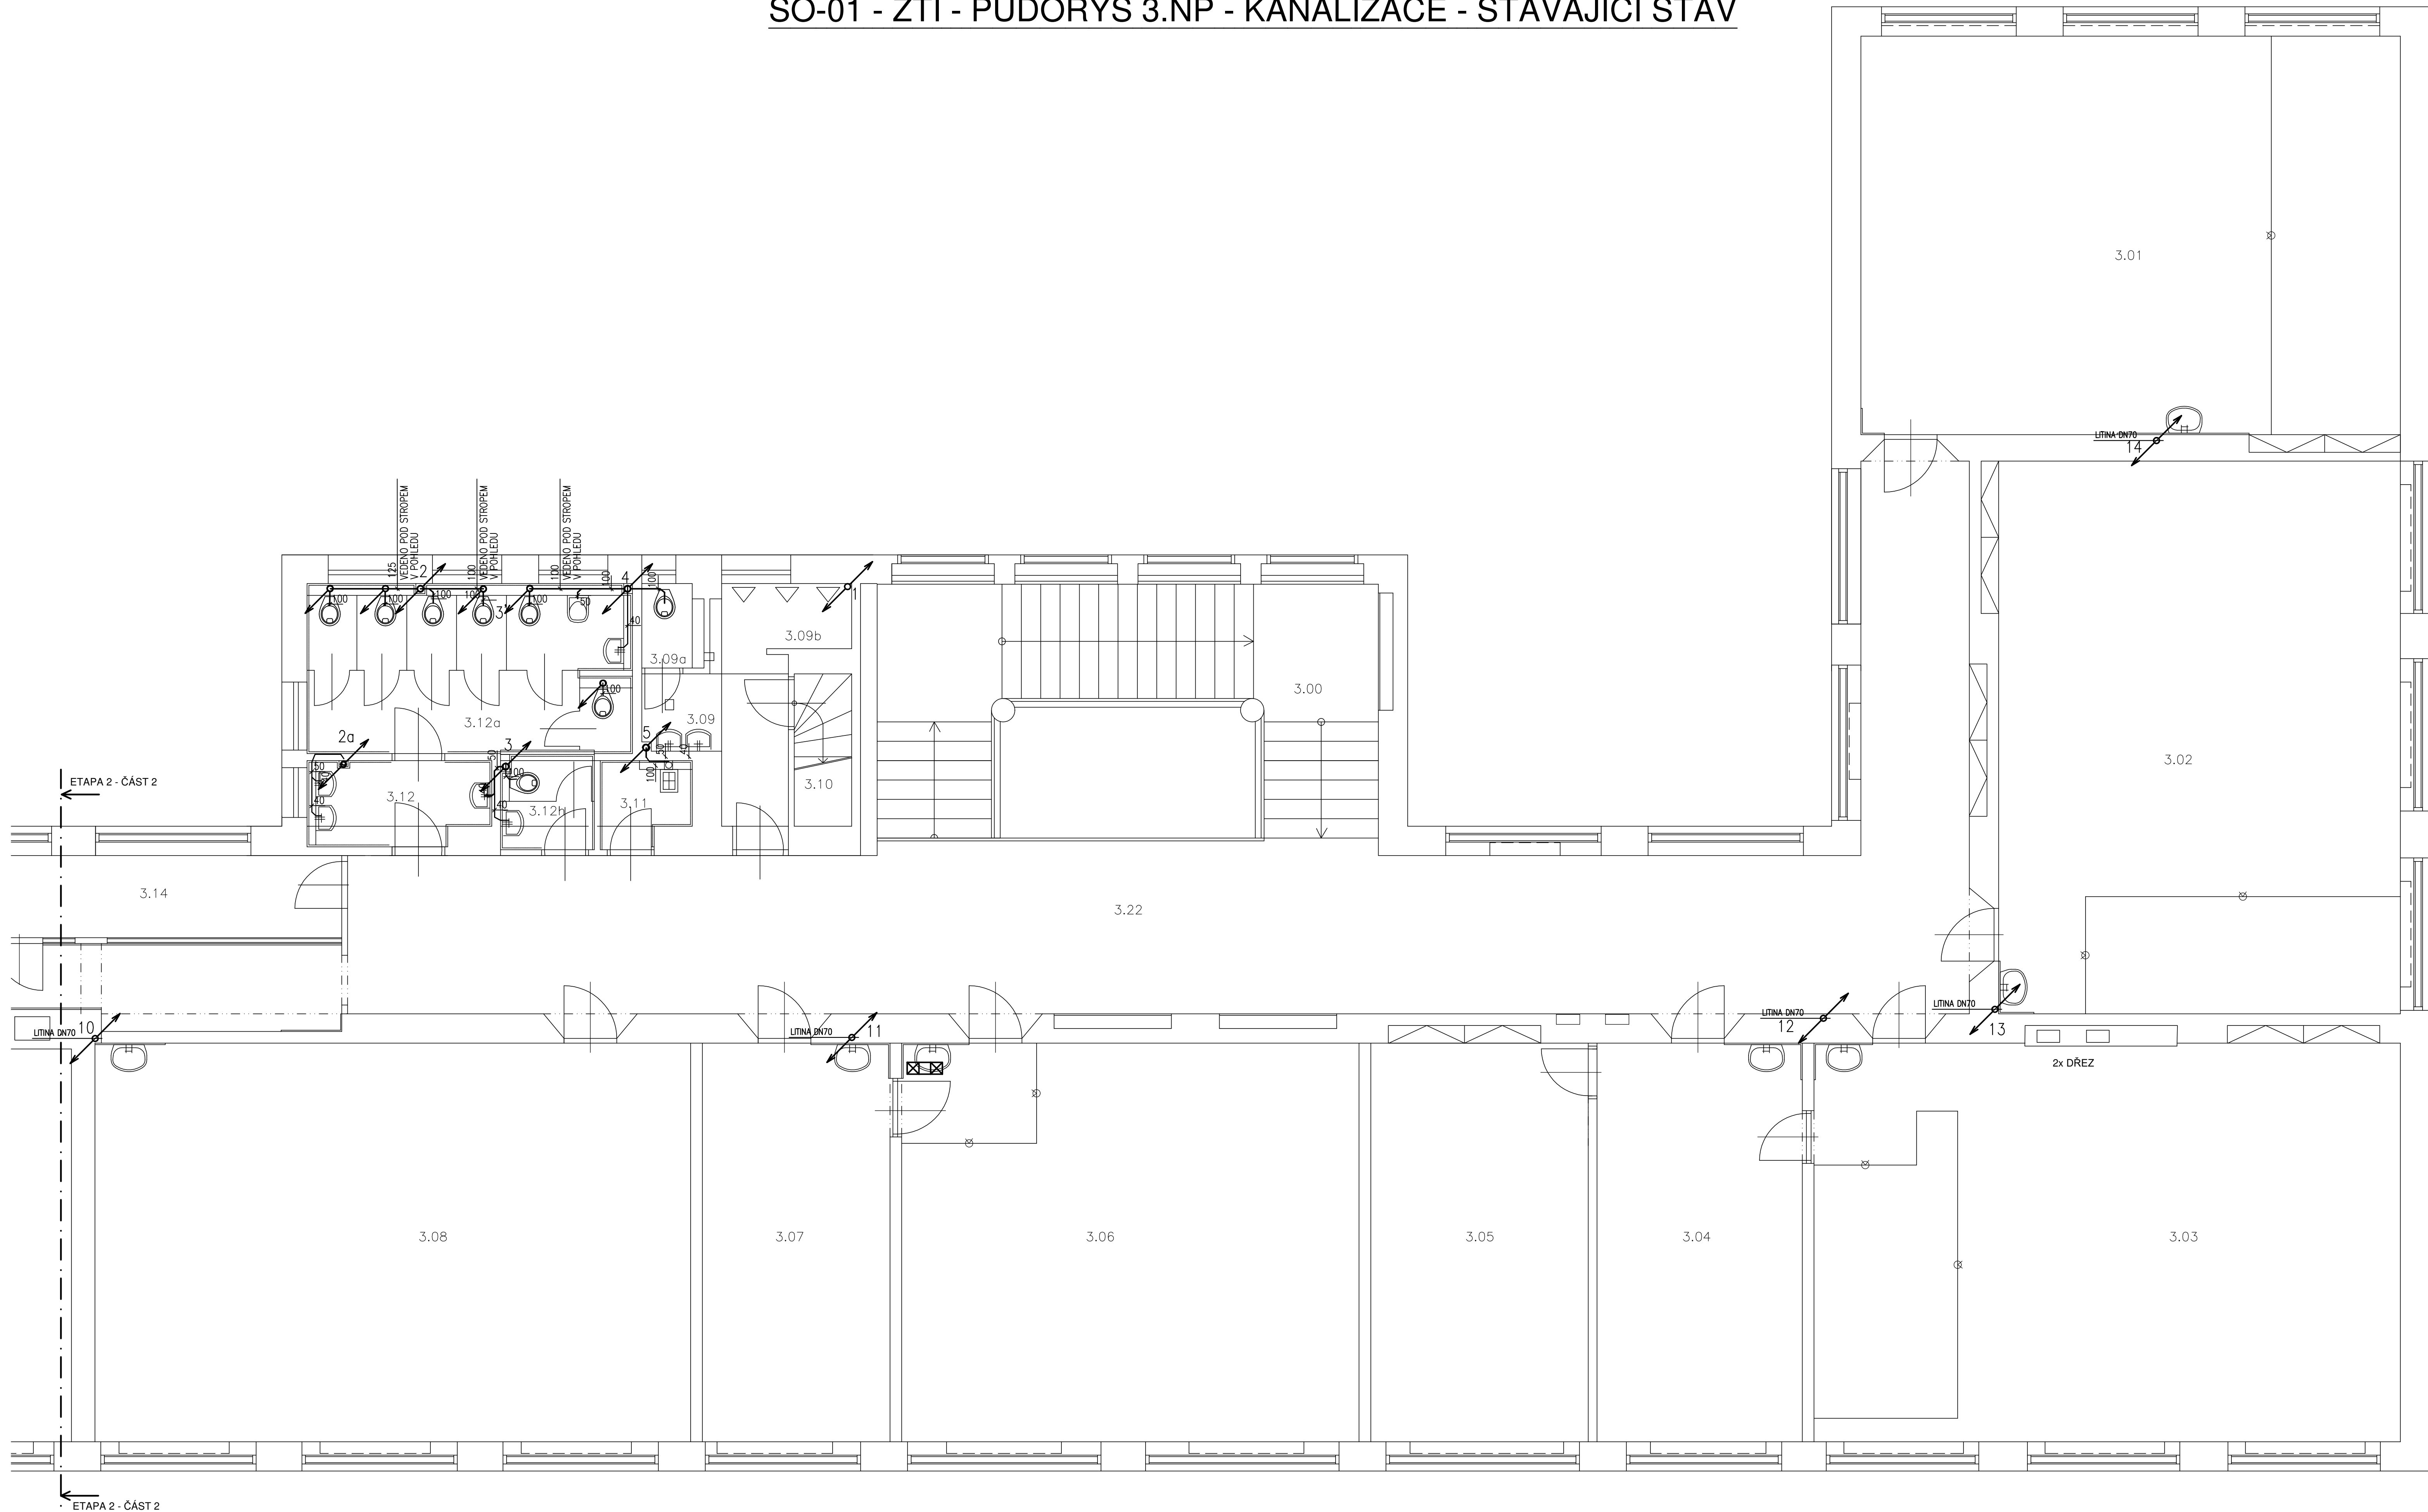


LEGENDA MÍSTNOSTÍ:

ČÍSLO MÍSTNOSTI	ÚČEL MÍSTNOSTI	PLOCHA V m ²
3.00	Hlavní schodiště	39,80
3.01	Účebna	62,96
3.02	Účebna	64,80
3.03	Účebna	68,00
3.04	Kabinet	23,80
3.05	Kabinet	25,23
3.06	Účebna	53,04
3.07	Kabinet	21,76
3.08	Účebna	69,10
3.09	WC MUŽI	5,97
3.09a	WC MUŽI	1,14
3.09b	WC MUŽI URNÁLY	2,36
3.10	Přístup na půdu	
3.11	WC UČITELÉ	2,10
3.12	WC ŽENY	3,24
3.12a	WC ŽENY PŘEDSÍN	7,70
3.12b	WC ŽENY	1,07
3.12c	WC ŽENY	1,07
3.12d	WC ŽENY	1,07
3.12e	WC ŽENY	1,07
3.12f	WC ŽENY	1,07
3.12g	WC ŽENY	1,07
3.12h	WC ŽENY	2,05
3.13	Chodba	16,00
3.14	Sklad učebnic	12,12
3.15	Sklad učebnic	3,50
3.16	Účebna	67,4
3.17	Chodba	62,85
3.18	Účebna	69,88
3.19	Kabinet	23,5
3.20	Účebna	50,73
3.21	Schodišťový prostor	25,77
3.22	Chodba	90,43

LEGENDA:

- Stávající přípojovací potrubí spádové kanalizace
- Číslo stávajícího odpadního potrubí spádové kanalizace

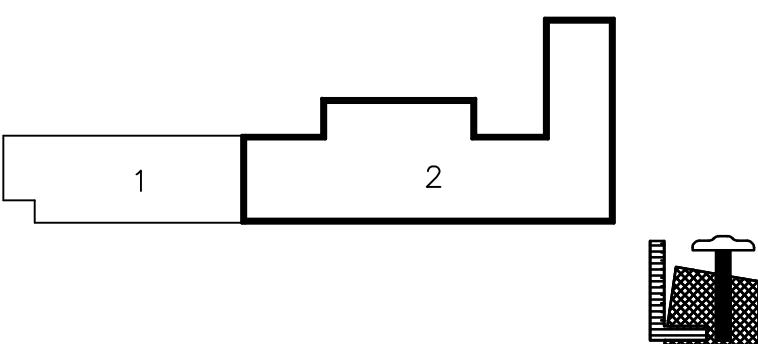

ZODP. PROJEKTANT	VYPRACOVAL	KRESLIL	V-PROJEKT Prostějov, v.o.s. <small>Ústředí: 317 509, 796 11 Prostějov MČ: 602 333 111, e-mail: vproje@vproje.cz</small>
JUNGOMANN Adam	JUNGOMANN Adam	hp DesignJet 500	
KRAJ: JIHOVÝCHODNÍ	STAVBA: BLANSKO	MÍSTO: BLANSKO	
INVESTOR: Úprava a rekonstrukce stávajícího odpadního potrubí spádové kanalizace			
AKCE: GYMNAZIUM BLANSKO - REKONSTRUKCE ROZVODU TEPLÉ A STUHLÉ VODY, ODPADŮ, TOPNÉ SOUSTAVY A KOTELNY II. ETAPA - 2. ČÁST			
STUPEŇ: DPS	DATUM: 01 / 2025	FORMAT: 10 A4	
ZAK. ČÍSLO: 331024	MĚŘÍTKO: 1:50	ČÍSLO VÝKR.: D.1.4 a 2.04	
OBSAH: SO-01 - ZTI - PŮDORYS 3.NP - KANALIZACE - STÁVAJÍCÍ STAV			