

Přípojka dešťové kanalizace - podélný profil

KATASTRY	BŘECLAV
PARCELNÍ ČÍSLA	3656/23
DRUH POVRCHU	KOMUNIKACE
VZDÁLENOST	11.20

SMĚROVÉ POMĚRY

MĚŘÍTKO 1:100

KÓTA UPRAVENÉHO TERÉNU

HLOUBKA VÝKOPU

KÓTA VÝKOPU


HLOUBKA DNA POTRUBÍ

KÓTA DNA POTRUBÍ


SROVNÁVACÍ ROVINA

STANIČENÍ [km/m]


PROFIL[mm]-MATERIÁL-DÉLKA[m]  
SKLON[%]-DÉLKA[m]  
ULOŽENÍ

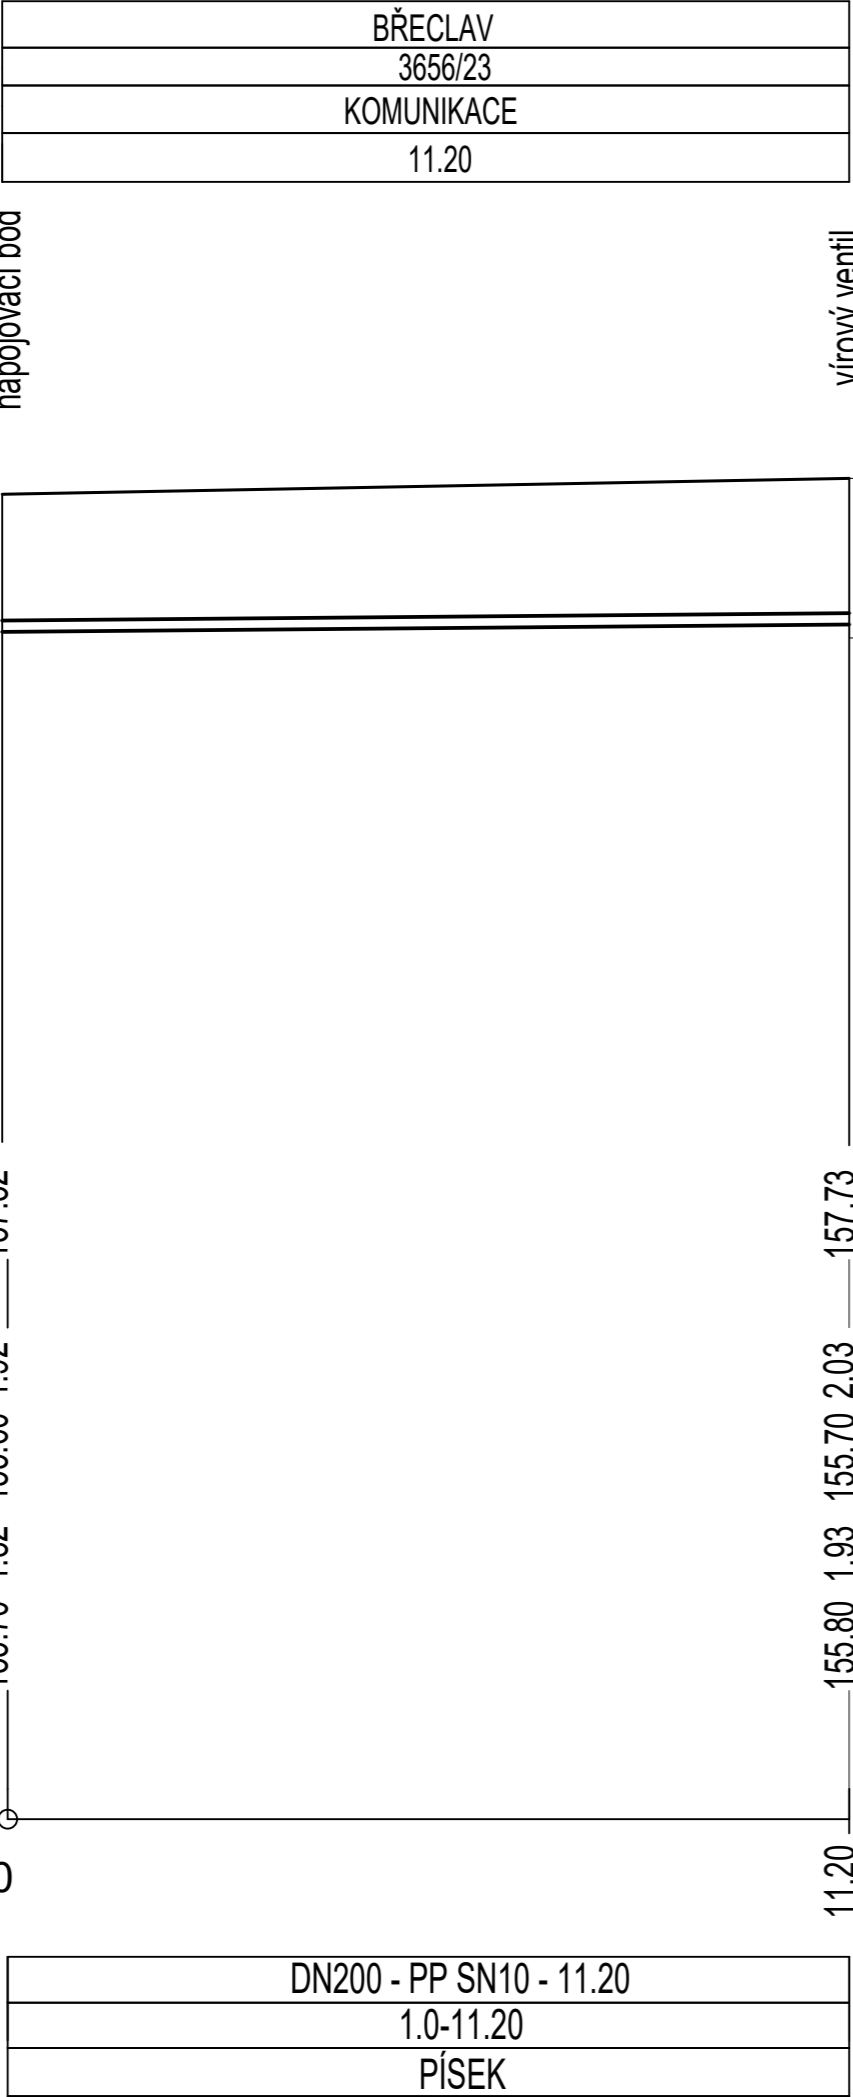

Vírový ventil

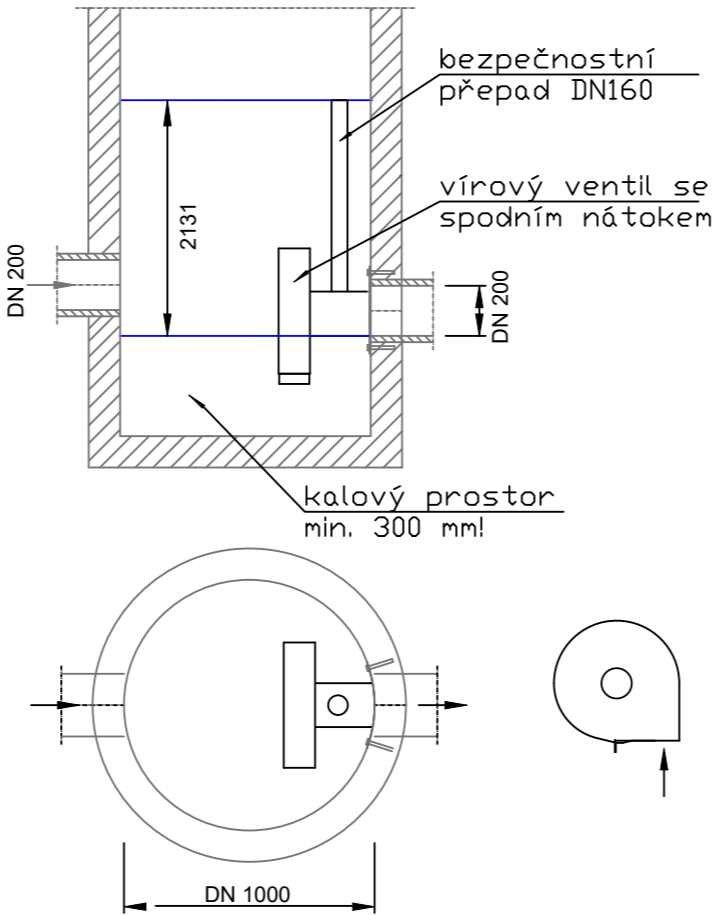


Příčný řez dešťové kanalizace

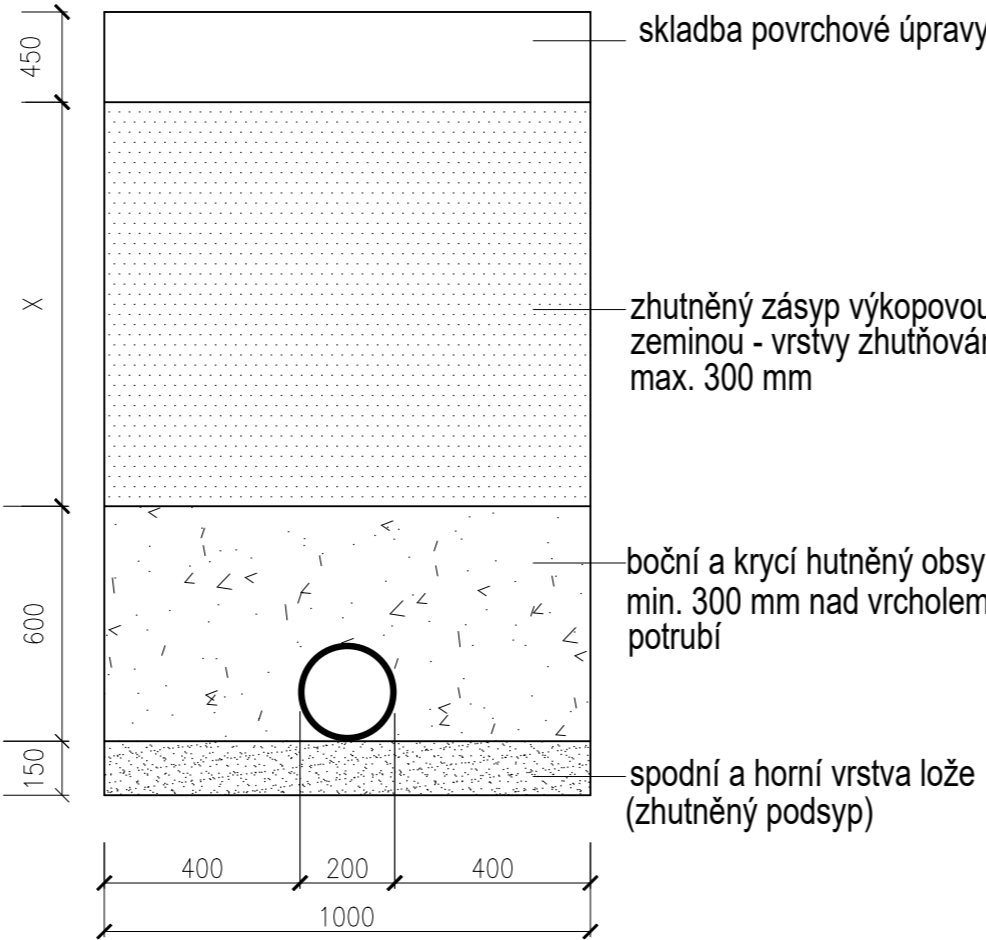



RETENČNÍ OBJEKT

velikost nádrže 3,6 x 14,4x 1,23 m  
celkem stavební objem 63,76 m3, retenční objem 59,62 m3  
hladina podzemní vody 4 m pod terénem  
výška krytí 0,5 m  
půdorys dna výkopu 5,6 x 15,4 m  
144ks boxů, 1ks revizní šachta DN 600

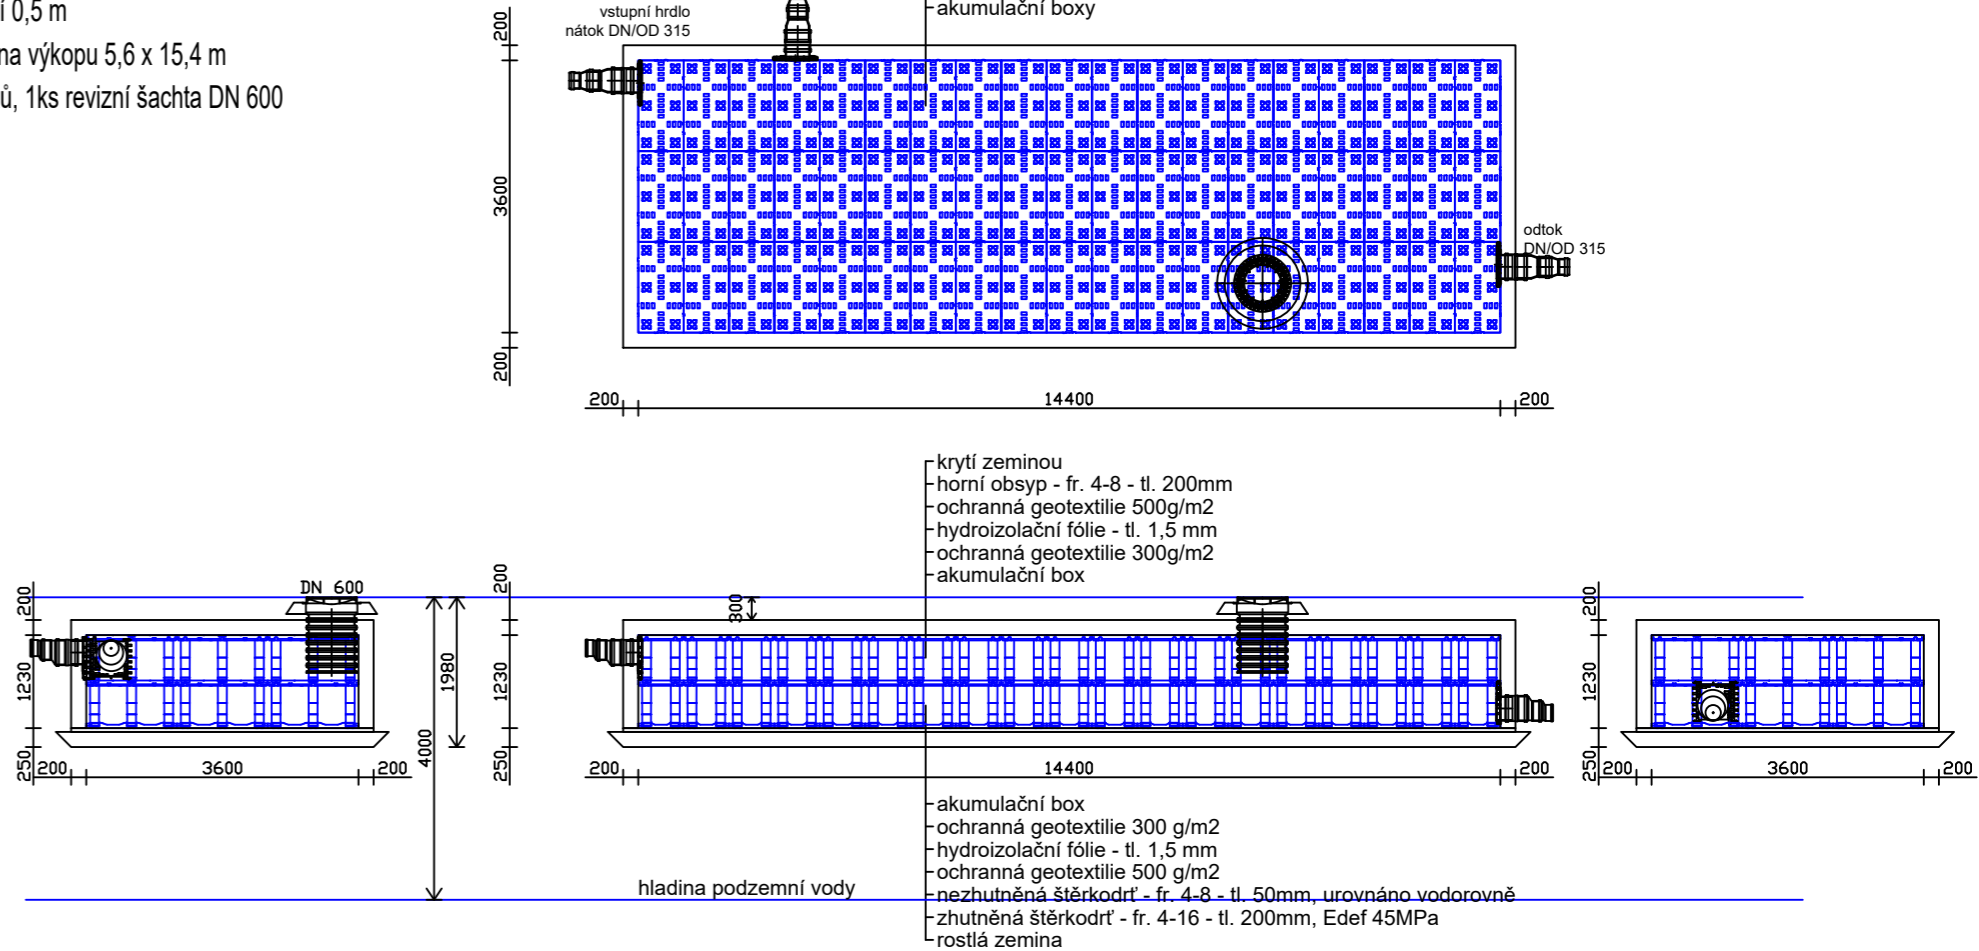

±0,000=158,68 m n.m.

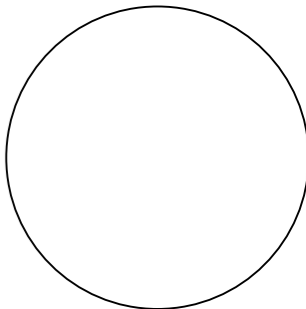Generální projektant:		Projektant části:			
 <div>SMART PROJEKT s.r.o. Lanžhotská 3448/2 690 02 Břeclav info@smart-projekt.cz</div>		<div>Ing. Lukáš Martinát www.LMprojekty.cz martinat@LMprojekty.cz</div>			
Architekt: —		Vypracoval: Ing. Lukáš Martinát			
HIP: Ing. Michal Kolář		Kreslil: Ing. Lukáš Martinát			
Kontroloval: Ing. Michal Kolář		Zodp. projektant: Ing. Lukáš Martinát			
Stavebník: Jihomoravský kraj, Žerotínovo nám. 449/3, 601 82 Brno					
Místo stavby: Břeclav, 690 02, U Nemocnice				Ozn. projektu:	
NOVOSTAVBA VÝJEZDOVÉ ZÁKLADNY ZZS JMK, Název: P. O. V BŘECLAVI				Datum: 11/2024	
				Formát:	
Objekt: IO 233 Přípojka dešťové kanalizace				Stupeň: DPS	
Část: řezy				Měřítko:	
Název dokumentu: Přípojka dešťové kanalizace + retence				Číslo přílohy	Revize