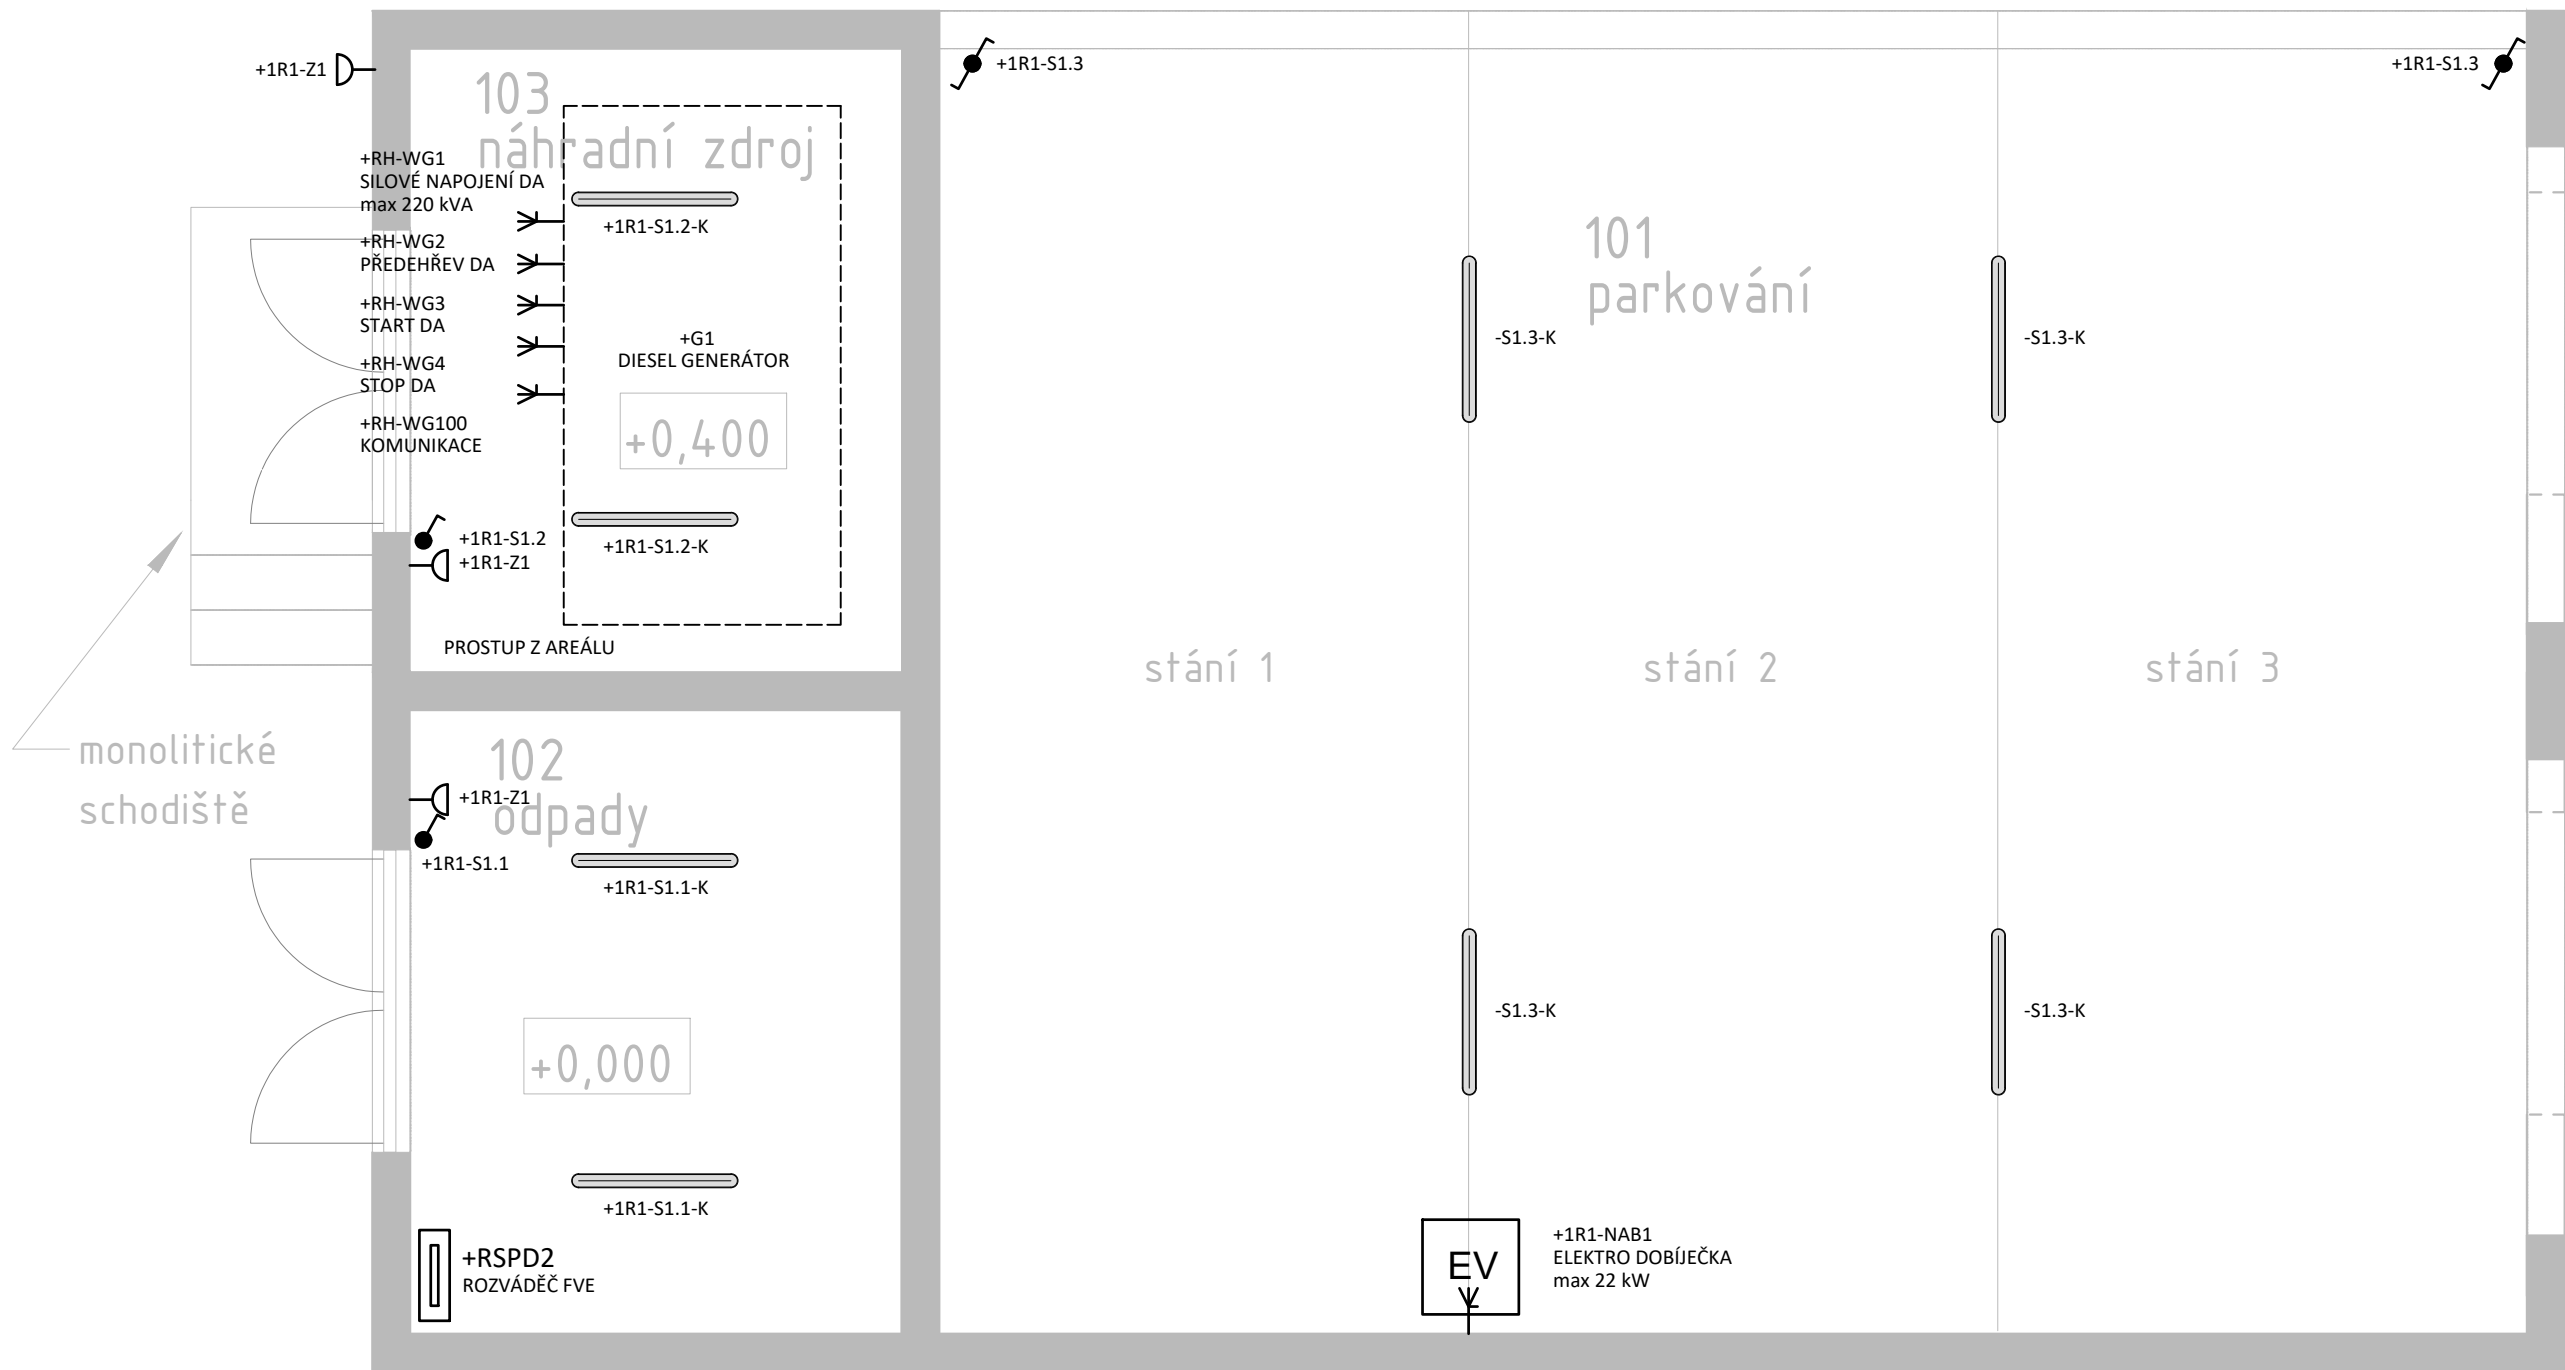


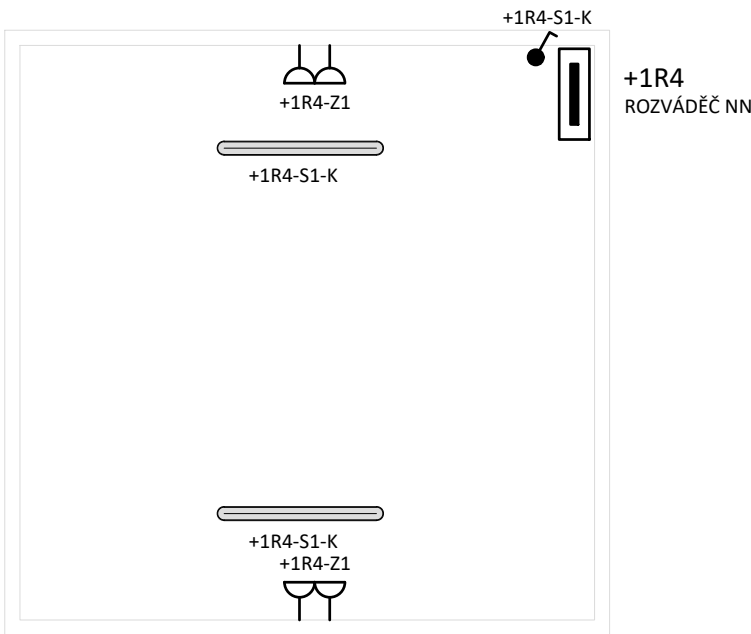
KRYTÉ VENKOVNÍ STÁNÍ A PŘÍSTŘEŠEK ODPADŮ





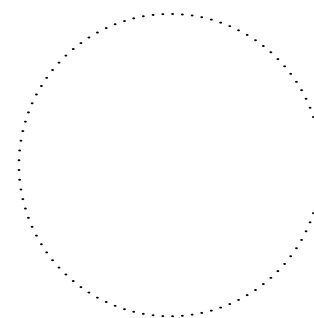
LEGENDA:

- Svítilno typu K
20 W, 2830 lm 840, 3000 K, IP66
- Tlačítko jednonásobné IP44
montáž do na povrch
(design dle výběru investora)
- Zásuvka jednonásobná IP44
montáž na povrch
(design dle výběru investora)
- Vypínač jednoduchý, řazení 1 IP44
montáž na povrch
(design dle výběru investora)
- Vypínač schodišťový, řazení 6 IP44
montáž na povrch
(design dle výběru investora)
- Obecný vývod třífázový
připojení dobíjecího wallboxu; max 22 kW
(rozvržení dle přesných dispozic dotyčných profesí)
- Nabíječka elektrovozidel
připojení dobíjecího wallboxu; max 22 kW
(rozvržení dle přesných dispozic dotyčných profesí)
- Rozvaděč elektro, mimo dodávku elektro
(řeší se pouze napájení, nikoliv vnitřní vybavení)
- Rozvaděč elektro, dodávka elektro
(řeší se napájení i vnitřní vybavení)

KRYTÝ VENKOVNÍ KUŘÁCKÝ PŘÍSTŘEŠEK



±0,000=158,68 m n.m.

Generální projektant: <div><div>SMART PROJEKT s.r.o. Lanžhotská 3448/2 690 02 Břeclav info@smart-projekt.cz</div></div>		Projektant části: <div><div>ING. MICHAEL DVOŘÁK</div></div>			
Architekt: -		Vypracoval: Ing. Michael Dvořák			
HIP: Ing. Michal Kolář		Kreslil: Ing. Michael Dvořák			
Kontroloval: Ing. Michal Kolář		Zodp. projektant: Ing. Jan Hlavatý			
Stavebník: Jihomoravský kraj, Žerotínovo nám. 449/3, 601 82 Brno					
Místo stavby: Břeclav, 690 02, U Nemocnice				Ozn. projektu: & ELD	
Název: NOVOSTAVBA VÝJEZDOVÉ ZÁKLADNY ZZS JMK, P. O. V BŘECLAVI				Datum: 10/2024	
				Formát: A2 (594 x 420)	
Objekt: IO 245 - AREÁLOVÝ ROZVOD NN; IO 247 - VENKOVNÍ OSVĚTLENÍ				Stupeň: DPS	
Část: D.1.4.3 ZAŘÍZENÍ SILNOPROUDÝCH INSTALACÍ				Měřítko: 1:50	
ELEKTROINSTALACE VENK. OBJEKTŮ				23034.05a	
Název dokumentu:				Číslo přílohy	
				00	
				Revize	