


M sto B eclair se sídlem nám. T. G. Masaryka 42/3, 690 02
B eclair, I : 00283061, souhlasí se stavbou na pozemku
parc. .3656/23 v k. ú. B eclair ve vlastnictví m. sta B eclair dle
zákona 183/2006 Sb. a dle podmínek uvedených ve vyjádření
MUBR 172452/2023 OKT.

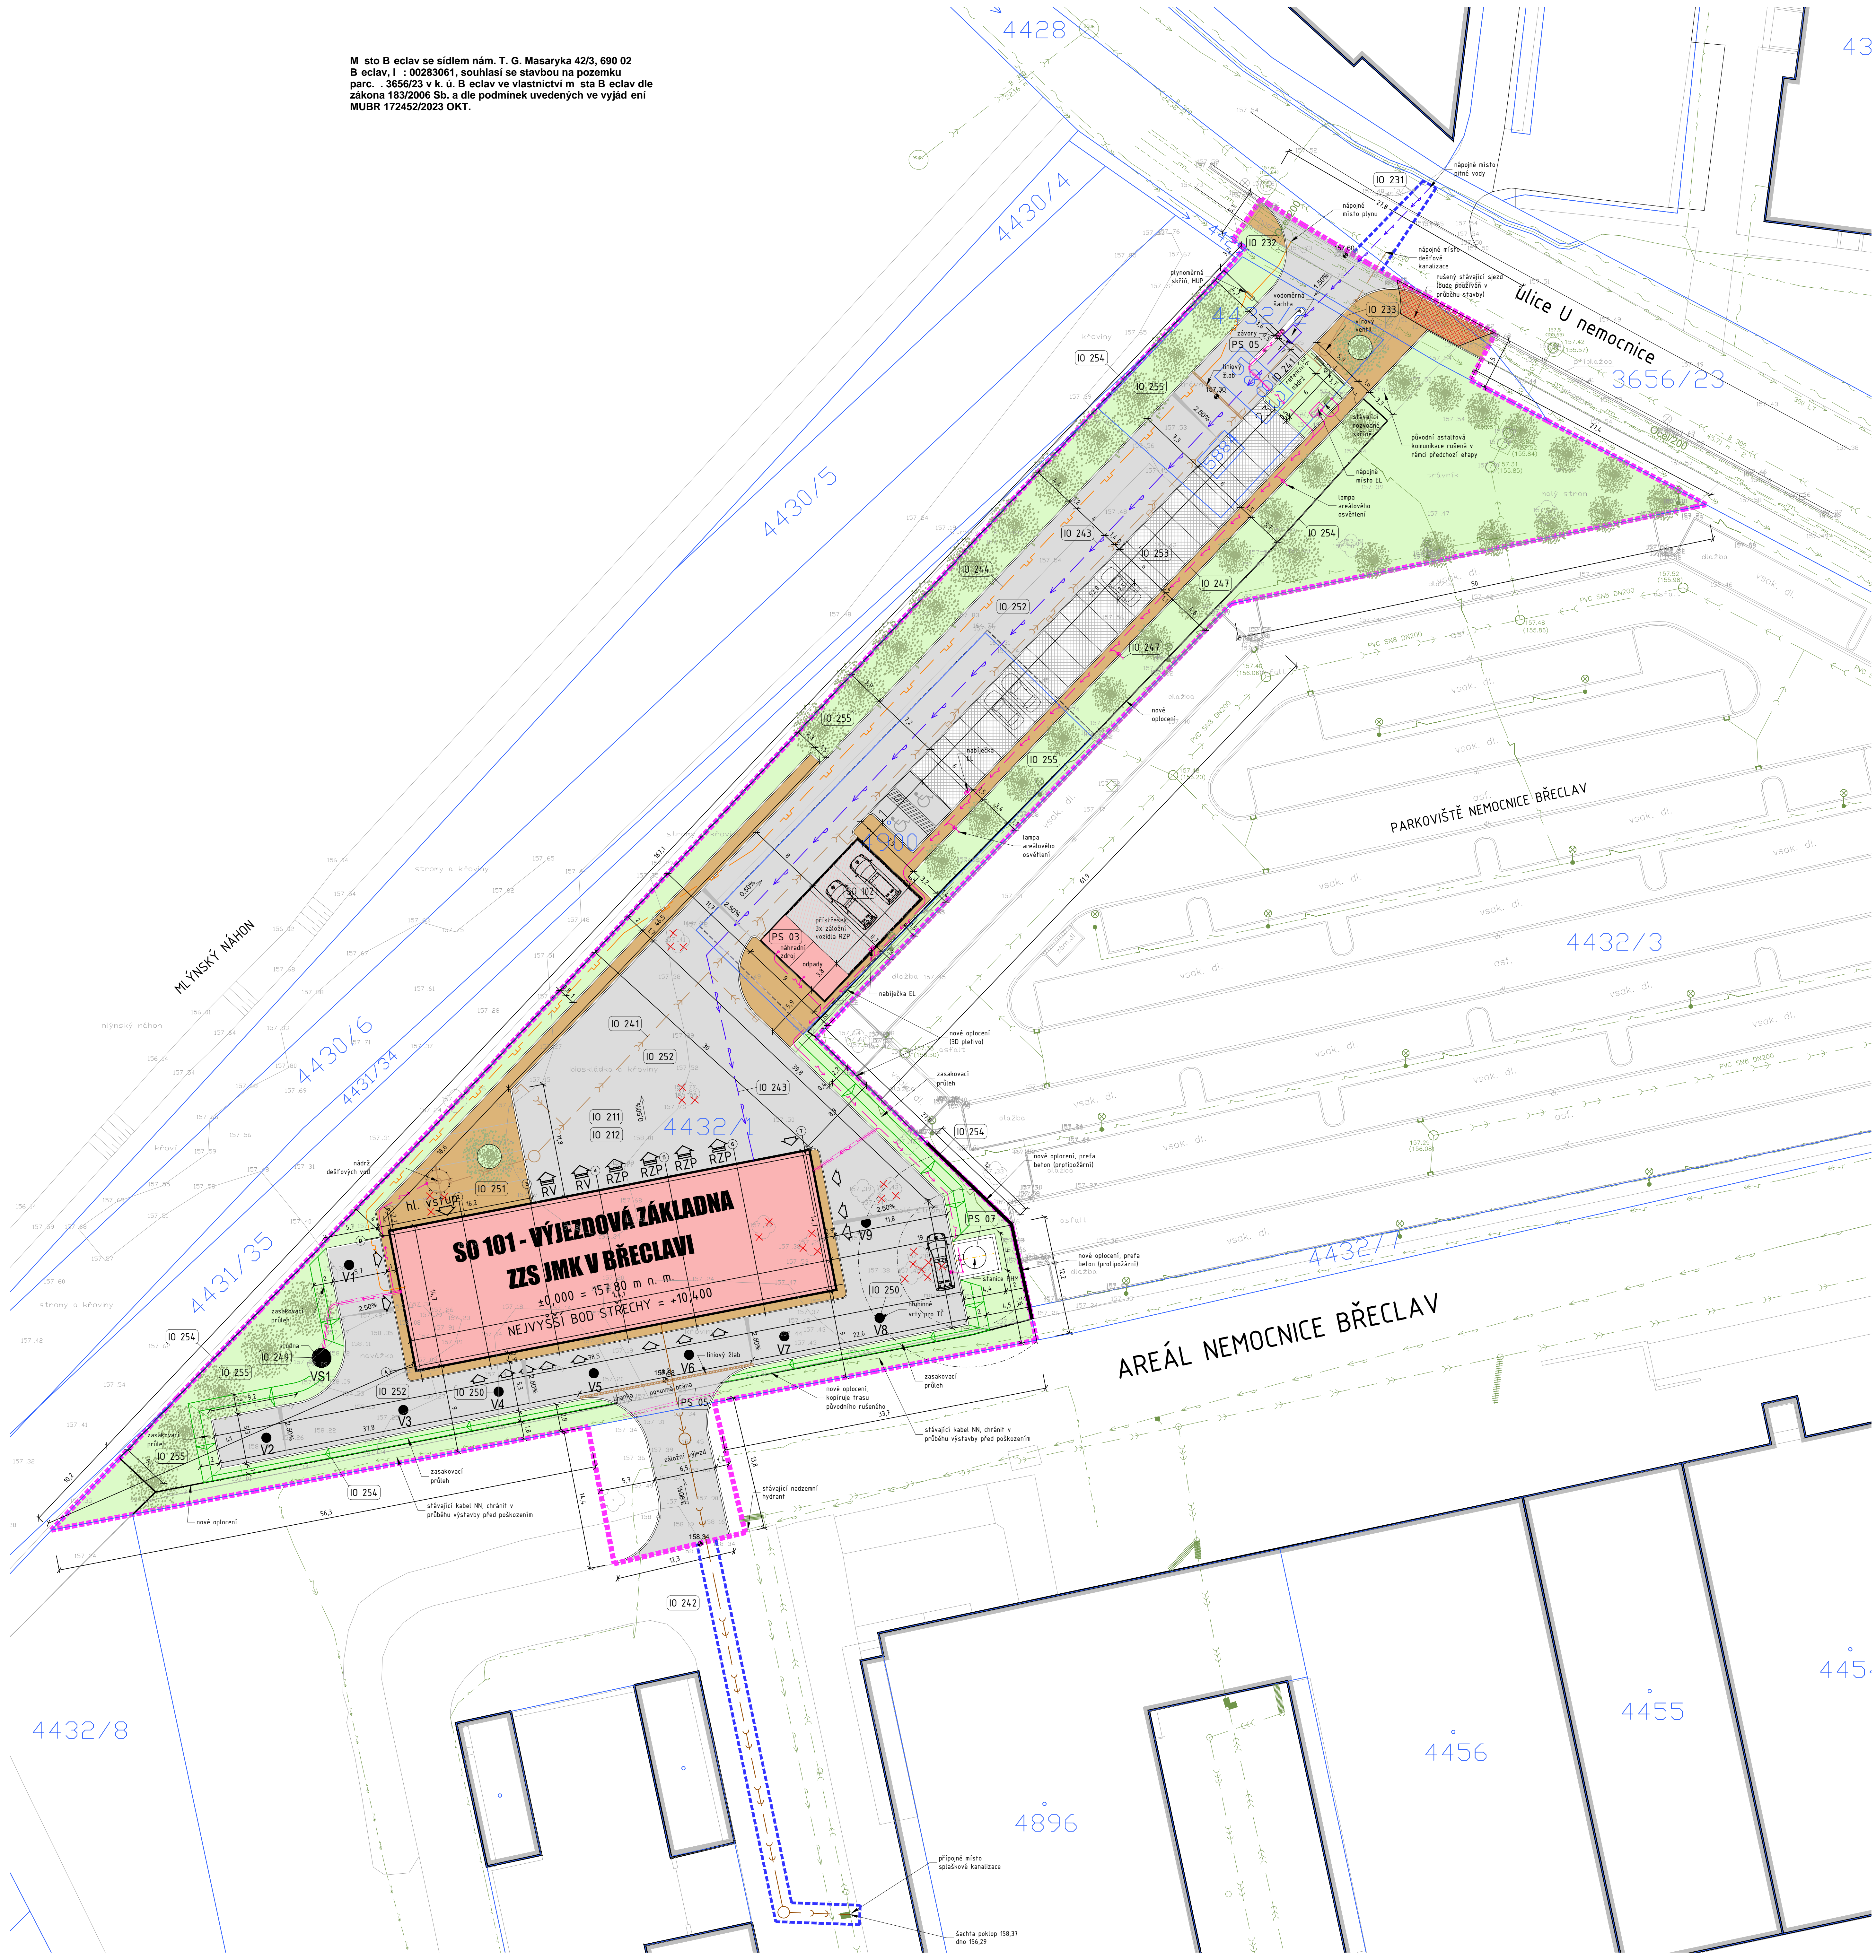

OBJEKTŮ STAVBY

STAVEBNÍ OBJEKTY (SO):
SO 101 BUDOVA VÝJEZDOVÉ ZÁKLADNY
SO 102 KRYTÁ STÁNÍ ZALOŽENÝ VOZEDEL, NÁHRADNÍHO ZDROJE

INŽENÝRSKÉ OBJEKTY (IO):

- PŘÍPRAVA ÚZEMÍ
IO 211 KÁČENÍ ZELENE
IO 212 HRANĚ TERÉNNÍ ÚPRAVY
IO 231 PŘÍPOJKA PÍTNÉ VODY
IO 232 PŘÍPOJKA PLYNU
IO 233 PŘÍPOJKA DEŠŤOVÉ KANALIZACE
IO 236 PŘÍPOJKA POKRYTOVATELE DATOVÝCH SLUŽEB
IO 241 AREÁLOVÉ ROZVOZOVY
IO 242 AREÁLOVÝ ROZVOZ DEŠŤOVÉ KANALIZACE, RETENČNÍ A ZÁŘADNÍ NÁDRŽ
IO 243 AREÁLOVÝ ROZVOZ DEŠŤOVÉ KANALIZACE
IO 244 AREÁLOVÝ ROZVOZ VODY
IO 245 AREÁLOVÝ ROZVOZ PLYNU
IO 246 AREÁLOVÝ ROZVOZ PLYNU
IO 247 UNIVERZÁLNÍ KABELOVÁ TRASA - MULTIKANÁL
IO 248 UNIVERZÁLNÍ KABELOVÁ TRASA - MULTIKANÁL
IO 249 VÝTVAR STOLNÁ - ZDROJ LÚČKOVÉ VODY
IO 250 VÝTVAR POLE ZEMNÍHO REZERVÁRNÍHO ZDROJE POTENCIÁLNÍHO TEPLA
IO 251 CHODNÍKY
IO 252 AREÁLOVÉ KOMUNIKACE
IO 253 OSTATNÁ STÁNÍ
IO 254 OCELENÍ
IO 255 SPECIÁLNÍ KONSTRUKCE
IO 256 HLAVNÍ PLOŠOVÉ ZALOŽENÍ
IO 257 OPEVNĚNÍ STĚN

PROVOZNÍ SOUBORY (PS):

- PS 01 DATOVÉ CENTRUM
PS 02 CHLAZENÍ BOX INFERNČNÍHO ODPADU
PS 03 ZDROJE NEPŘETRŽITÉHO NAPÁJENÍ - DA AREÁLU
PS 04 TECHNICKÉ ZDROJE VÝTVAROVÝCH ZÁŘADÍ
PS 05 VÝJEZDOVÉ ZÁVORY, BRÁNY, GARÁŽOVÁ VRATA, VČETNĚ OVLÁDÁNÍ ZÁVOR, BRAN
A GARÁŽOVÝCH VRAT
PS 06 AUDIOVIZUÁLNÍ TECHNIKA
PS 07 DVOUPLÁŠŤOVÁ NÁDRŽ NA NAFTU 8000 LITRŮ S VÝDEJNÍM STOLANEM
PS 08 FOTOVOLTAICKÁ ELEKTROVÝROBA

STÁVAJÍCÍ INŽENÝRSKÉ SÍTĚ

- PLYNOVOD - NÍZKOTLAKÝ
PLYNOVOD - STŘEDOTLAKÝ
KANALIZACE - DEŠŤOVÁ
KANALIZACE - SPLÁSKOVÁ
KANALIZACE - JEDNOTNÁ
VODOVOD - PÍTNÁ VODA
SLABOPROUD (ETN, NEJČZ)
SLABOPROUD - VYSOKÉ NAPĚTÍ POZEMNÍ
SLABOPROUD - NÍZKÉ NAPĚTÍ POZEMNÍ
SLABOPROUD - VĚRNÉ OSVĚTLENÍ

NOVÉ INŽENÝRSKÉ SÍTĚ

- PLYNOVOD - NÍZKOTLAKÝ
PLYNOVOD - STŘEDOTLAKÝ
KANALIZACE - DEŠŤOVÁ
KANALIZACE - SPLÁSKOVÁ
VODOVOD - PÍTNÁ VODA
VODOVOD - LÚČKOVÁ VODA
SLABOPROUD - SPRÁVCE
SLABOPROUD - NÍZKÉ NAPĚTÍ POZEMNÍ
SLABOPROUD - VĚRNÉ OSVĚTLENÍ

LEGENDA PLOCH

- OBJEKTY
NOVÉ - HLAVNÍ PRŮTA
OBJEKTY
NOVÉ - BALKONY, PŘÍSTŘEŠKY
OBJEKTY
STÁVAJÍCÍ
KOMUNIKACE
NOVÁ - ASFALT
PARKOVACÍ STÁNÍ
NOVÉ - ZASAKOVACÍ DLAŽBA
CHODNÍK
NOVÝ - POŠICÍ DLAŽBA
ZELEN
NOVÉ OSĚTI

LEGENDA ZNAČENÍ

- HRANICE ŘEŠENÉHO ÚZEMÍ
HRANICE ŘEŠENÉHO ÚZEMÍ - VEJLEŽÍ
HRANICE PŮSOBNOSTI DLE KATASTRU NEMOVITOSTÍ
PARCELNÍ ČÍSLO DLE KATASTRU NEMOVITOSTÍ
GEOMETRICKÉ ZÁHRANÍ
VÝSKOVÁ ABSOLUTNÍ HODNOTA TERÉNU
VSTUP / VÝJEZD
OPLOUČENÍ
KÁČENÉ STROMY/KŘE

POZNÁMKY

- PRŮBĚH SÍTĚ JE POLOŽENÝ A PRO VEŠKERÉ ZEMNÍ A VÝKOPOVÉ PRÁCE JE NUTNO VYTVOŘIT SKUTEČNÝ PRŮBĚH A OZNAČIT SPRÁVNÝM ZÁČATEK STAVBY
- VÝKRES NEZAHNÍMÍ ŽADYÉ AREÁLOVÉ SÍTĚ, KTERÉ NEJSOU VEDENY V VÝKRESU SPRÁVČÍ SÍTĚ
- ZAKRESLENÍ STÁVAJÍCÍCH INŽENÝRSKÝCH SÍTĚ VYCHÁZÍ Z PODKLADU SPRÁVČÍ ZEMNÍCH SÍTĚ PŘEDPŘÍKLADU DODANÉHO PROSTOROVÉ NÁHR. ČÍS. 73 4000
- ZAKRESLENÍ KABELOVÝCH VEDENÍ ÚJELU TRASY KABELŮ, NIKOL PŘETÝ KABELŮ
- ZA VYTVOŘENÍ, OCHRANU A ZAJIŠTĚNÍ FUNKČNOSTI NESE ZODPOVĚDNOST VÝŠŠÍ DODAVATEL STAVBY, VEŠKERÉ PRÁCE V ODMANÝCH PÁSMÁCH INŽENÝRSKÝCH SÍTĚ ŘÍDÍ A KODIFIKUJE VÝŠŠÍ DODAVATEL STAVBY
- VEŠKERÉ VÝČÍSLENÉ PLOCHY V LEGENDÁCH JSOU POLOŽE INFORMATIVNĚ A JE NUTNO JE PŘEKONTROLOVAT

±0,000±157,80 m n.m.		1	
Generální projektant: SMART PROJEKT s.r.o. Ladislava 344/2 602 00 Brno info@smart-projekt.cz		Projektant: Čech	
Architekt: -		Výpracoval: Ing. Michal Kolář	
HP: Ing. Michal Kolář		Kreslil: Ing. Michal Kolář	
Kontroloval: Ing. Michal Kolář		Zodp. projektant: Ing. Michal Kolář	
Stavovatel: Jihomoravský kraj, Žerotínovo nám. 449/3, 602 02 Brno		Místo stavby: Břeclav, 690 02, U Nemocnice	
Datum: 10/2023		Ozn. projektu:	
Název: NOVOSTAVBA VÝJEZDOVÉ ZÁKLADNY ZKS JMK, P. O. V BŘECLAVI		Formát: x A4	
Objekt: -		Stupeň: DÚR	
Část: C.3 SITUACE STAVBY		Měřítko: 1:250	
Název dokumentu: C.3 KOORDINAČNÍ SITUACE		Číslo přílohy: 00	
		Revize:	