



PŪDORYS 2.NP - KOTELNA  
M 1:50

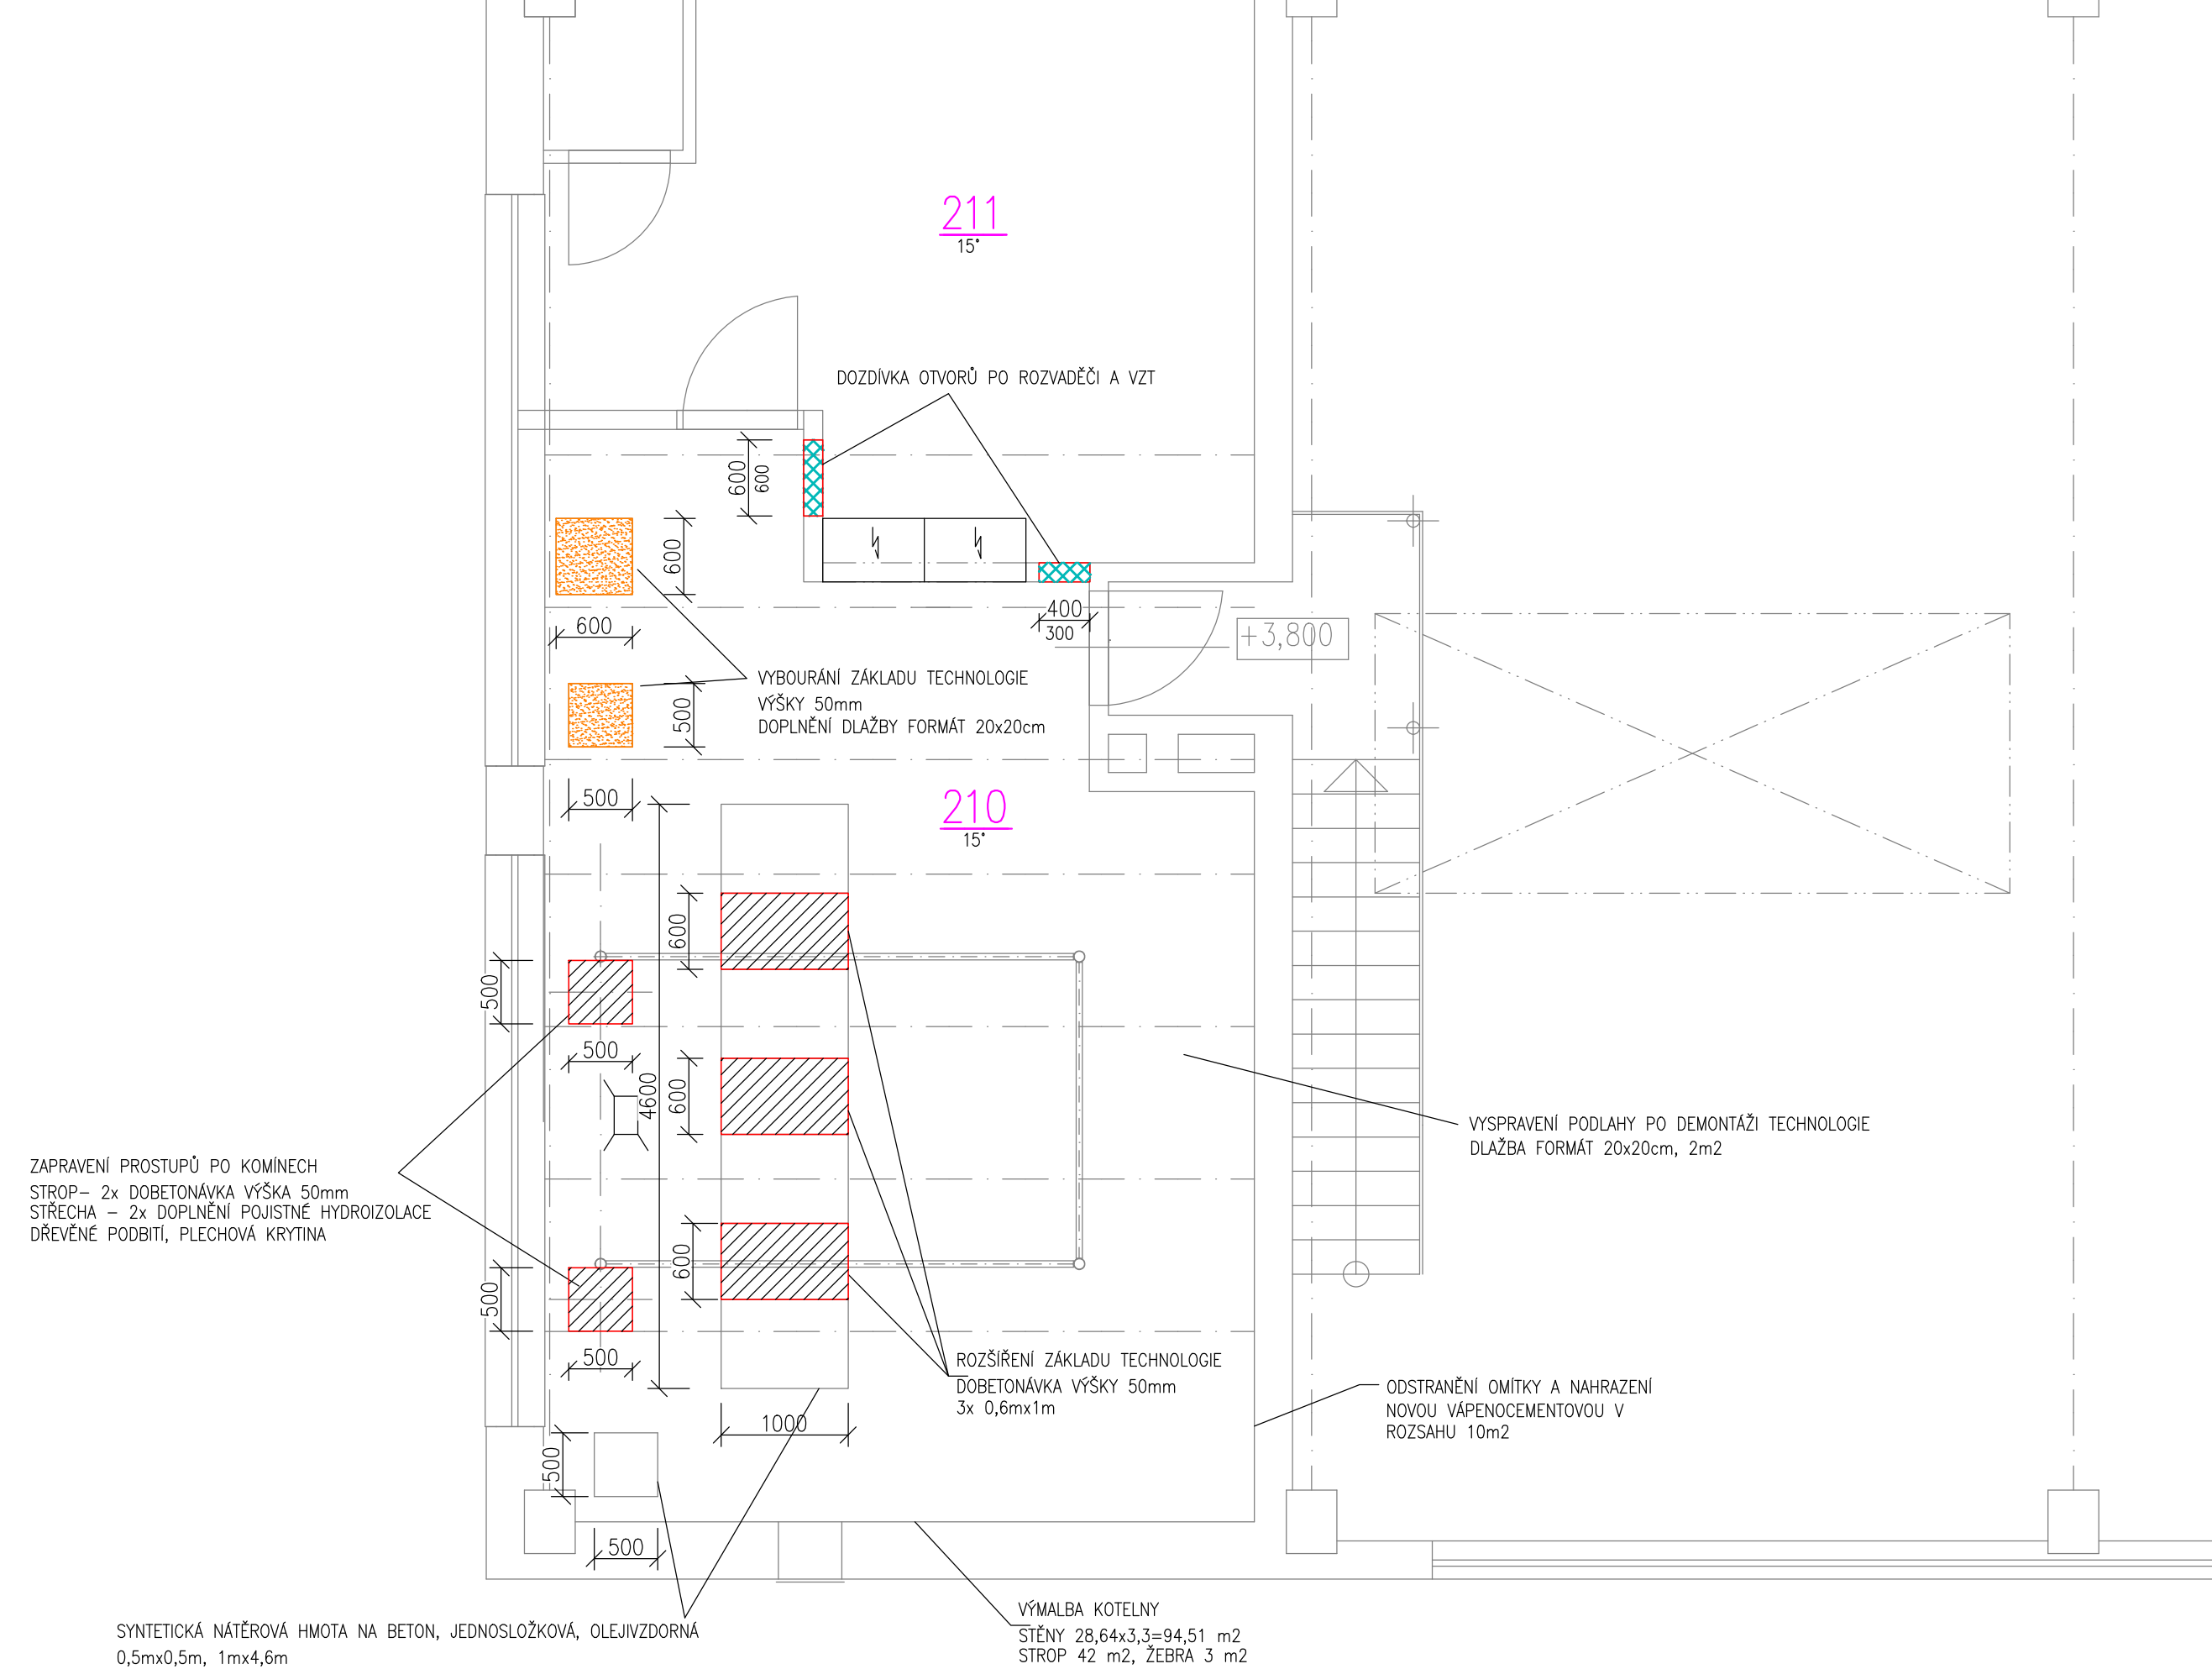

PŪDORYS 1.NP  
M 1:50

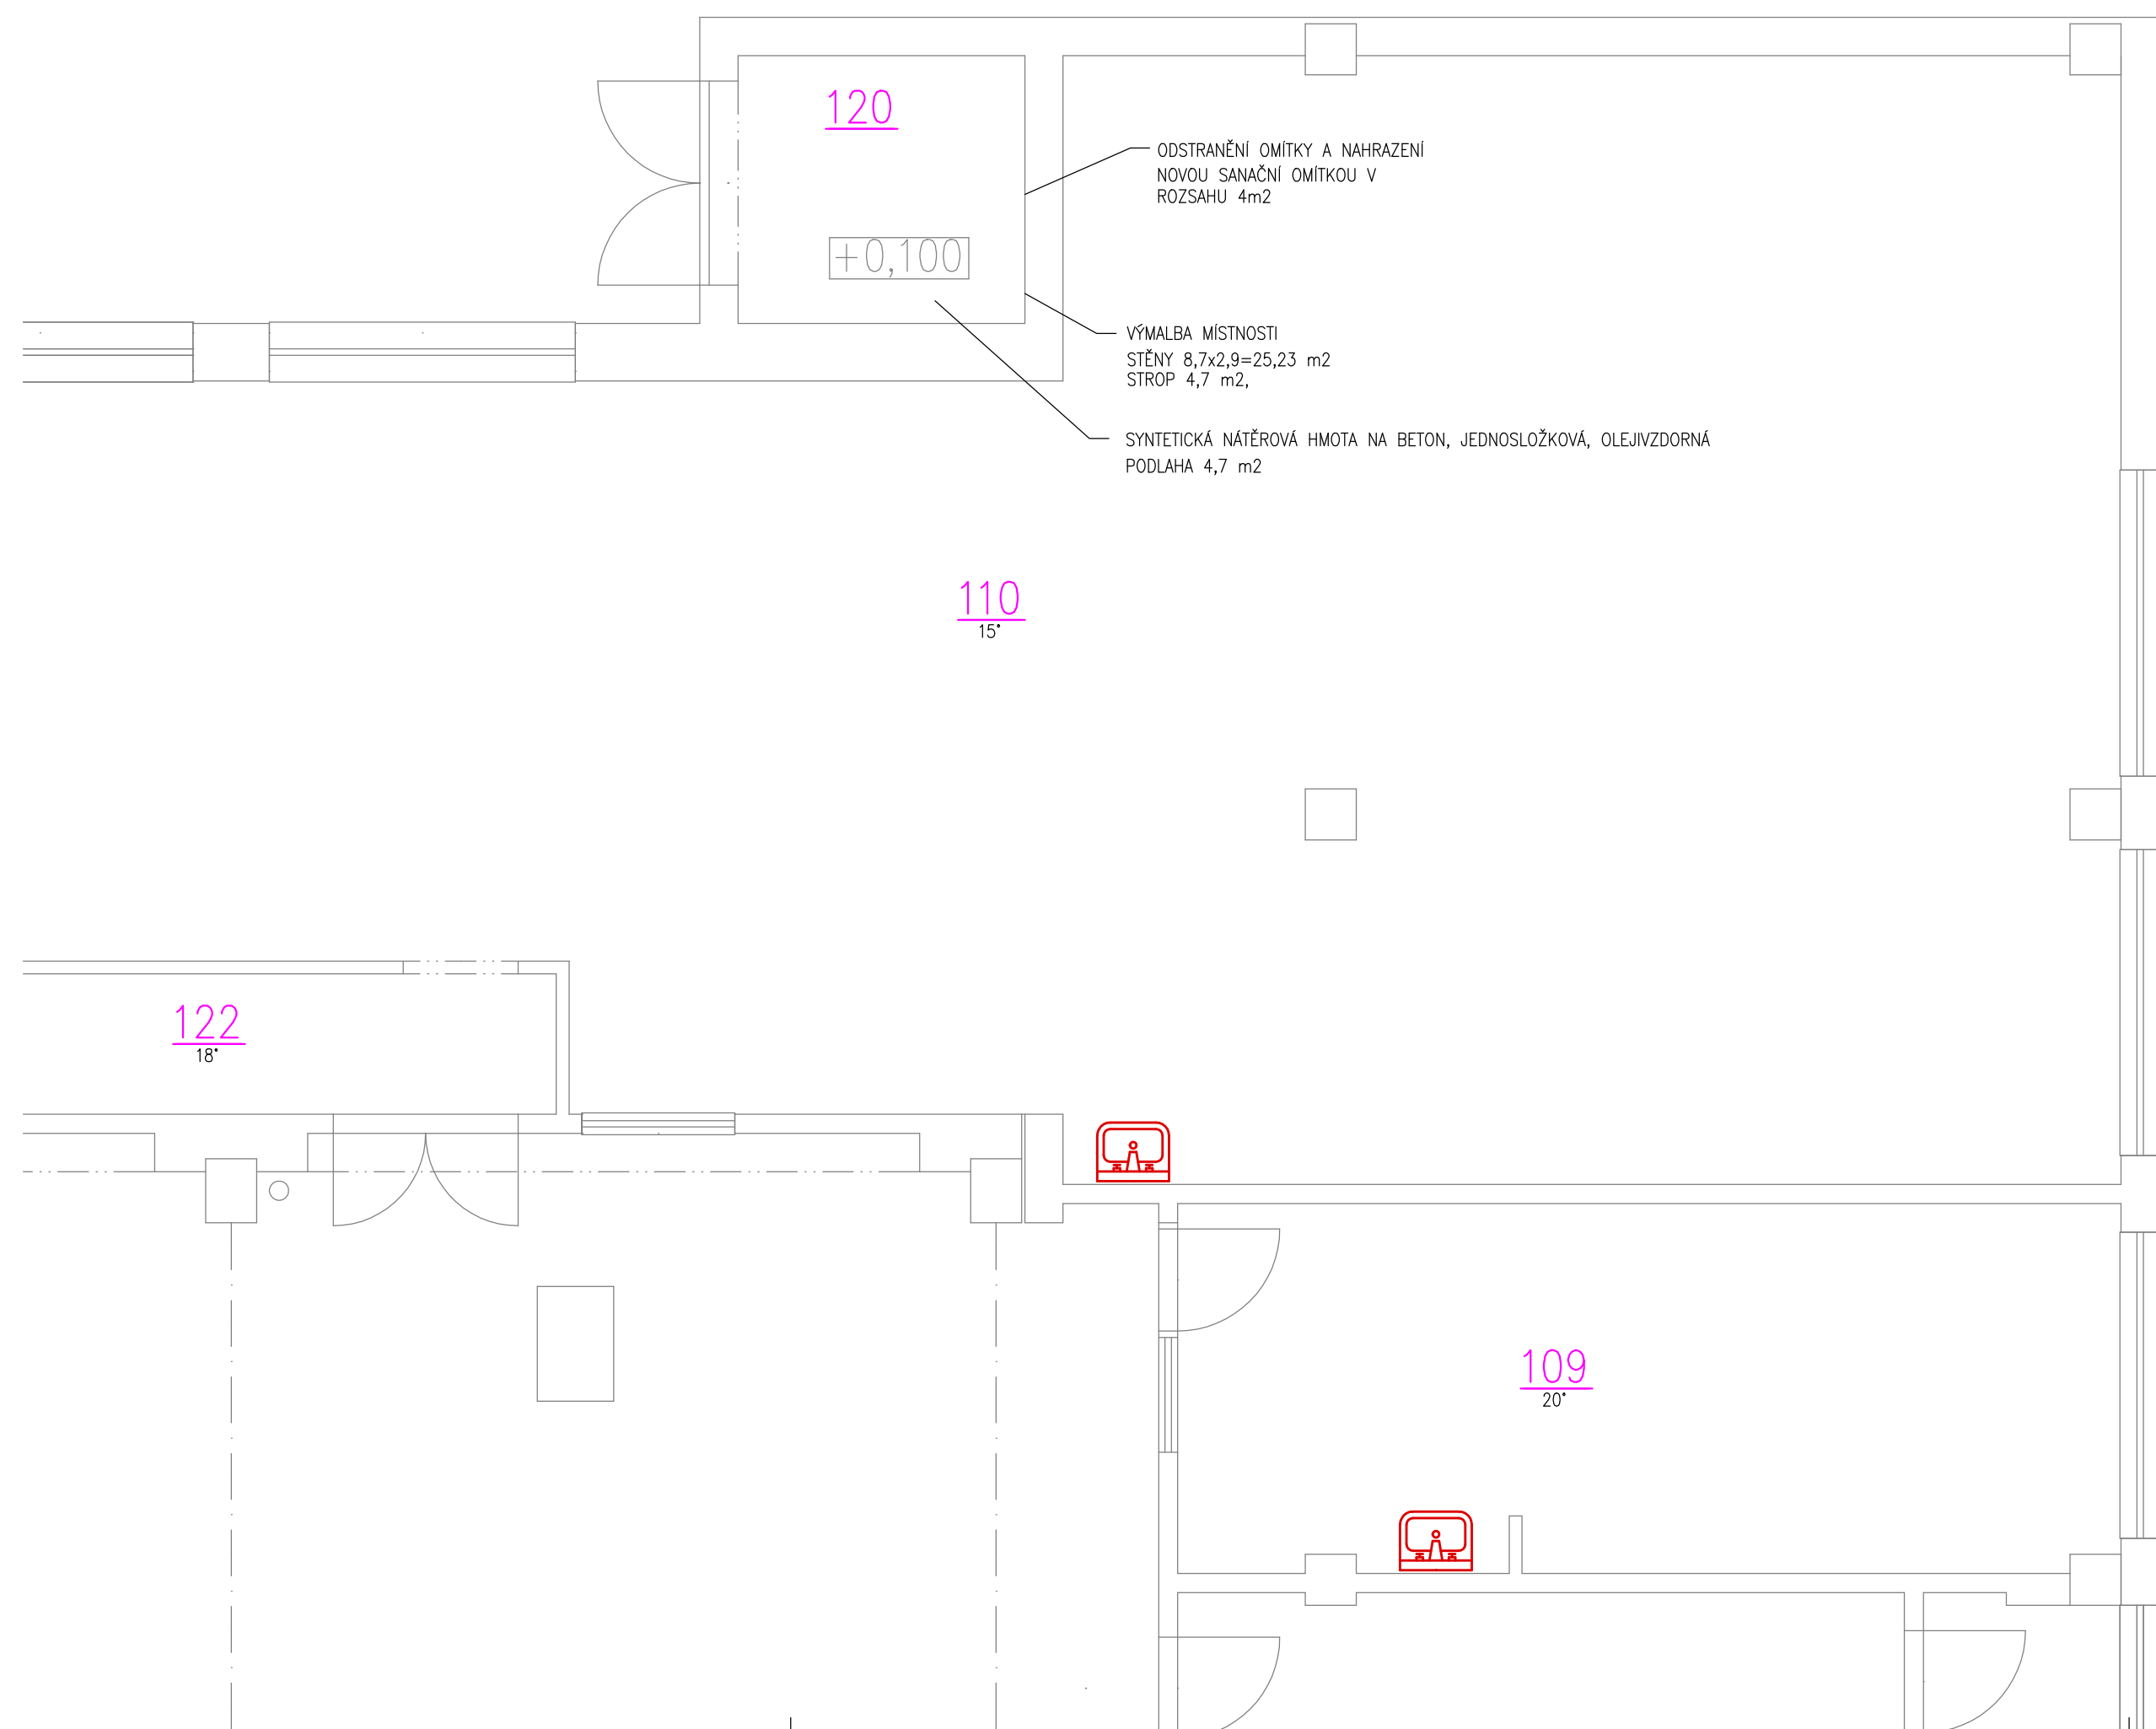

VYPRACOVAL: Ing. LUKÁŠ NAVRKAL			Ing. LUKÁŠ NAVRKAL PROJEKTOVÁ ČINNOST	
ZODP. PROJEKTANT: Ing. LUKÁŠ NAVRKAL				
INVESTOR: Správa a údržba silnic Jihomoravského kraje, příspěvková organizace kraje Žerotínovo náměstí 449/3, 602 00 Brno			Přímětická 1905/53 669 02 Znojmo Tel: 777 606 164 E-mail: lukas.navrkal@seznam.cz	
MÍSTO: Kotkova 3725/24, Znojmo			DATUM: 11/2024  MĚŘÍTKO: 1:50	
AKCE: Kotelny a otopné soustavy SÚS JMK, oblast Západ				
Objekt: Dílny, sociální budova, garáže				
OBSAH: D.1.1. STAVEBNÍ ŘEŠENÍ			STUPEŇ: DPS  PARÉ Č.:	
NÁZEV VÝKRESU: PŮDORYS 1.NP, 2.NP		Č. VÝKRESU: 1		