

LEGENDA:

RH

HLAVNÍ ROZVADĚČ

RVYT

ROZVADĚČ VYTÁPĚNÍ

HOP

OCHRANNÁ PŘÍPOJNICE HOP

TČ

VÝVOD PRO TEPELNÉ ČERPADLO
-kabel CYKY-J 5x2,5 z RH pro napájení elektrokotle
-kabel CYKY-J 3x6 z RH pro napájení kompresoru
-kabel CYKY-O 3x1,5 pro signál HDO
-kabel CYKY-O 5x1,5 pro řídicí napětí
-kabel JYTY 4x1 do venkovního čidla teploty
-kabel JYTY 4x1 do ovladače FET
-kabel UTP CAT6a z RACKU jako rezerva
-vývod dle umístění TČ

VEN1

VÝVOD 230V PRO VENTILÁTOR
-kabel CYKY-J 5x1,5 z RH
-ventilátor spínán časovým programem nebo teplotním čidlem
-teplotní čidlo bude umístěno u ventilátoru a bude dodávkou profese ELE
-ventilátor dodávkou profese VZT

ČT

VÝVOD PRO TEPELNÉ ČIDLO VENTILÁTORU
-kabel CYKY-J 5x1,5 z RH
DVOJITÁ ZÁSUVKA 230V, 16A
JEDNODUCHÁ ZÁSUVKA 230V, 16A
SPÍNAČ 10A 250V ŘÁZENÍ 1
SPÍNAČ 10A 250V ŘÁZENÍ 6

sx

VÝVOD PRO SVÍTIDLO DLE KNIHY SVÍTIDEL

SV

NOUZOVÉ SVÍTIDLO S PIKTOGRAMEM

SV

NOUZOVÉ SVÍTIDLO STROPNÍ

SV

OCHRANNÉ POSPOJOVÁNÍ CYA4,
POKUD NENÍ VE VÝKRESU POZNAČENO JINAK

SV

STOUPACÍ TRASA PRO SILNOPROUD

SV


STOUPACÍ TRASA PRO SLABOPROUD

SV

KABELOVÁ TRASA SILNOPROUD

SV

KABELOVÁ TRASA SLABOPROUD

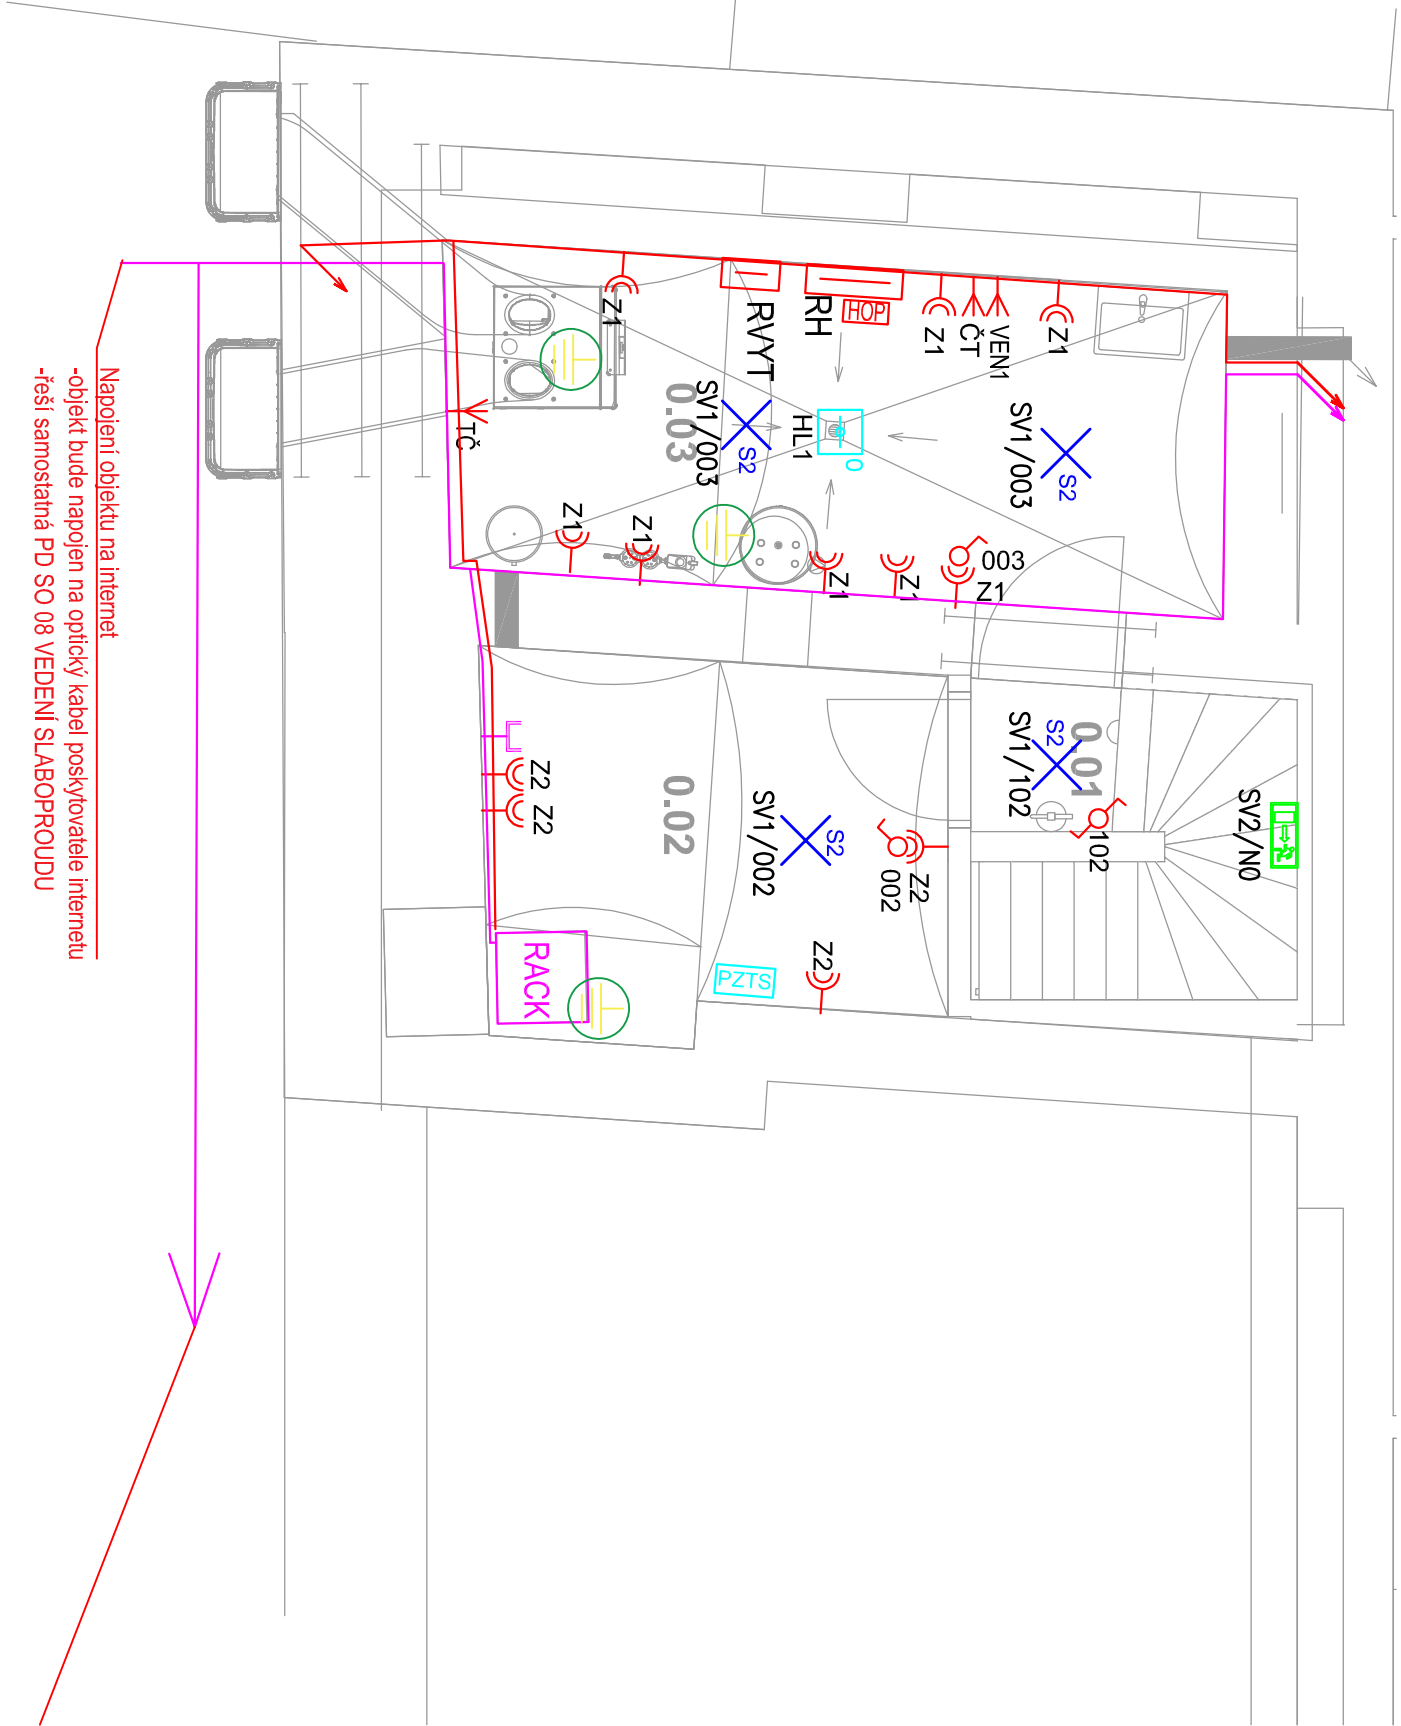

Napojení objektu na internet
-objekt bude napojen na optický kabel poskytovatele internetu
-řeší samostatná PD SO 08 VEDENÍ SLABOPROUDU

LEGENDA MÍSTNOSTÍ

č.	NÁZEV MÍSTNOSTI
0.01	CHODBA SE SCHODIŠTĚM
0.02	SKLAD
0.03	TECHNICKÁ MÍSTNOST

RACK

DATOVÝ ROZVADĚČ
-skříňový, 19", 18U, hloubka 600mm
-kabel CYKY-J 3x2,5 z RH pro napájení zásuvkového panelu
-ukončení optické přípojky

PZTS

DATOVÁ ZÁSUVKA, 2xRJ45

HLX

POŽÁRNÍ HLÁSIČ - AKUSTICKÁ A OPTICKÁ SIGNALIZACE
-akustická a optická signalizace, vlastní baterie
-napojeno na systém PZTS

ZODPOVĚDNÝ PROJEKTANT		KONTROLOVAL	KRESLIL				
Ing. Tomáš Novotný		Ing. Adrián Míloš	Ing. Jiří Moráček				
PROFESÍ: D.1.2.5 ELEKTROINSTALACE							
NÁZEV STAVBY: SO 02 - DEPOZITÁŘ MĚŘICÍ TECHNIKY							
ADRESA: BLANSKO, ZÁMEK 1, OKRES BLANSKO				STUPĚN	DPS		
INVESTOR: MĚSTO BLANSKO, NÁM. SVOBODY 32/3, 678 01 BLANSKO				FORMÁT	420x297		
OBSAH VÝKRESU: MUZEUM BLANENSKÁ, P. O. ZÁMEK 1/1, 678 01 BLANSKO				DATUM	03/2025		
Půdorys 1PP				MĚŘÍTKO 1:50	ČÍSLO VÝKRESU 03		