

Tabulka místností

Čís. M.	ÚČEL MÍSTNOSTI	PLOCHA m2
N2.01	VÝTAHOVÁ ŠACHTA	...
N2.02	KABINET	39,20
N2.03	PŘEDSÍŇKA WC CHLAPCI	6,10
N2.03A	WC CHLAPCI - PISOAR	8,70
N2.03B	WC CHLAPCI	1,20
N2.03C	WC CHLAPCI - HENDIKEP	4,40
N2.04	ÚKLIDOVÁ KOMORA	2,90
N2.05	WC PERSONÁL	6,10
N2.06	PŘEDSÍŇKA WC DÍVKY	6,50
N2.06A	WC DÍVKY	13,20
N2.06B	WC DÍVKY - HENDIKEP	5,40
N2.07	CHODBA	41,00
N2.08	UČEBNA 04	62,20
N2.09	UČEBNA 03	59,60
N2.10	SKLAD IT	21,20
N2.11	UČEBNA 01	59,40
N2.12	UČEBNA 02	57,20

LEGENDA ZAŘÍZOVACÍCH PŘEDMĚTŮ


- U - umyvadlo  
WC<sub>z</sub> - WC zvěšené  
S - sprcha  
vy - výlevka  
VZT - zařízení VZT  
P - pisoár  
B - bidet

LEGENDA POTRUBÍ

- rozvod studené vody  
— rozvod teplé vody  
— rozvod cirkulačního okruhu teplé vody  
— rozvod požární vody

Poznámky:

- potrubí studené vody, teplé vody a cirkulace bude provedeno z vícevrstvého potrubí PE-RT/Al/PE-RT
- potrubí potrubí bude z uhlíkové oceli umístit/ane pozinkované (trída hotovosti A1 dle DIN 4032-1)
- potrubí bude opatřeno tepelnou izolací dle zásad uvedených v tabulce ve výkresové dokumentaci
- potrubí bude řádně upevněno na závěsech a konzolách. Typ uchytení dle používaného systému prováděcí firmy
- instalaci natlačovací potrubí bude řešeno dle montážních předpisů výrobce, přednostně přizpůsobení kompenzátorů L, Z, v trasech vedení potrubí
- přesné typy zařizovacích předmětů a výfukových armatur budou specifikovány investorem společně s architektem při realizaci

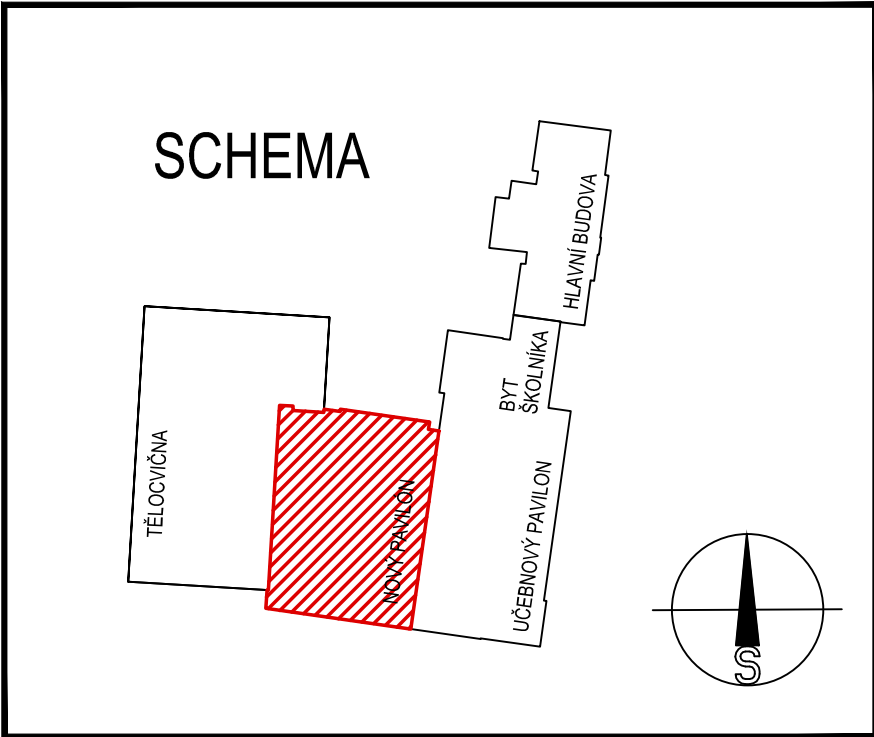

± 0,000 = 249,800 m n.m.

HP:	Ing. T. Vymětal	Vypracoval:	Ing. J. Prokeš	<b>ITZB</b> projekce Ing. J. Prokeš projekt ITB Prokeš s.r.o. Háský 135/88, 603 00 Brno tel./fax: +420 737 348 742 email: info@projekctabau http://www.projekctabau
Zadp.projektant:	Ing. J. Prokeš	Kreslil:	Ing. J. Prokeš	
Investor :	STŘEDNÍ ŠKOLA SLAVKOV – AUSTERLITZ			
Místo stavby:	Slavkov u Brna, Tyršova 479			Formát : 10xA4
Název stavby :	DOSTAVBA UČEBEN – ISŠ SLAVKOV U BRNA			Stupeň : DVZ
	Slavkov u Brna, Tyršova 479			Ev.číslo zak : 2025009
				Datum : 04/2025
				Měřítko : 1:50
Stavební objekt:				
Část :	ZDRAVOTNÉ TECHNICKÉ INSTALACE			Číslo výkresu:
Název výkresu :	VODOVOD–PŮDORYS 2.NP			Číslo paré:
				ZTI–08