



ŽEROTÍNOVO NÁM. 1 – SUTERÉN

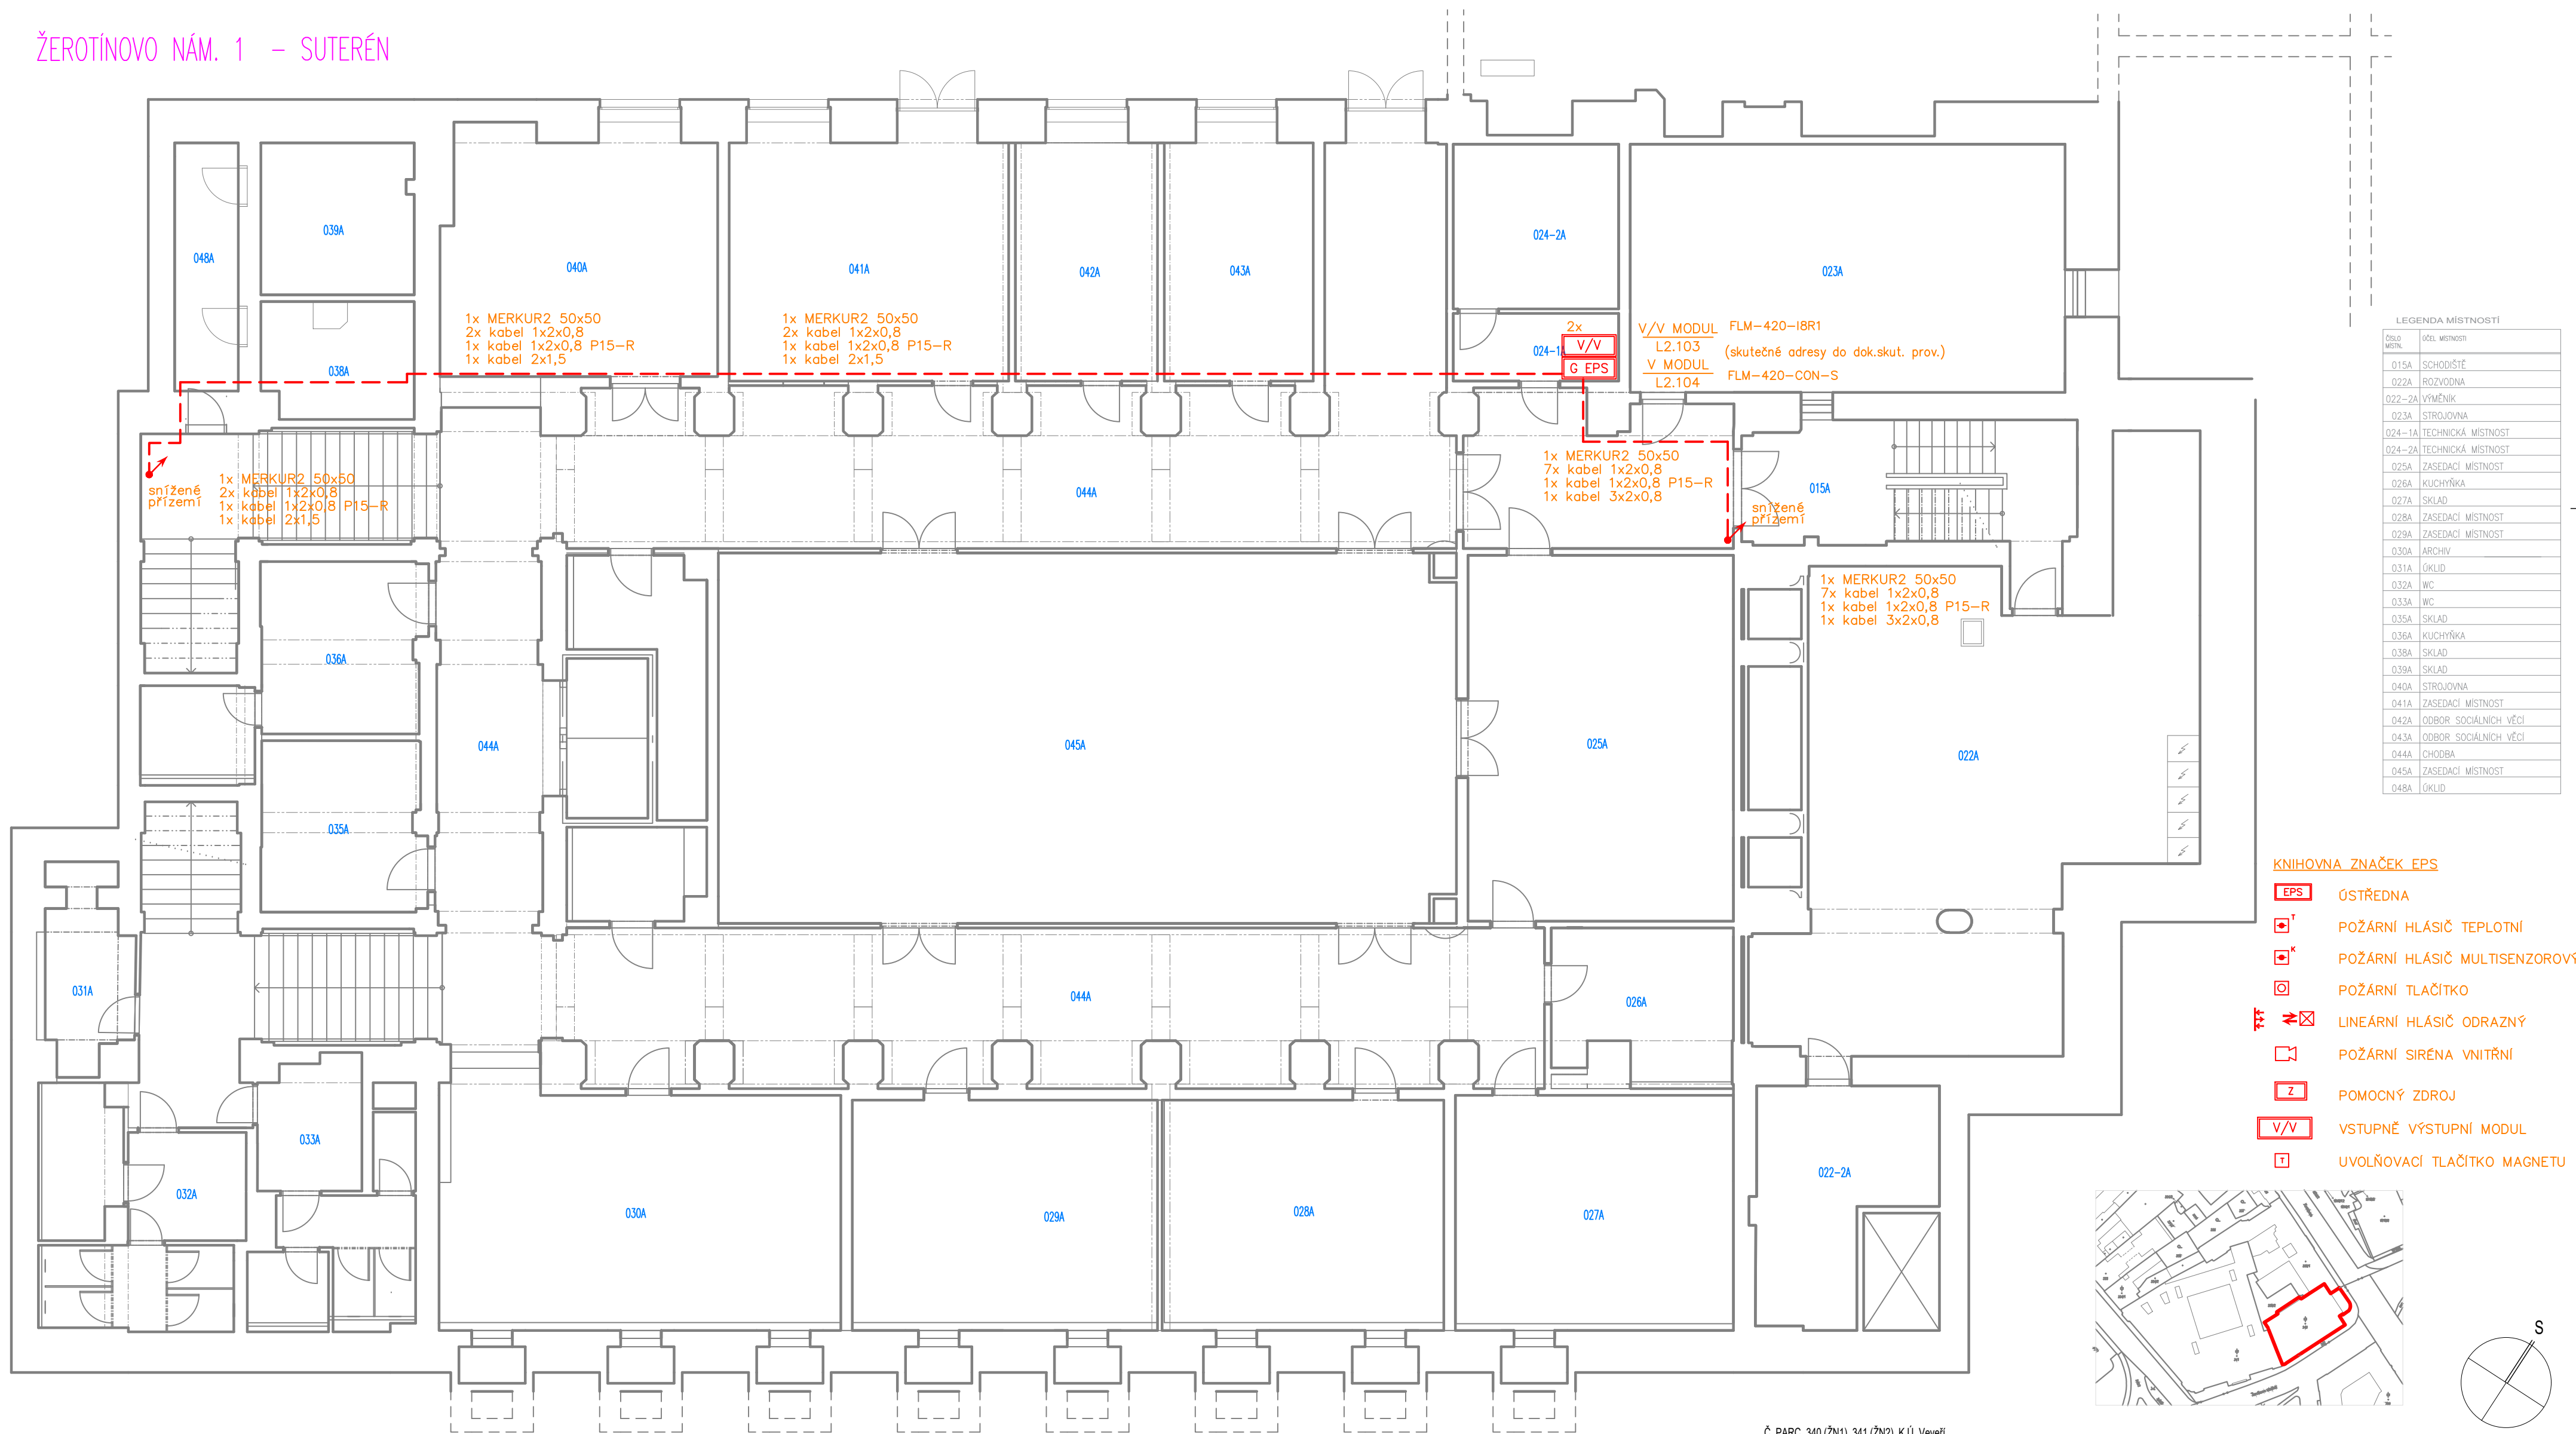

LEGENDA MÍSTNOSTI	
ČÍSLO MÍSTN.	ČÍSLO MÍSTNOSTI
015A	SCHODIŠTĚ
022A	ROZVOJNA
022-2A	VÝMENÍK
023A	STROJOVNA
024-1A	TECHNICKÁ MÍSTNOST
024-2A	TECHNICKÁ MÍSTNOST
025A	ZASEDACÍ MÍSTNOST
026A	KUCHYŇKA
027A	SKLAD
028A	ZASEDACÍ MÍSTNOST
029A	ZASEDACÍ MÍSTNOST
030A	ARCHIV
031A	OKLID
032A	WC
033A	WC
035A	SKLAD
036A	KUCHYŇKA
038A	SKLAD
039A	SKLAD
040A	STROJOVNA
041A	ZASEDACÍ MÍSTNOST
042A	OBOR SOCIÁLNÍCH VĚCÍ
043A	OBOR SOCIÁLNÍCH VĚCÍ
044A	CHODBA
045A	ZASEDACÍ MÍSTNOST
048A	OKLID

KNJIHOVNA ZNAČEK EPS

- | | |
|---|-------------------------------|
|  | ÚSTŘEDNA |
|  | POŽÁRNÍ HLÁŠIČ TEPLOTNÍ |
|  | POŽÁRNÍ HLÁŠIČ MULTISENZOROVÝ |
|  | POŽÁRNÍ TLAČÍTKO |
|  | LINEÁRNÍ HLÁŠIČ ODRAZNÝ |
|  | POŽÁRNÍ SÍRENA VNITŘNÍ |
|  | POMOCNÝ ZDROJ |
|  | VSTUPNÍ VÝSTUPNÍ MODUL |
|  | UVOLŇOVACÍ TLAČÍTKO MAGNETU |

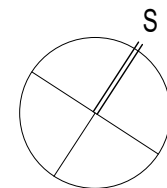

Č. PARC. 340 (ŽN1), 341 (ŽN2), K.Ú. Veverří

AUTOR NÁVRHU: Ing. arch. Jakub Masák		VYPRACOVAL: Ing. Ivo Skoták	ZODPOVĚDNÝ PROJEKTANT: Ing. Ivo Skoták	GENERÁLNÍ PROJEKTANT:  Masak & Partner Ateliér Masák & Partner, s.r.o. Rooseveltova 39/575, 160 00 Praha 6 Bubenec, IČ: 27086631	
HIP: Ing. Jan Luštický					
STAVEBNÍK: Jihomoravský kraj Žerotínovo náměstí 449/3, 601 82 Brno, IČ: 70888337				STUPEŇ PROJEKTU: DPS	Č. PARE:
AKCE: Instalace zabezpečovacího systému EPS v budově Krajského úřadu na adrese Žerotínovo náměstí 1 a 3 v Brně				DATUM: 8 / 2024	
ČÁST: DOKUMENTACE STAVEBNÍHO A INŽENÝRSKÉHO OBJEKTU				MĚŘÍTKO: 1:100	
ST. OBJEKT: ŽEROTÍNOVO NÁM. 1, BRNO				ČÁST: D.1	
PROFESE: TECHNIKA PROSTŘEDÍ STAVEB - SLABOPROUDÉ ELEKTROINSTALACE				OZN. SO: SO 01	
VÝKRES: ELEKTRICKÁ POŽÁRNÍ SIGNALIZACE - PŮDORYS SUTERÉNU				PODČÁST: D.1.4.a	
				Č. VÝKRESU: D.1.4.a.100	

LEGENDA MÍSTNOST		
ČÍSLO MÍSTNOSTI	NÁZEV MÍSTNOSTI	PLOCHA MÍSTNOSTI (m²)
001	HERNA	60,8
002	HERNA	45,8
003	VÝDEJNA	10,7
004	TERMOŠY	4,8
005	PŘEDSÍŇ VÝDEJNY	4,2
006	SÁTKA DĚTI	11,5
007	UMÝVÁRNA DĚTI	13,5
008	WC DĚTI	6,1
009	SÁTKA DĚTI	11,7
010	UMÝVÁRNA DĚTI	16,5
011	WC DĚTI	7,1
012	SBOROVNA, SÁTKA UČITELEK	11,4
013	SÁTKA ZAMĚSTNANCŮ	7,1
014	WC ZAMĚSTNANCŮ	2,2
015	WC ZAMĚSTNANCŮ	1,8
016	SKLAD ČISTÉHO PRÁDLA	1,7
017	SKLAD ŠPINAVÉHO PRÁDLA	1,6
018	SKLAD BIOLOGICKÉHO ODPADU	2,4
019	DENNÍ SKLAD POTRAVIN	2,6
020	OKLID ŠKOLKA	1,8
021	OKLID VÝDEJNA	0,7
022	TECH. MÍSTNOST – UT	4,2
023	WC ŽENY – IMOBILNÍ	2,7
024	WC MUŽI	2,0
025	WC ZAHRADA	2,9
026	ZADVĚŘI	19,2
027	CHOĐBA	20,5
028	HALA	48,3
029	CHOĐBA	8,8
029A	CHOĐBA	21,7
030	CHOĐBA	11,4
031	ZAHRAĐA	

ŽEROTÍNOVO NÁM. 1 PŘÍZEMÍ SNIŽENÉ

KNIHOVNA ZNAČEK EPS

- EPS ŮSTŘEDNA
- POŽÁRNÍ HLÁŠIČ TEPLOTNÍ
- POŽÁRNÍ HLÁŠIČ MULTISENZOROVÝ
- POŽÁRNÍ TLAČÍTKO
- LINEÁRNÍ HLÁŠIČ ODRAZNÝ
- POŽÁRNÍ SÍRĚNA VNITŘNÍ
- POMOCNÝ ZDROJ
- V/V VSTUPNĚ VÝSTUPNÍ MODUL
- UVOLŇOVACÍ TLAČÍTKO MAGNETU

zvýšené přízemí

zvýšené přízemí:
ŮSTŘEDNA EPS JE INSTALOVANA
STĚNĚ V BUDOVĚ 3/5
V MÍSTNOSTI VRÁTNICE, KDE JE
SLUŽBA ZAHOĐ.
ŘEŠENO V PRVNÍ ETAPĚ EPS

1x MERKUR2 50x50
2x kabel 1x2x0,8
2x kabel 1x2x0,8 P15-R

1x MERKUR2 50x50
2x kabel 1x2x0,8
1x kabel 1x2x0,8 P15-R
1x kabel 1x2x1,5

(L1+L2) suterén

(L1) pod omítkou:
1x kabel 1x2x0,8 P15-R

pod omítkou:
1x kabel 2x1,5

zvýšené přízemí

pod omítkou:
1x kabel 1x2x0,8 P15-R

pod omítkou:
1x kabel 1x2x0,8 P15-R

zvýšené přízemí


1x MERKUR2 50x50
17x kabel 1x2x0,8

15A 3x TR PR 32
8x kabel 1x2x0,8
1x kabel 3x2x0,8

zvýšené přízemí

1x MERKUR2 50x50
8x kabel 1x2x0,8
1x kabel 1x2x0,8 P15-R
1x kabel 3x2x0,8


suterén

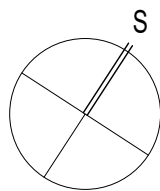

Č. PARC. 340 (ŽN1), 341 (ŽN2), K.Ú. Veverř


AUTOR NÁVRHU: Ing. arch. Jakub Masák		VYPRACOVAL: Ing. Ivo Skoták	ZODPOVĚDNÝ PROJEKTANT: Ing. Ivo Skoták	GENERÁLNÍ PROJEKTANT: Masák & Partner	
HIP: Ing. Jan Luštický					Atelier Masák & Partner, s.r.o. Rooseveltova 39/575, 160 00 Praha 6 Bubeneč, IČ: 27086631
STAVEBNÍK:	Jihomoravský kraj Žerotínovo náměstí 449/3, 601 62 Brno, IČ: 70888337			STUPEŇ PROJEKTU:	DPS
AKCE:	Instalace zabezpečovacího systému EPS v budově Krajského úřadu na adrese Žerotínovo náměstí 1 a 3 v Brně			DATUM:	8 / 2024
ČÁST:	DOKUMENTACE STAVEBNÍHO A INŽENÝRSKÉHO OBJEKTU			MĚŘITKO:	1:100
ST. OBJEKT:	ŽEROTÍNОВО NÁM. 1, BRNO			ČÁST:	D.1
PROJESE:	TECHNIKA PROSTŘEDÍ STAVEB - SLABOPROUDÉ ELEKTROINSTALACE			OZN. SO:	SO 01
VÝKRES:	ELEKTRICKÁ POŽÁRNÍ SIGNALIZACE - PŮDORYS SNIŽENÍHO PŘÍZEMÍ			PODČÁST:	D.1.4.a
				Č. VÝKRESU:	D.1.4.a.101

SOUSEDNÍ BUDOVA

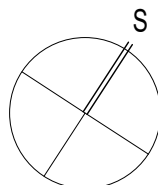

AUTOR NÁVRHU: Ing. arch. Jakub Masák		VYPRACOVAL: Ing. Ivo Skoták	ZODPOVĚDNÝ PROJEKTANT: Ing. Ivo Skoták	GENERALNI PROJEKTANT:  Masak & Partner Ateliér Masák & Partner, s.r.o. Rooseveltova 595/5, 160 00 Praha 6 Bubeneč, IČ: 27086631	
HIP: Ing. Jan Lušický					
STAVEBNÍK:	Jihomoravský kraj Žerotínovo náměstí 449/3, 601 82 Brno, IČ: 70888337			STUPEŇ PROJEKTU:	Č PÁŘE: DPS
AKCE: Instalace zabezpečovacího systému EPS v budově Krajského úřadu na adrese Žerotínovo náměstí 1 a 3 v Brně				DATUM:	8 / 2024
				MĚŘÍTKO:	1:100
ČÁST:	DOKUMENTACE STAVEBNÍHO A INŽENÝRSKÉHO OBJEKTU			ČÁST:	D.1
ST. OBJEKT:	ŽEROTÍNŮVO NÁM. 1, BRNO			OZN. SO:	SO 01
PROFÍSE:	TECHNIKA PROSTŘEDÍ STAVEB - SLABOPROUDÉ ELEKTROINSTALACE			PODČÁST:	D.1.4.a
VÝKRES:	ELEKTRICKÁ POŽÁRNÍ SIGNALIZACE - PŮDORYS ZVÝŠENÉHO PŘÍZEMÍ			Č VÝKRESU:	D.1.4.a.102

ŽEROTÍNOVO NÁM. 1 – 1. PATRO

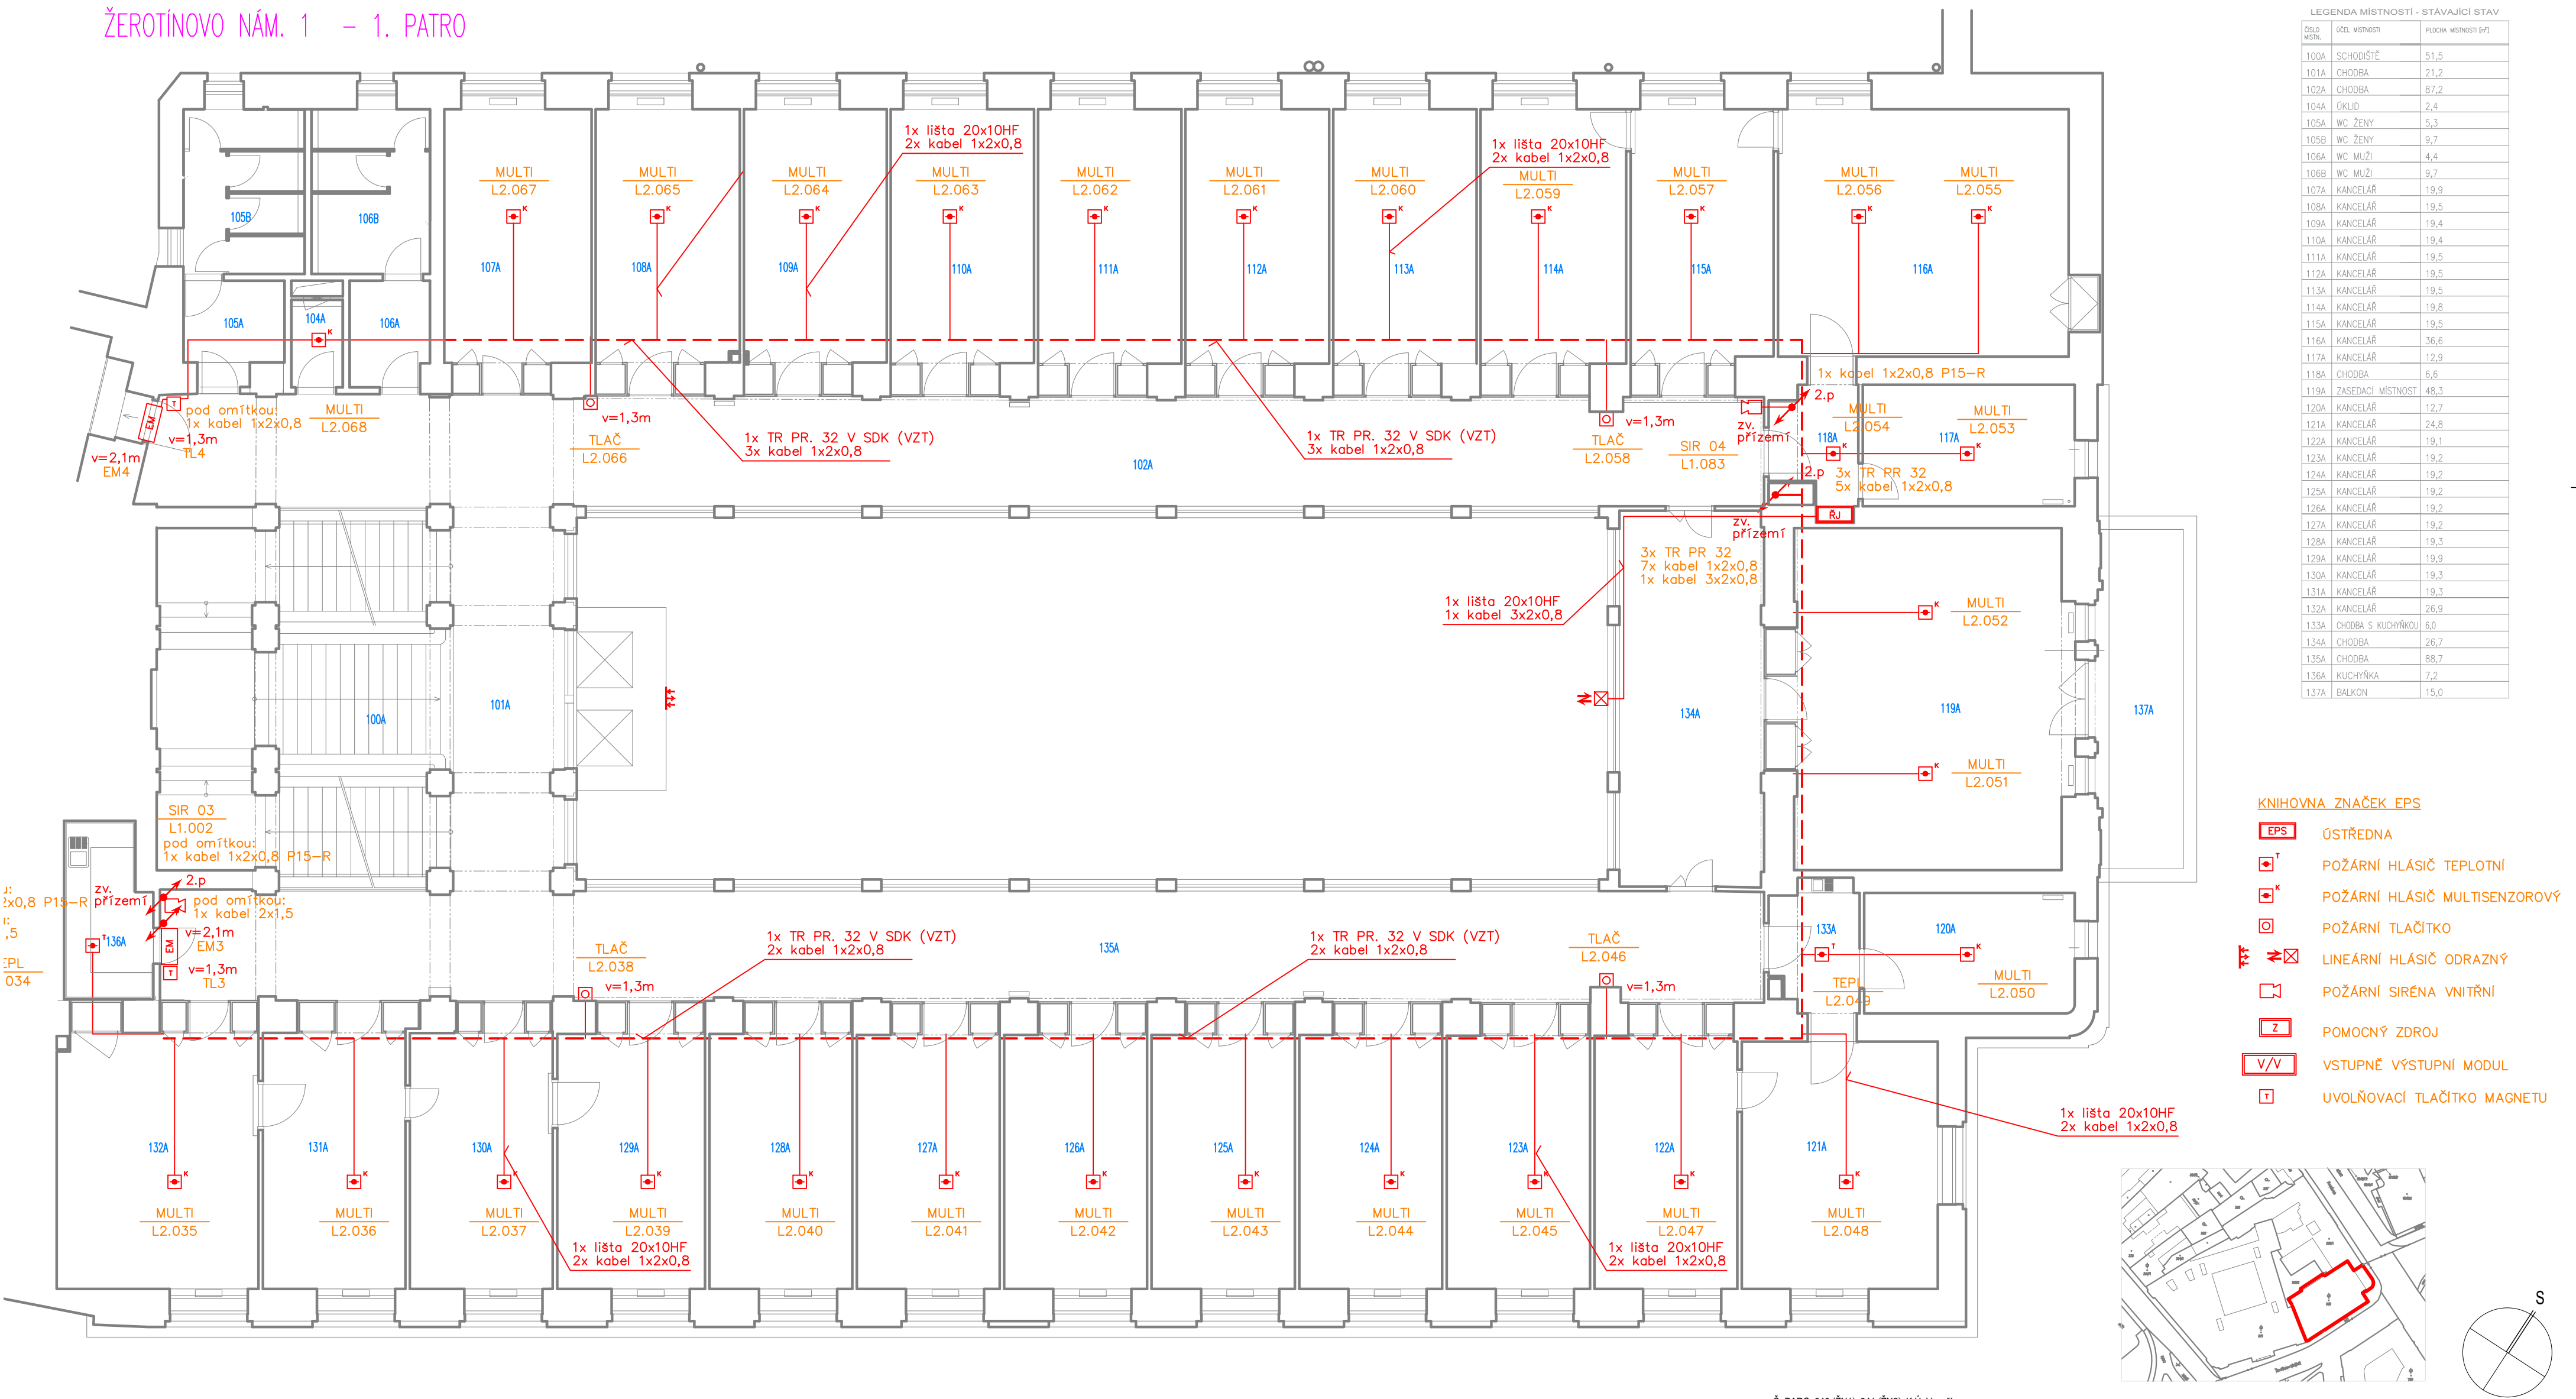

LEGENDA MÍSTNOSTÍ - STÁVAJÍCÍ STAV		
ČÍSLO MÍSTNOSTI	ÚČEL MÍSTNOSTI	PLOCHA MÍSTNOSTI [m²]
100A	SCHODIŠTĚ	51,5
101A	CHODBA	21,2
102A	CHODBA	87,2
104A	OKLID	2,4
105A	WC ŽENY	5,3
105B	WC ŽENY	9,7
106A	WC MUŽI	4,4
106B	WC MUŽI	9,7
107A	KANCELÁŘ	19,9
108A	KANCELÁŘ	19,5
109A	KANCELÁŘ	19,4
110A	KANCELÁŘ	19,4
111A	KANCELÁŘ	19,5
112A	KANCELÁŘ	19,5
113A	KANCELÁŘ	19,5
114A	KANCELÁŘ	19,8
115A	KANCELÁŘ	19,5
116A	KANCELÁŘ	36,6
117A	KANCELÁŘ	12,9
118A	CHODBA	6,6
119A	ZASEDACÍ MÍSTNOST	48,3
120A	KANCELÁŘ	12,7
121A	KANCELÁŘ	24,8
122A	KANCELÁŘ	19,1
123A	KANCELÁŘ	19,2
124A	KANCELÁŘ	19,2
125A	KANCELÁŘ	19,2
126A	KANCELÁŘ	19,2
127A	KANCELÁŘ	19,2
128A	KANCELÁŘ	19,3
129A	KANCELÁŘ	19,9
130A	KANCELÁŘ	19,3
131A	KANCELÁŘ	19,3
132A	KANCELÁŘ	26,9
133A	CHODBA S KUCHYŇKOU	6,0
134A	CHODBA	26,7
135A	CHODBA	88,7
136A	KUCHYŇKA	7,2
137A	BALKON	15,0


KNIHOVNA ZNAČEK EPS

- EPS ÚSTŘEDNA
- T POŽÁRNÍ HLÁSIČ TEPLOTNÍ
- K POŽÁRNÍ HLÁSIČ MULTISENZOROVÝ
- TLAČ POŽÁRNÍ TLAČÍTKO
- LINEÁRNÍ HLÁSIČ ODRAZNÝ
- POŽÁRNÍ SÍRENA VNITŘNÍ
- Z POMOCNÝ ZDROJ
- V/V VSTUPNĚ VÝSTUPNÍ MODUL
- T UVOLŇOVACÍ TLAČÍTKO MAGNETU

Č. PARC. 340 (ŽN1), 341 (ŽN2), K.Ú. Veveří

AUTOR NÁVRHU: Ing. arch. Jakub Masák	VYPRACOVAL: Ing. Ivo Skoták	ZODPOVĚDNÝ PROJEKTANT: Ing. Ivo Skoták	GENERÁLNÍ PROJEKTANT:  Ateliér Masák & Partner, s.r.o. Rooseveltova 39/575, 160 00 Praha 6 Bubenec, IČ: 27086631
HIP: Ing. Jan Luštický			
STAVEBNÍK: Jihomoravský kraj Žerotínovo náměstí 449/3, 601 82 Brno, IČ: 70888337	STUPEŇ PROJEKTU: DPS	Č. PARC.:	
AKCE: Instalace zabezpečovacího systému EPS v budově Krajského úřadu na adrese Žerotínovo náměstí 1 a 3 v Brně	DATUM: 8 / 2024	MĚŘÍTKO: 1:100	
ČÁST: DOKUMENTACE STAVEBNÍHO A INŽENÝRSKÉHO OBJEKTU	ČÁST: D.1	OZN. SO: SO 01	
ST. OBJEKT: ŽEROTÍNOVO NÁM. 1, BRNO	PODČÁST: D.1.4.a	Č. VÝKRESU: D.1.4.a.103	
PROFESE: TECHNIKA PROSTŘEDÍ STAVEB - SLABOPROUDÉ ELEKTROINSTALACE			
VÝKRES: ELEKTRICKÁ POŽÁRNÍ SIGNALIZACE - PŮDORYS 1. PATRA			

ŽEROTÍNOVO NÁM. 1 – 2. PATRO

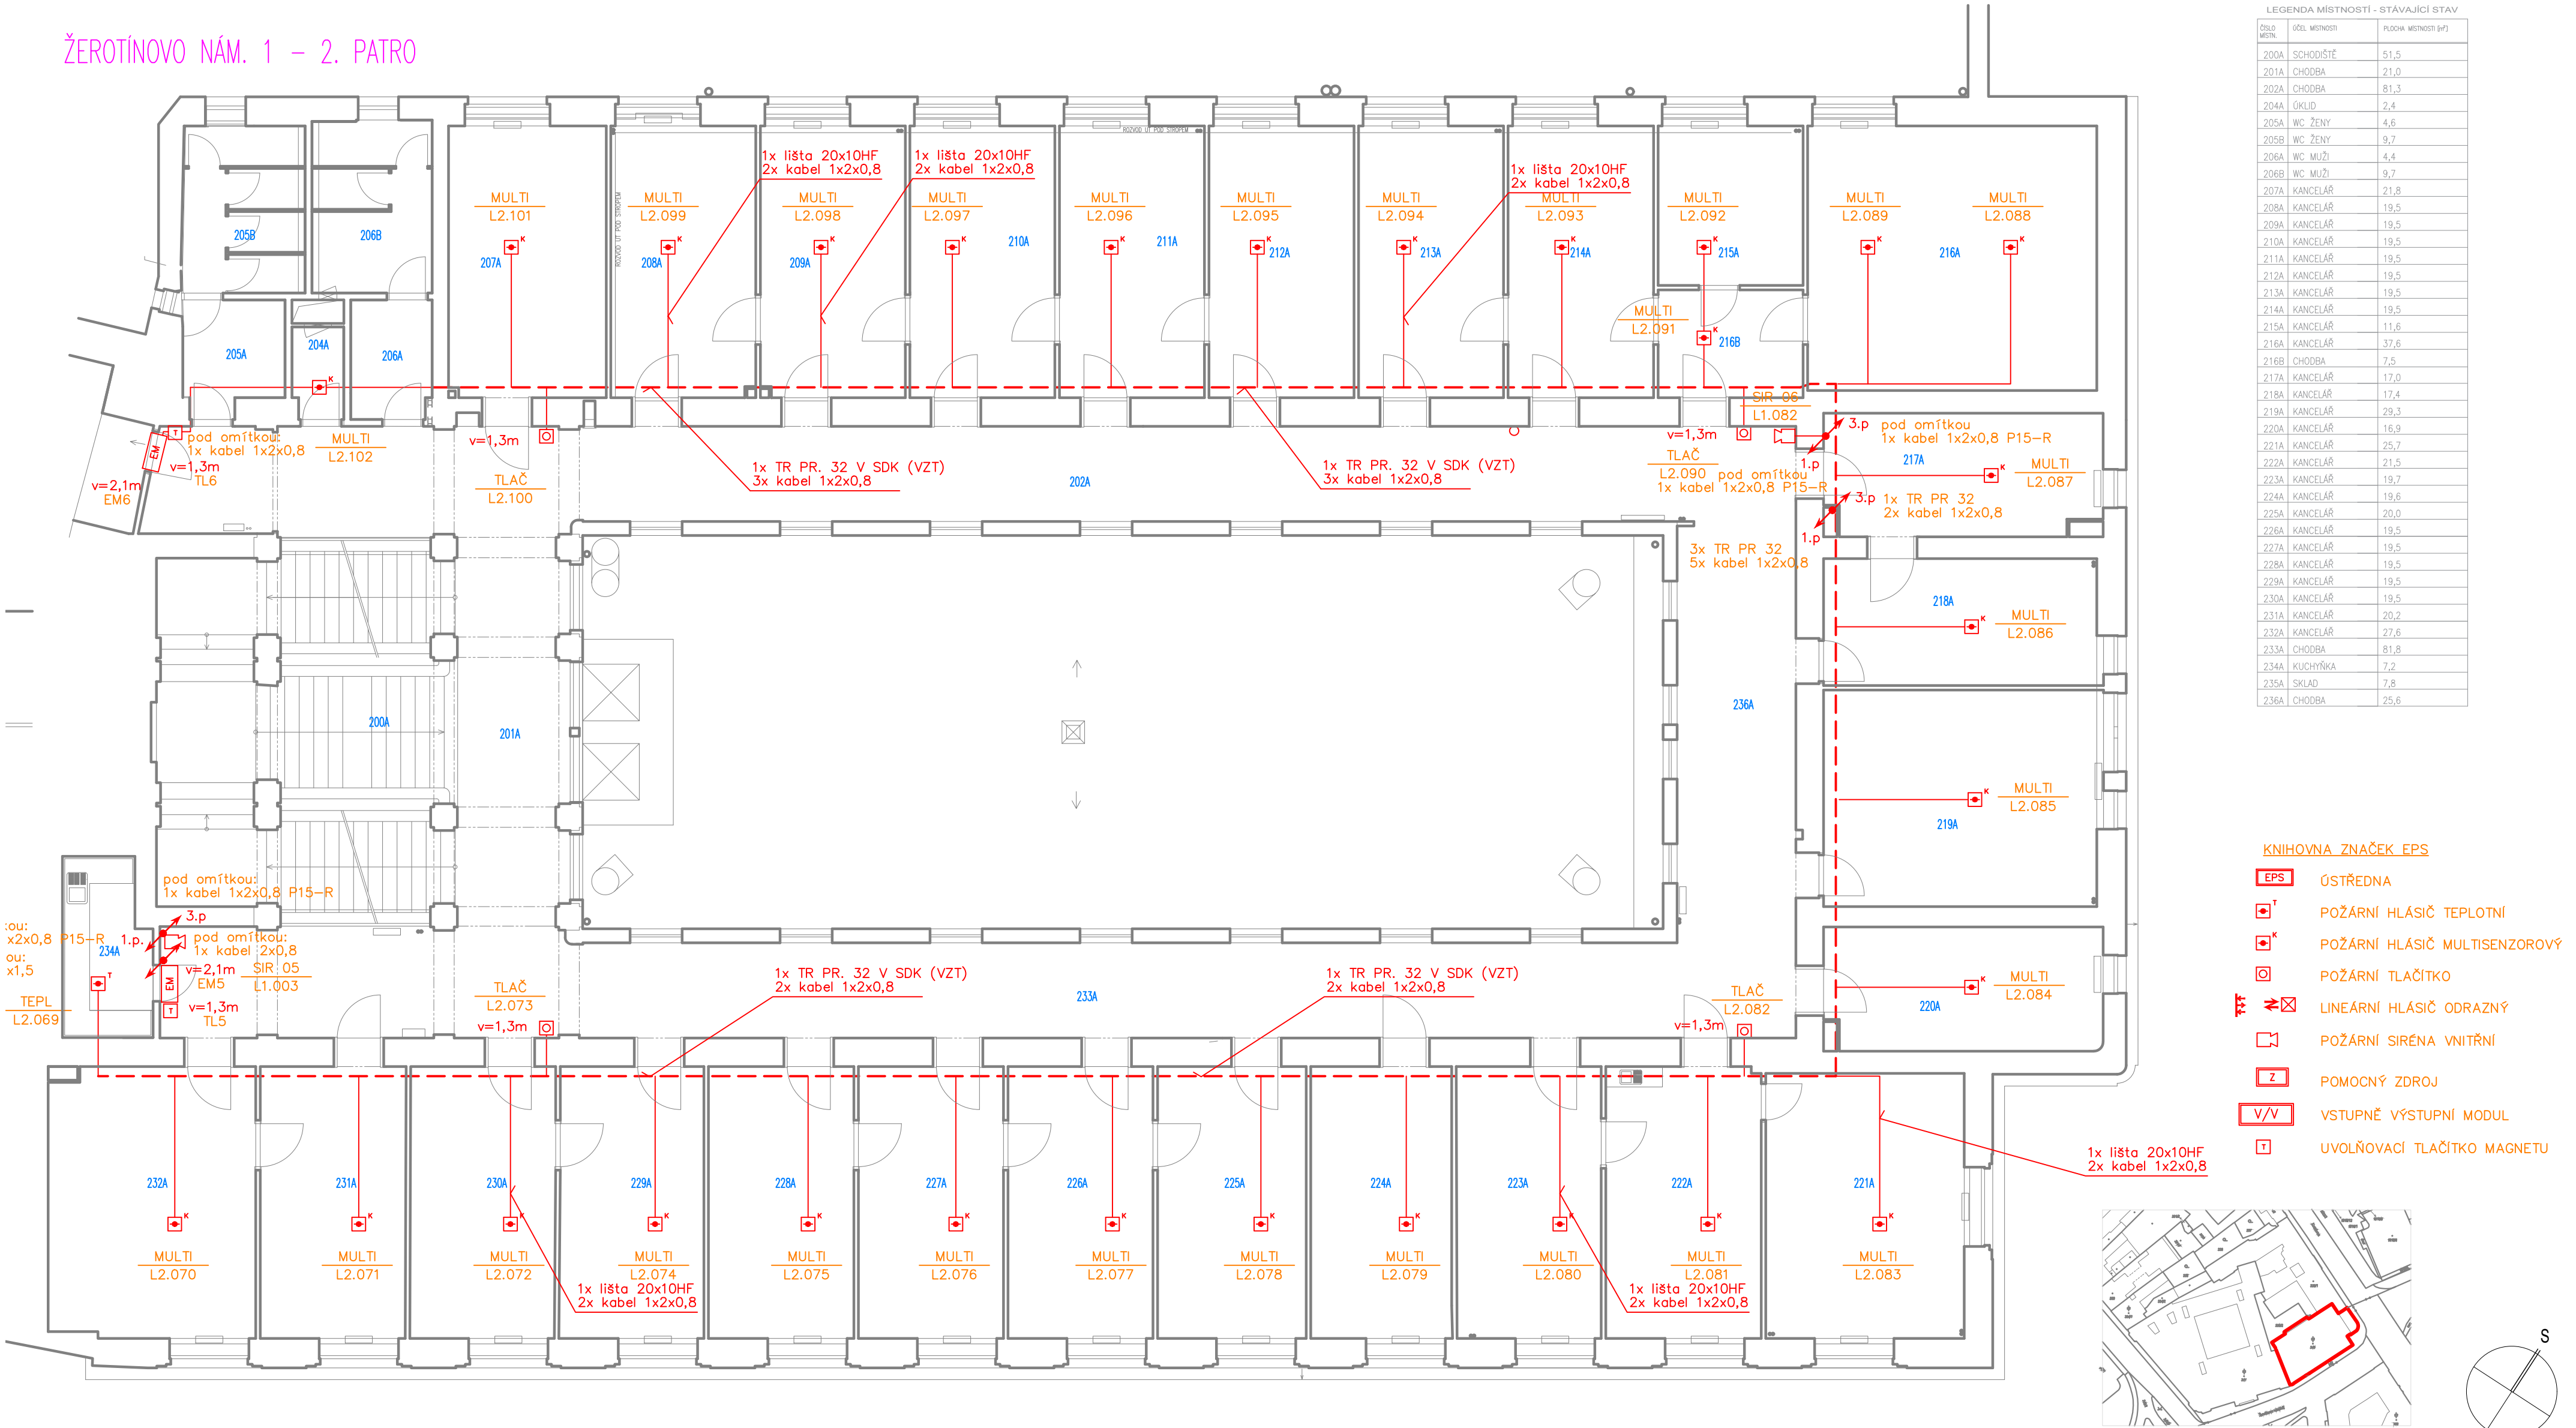


LEGENDA MÍSTNOSTÍ - STÁVAJÍCÍ STAV		
ČÍSLO MÍSTNOSTI	NÁZEV MÍSTNOSTI	PLOCHA MÍSTNOSTI (m²)
200A	SCHODIŠTĚ	51,5
201A	CHODBA	21,0
202A	CHODBA	81,3
204A	OKLID	2,4
205A	WC ŽENY	4,6
205B	WC ŽENY	9,7
206A	WC MUŽI	4,4
206B	WC MUŽI	9,7
207A	KANCELÁŘ	21,8
208A	KANCELÁŘ	19,5
209A	KANCELÁŘ	19,5
210A	KANCELÁŘ	19,5
211A	KANCELÁŘ	19,5
212A	KANCELÁŘ	19,5
213A	KANCELÁŘ	19,5
214A	KANCELÁŘ	19,5
215A	KANCELÁŘ	11,6
216A	KANCELÁŘ	37,6
216B	CHODBA	7,5
217A	KANCELÁŘ	17,0
218A	KANCELÁŘ	17,4
219A	KANCELÁŘ	29,3
220A	KANCELÁŘ	16,9
221A	KANCELÁŘ	25,7
222A	KANCELÁŘ	21,5
223A	KANCELÁŘ	19,7
224A	KANCELÁŘ	19,6
225A	KANCELÁŘ	20,0
226A	KANCELÁŘ	19,5
227A	KANCELÁŘ	19,5
228A	KANCELÁŘ	19,5
229A	KANCELÁŘ	19,5
230A	KANCELÁŘ	19,5
231A	KANCELÁŘ	20,2
232A	KANCELÁŘ	27,6
233A	CHODBA	81,8
234A	KUCHYŇKA	7,2
235A	SKLAD	7,8
236A	CHODBA	25,6

KNIHOVNA ZNAČEK EPS

- EPS ÚSTŘEDNA
- POŽÁRNÍ HLÁŠIČ TEPLOTNÍ
- POŽÁRNÍ HLÁŠIČ MULTISENZOROVÝ
- POŽÁRNÍ TLAČÍTKO
- LINEÁRNÍ HLÁŠIČ ODRAZNÝ
- POŽÁRNÍ SÍRENA VNITŘNÍ
- POMOCNÝ ZDROJ
- V/V VSTUPNĚ VÝSTUPNÍ MODUL
- UVOLŇOVACÍ TLAČÍTKO MAGNETU

Č. PARC. 340 (ŽN1), 341 (ŽN2), K.Ú. Veveří			
AUTOR NÁVRHU: Ing. arch. Jakub Masák	VYPRACOVAL: Ing. Ivo Skoták	ZODPOVĚDNÝ PROJEKTANT: Ing. Ivo Skoták	GENERÁLNÍ PROJEKTANT:  Atelier Masák & Partner, s.r.o. Rooseveltova 39/575, 160 00 Praha 6 Bubeneč, IČ: 27086631
HIP: Ing. Jan Luštický			
STAVEBNÍK: Jihomoravský kraj Žerotínovo náměstí 449/3, 601 82 Brno, IČ: 70888337		STUPEŇ PROJEKTU: DPS	Č. PARC.:
AKCE: Instalace zabezpečovacího systému EPS v budově Krajského úřadu na adrese Žerotínovo náměstí 1 a 3 v Brně		DATUM: 8 / 2024	
ČÁST: DOKUMENTACE STAVEBNÍHO A INŽENÝRSKÉHO OBJEKTU		MĚŘÍTKO: 1:100	
ST. OBJEKT: ŽEROTÍNNOVO NÁM. 1, BRNO		ČÁST: D.1	
PROFESE: TECHNIKA PROSTŘEDÍ STAVEB - SLABOPROUDÉ ELEKTROINSTALACE		OZN. SO: SO 01	
VÝKRES: ELEKTRICKÁ POŽÁRNÍ SIGNALIZACE - PŮDORYS 2. PATRA		PODČÁST: D.1.4.a	
		Č. VÝKRESU: D.1.4.a.104	


ŽEROTÍNOVO NÁM. 1 – 3. PATRO

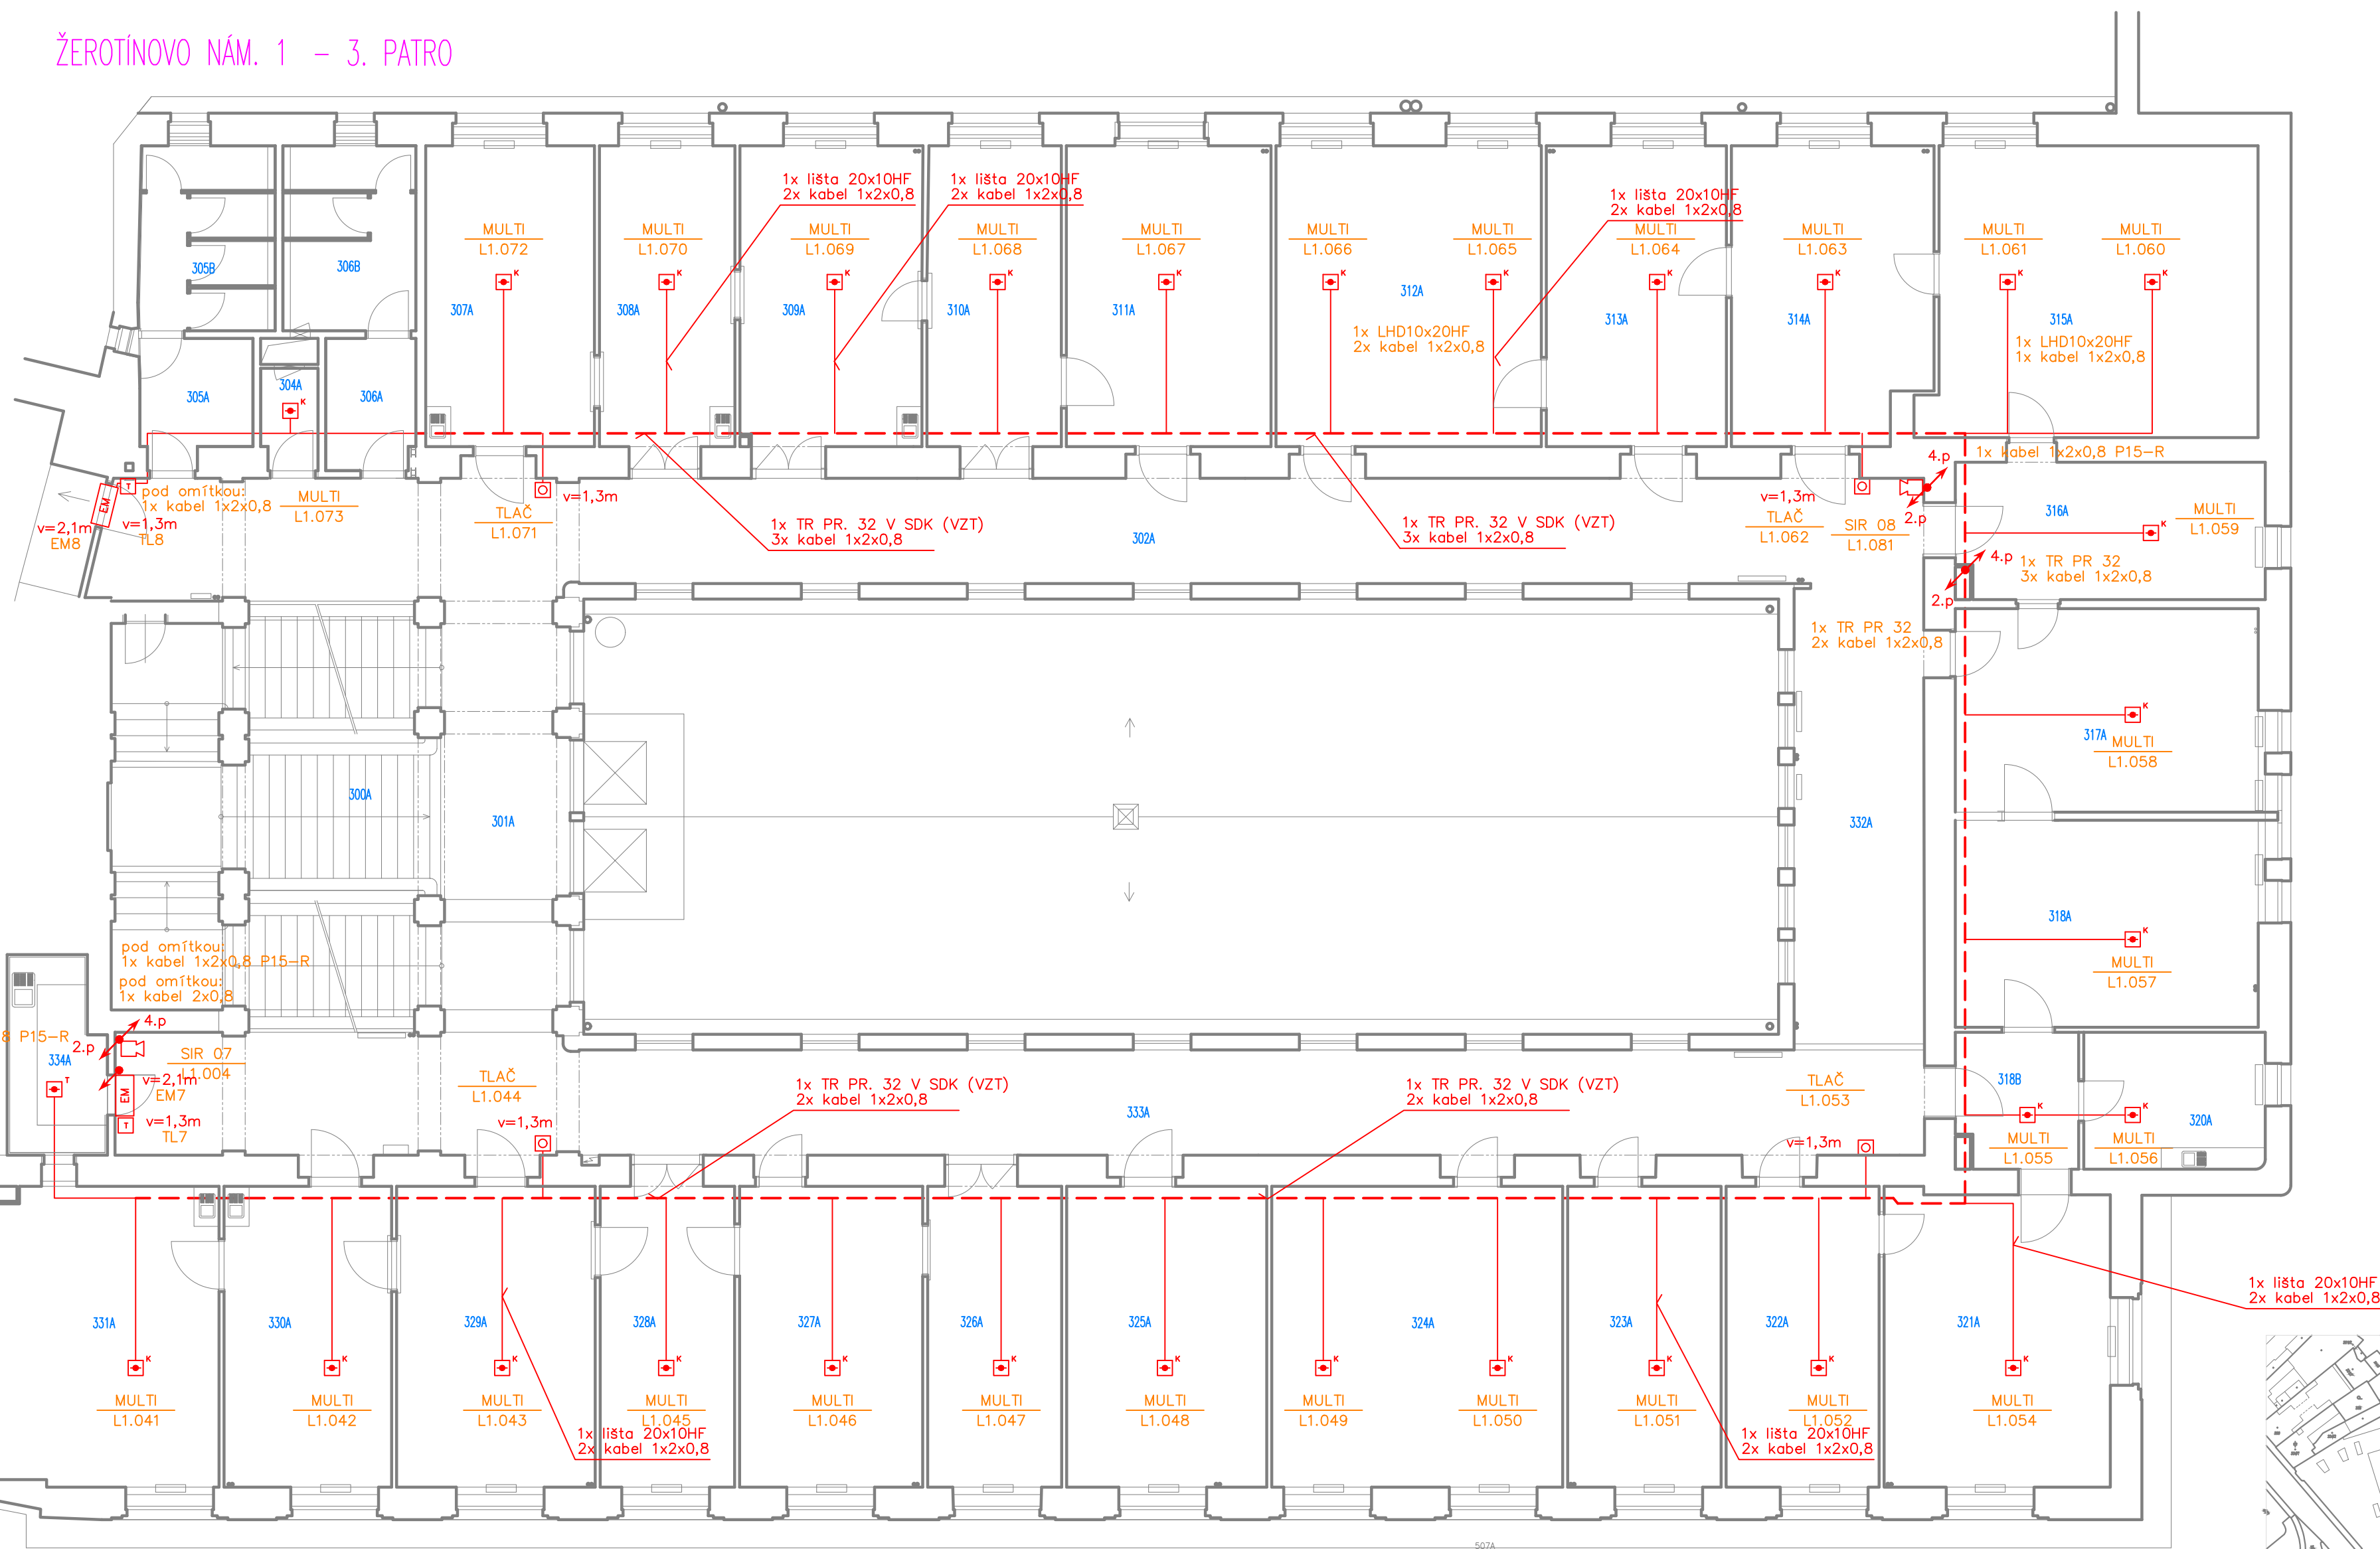

LEGENDA MISTNOSTI - STÁVAJACI STAV		
ČÍSLO MISTNY	ÚČEL MISTNOSTI	PLOCHA MISTNOSTI (m²)
300A	SCHODISŤE	51,5
301A	CHODBA	21,0
302A	CHODBA	81,0
304A	OKLID	2,4
305A	WC ŽENY	4,6
305B	WC ŽENY	9,7
306A	WC MUŽI	4,4
306B	WC MUŽI	9,7
307A	KANCELÁR	20,8
308A	KANCELÁR	17,1
309A	KANCELÁR	22,7
310A	KANCELÁR	17,0
311A	KANCELÁR	24,7
312A	KANCELÁR	32,0
313A	KANCELÁR	21,8
314A	KANCELÁR	23,5
315A	KANCELÁR + ARCHIV	38,0
316A	KANCELÁR	17,4
317A	KANCELÁR	24,9
318A	KANCELÁR	25,1
318B	CHODBA	7,3
319A	KANCELÁR	10,0
321A	KANCELÁR	26,8
322A	KANCELÁR	18,7
323A	KANCELÁR	18,9
324A	KANCELÁR	35,1
325A	KANCELÁR	24,2
326A	KANCELÁR	16,9
327A	KANCELÁR	22,2
328A	KANCELÁR	17,0
329A	KANCELÁR	24,3
330A	KANCELÁR + ARCHIV	20,3
331A	KANCELÁR	27,7
332A	CHODBA	24,7
333A	CHODBA	818
334A	KUCHYŇKA	7,2


KNJIHOVNA ZNAČEK EPS

- | | |
|---|-------------------------------|
|  | ÚSTŘEDNA |
|  | POŽÁRNÍ HLÁŠIČ TEPLOTNÍ |
|  | POŽÁRNÍ HLÁŠIČ MULTISENZOROVÝ |
|  | POŽÁRNÍ TLAČÍTKO |
|  | LINEÁRNÍ HLÁŠIČ ODRAZNÝ |
|  | POŽÁRNÍ SIRÉNA VNITŘNÍ |
|  | POMOCNÝ ZDROJ |
|  | VSTUPNĚ VÝSTUPNÍ MODUL |
|  | UVOLŇOVACÍ TLAČÍTKO MAGNETU |

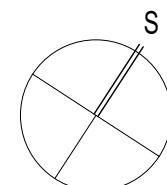

Č. PARC. 340 (ŽN1), 341 (ŽN2), K.Ú. Veverří

AUTOR NÁVRHU: Ing. arch. Jakub Masák		VYPRACOVAL: Ing. Ivo Skoták	ZODPOVĚDNÝ PROJEKTANT: Ing. Ivo Skoták	GENERÁLNÍ PROJEKTANT:  Masak & Partner Ateliér Masák & Partner, s.r.o. Rooseveltova 39/575, 160 00 Praha 6 Bubenec, IČ: 27086631	
HIP: Ing. Jan Luštický					
STAVEBNÍK: Jihomoravský kraj Žerotínovo náměstí 449/3, 601 82 Brno, IČ: 70888337			STUPEŇ PROJEKTU: DPS		Č. PARÉ:
AKCE: Instalace zabezpečovacího systému EPS v budově Krajského úřadu na adrese Žerotínovo náměstí 1 a 3 v Brně			DATUM: 8 / 2024		
			MĚŘÍTKO: 1:100		
ČÁST: DOKUMENTACE STAVEBNÍHO A INŽENÝRSKÉHO OBJEKTU			ČÁST: D.1		
ST. OBJEKT: ŽEROTÍNOVO NÁM. 1, BRNO			OZN. SO: SO 01		
PROFESE: TECHNIKA PROSTŘEDÍ STAVEB - SLABOPROUDÉ ELEKTROINSTALACE			PODČÁST: D.1.4.a		
VÝKRES: ELEKTRICKÁ POŽÁRNÍ SIGNALIZACE - PŮDORYS 3. PATRA			Č. VÝKRESU: D.1.4.a.105		

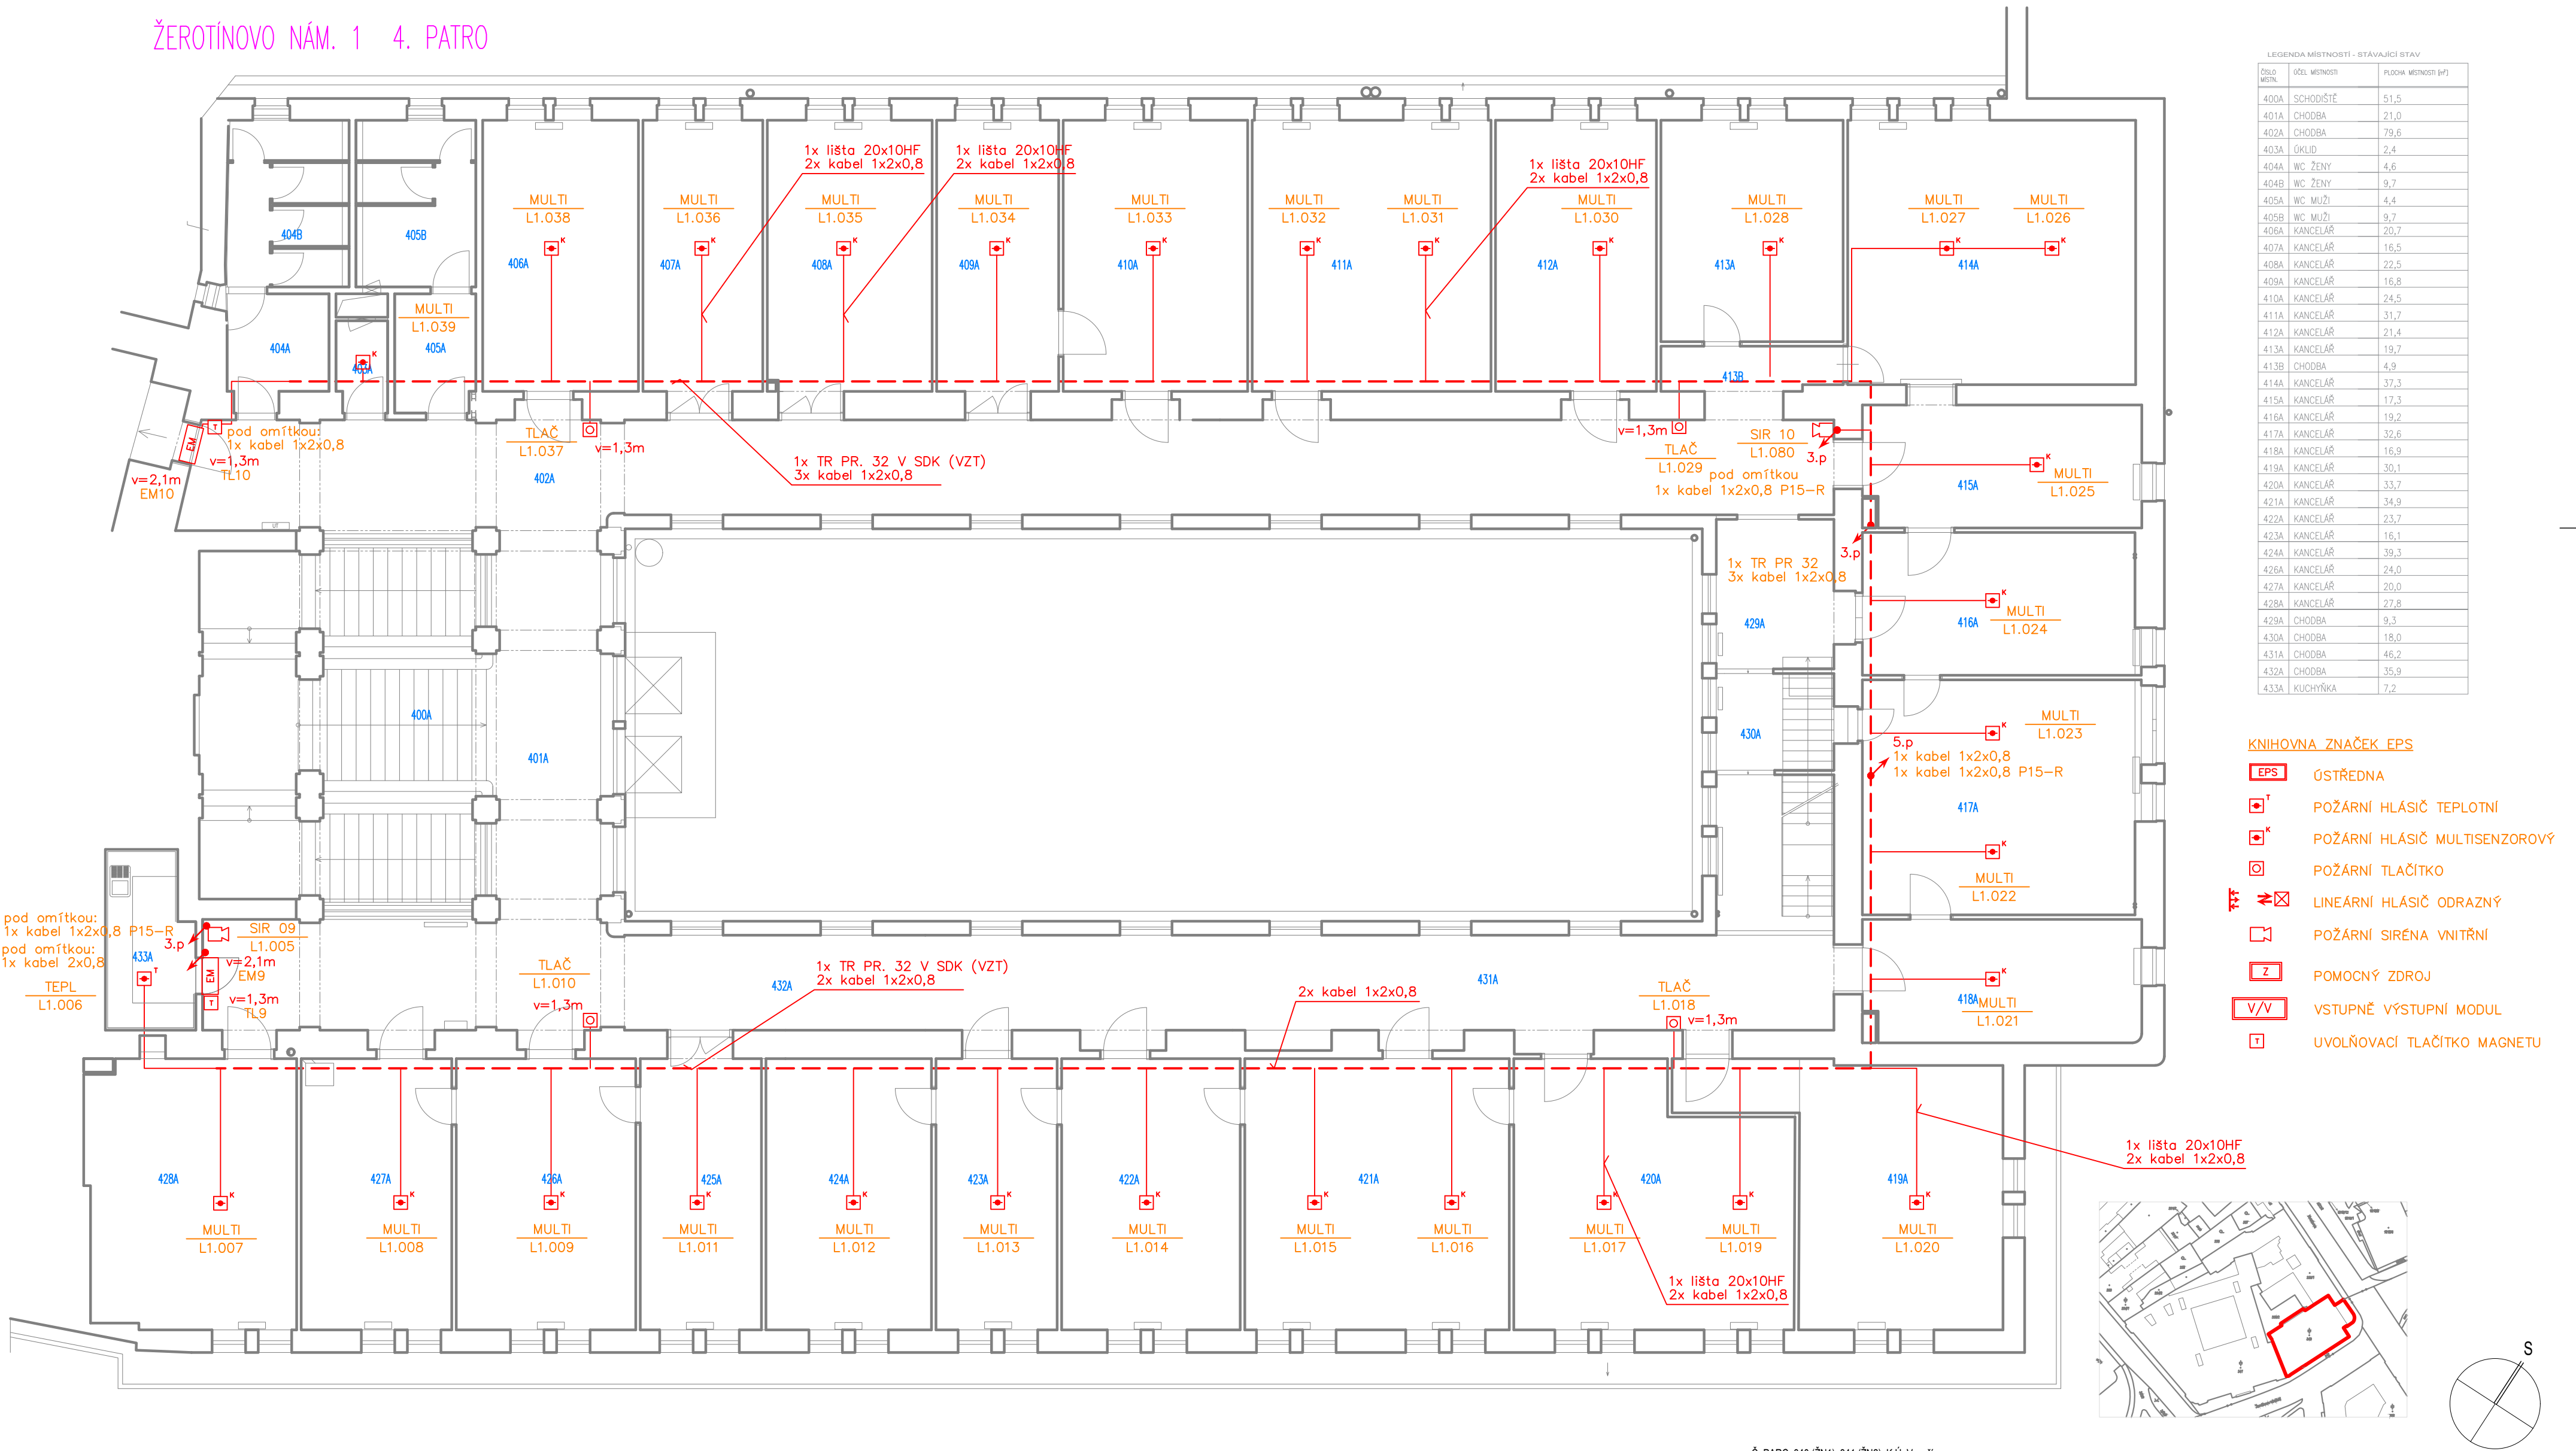


LEGENDA MÍSTNOSTI - STAVAJÍCÍ STAV		
ČÍSLO MÍSTN.	ÚČEL MÍSTNOSTI	PLOCHA MÍSTNOSTI [m²]
400A	SCHODIŠTĚ	51,5
401A	CHODBA	21,0
402A	CHODBA	79,6
403A	OKLID	2,4
404A	WC ŽENY	4,6
404B	WC ŽENY	9,7
405A	WC MUŽI	4,4
405B	WC MUŽI	9,7
406A	KANCELÁŘ	20,7
407A	KANCELÁŘ	16,5
408A	KANCELÁŘ	22,5
409A	KANCELÁŘ	16,8
410A	KANCELÁŘ	24,5
411A	KANCELÁŘ	31,7
412A	KANCELÁŘ	21,4
413A	KANCELÁŘ	19,7
413B	CHODBA	4,9
414A	KANCELÁŘ	37,3
415A	KANCELÁŘ	17,3
416A	KANCELÁŘ	19,2
417A	KANCELÁŘ	32,6
418A	KANCELÁŘ	16,9
419A	KANCELÁŘ	30,1
420A	KANCELÁŘ	33,7
421A	KANCELÁŘ	34,9
422A	KANCELÁŘ	23,7
423A	KANCELÁŘ	16,1
424A	KANCELÁŘ	39,3
426A	KANCELÁŘ	24,0
427A	KANCELÁŘ	20,0
428A	KANCELÁŘ	27,8
429A	CHODBA	9,3
430A	CHODBA	18,0
431A	CHODBA	46,2
432A	CHODBA	35,9
433A	KUCHYŇKA	7,2

- KNIHOVNA ZNAČEK EPS**
- EPS ÚSTŘEDNA
 - POŽÁRNÍ HLÁSIČ TEPLOTNÍ
 - POŽÁRNÍ HLÁSIČ MULTISENZOROVÝ
 - POŽÁRNÍ TLAČÍTKO
 - LINEÁRNÍ HLÁSIČ ODRAZNÝ
 - POŽÁRNÍ SIRENA VNITŘNÍ
 - POMOCNÝ ZDROJ
 - V/V VSTUPNĚ VÝSTUPNÍ MODUL
 - UVOLŇOVACÍ TLAČÍTKO MAGNETU

Č. PARC. 340 (ŽN1), 341 (ŽN2), K.Ú. Veveří			
AUTOR NÁVRHU: Ing. arch. Jakub Masák	VYPRACOVAL: Ing. Ivo Skoták	ZODPOVĚDNÝ PROJEKTANT: Ing. Ivo Skoták	GENERÁLNÍ PROJEKTANT:  Ateliér Masák & Partner, s.r.o. Rooseveltova 39/575, 160 00 Praha 6 Bubenec, IČ: 27086631
HIP: Ing. Jan Luštický			
STAVEBNÍK: Jihomoravský kraj Žerotínovo náměstí 449/3, 601 82 Brno, IČ: 70888337		STUPEŇ PROJEKTU: DPS	Č. PARC.:
AKCE: Instalace zabezpečovacího systému EPS v budově Krajského úřadu na adrese Žerotínovo náměstí 1 a 3 v Brně		DATUM: 8 / 2024	
ČÁST: DOKUMENTACE STAVEBNÍHO A INŽENÝRSKÉHO OBJEKTU		MĚŘÍTKO: 1:100	
ST. OBJEKT: ŽEROTÍNNOV NÁM. 1, BRNO		ČÁST: D.1	
PROFESE: TECHNIKA PROSTŘEDÍ STAVEB - SLABOPROUDÉ ELEKTROINSTALACE		OZN. SO: SO 01	
VÝKRES: ELEKTRICKÁ POŽÁRNÍ SIGNALIZACE - PŮDORYS 4. PATRA		PODČÁST: D.1.4.a	
		Č. VÝKRESU: D.1.4.a.106	

ČÍSLO MÍSTN.	ÚČEL MÍSTNOSTI	ÚČEL MÍSTNOSTI
501A	KANCELÁŘ	18,8
502A	KANCELÁŘ	21,7
503A	CHODBA	4,6
504A	CHODBA	3,5
505A	SKLAD	1,5
506A	STŘECHA	
507A	STROJOVNA VÝTAHU	
508A	SVĚTLIK	62,6

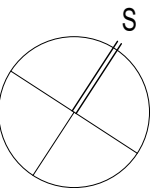

- | | |
|---|-------------------------------|
|  | ÚSTŘEDNA |
|  | POŽÁRNÍ HLÁSIČ TEPLOTNÍ |
|  | POŽÁRNÍ HLÁSIČ MULTISENZOROVÝ |
|  | POŽÁRNÍ TLAČÍTKO |
|  | LINEÁRNÍ HLÁSIČ ODRAZNÝ |
|  | POŽÁRNÍ SIRÉNA VNITŘNÍ |
|  | POMOCNÝ ZDROJ |
|  | VSTUPNĚ VÝSTUPNÍ MODUL |
|  | UVOLŇOVACÍ TLAČÍTKO MAGNETU |

Č. PARC. 340 (ŽN1), 341 (ŽN2), K.Ú. Veverí		ZODPOVĚDNÝ PROJEKTANT: Ing. Ivo Skoták		GENERÁLNÍ PROJEKTANT:  Masak & Partner Ateliér Masák & Partner, s.r.o. Rooseveltova 39/575, 160 00 Praha 6 Bubeneč, IČ: 27086631	
AUTOR NÁVRHU: Ing. arch. Jakub Masák		VYPRACOVAL: Ing. Ivo Skoták		STUPEN PROJEKTU: DPS	
HIP: Ing. Jan Luštický					
STAVEBNÍK: Jihomoravský kraj Žerotínovo náměstí 449/3, 601 82 Brno, IČ: 70888337		DATUM: 8 / 2024		Č. PARE:	
AKCE: Instalace zabezpečovacího systému EPS v budově Krajského úřadu na adrese Žerotínovo náměstí 1 a 3 v Brně					
ČÁST: DOKUMENTACE STAVEBNÍHO A INŽENÝRSKÉHO OBJEKTU		MĚRÍTKO: 1:100		ČÁST: D.1	
ST. OBJEKT: ŽEROTÍNOVO NÁM. 1, BRNO					
PROFESE: TECHNIKA PROSTŘEDÍ STAVEB - SLABOPROUDÉ ELEKTROINSTALACE		OZN. SO: SO 01		PODČÁST: D.1.4.a	
VÝKRES: ELEKTRICKÁ POŽÁRNÍ SIGNALIZACE - PŮDORYS 5. PATRA					
				Č. VÝKRESU: D.1.4.a.107	

BUDOVA ŽN 3

BUDOVA ŽN 1

5. patro

4. patro

3. patro

2. patro

1. patro

zvýš.přízemí

sníž.přízemí

suterén

5. patro

4. patro

3. patro

2. patro

1. patro

zvýš.přízemí

sníž.přízemí

suterén

ÚSTŘEDNA EPS
LSN1500A LSN1500A



sníž.přízemí

suterén

1x kabel 1x2x0,8 P15-R


1x kabel 1x2x0,8 P15-R

2x kabel 1x2x0,8

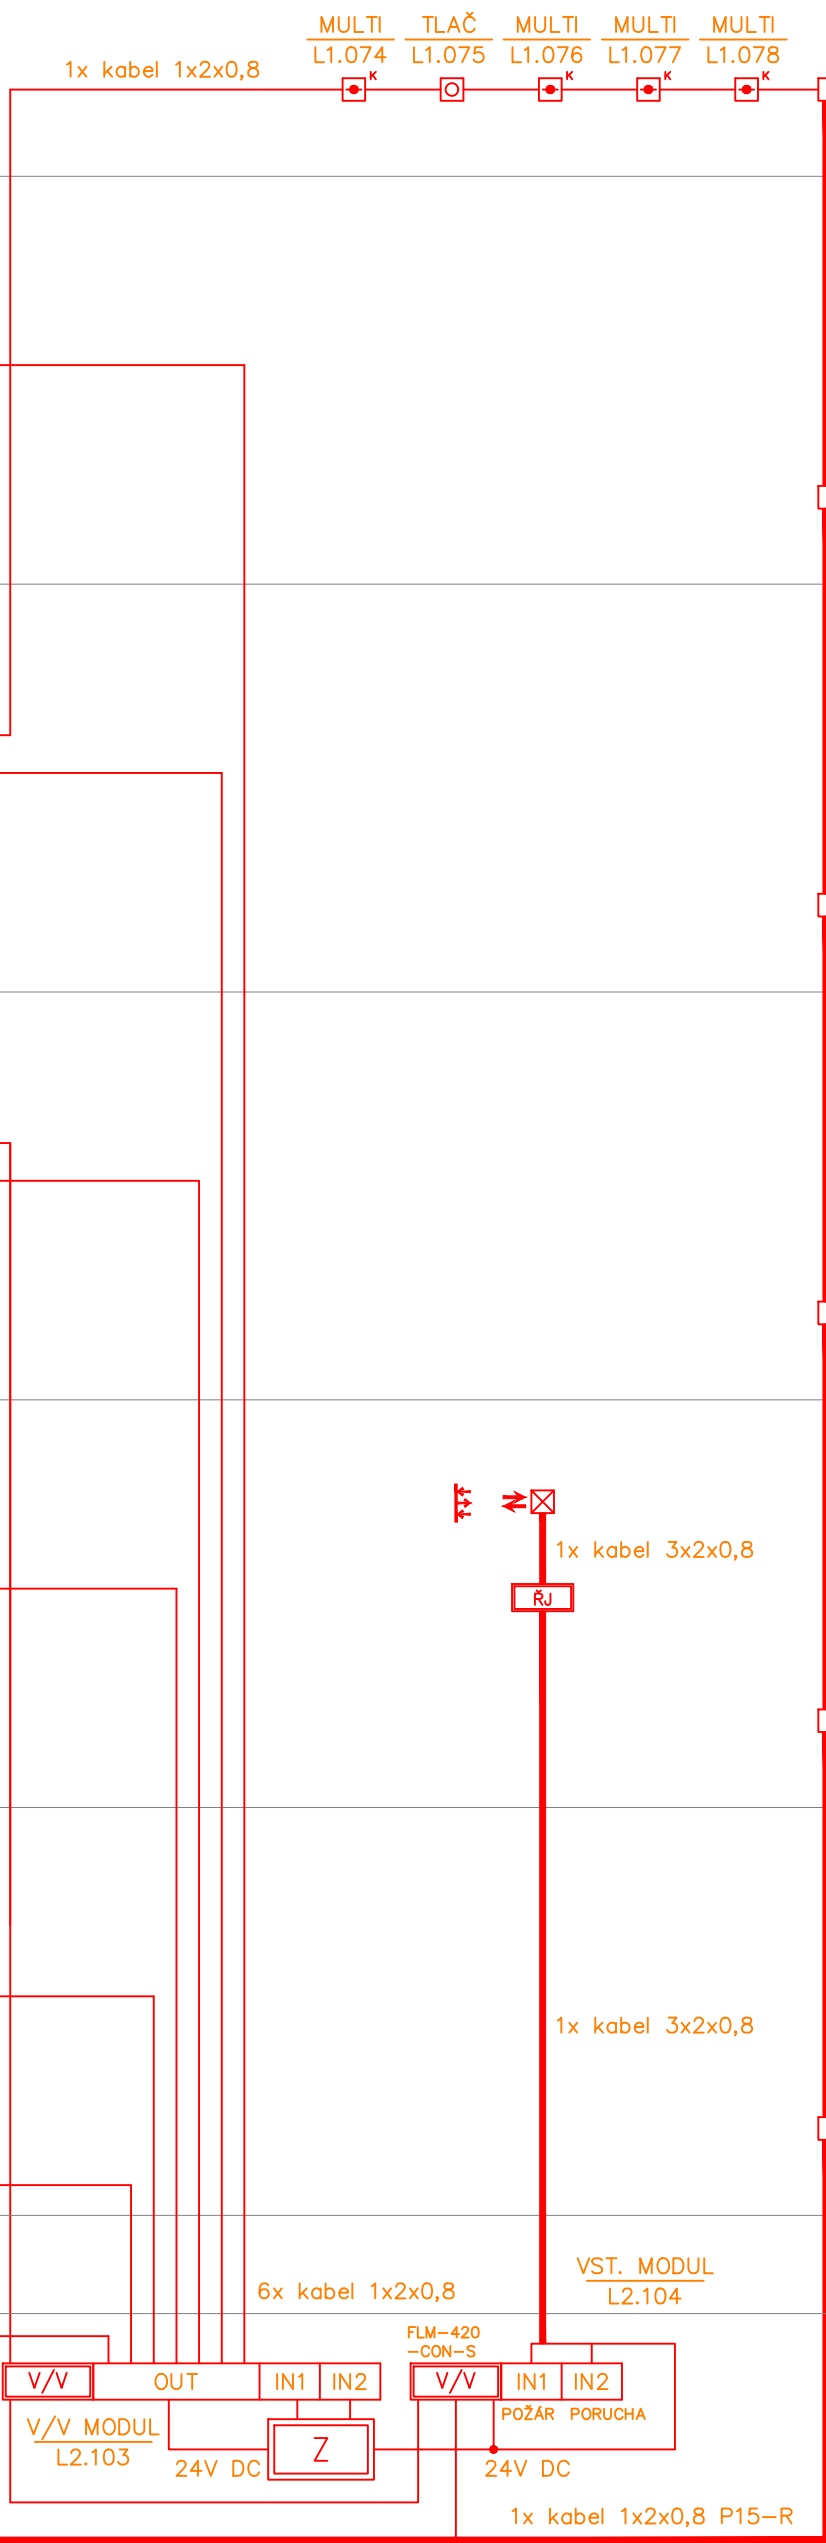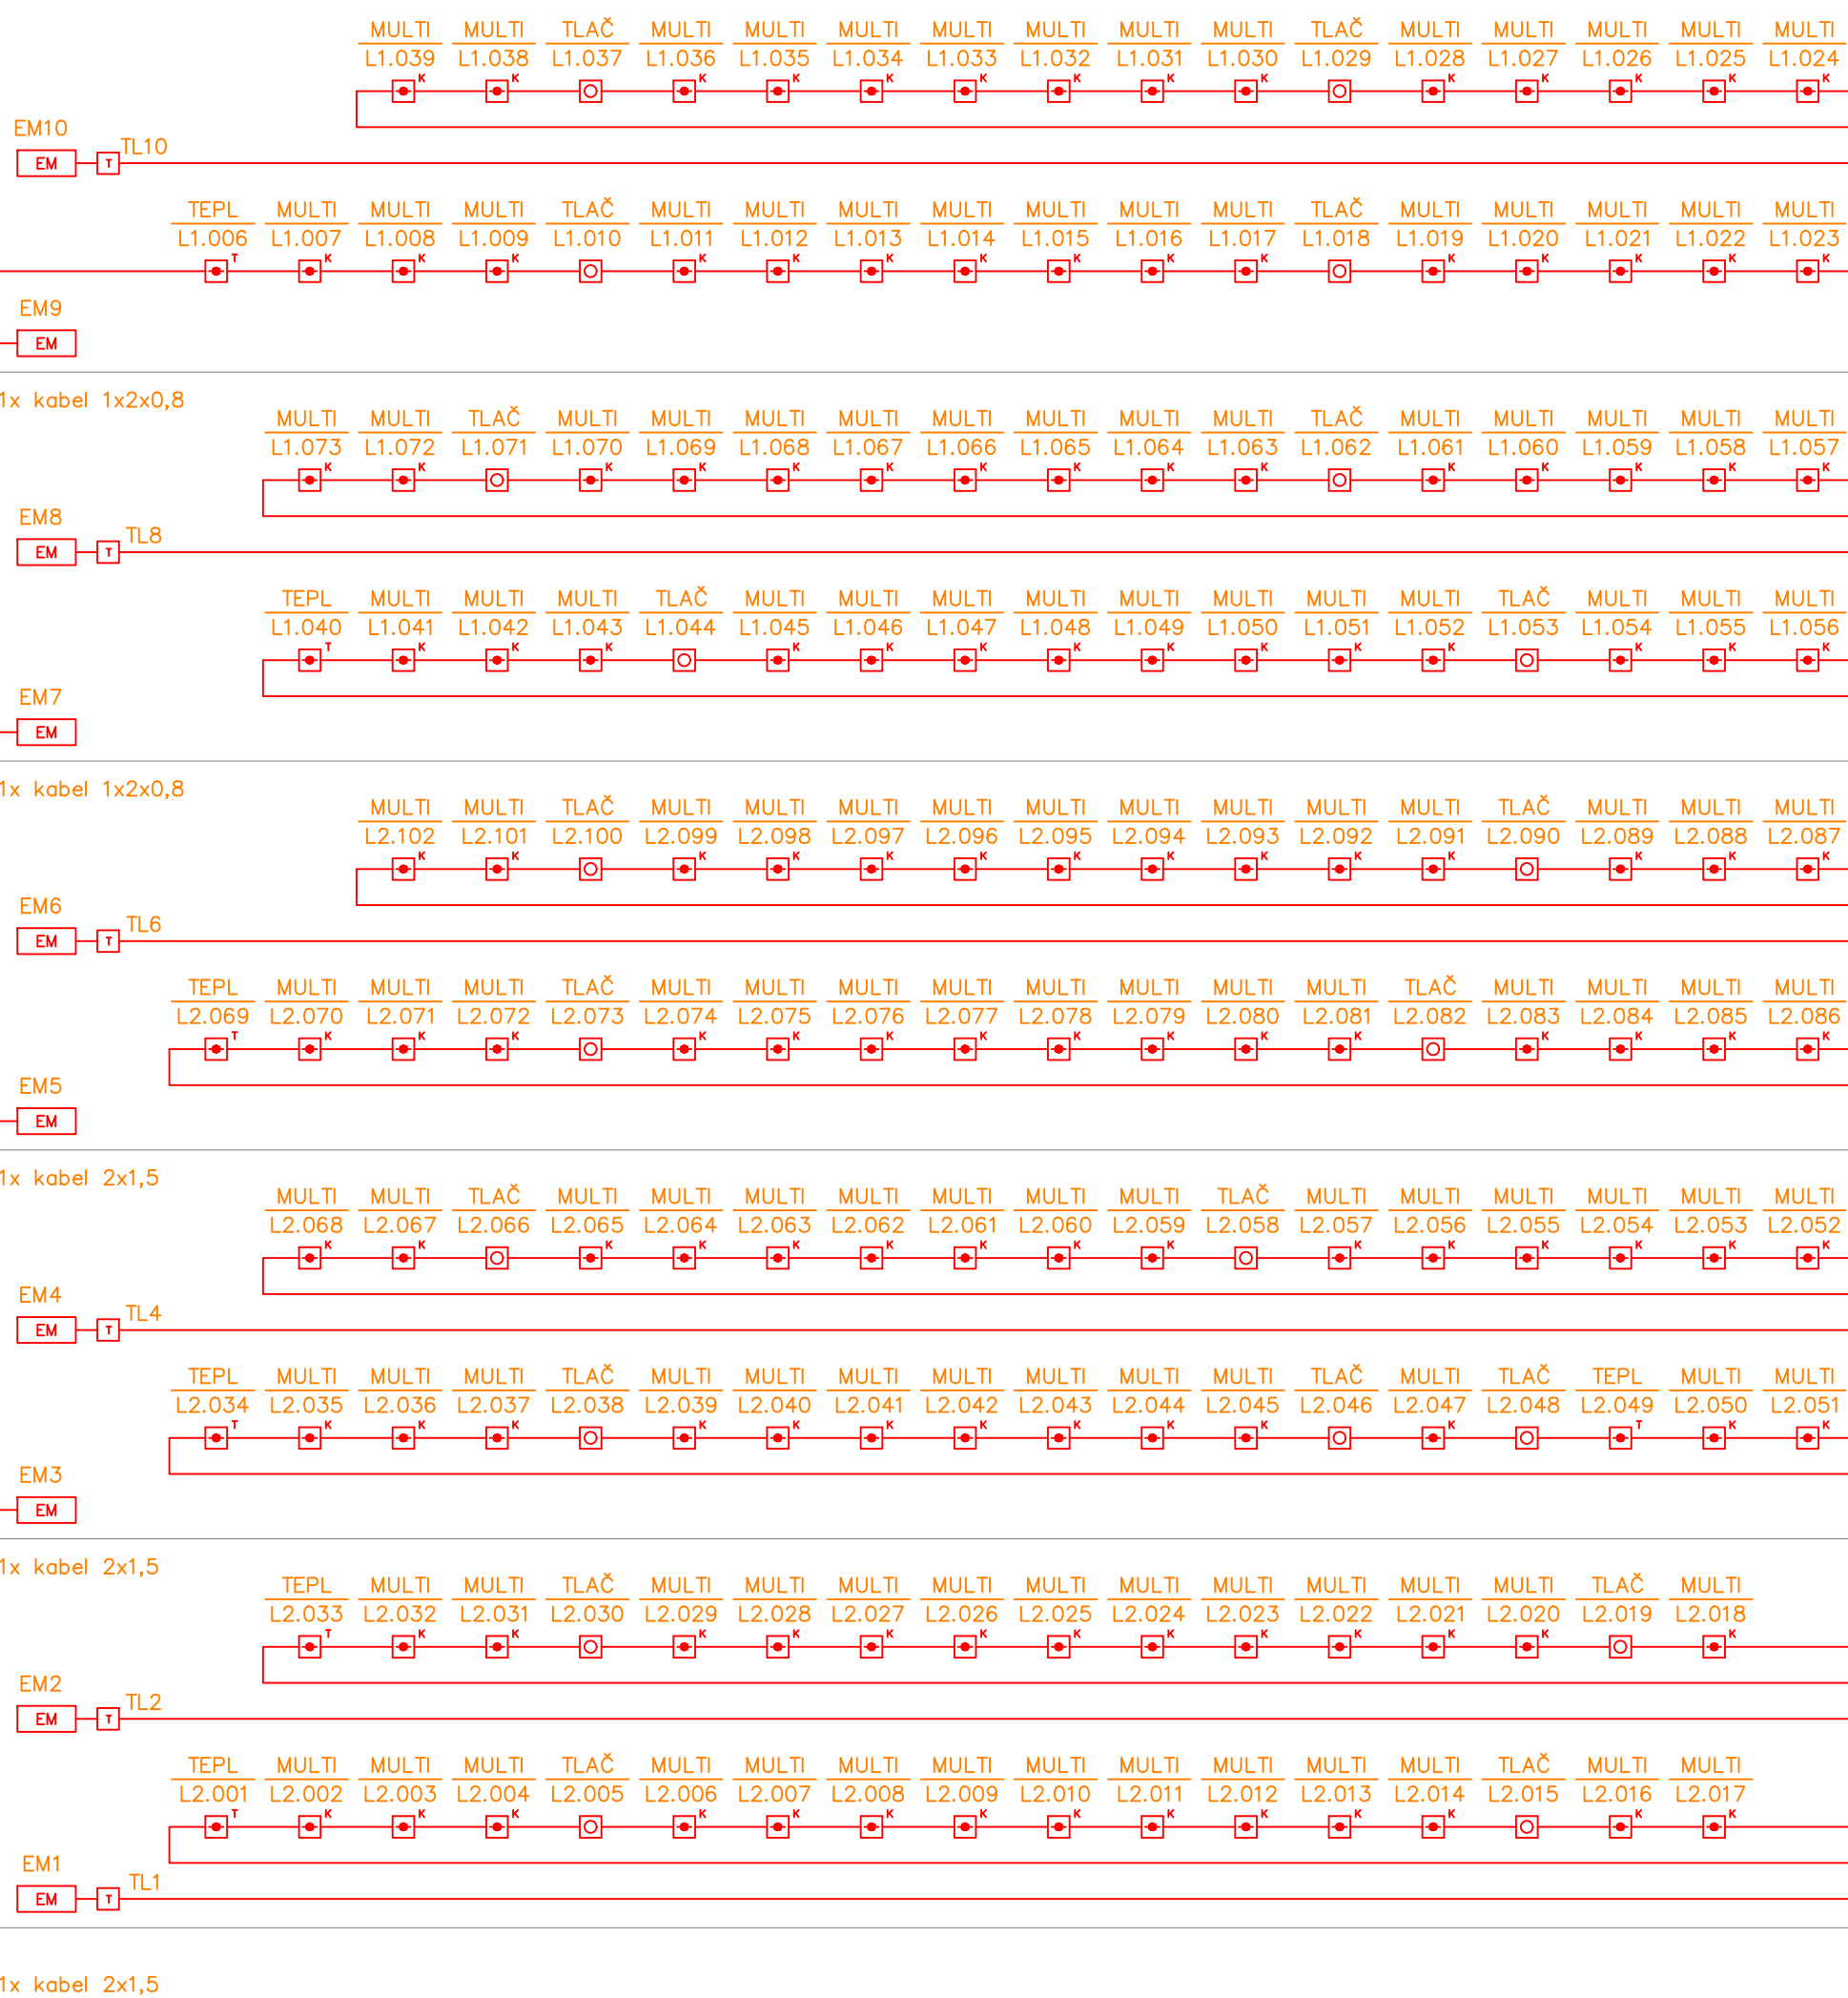

KNIHOVNA ZNAČEK EPS

- EPS ÚSTŘEDNA
- T POŽÁRNÍ HLASIČ TEPLTNÍ
- * POŽÁRNÍ HLASIČ MULTISENZOROVÝ
- POŽÁRNÍ TLAČÍTKO
- LINEÁRNÍ HLASIČ ODRAZNÝ
- POŽÁRNÍ SÍRENA VNITŘNÍ
- Z POMOCNÝ ZDROJ
- V/V VSTUPNĚ VÝSTUPNÍ MODUL
- T UVOLŇOVACÍ TLAČÍTKO MAGNETU

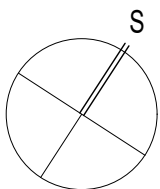

Č. PARC. 340 (ŽN1), 341 (ŽN2), K.Ú. Veverí		VYPRACOVAL: Ing. Ivo Skoták		ZODPOVĚDNÝ PROJEKTANT: Ing. Ivo Skoták		GENERÁLNÍ PROJEKTANT: Masak & Partner Atelier Masak & Partner, s.r.o. Rooseveltova 395/75, 160 00 Praha 6 Bubeneč, IČ: 27086631	
AUTOR NÁVRHU: Ing. arch. Jakub Masák		HP: Ing. Jan Luštický		STAVEBNÍK: Jihomoravský kraj Žerotínovo náměstí 449/3, 601 82 Brno, IČ: 70886337		STUPĚŇ PROJEKTU: DPS	
AKCE: Instalace zabezpečovacího systému EPS v budově Krajského úřadu na adrese Žerotínovo náměstí 1 a 3 v Brně		ČÁST: DOKUMENTACE STAVEBNÍHO A INŽENÝRSKÉHO OBJEKTU		ST. OBJEKT: ŽEROTÍNOVO NÁM. 1, BRNO		DATUM: 8 / 2024	
PROJESE: TECHNIKA PROSTŘEDÍ STAVEB - SLABOPROUDÉ ELEKTROINSTALACE		VÝKRES: ELEKTRICKÁ POŽÁRNÍ SIGNALIZACE - SCHEMA EPS		MĚŘÍTKO: -		ČÁST: D.1	
				OZN. SO: SO 01		Č. PARE: D.1.4.a.500	