


NOVÝ STAV  
2.NP

 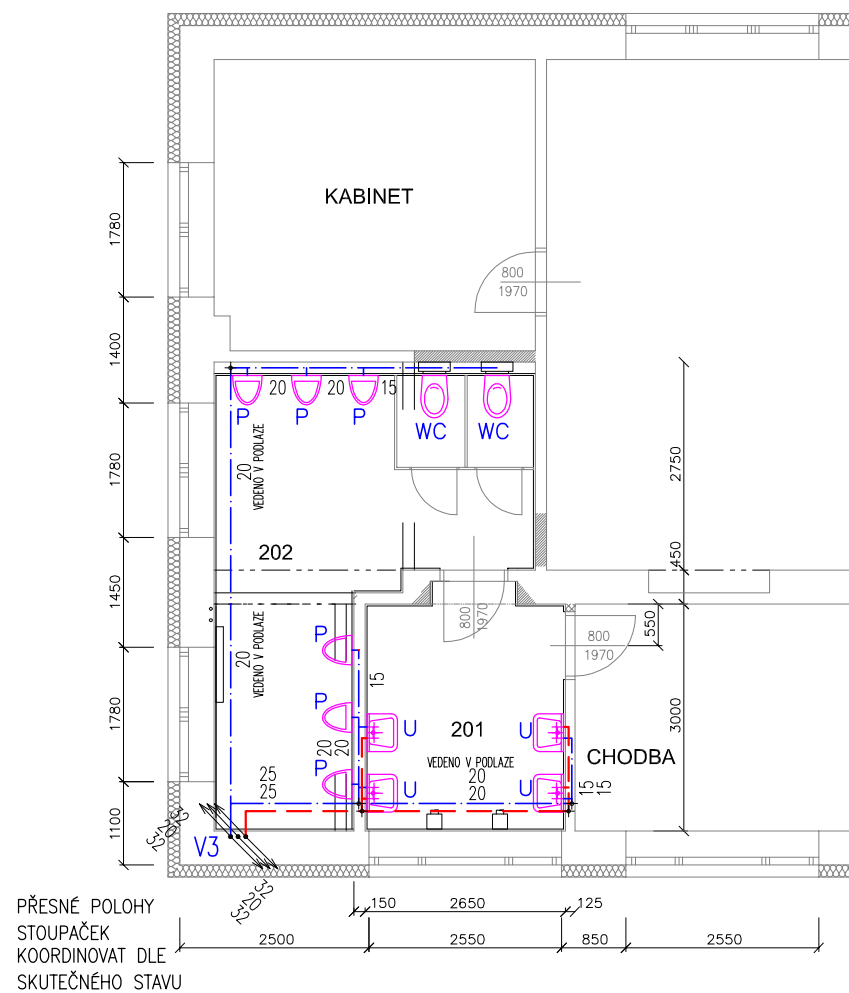


201	PŘEDSÍŇ WC CHLAPCI
202	WC-CHLAPCI

LEGANDA :


 

WC, U, S... ZAŘIZOVACÍ PŘEDMĚTY (viz technická zpráva) :  
(neoznačené ZP budou určeny hlavním inženýrem stavby )  
(přesné polohy zař. předmětů budou převzaty z dokumentace  
stavby s detailním rozmístěním zařizovacích předmětů )

LEGENDA POTRUBÍ:





POZNÁMKA :  
VEŠKERÉ POMOCNÉ KOTVY A ÚCHYTY BUDOU OPATŘENY POVRCHOVOU  
ÚPRAVOU V PROVEDENÍ ŽÁROVÝ POZINK

NOVÝ STAV  
1.NP

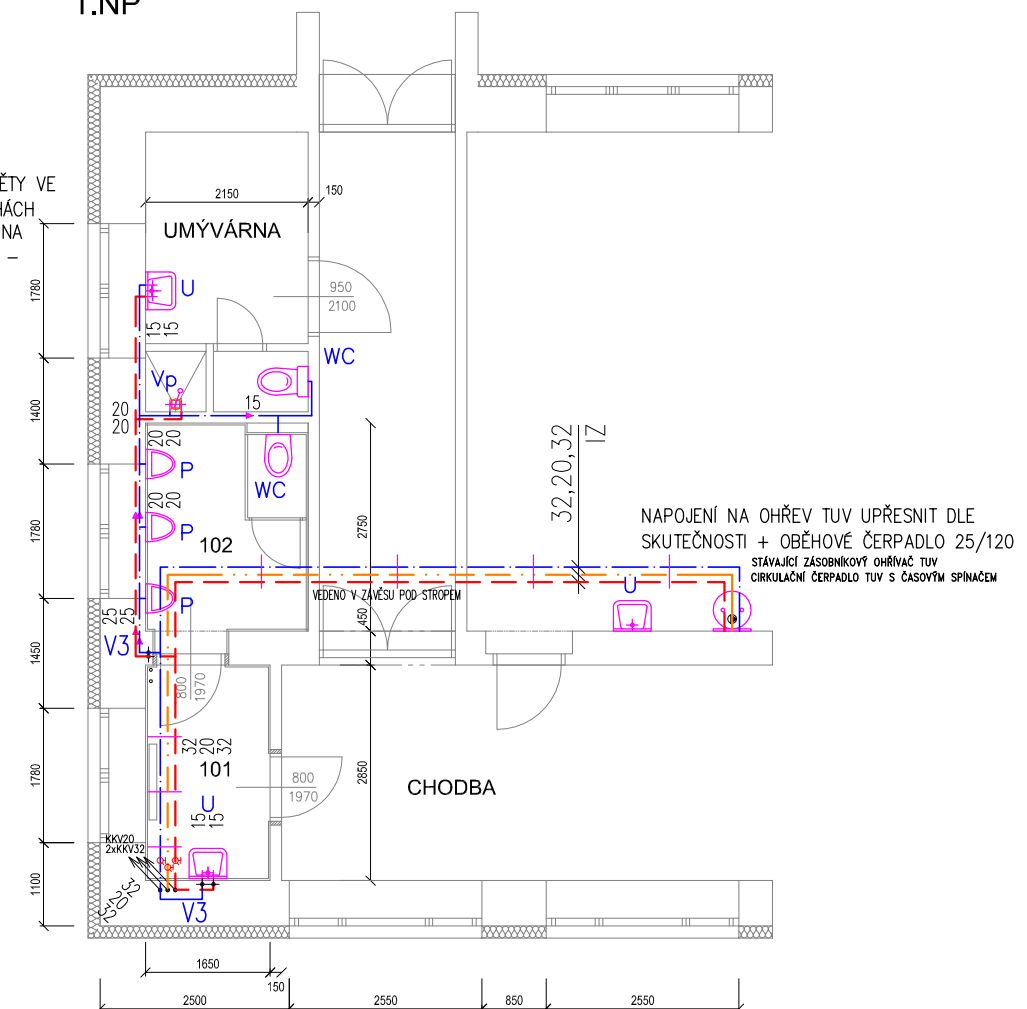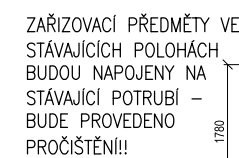

101	PŘEDSÍŇ WC CHLAPCI
102	WC-CHLAPCI

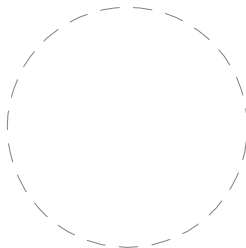INVESTOR		PROJEKTANT STAVBY		ČÍSLO PARÉ	AUTORIZAČNÍ RAZÍTKO
<p><b>SŠDOS</b>  <b>nám. Klášterní 127</b>  <b>Moravský Krumlov</b></p>		<p><b>STAVOPROJEKT</b>  <i>2000</i>  <small>s.r.o.</small></p> <p><small>projektová a inženýrská organizace  nám. Armády 1215/10, 669 02 Znojmo  tel.: 515 224829  e-mail: stavoprojekt2000-st@cbox.cz</small></p>			
PDSŘ / ZDS					
HIP:		Vypracoval:	Petr Kuchařík		
Zodp. projektant:	Ing. Petr Pokorný	Kontrola:	Ing. Petr Pokorný		<p>PROJEKTANT ČÁSTI PD</p>
Místo stavby:	IVANČICE				 <p>VODOHOSPODÁŘSKÁ A STAVEBNÍ PROJEKCE  U DOMOVINY 5, 669 00 ZNOJMO  tel., fax.: +420 515 244 192, e-mail: info@aquaprojekt.cz</p>
Kraj:	JIHOMORAVSKÝ				
Katastrální území:					
Název stavby:	<p><b>PŘESTAVBA WC A SPLAŠKOVÉ KANALIZACE</b>  <b>V AREÁLU SŠDOS KRUMLOVSKÁ 25, IVANČICE</b>  <b>ZTI</b></p>				<p>Formát: 2 x A4</p>
Název výkresu:	<p><b>PŮDORYS VODOVODU "L" - 1.NP, 2.NP</b></p>				<p>Datum: 4/2013</p>
					<p>Stupeň: PDSŘ/ZDS</p>
					<p>Číslo zakázky: 2013</p>
					<p>Měřítko: 1:100</p>
					<p>Číslo výkresu: <b>8</b></p>