
 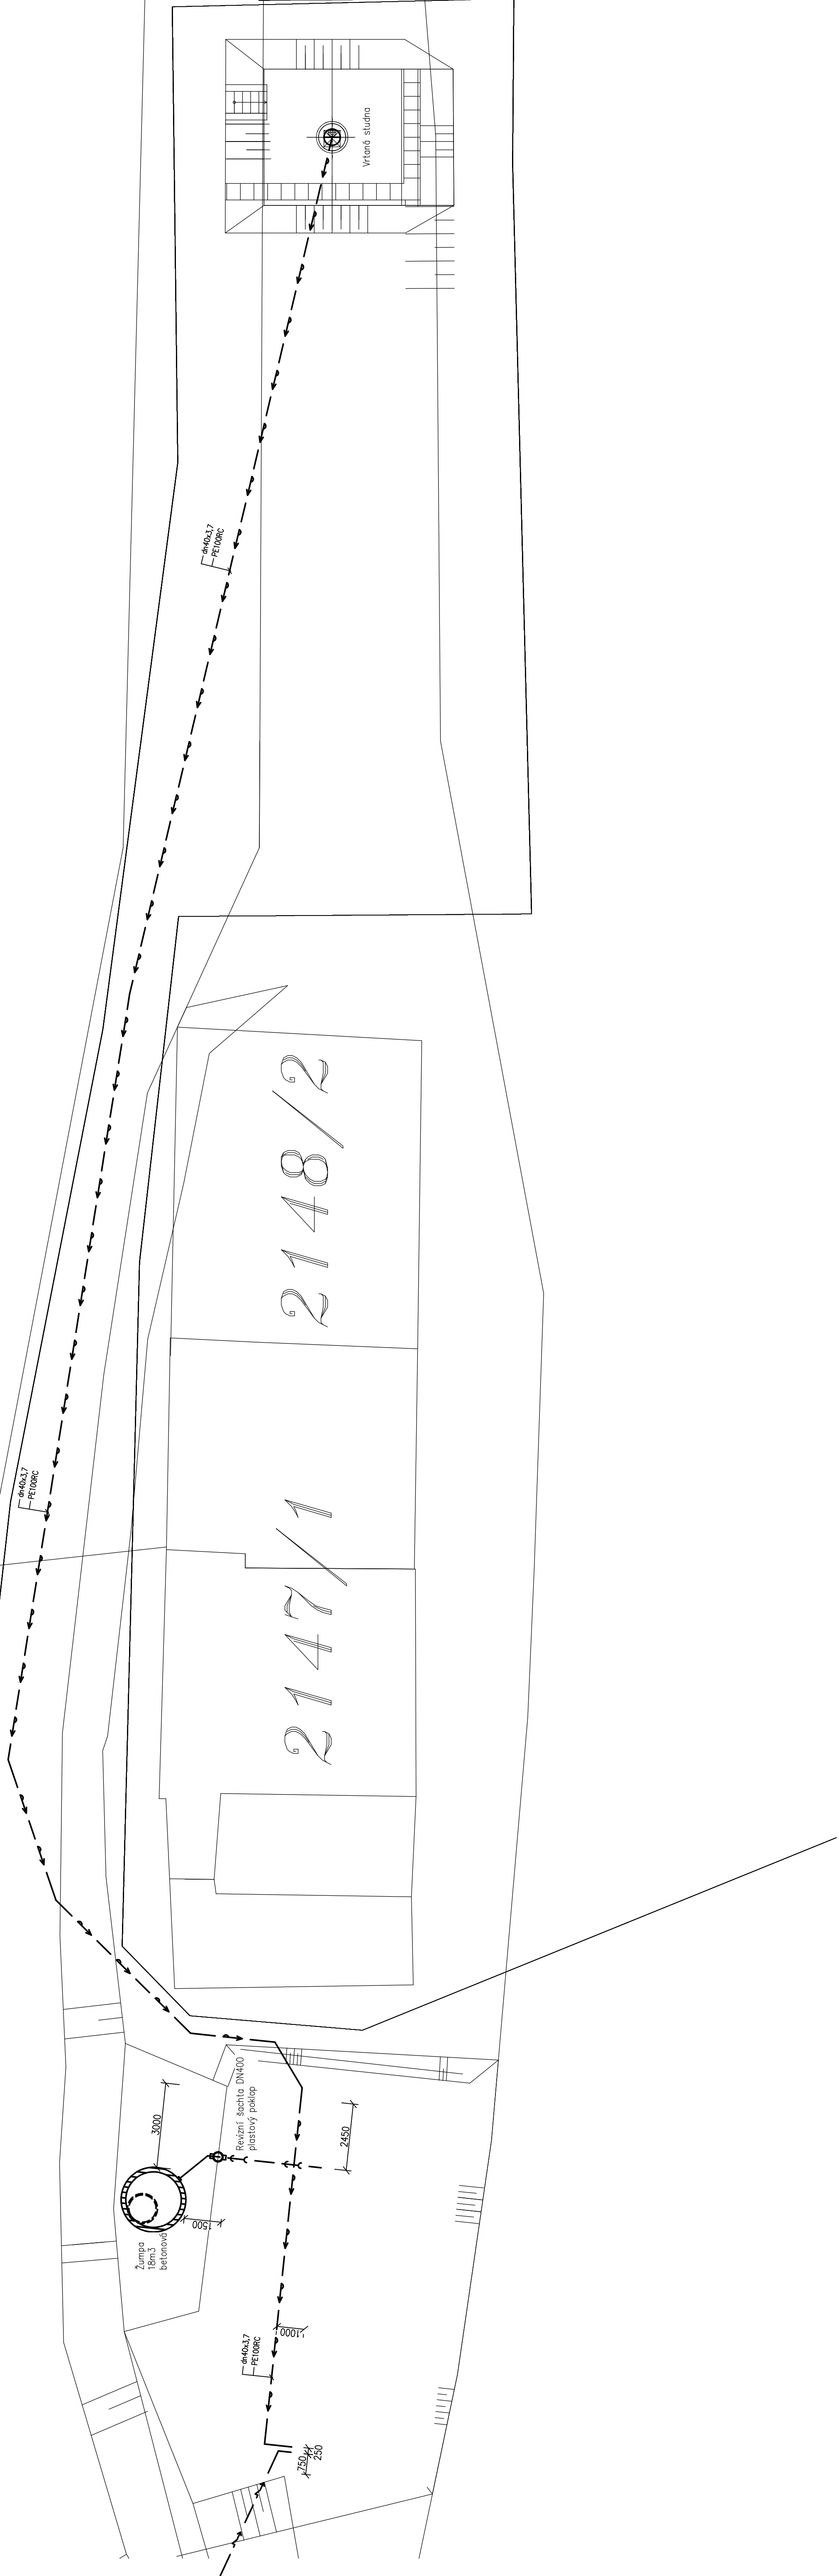


2727

2145/2




- LEGENDA SITUACE
- NOVE VODOVODNÍ POTRUBÍ PÍTNÉ VODY PODZEMNÍ
 - NOVE SPALVACÍ KANALIZACE PODZEMNÍ
 - NOVE VĚKOVNÍ SÍŤ VĚZENÍ NÍŽŠÍHO MĚŘÍTI PODZEMNÍ
 - Dvoukolejová zumpka 15 m³
 - Studna
 - km. šachta 400–přímá

<div><div>PRAHA - PROJEKCE. CZ</div></div>	MÍSTO STAVBY: p.č. 2146/2, 2731/1 a 2912, k.ú. Vnorovy obec Vnorovy		VYPRACOVAL: Radoslav Vrbel	
	STAVĚNÍK: Jihomoravský kraj IČO 708 88 337 Brno, Zechtínova nám. 3, PSČ 601 82		ZODP. PROJEKTANT: Radoslav Vrbel	
	NÁZEV OBJEKTU: VH LIZEL VNOROVY - KŘEŽENÍ BATOVÁ KANALIZACE S ŘEŠENÍM PŘÍKOPU - I. ETAPA SO ÚZ ZÁZEMÍ		GSM: D.1.4.1. Zdravotně technické instalace	
	NÁZEV VÝKRESU: Situace sítě		NÁZEV VÝKRESU: D.1.4.1-01	
MĚŘÍTKO: 1:100		FORMÁT: A1	ČÍSLO VÝKRESU: D.1.4.1-01	
DĚLÁTEL: 04/2021		STAVĚNÍK: DPS		




tel: 777 050 732
tzb@praha-projekce.cz
www.praha-projekce.cz
IČO 64620425

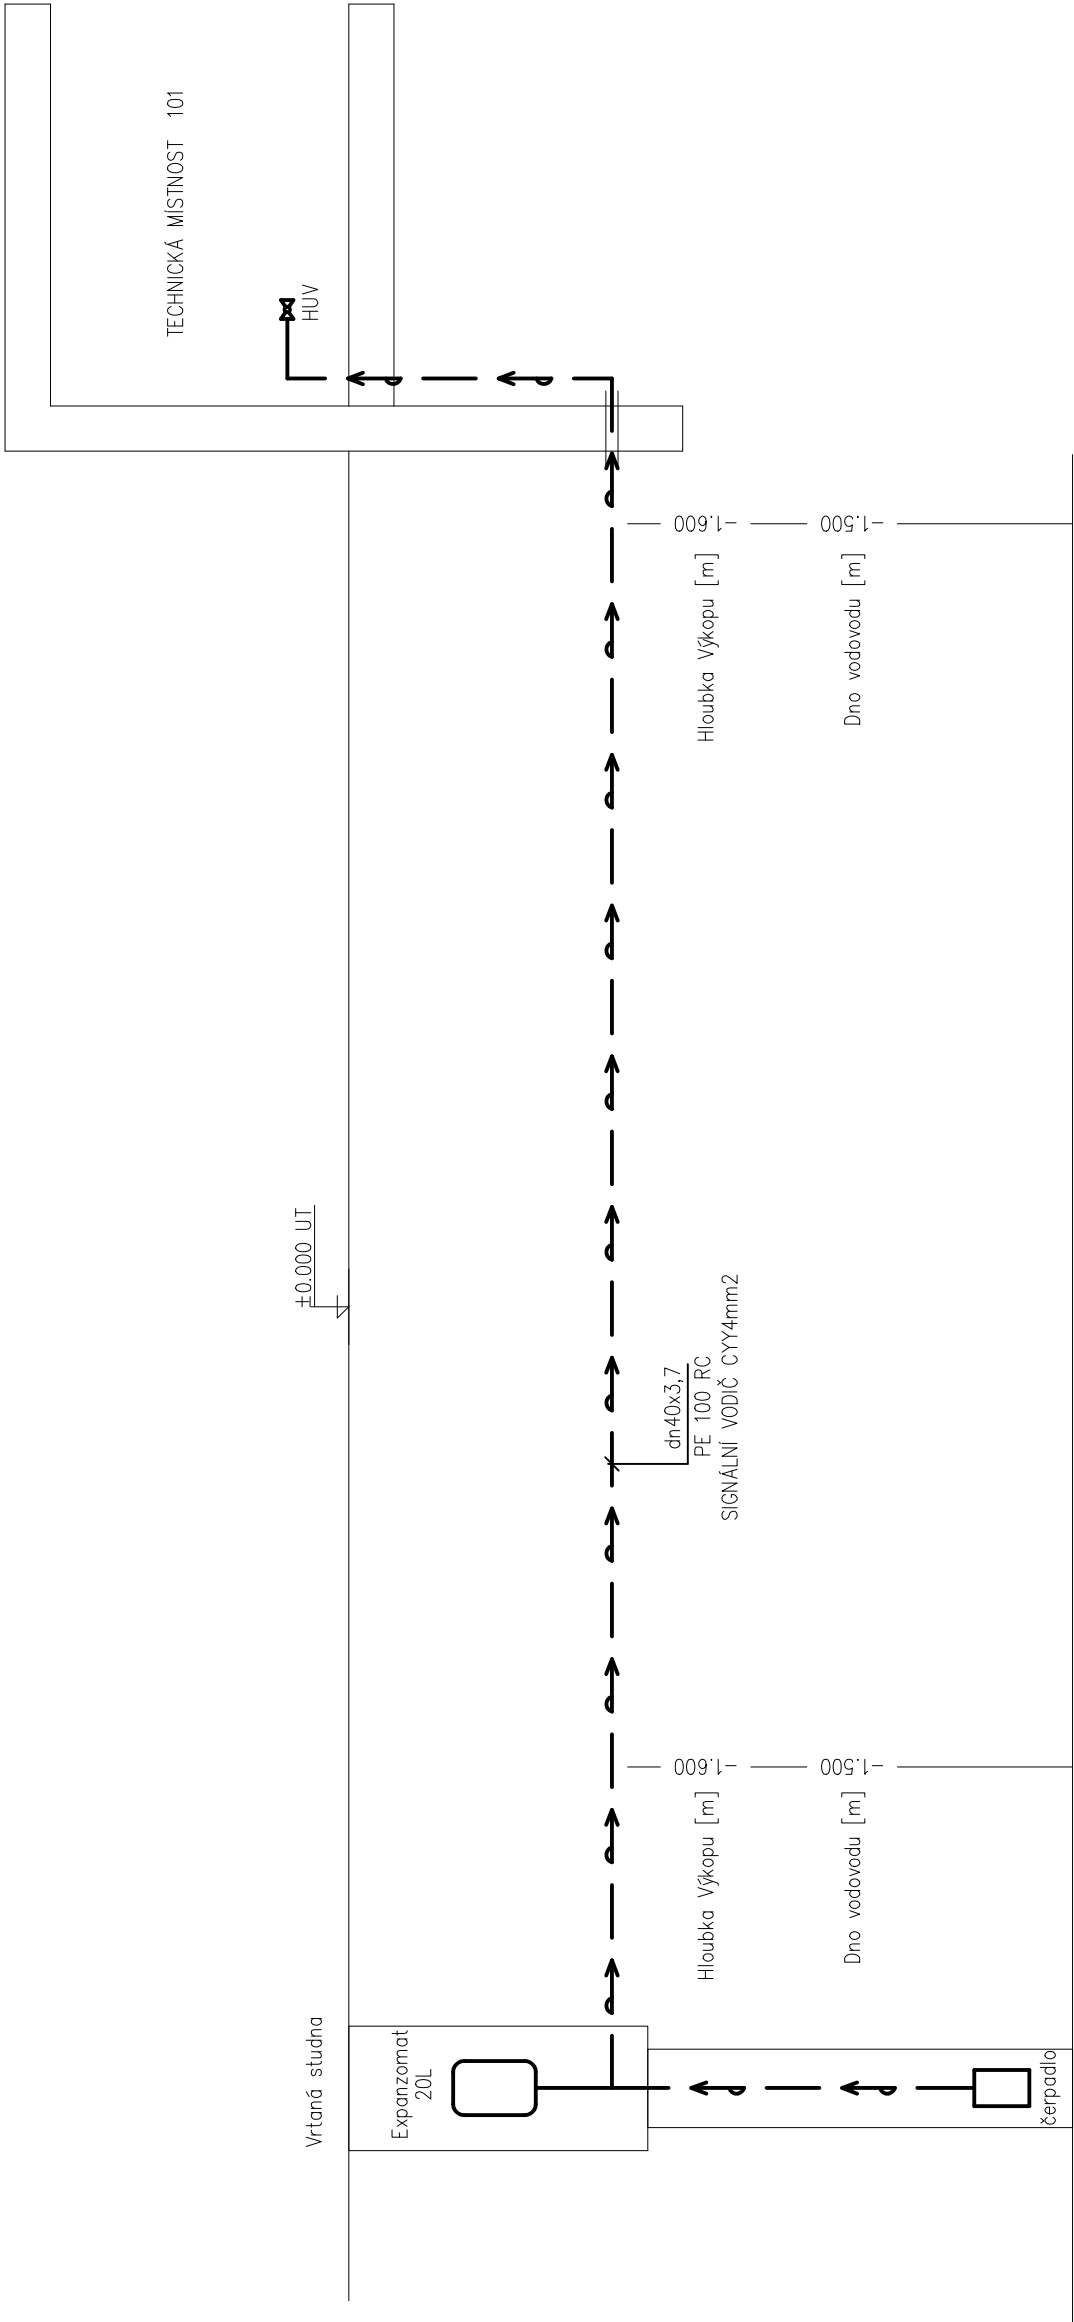

Dimenze [mm]	dn 40x3,7 signální vodič CYY 4mm2, výstražná fólie bílé barvy
Materiál	PE 100 RC
Spád [%]	VYSPADOVÁNÍ 3 PROMILE SMĚREM K OBJEKTU
Celková délka [m]	CELKOVÁ DÉLKA VODOVODNÍ PŘÍPOJKY JE 95 m

KOMUNIKACE : VOLNÝ TERÉN :

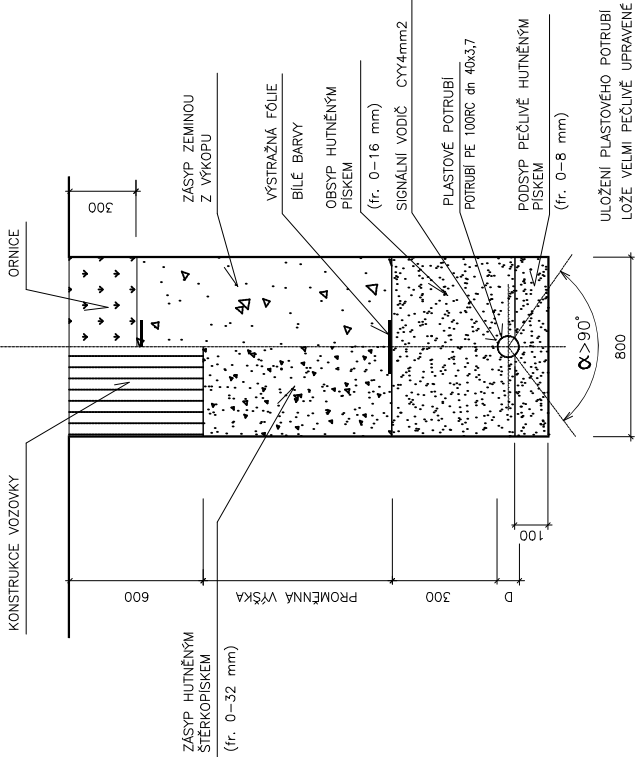

PŘED ZAPOČETÍM PRACÍ JE NUTNÉ NECHAT VYTÝČIT VŠECHNY SÍŤ OD SPRÁVCŮ SÍTÍ
PRO KŘÍŽENÍ SÍTÍ JE POTŘEBA DODRŽET ČSN 73 6005

Legenda:

- == ISO průchodka zdí
- Vodovodní přípojka PE100RC dn40x3,7

NAZEV OBJEKTU: VH UZEL VNOROVY - KŘÍŽENÍ BAŤOVA KANÁLU S ŘEKOU MORAVOU - LETAPÁ SO 02 ZAZEMNÍ	VYPRACOVAL: Radoslav Vrobel ZODP. PROJEKTANT: Radoslav Vrobel OBSAH: D.1.4.1. Zdravotně technické instalace NÁZEV VÝKRESU: Vodovodní přípojka řez
STAVEBNÍK: Jihomoravský kraj IČO:708 88 337 Brno, Žerotínovo nám. 3, PSC 601 82	MĚŘITVO: 04/2021
MÍSTO STAVBY: p.č. 2146/2, 2731/1 a 2912, k.ú.: Vnorovy obec: Vnorovy	FORMÁT: A3
	STUPEŇ PD: DPS
	ČÍSLO VÝKRESU: D.1.4.1-b2

Legenda:

- Žumpa


Oblouk

Přímá trouba


kan. šachta 400–přímá
- Dvouplášťová žumpa 18 m³

KGEM


RŠ

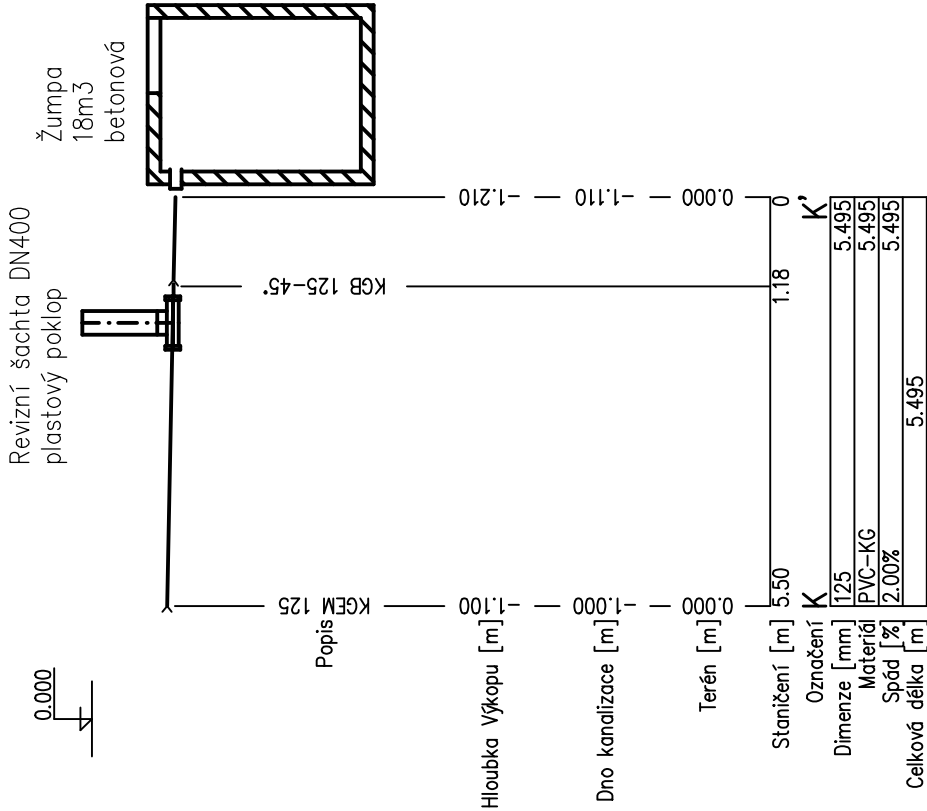



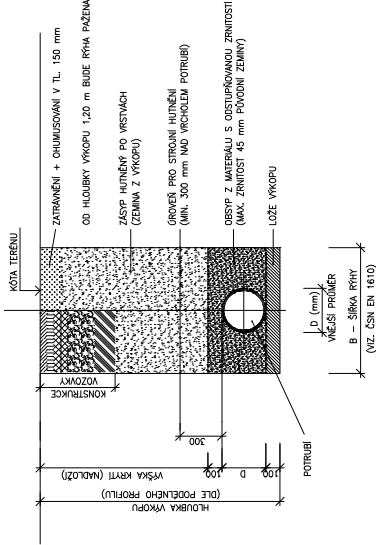

ŘEZ ULOŽENÍ SPALŠKOVÉHO POTRUBÍ

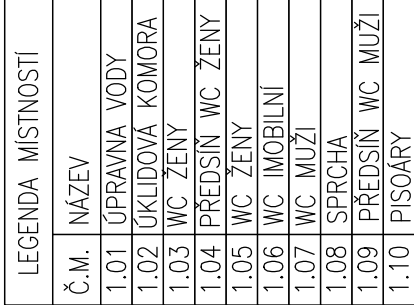


<div><div><div><div>PRAHA-PROJEKCE.cz</div><div>tel.777050752 tzb@praha-projekce.cz www.praha-projekce.cz IČO:64620425</div></div></div></div>	NÁZEV OBJEKTU: VH UZEL VNOROVY - KŘÍŽENÍ BAŤOVA KANÁLU S ŘEKOU MORAVOU - LETAPÁ SO 02 ZÁZEMÍ		VYPRACOVAL: Radoslav Vrobel	
	STAVEBNÍK: Jihomoravský kraj IČO:708 88 337 Brno, Žerotínovo nám. 3, PSC 601 82		ZODP. PROJEKTANT: Radoslav Vrobel	
	MÍSTO STAVBY: p.č. 2146/2, 2731/1 a 2912, k.ú.: Vnorovy obec: Vnorovy		OBSAH: D.1.4.1. Zdravotně technické instalace	
			NÁZEV VÝKRESU: Kanalizační přípojka řez	
			MĚŘÍTKO:	FORMÁT: A3
			DATUM: 04/2021	STUPEN PD: DPS
			ČÍSLO VÝKRESU: D.1.4.1-b3	



U	Baterie-nástěnná tlaková I
Vý	Baterie-nástěnná výlevka
S	Baterie-sprchová
U	Baterie-stojánková
	filtr JSY
K	kohout uzavírací
K	kohout uzavírací s vypouštěním
	počátek (vodovodní řád)
WC	rohový ventil
	ventil výtokový s hadicovou přípojkou
V0	vodoměr
ZKL	zpětná klapka
	zásobník Dražice TO-20, objem 20L
---	studená voda EVO
---	teplá voda EVO


<div><div><div><div>PRAHA-PROJEKCE</div><div>.cz</div></div></div><div><div>tel.777050752</div><div>tzb@praha-projekce.cz</div><div>www.praha-projekce.cz</div><div>IČO:64620425</div></div></div>		VYPRACOVAL: Radoslav Vrbel ZODP. PROJEKTANT: Radoslav Vrbel OBSAH: D.1.4.1. Zdravotně technické instalace NÁZEV VÝKRESU: Vodovod 1NP		ČÍSLO VÝKRESU: D.1.4.1-b4
NÁZEV OBJEKTU: VH ÚZEJ VNOROVÝ - KŘÍŽENÍ BAŤOVA KANÁLU S ŘEKOU MORAVOU - LETAPÁ SO 02 ZÁZEMÍ STAVEBNÍK: Jihomoravský kraj IČO:708 88 337 Brno, Žerotínovo nám. 3, PSČ 601 82	MÍSTO STAVBY: p.č. 2146/2, 2731/1 a 2912, k.ú.: Vnorovy obec: Vnorovy	MÉRITKO: 1:50 DATUM: 04/2021	FORMÁT: A3 STUPEŇ PD: DPS	

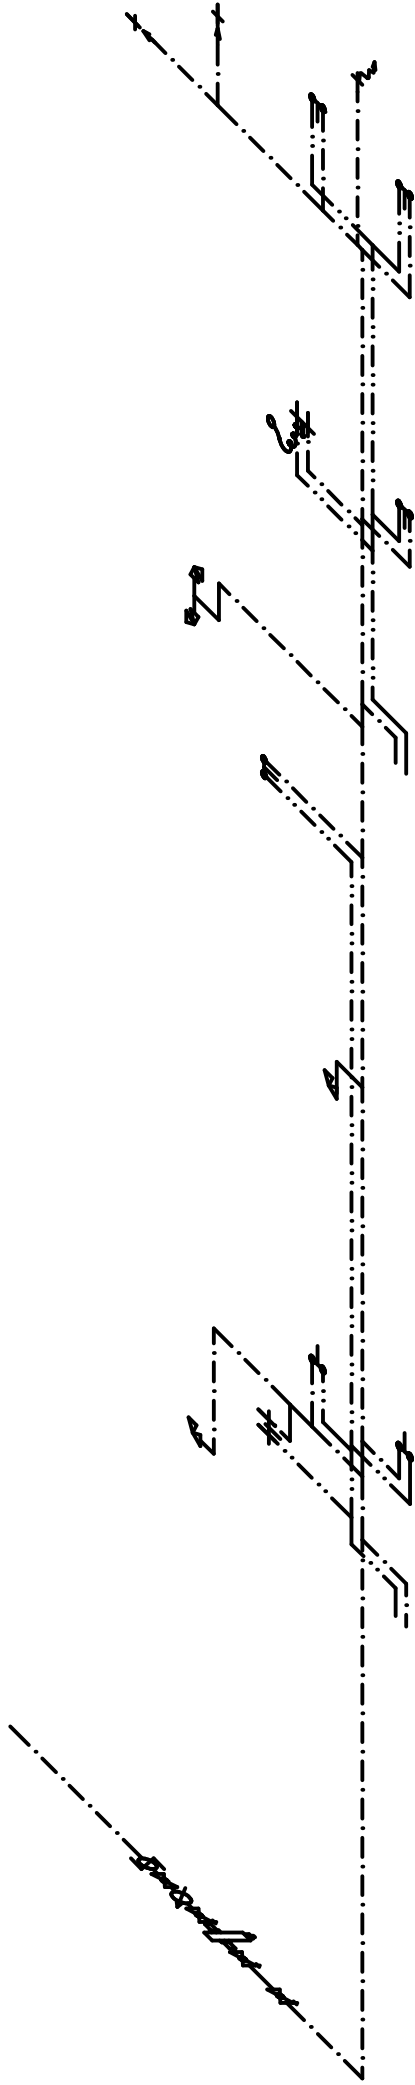

Legenda:

- † U Baterie—nástěnná tlaková I
- # Vjí Baterie—nástěnná výlevka
- ✱ S Baterie—sprchová
- ✱ U Baterie—stojaňková
- ✱ JSY filtr
- ✱ K kohout uzavírací
- ✱ K kohout uzavírací s vypouštěním
- ✱ K počátek (vodovodní řad)
- ✱ WC rohový ventil
- ✱ V ventíl výtokový s hadicovou přípojkou
- ✱ VO vodoměr
- ✱ ZKL zpětná klapka
- studená voda EVO
- - - - - teplá voda EVO

NÁZEV OBJEKTU: VH UZEL VNOROVY - KRÍŽENÍ BAŤOVA KANALU S ŘEKOU MORAVOU - I ETAPA SO 02 ZÁZEMÍ		VYPRACOVAL: Radoslav Vrobel	
STAVEBNÍK: Jihomoravský kraj IČO:708 88 337 Brno, Žerotínovo nám. 3, PSČ 601 82		ZODP. PROJEKTANT: Radoslav Vrobel	
MÍSTO STAVBY: p.č. 2146/2, 2731/1 a 2912 , k.ú.: Vnorovy obec: Vnorovy		OBSAH: D.1.4.1. Zdravotně technické instalace	
		NÁZEV VÝKRESU: Vodovod izometrie	
		MĚŘITKO:	ČÍSLO VÝKRESU:
			FORMÁT: A3
		DATUM: 04/2021	STUPĚN PD: DPS
		tel.777050752 tzb@praha-projekce.cz www.praha-projekce.cz IČO:64620425	
		 PRAHA-PROJEKCE.cz	

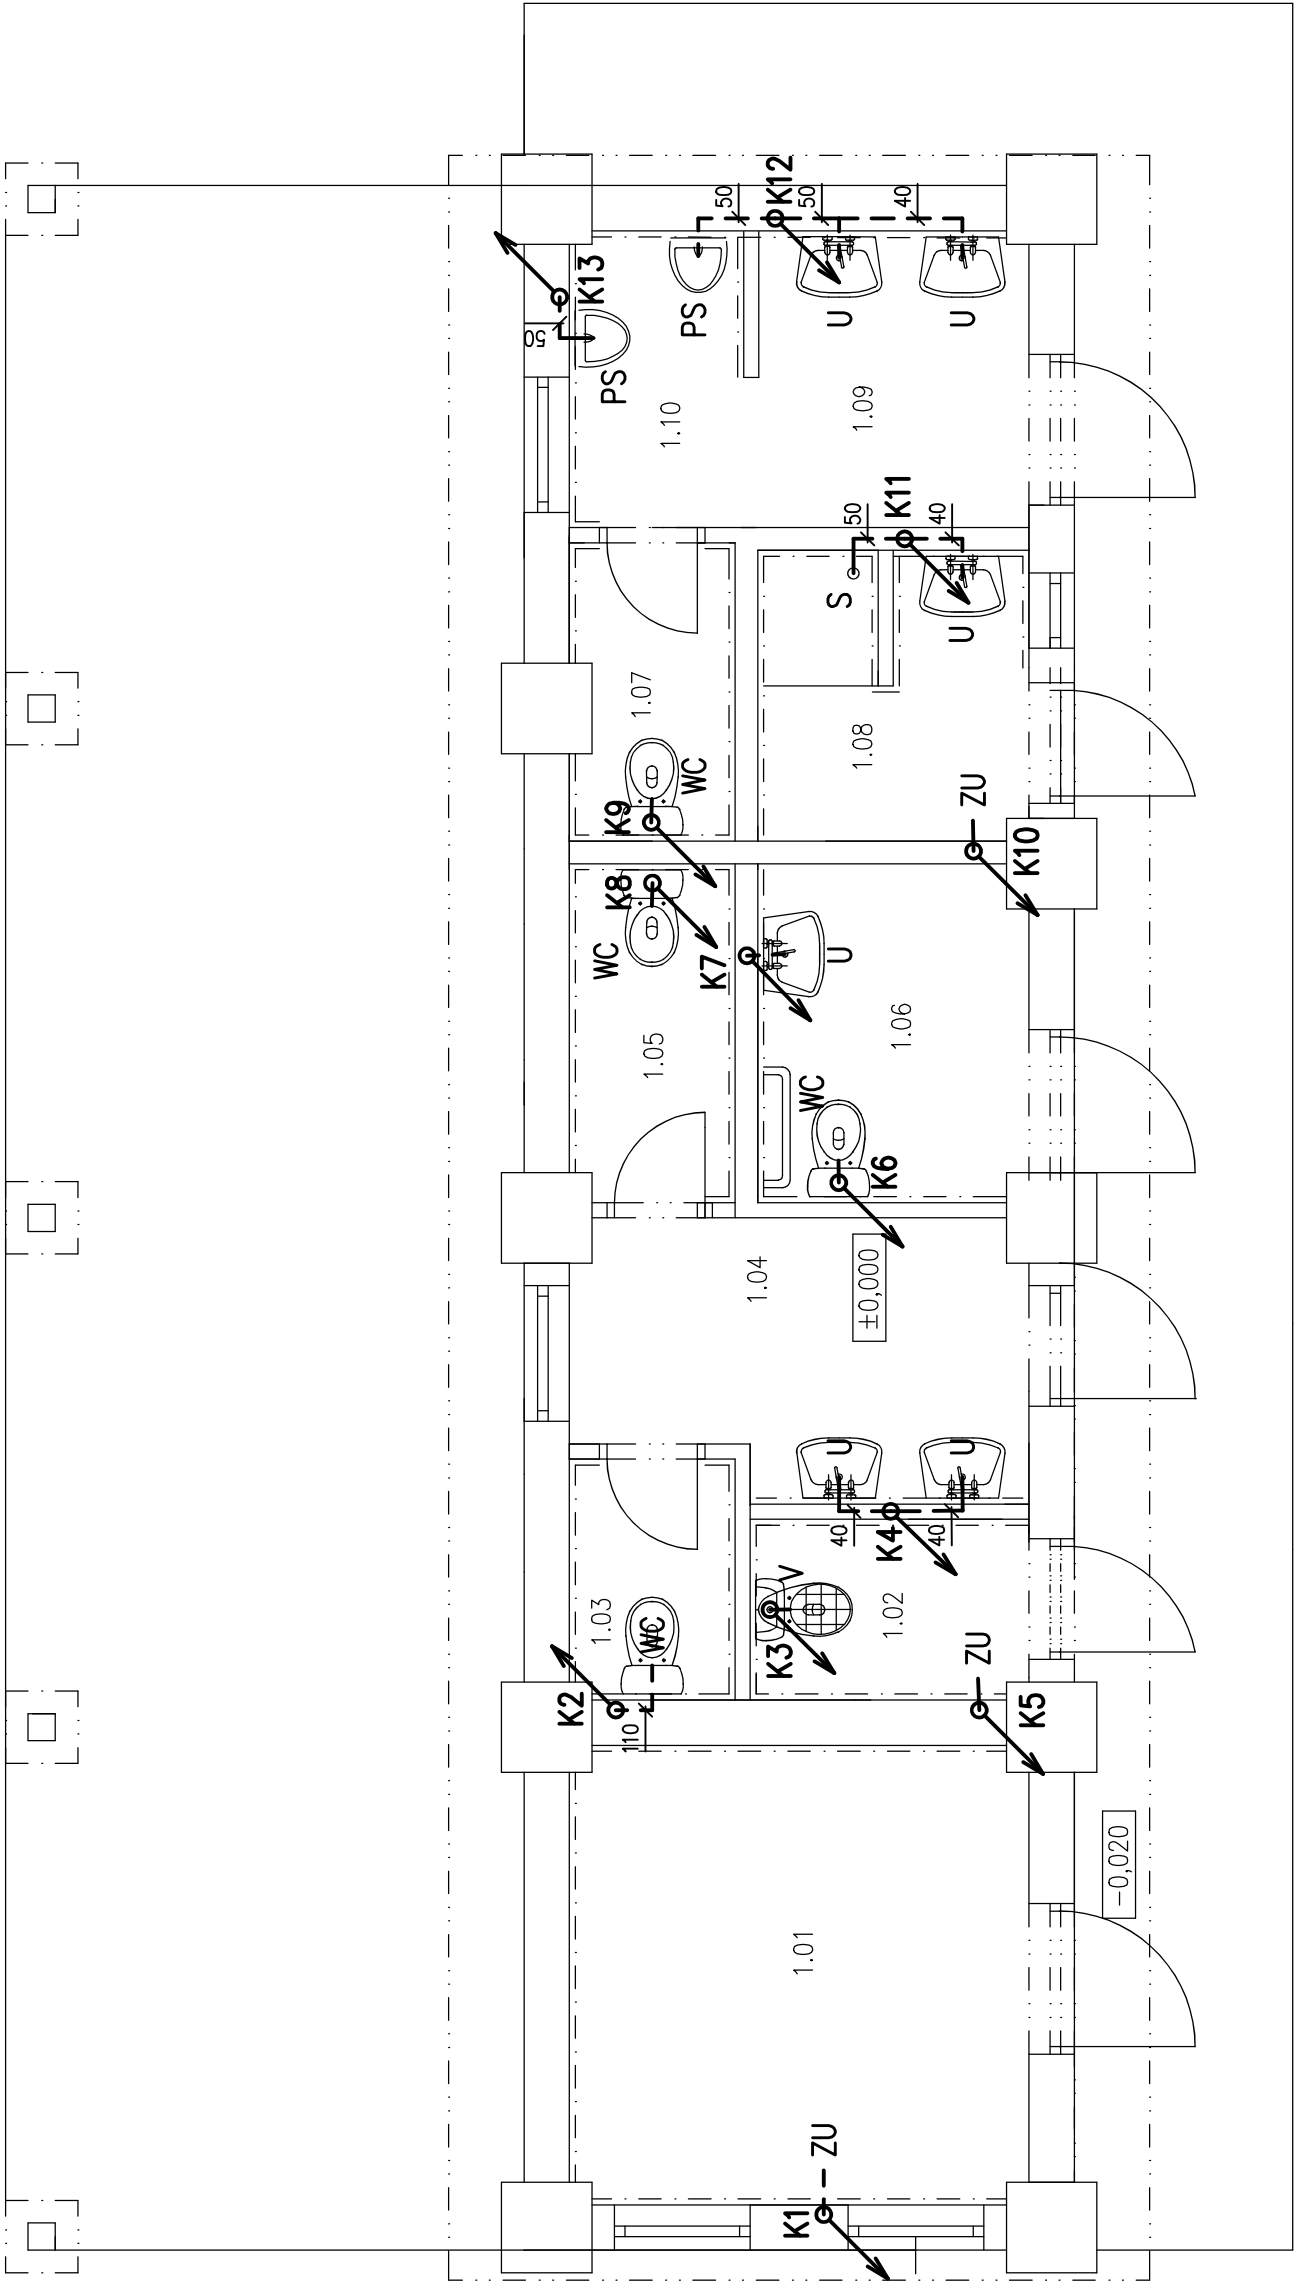

Legenda:

- V Keramická volně stojící nebo závěsná výlevka DN100
- PS Pisoárové stání s auto./tlak. splachovačem
- S Sprcha – vanička bez zátky
- U Umyvadlo
- ZU Vtok obecně
- WC Záchodová mísa se splachovací nádržkou
- K1 Klesající potrubí
- K2 Stoupající potrubí
- kanalizace připojovací

LEGENDA MÍSTNOSTI	
Č.M.	NÁZEV
1.01	ÚPRAVNA VODY
1.02	ÚKLIDOVÁ KOMORA
1.03	WC ŽENY
1.04	PŘEDSÍŇ WC ŽENY
1.05	WC ŽENY
1.06	WC IMOBILNÍ
1.07	WC MUŽI
1.08	SPRCHA
1.09	PŘEDSÍŇ WC MUŽI
1.10	PISOÁRY

NÁZEV OBJEKTU:
VHÚZEL VNOROVY - KRÍŽENÍ BAŤOVA KANALU
S ŘEKOU MORAVOU - I ETAPA
SO 02 ZÁZEMÍ

STAVEBNÍK:
Jihomoravský kraj IČO:708 88 337
Brno, Žerotínovo nám. 3, PSČ 601 82

MÍSTO STAVBY:
p.č. 2146/2, 2731/1 a 2912 , k.ú.: Vnorovy
obec: Vnorovy

PRAHA-PROJEKCE.cz

tel.777050752
tzb@praha-projekce.cz
www.praha-projekce.cz
IČO 64620425


VYPRACOVAL:
Radoslav Vrobel

ZODP. PROJEKTANT:
Radoslav Vrobel

OBSAH:
D.1.4.1. Zdravotně technické instalace

NÁZEV VÝKRESU:
Kanalizace 1NP

MĚŘITKO: 1:50	FORMAT: A3	ČÍSLO VÝKRESU: D.1.4.1-b6
DATUM: 04/2021	STUPEN PD: DPS	

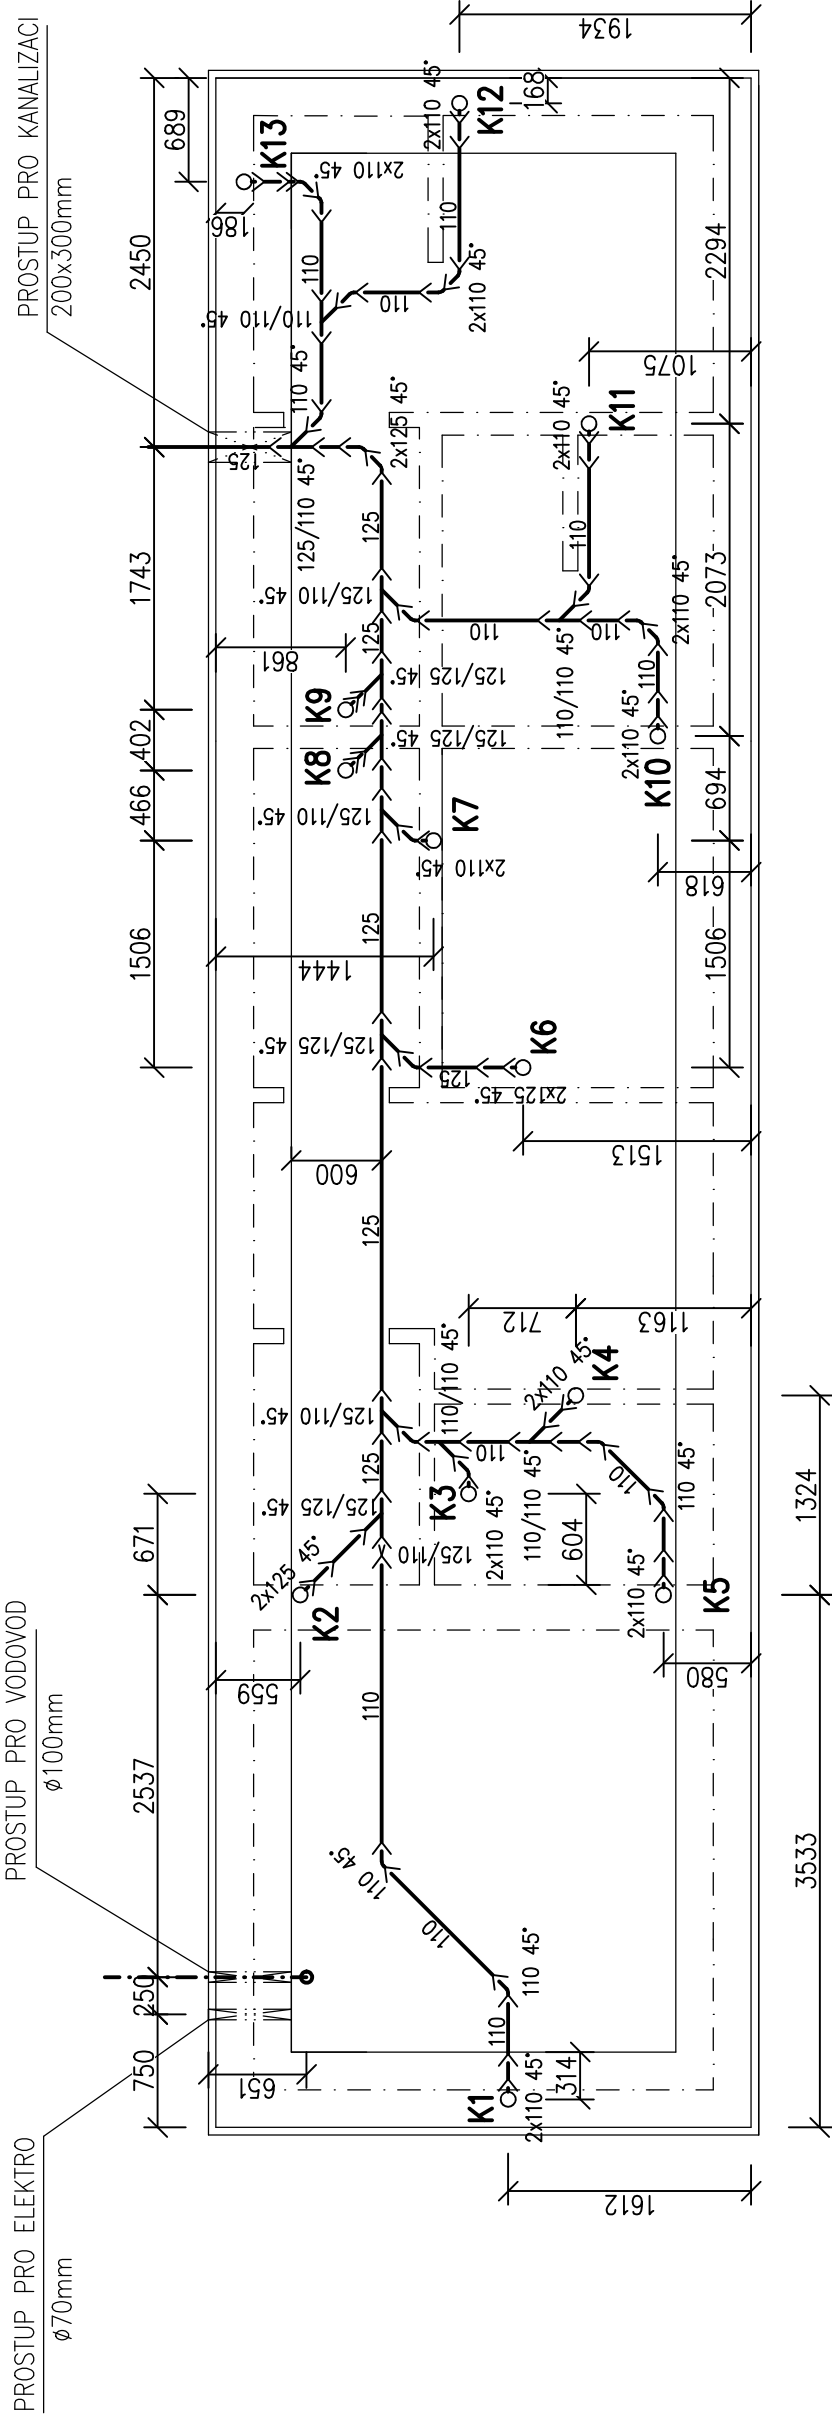

Legenda:

- KGEA Jednoduchá odbočka
- KGB Oblouk
- KGEM Přímá trouba
- KGR Redukce nesouosá
- přívod vody


NÁZEV OBJEKTU:
VHÚZEL VNOROVY - KRÍŽENÍ BAŤOVA KANALU
S ŘEKOU MORAVOU - I ETAPA
SO 02 ZÁZEMÍ

STAVEBNÍK:
Jihomoravský kraj IČO:708 88 337
Brno, Žerotínovo nám. 3, PSČ 601 82

MÍSTO STAVBY:
p.č. 2146/2, 2731/1 a 2912 , k.ú.: Vnorovy
obec: Vnorovy

tel.777050752
tzb@praha-projekce.cz
www.praha-projekce.cz
IČO 64620425

VYPRACOVAL:		MĚŘITKO:		ČÍSLO VÝKRESU:
Radoslav Vrobel		1:50		
ZODP. PROJEKTANT:		FORMAT:		D.1.4.1-b8
Radoslav Vrobel		A3		
OBSAH:		STUPĚŇ PD:		DPS
D.1.4.1. Zdravotně technické instalace		04/2021		
NÁZEV VÝKRESU:		Kanalizace základní deska		

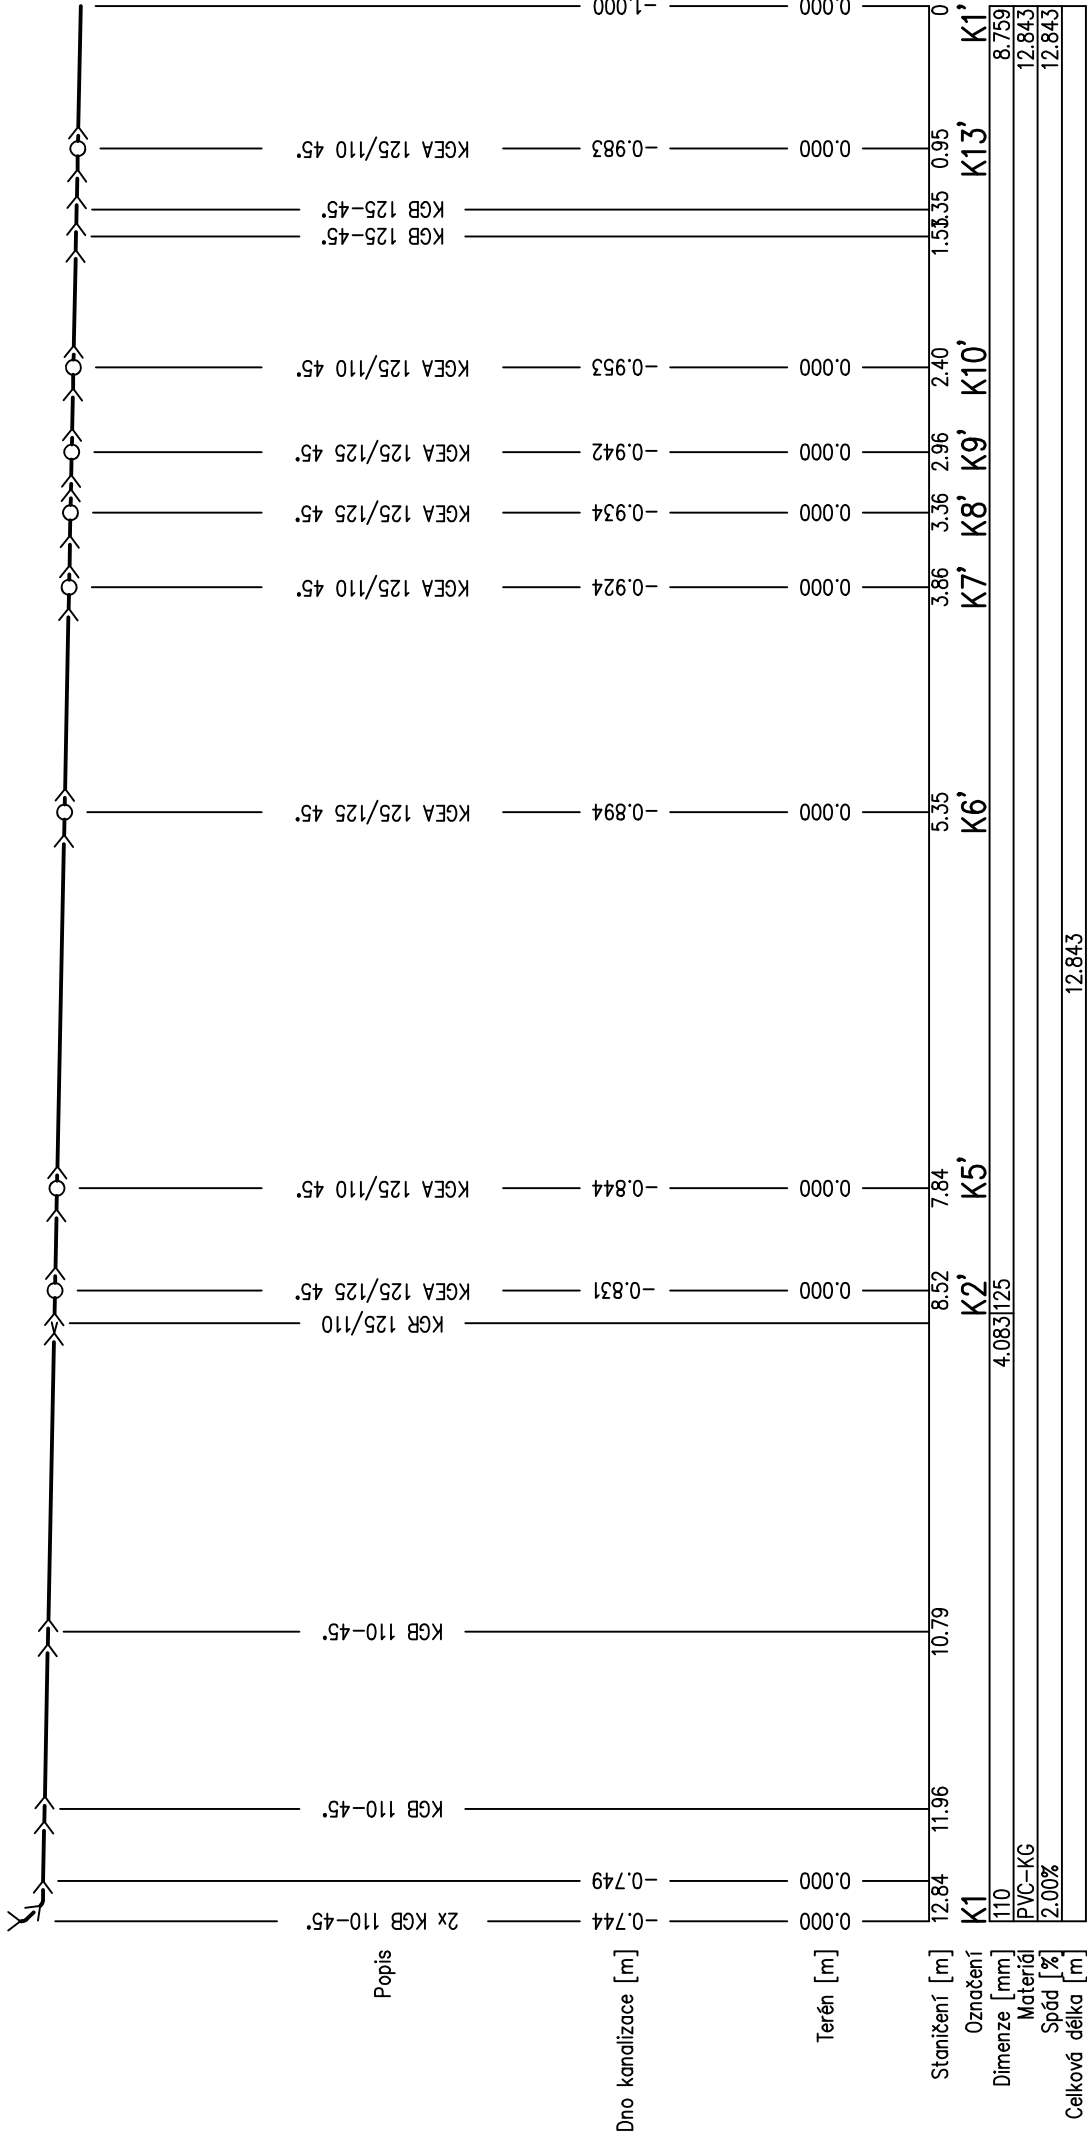

Legenda:

- KGEA Jednoduchá odbočka
- KGB Oblouk
- KGEM Přímá trouba
- KGR Redukce nesouosá

NÁZEV OBJEKTU:
VHÚZEL VNOROVÝ - KRÍŽENÍ BAŤOVA KANALU
S ŘEKOU MORAVOU - I ETAPA
SO 02 ZÁZEMÍ

STAVEBNÍK:
Jihomoravský kraj IČO:708 88 337
Brno, Žerotínovo nám. 3, PSČ 601 82

MÍSTO STAVBY:
p.č. 2146/2, 2731/1 a 2912 , k.ú.: Vnorovy
obec: Vnorovy

tel.777050752
tzb@praha-projekce.cz
www.praha-projekce.cz
IČO:64620425

VYPRACOVAL:
Radoslav Vrobel

ZODP. PROJEKTANT:
Radoslav Vrobel

OBSAH:
D.1.4.1. Zdravotně technické instalace

NÁZEV VÝKRESU:
Kanalizace základní deska řez

MĚŘITKO:	FORMAT:	ČÍSLO VÝKRESU:
	A3	
DATUM:	STUPĚN PD:	
04/2021	DPS	D.1.4.1-b9