


| | | | | | |
|--|---|---------------------------------------|--|--|-----------|
| PARÉ Č. | AKCE: Rekonstrukce koupelen v pokojích Domova pro seniory Bažantnice a rekonstrukce stoupacích potrubí | | | | |
| VYPRACOVAL | | ING. V. HOŘÁK | | ING. VÍTĚZSLAV HOŘÁK horak-v@seznam.cz STRÁŽNICE, ZA DRAHOU 1853 mob 777 866741 | |
| ZODP. PROJEKTANT | | ING. R. BUŽÍK | | | |
| MÍSTO STAVBY | | HODONÍN | | | |
| INVESTOR | | Domov pro seniory Bažantnice, HODONÍN | | | |
| OBSAH: VZDUCHOTECHNIKA ŘEZ A–A, ŘEZ B–B | | | | ZAŘÍZENÍ Č. 1 STUPAČKA 1 | Č.ZAK. |
| | | | | | ČS. VÝKR. |
| | | | | DATUM | 03/2020 |
| | | | | MĚŘÍTKO | 1: 75 |
| | | | | | 05 |

VEŠKERÉ POTRUBÍ BUDE TEPELNĚ IZOLOVÁNO OBKLADEM MIRELON tl.20mm

ŘEZ A-A

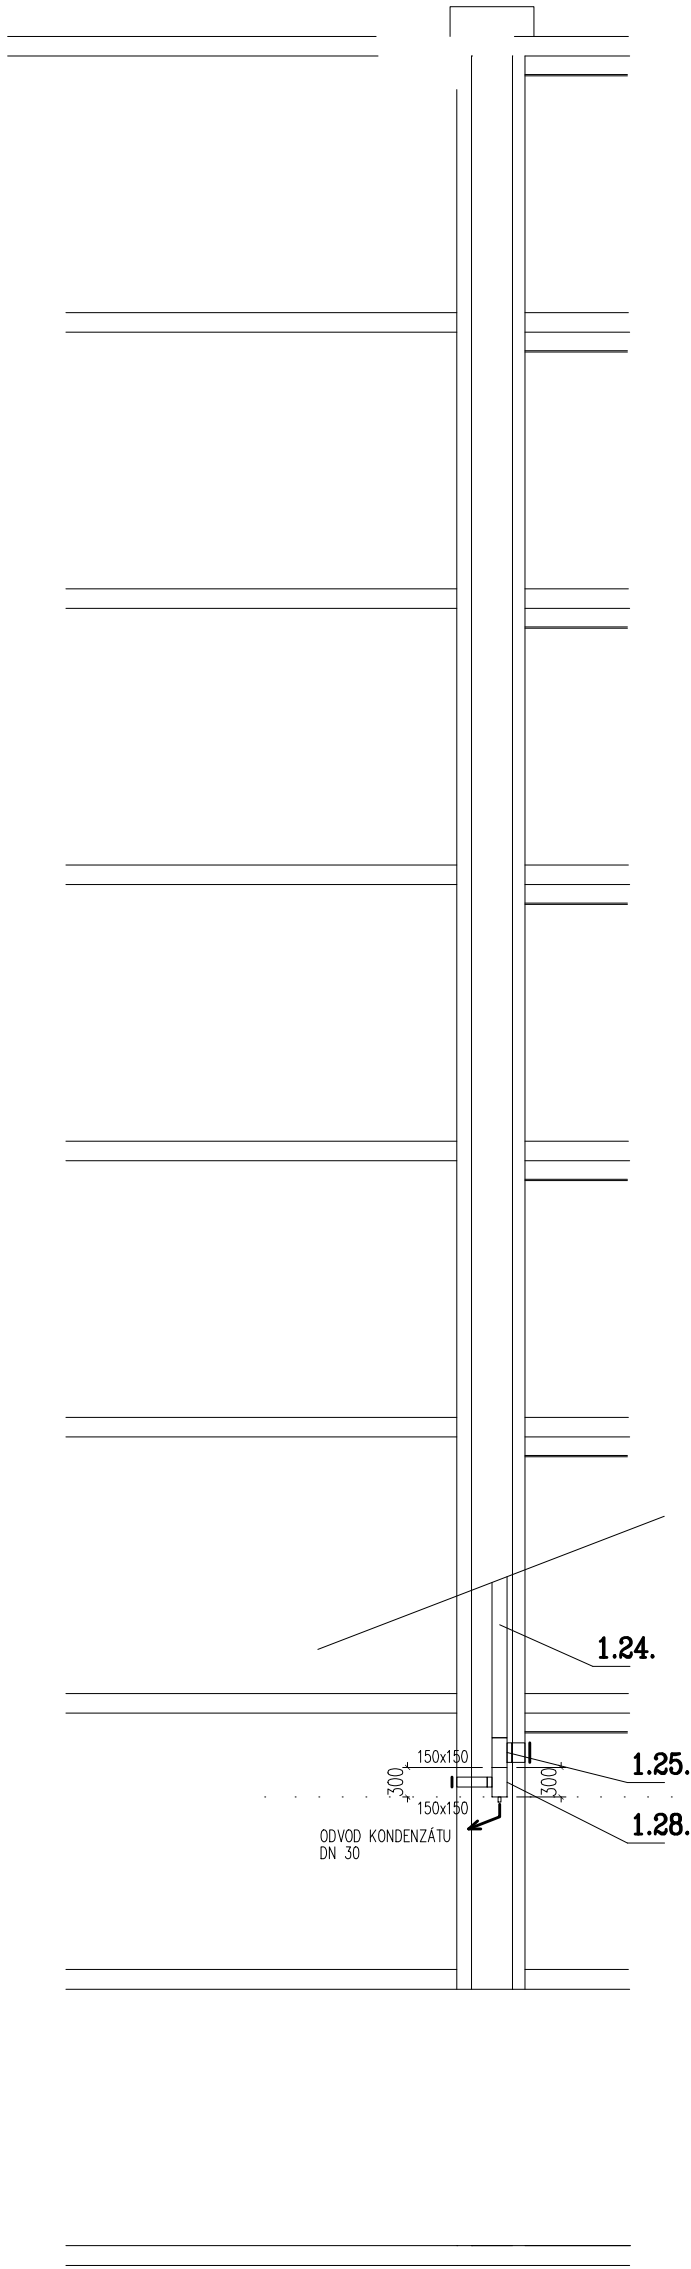

ŘEZ B-B

