


PŮDORYS 2NP

II. ETAPA

I. ETAPA

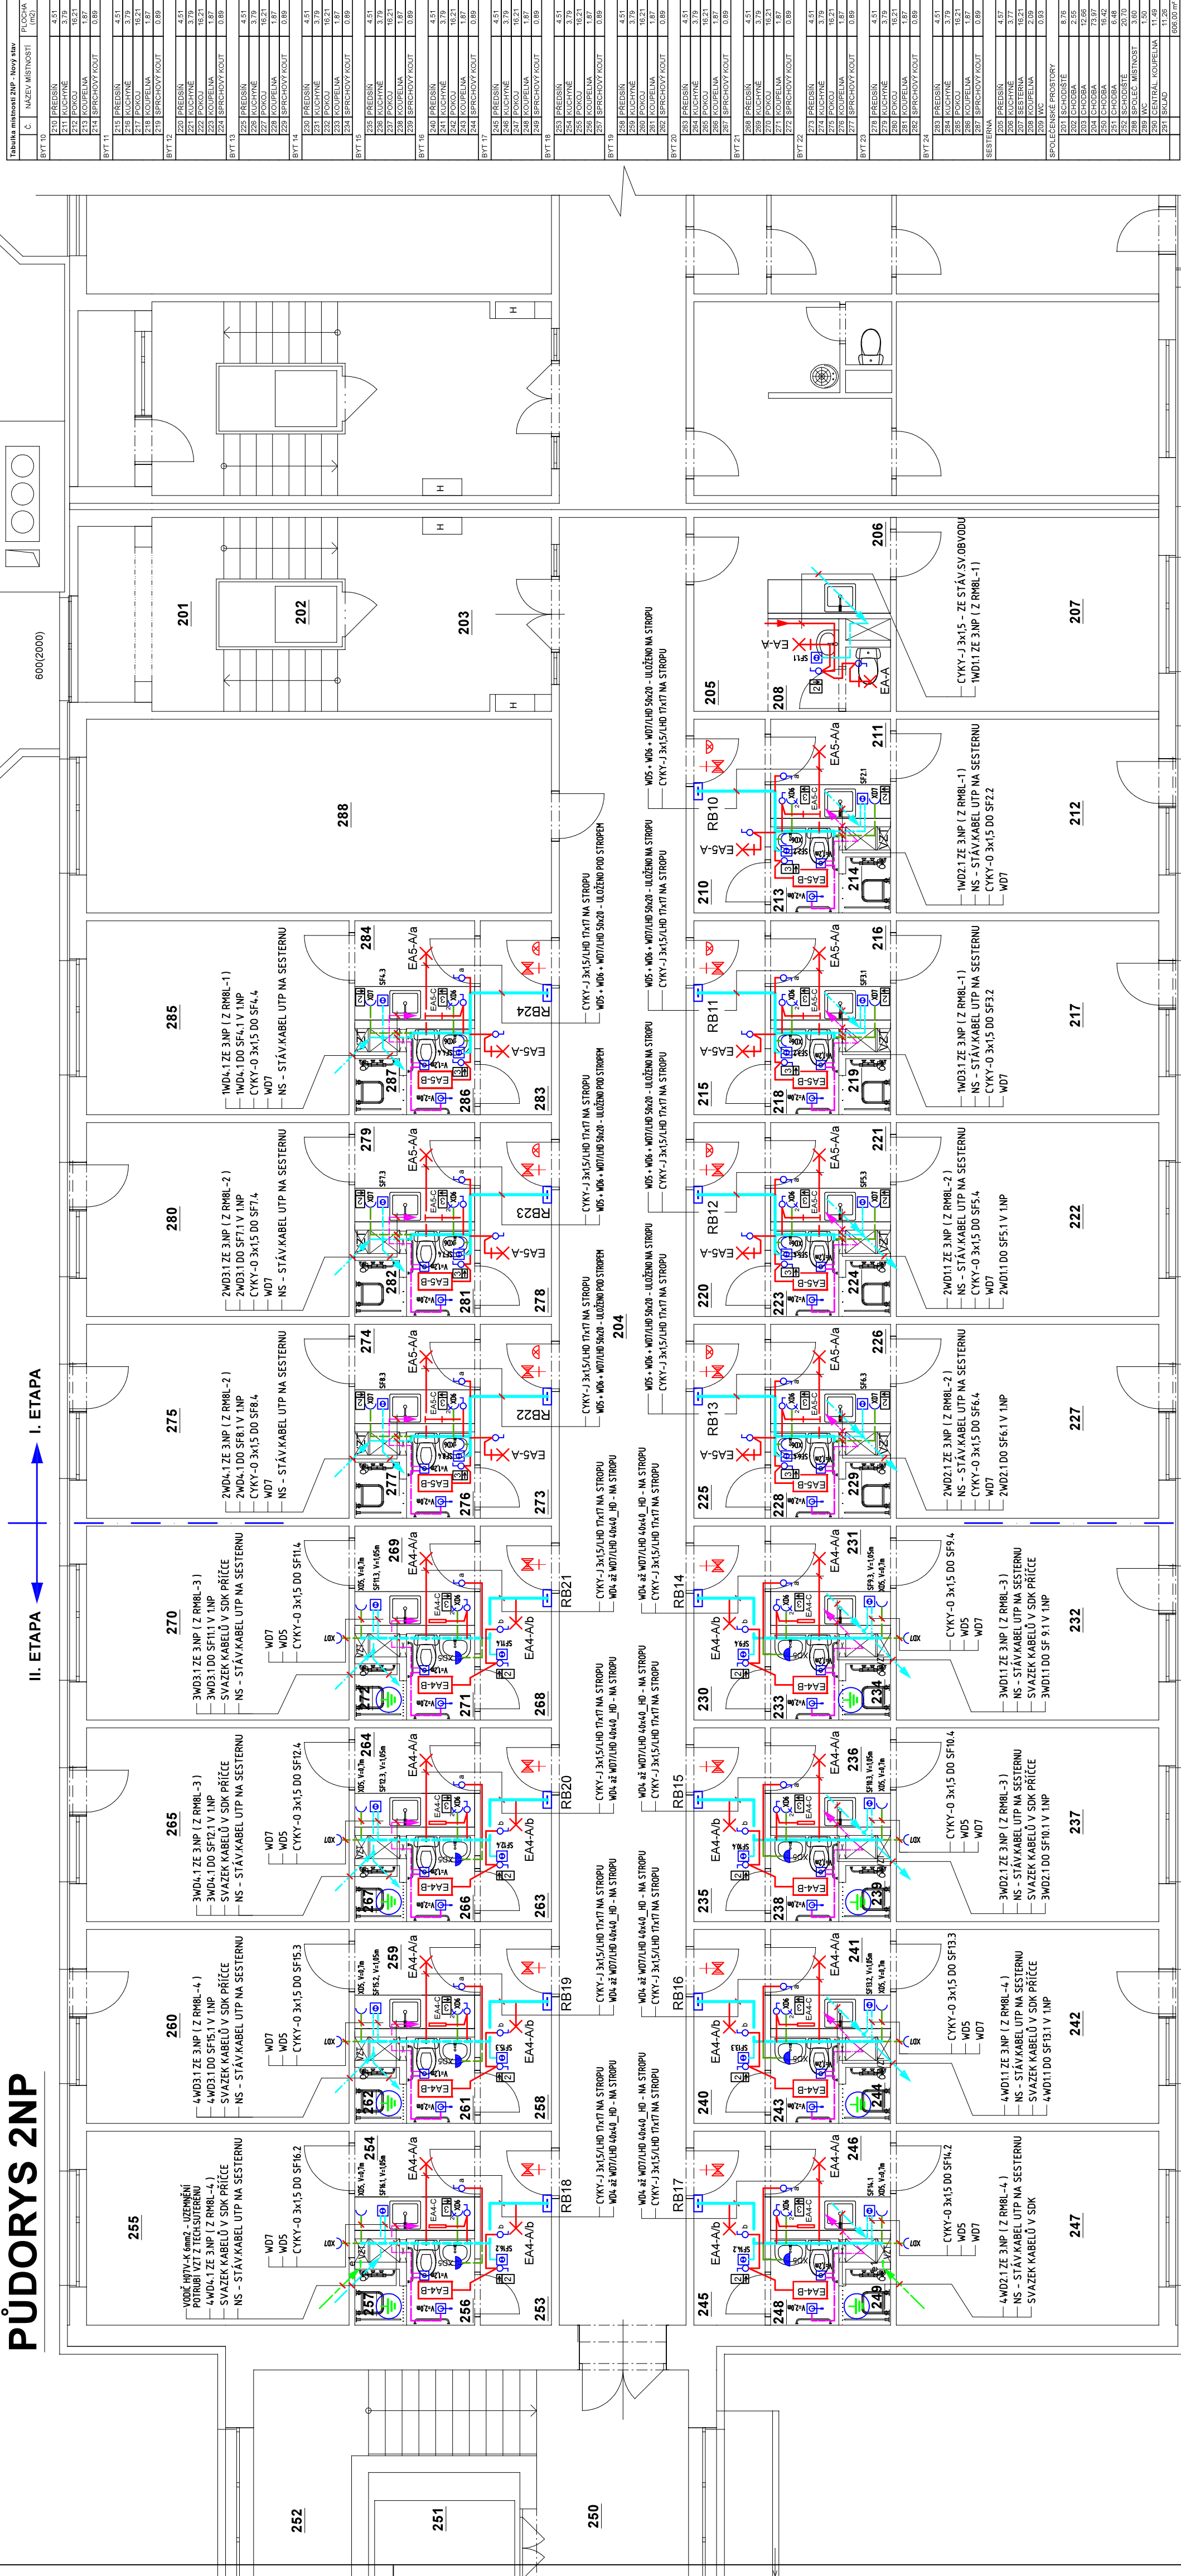

**P O Z N Á M K A :**  
Stávající zařízení silnoproudé elektrotechniky v prostorách kuchyňských linek a koupelen, včetně bytových rozvodnic a zvukových tlačítek ( chodba ) budou demontovány a nahrazeny v nové instalaci použitými.  
V betonových panelech (koupelny, chodby, kuchynky) osadit přístroje ve výšce 120cm pod omítkou, v kuchyňských linkách ve výšce cca 105cm nad podlahou .  
Případně podle požadavků investora. Kabelové přívody pro přístroje osazené pod omítkou budou uloženy rovněž pod omítkou.  
Pracovní prostory kuchyňských linek budou osvětleny podlínkovými LED svítidly délky 60cm  
Kovové potrubí VZT bude v 1NP uzemněno vodiči H07VV-K 6mm² zel/Žl na stávající uzemnění - vodič CYA 50mm² v technickém suterénu  
V bytových koupelnách bude provedeno doplňující ochranné pospojování vodovodních hařerí vodiči CY 2,5mm² dle požadavku čl.7014.15.2 ČSN 33 2000-701 ed.2

**VNĚJŠÍ VLIVY:**  
VNITŘNÍ PROSTORY: AA4, AB4, BA1, BA3, BC2, BD4, CA1, CB2  
VV JAVNITR OBJEKTU JOSOU DLE ČSN 33 2000-5-51 ed.3 POVAŽOVÁNY ZA NORMALNÍ  
STÁVAJÍCÍ INSTALACE (POKOJE) - STRÍDAVÁ SÍŤ: 1+PEN, 50Hz AC, 230V, TN-C  
NOVÁ INSTALACE - STRÍDAVÁ SÍŤ: 1+NPE, 50Hz AC, 230V, TN-C-S  
OCHRANNÁ OPATŘENÍ PŘED URAZENÍM DLE ČSN 33 2000-4-41 ed.3 :  
ZÁKLADNÍ OCHRANY: IZOLACI, PŘEPÁŽKAMI A KRYTY  
OCHRANY PŘI PORUŠE: AUTOMATICKÝM ODPOJENÍM OD ZDROJE JISTIČI  
DOPLŇKOVÁ OCHRANA: PROUDOVÝMI CHRÁNIČI S Id = 30mA, DOPLŇJUCÍM POSPOJOVÁNÍM

II. ETAPA

I. ETAPA

- POUŽITÉ ZNAČKY A SYMBOLY :**
- Stávající jednopólový 230V /0A (řazení 1) , IP30
  - Tlačítkový ovladač s N svorkou a signální dlouhovačkou (řazení 1/05)
  - Zásuvka 230V /6A , IP30
  - Společná sestava dvou zásuvek 230V /6A, IP30
  - Vodorovná sestava dvou přístrojů - dvojřadý rámeček
  - Zásuvka 230V /6A, IP44, zapuštěná montáž
  - Nové nástěnné svítlidlo s LED světelným zdrojem E27
  - Nové stropní svítlidlo s LED světelným zdrojem E27
  - Nové vestavné LED svítlidlo do SDK
  - Nové podlínkové LED svítlidlo, délka 60cm, IP40

**SVÍTIDLA :**

- A** — PŘISAZENÉ KRUHOVÉ D=300mm S OBJÍMKOU E27, KRYTÍ OPÁL PMMA, IP40, SVĚTELNÝ ZDROJ LED ŽÁROVKA E27 230V, 9W, 4100K, 806lm
- B** — LED VESTAVNÝ PANEĽ 596x296x15mm, DRIVER 500mA, 26W, 3800K, 2600lm, IP40, OSAZENÝ V SDK PODHLEDU V RÁMEČKU QVESTRAM B600
- C** — PODLÍNKOVÉ LED SVÍTIDLO 18W /230V, 4000K, DĚLKA 60cm, IP40, TŘÍCHRÁDÍ

VEDOUcí PROJEKTU ING. STANISLAV BREJCHA		AUTORIZACE ING. ET ING. TOMÁŠ NEDUCHAL	VYPRACOVAL KAREL KOŠ
STAVEBNÍK: DOMOV PRO SENIORY BAŽANTNICE, P. O. TR. BRČI ČAPKŮ 3273, 695 01 HODONÍN		ČÍSLO PÁRE 27.05.2025	
LOKALITA: PARC. Č. 5982/1, Č. P. 3273, K.Ú. HODONÍN		STUPEŇ DPS	
STAVBA:		FORMAT B4x4	
REKONSTRUKCE KOUPELN V POKOJÍCH DOMOVA PRO SENIORY BAŽANTNICE A REKONSTRUKCE STOUPAČNÍCH POTRUBÍ		ZAKÁZKA ČÍSLO 2025-010	
OBSAH: Zařízení silnoproudé a slaboproudé elektrotechniky ve 2.NP		MĚŘÍTKO 1 : 75	
ELEKTRO		ČÍSLO VÝKRESU D.1.4.4 - 03	