


ROZMĚROVÉ SCHÉMA TLUMIČE

M 1:30

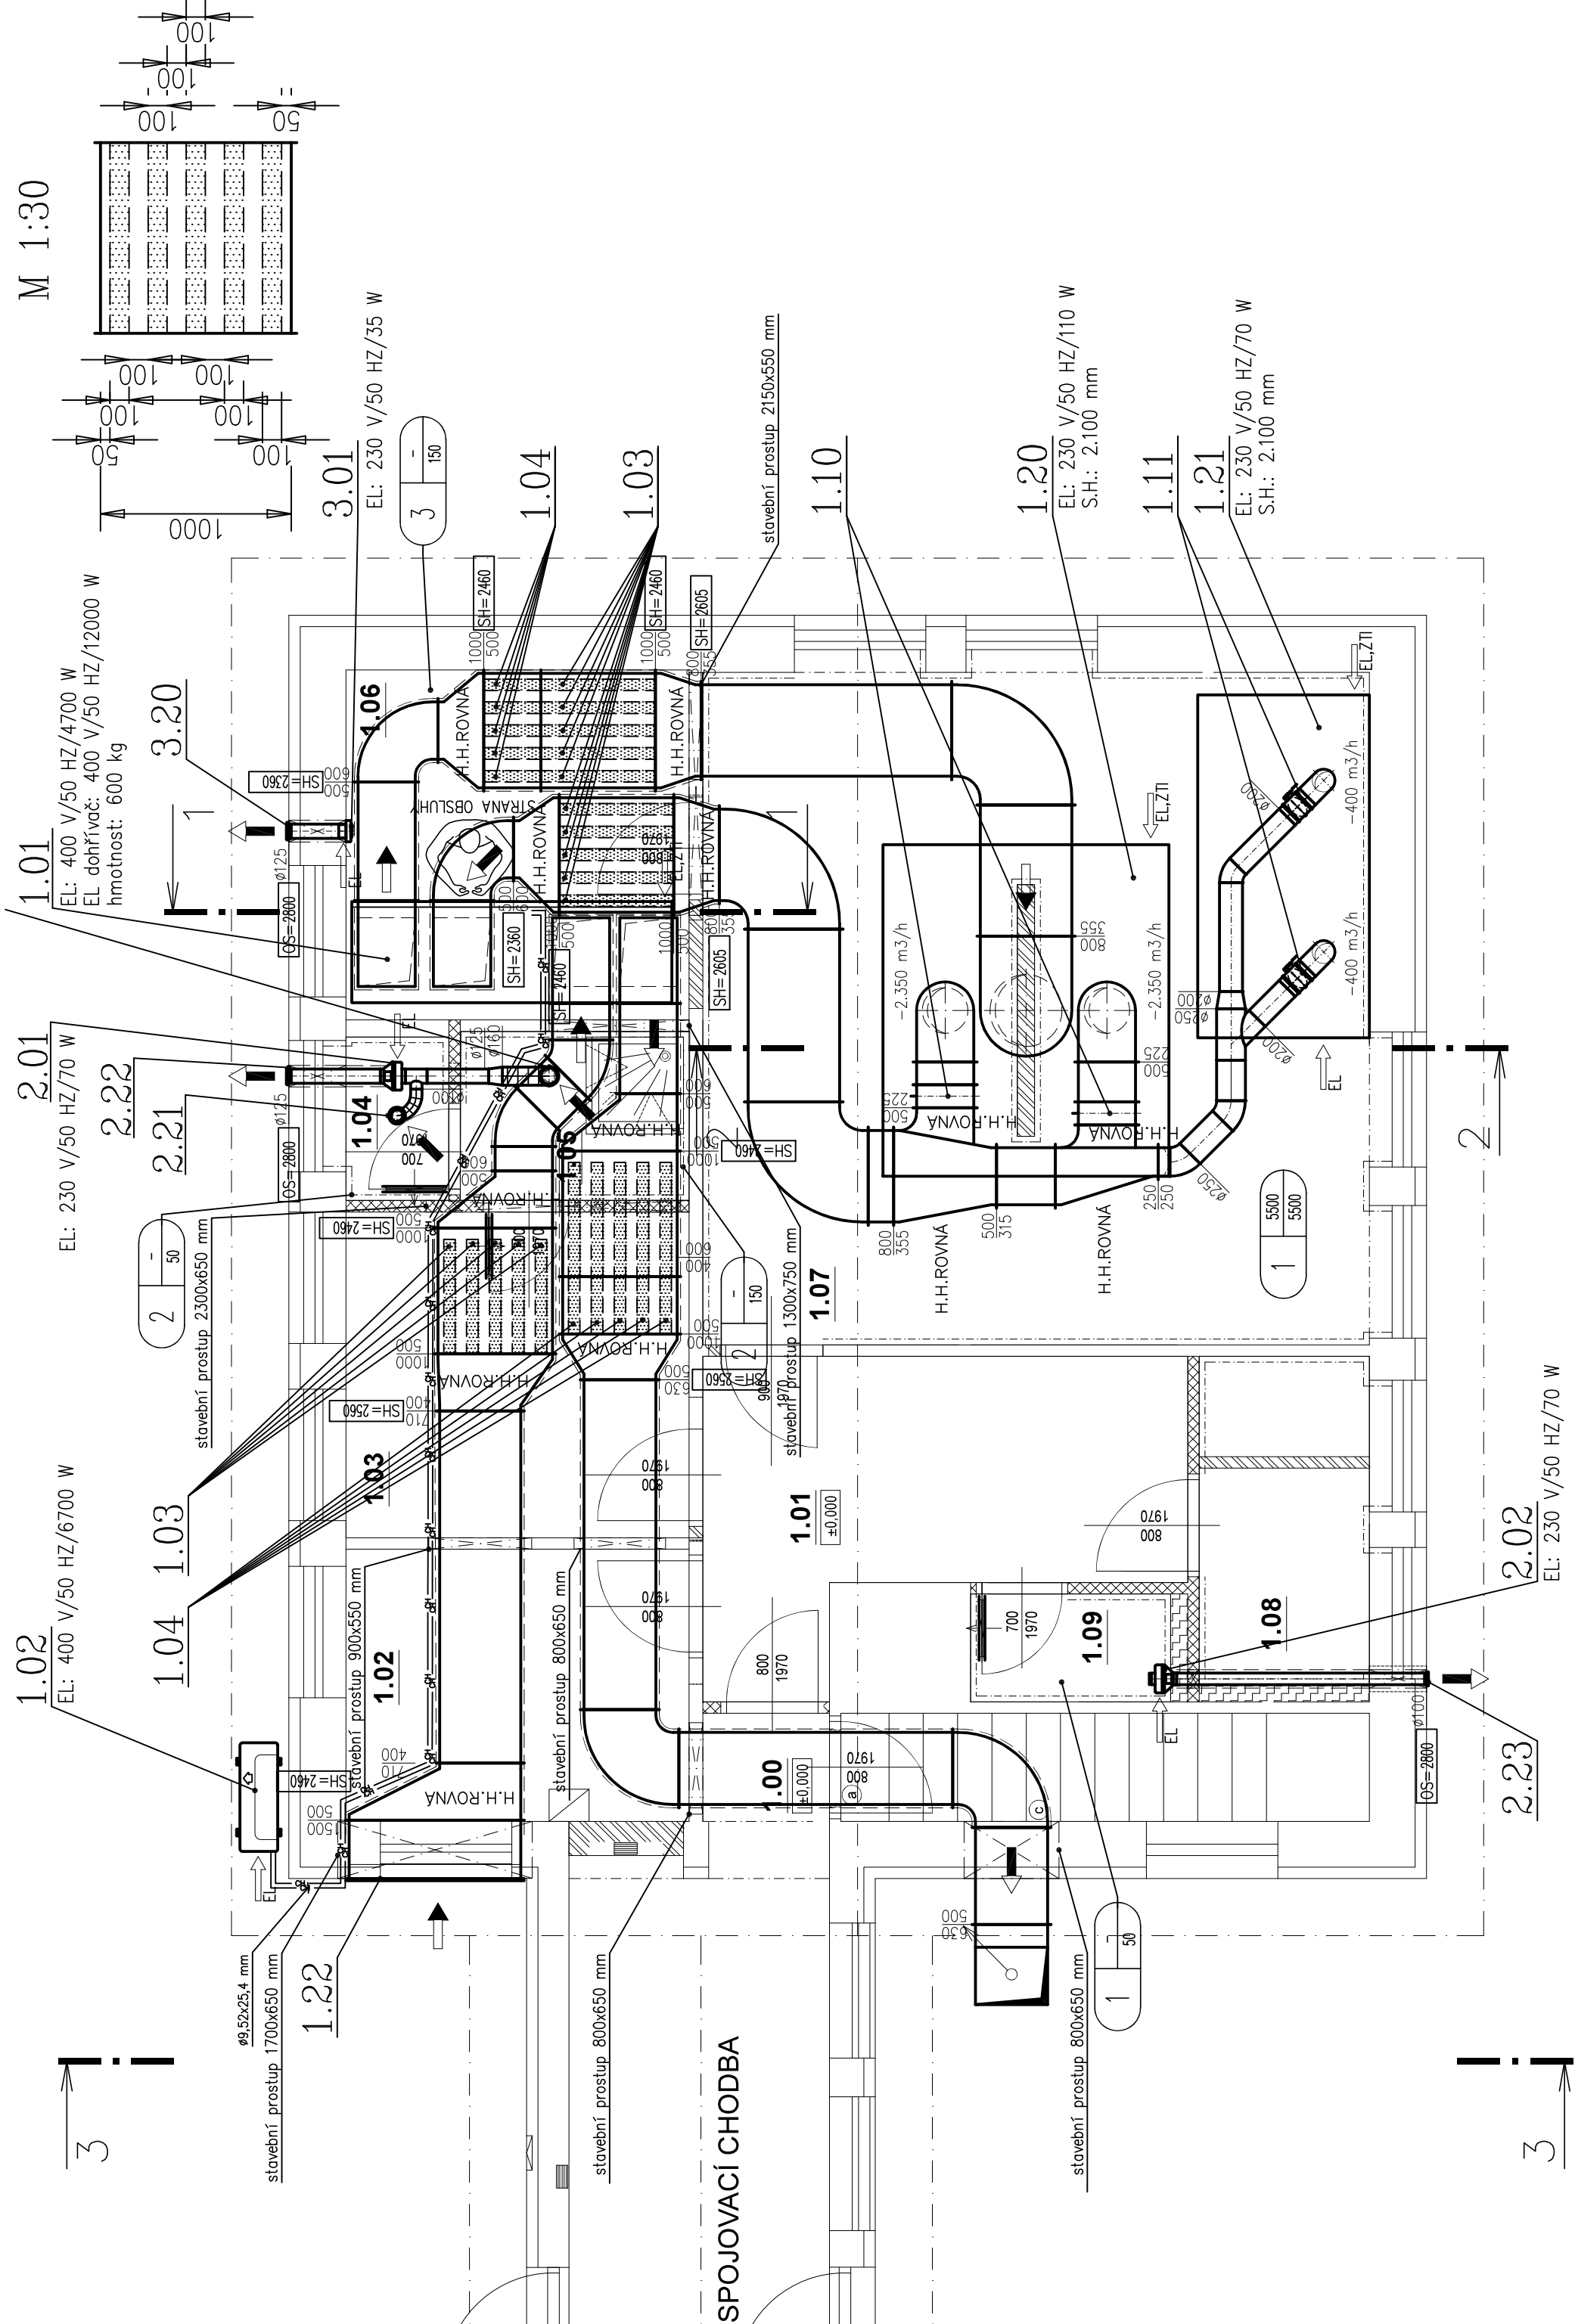

Legenda/Legend:

- směr přírodního vzduchu
- směr odpadního vzduchu
- směr cirkulačního vzduchu
- kruhové potrubí SPIRO
- čtyřhranné potrubí
- flexo potrubí (ALUVAC apod.)
- předizolované Cu potrubí
- prostup přes stěnu/střechu
- potrubní radiální ventilátor
- regulační klapka do kruhového potrubí
- zpětná klapka

odtahový/přívodní ventil

přívodní/odtahová výúst

výústka na kruhové/čtyřhranné potrubí

venkovní kondenzační jednotka

vnitřní kazetová jednotka

tepelná izolace

stupačka nahoru/dolu

množství přiváděného vzduchu [m3/h]

množství odtahovaného vzduchu [m3/h]

Je nutné před započatím prací přeměřit všechny rozměry potrubí, zda skutečnost odpovídá projektu a pokud ne přizpůsobýt se těmto skutečnostem;

poloha všech potrubních rozvodů a elementů předepsaných tímto projektem bude podle určujících kót; není-li přesná poloha popsána kótami, tak bude odpovídat poloze dané výkresovou dokumentací s přesností odpovídající měřítku výkresu v řádech mm (např. pro měřítko 1:100 s přesností 100 mm);

vzt potrubí bude zavěšeno na atestovaných závěsech s max. roztečí 3 metry (nepočítá se zatížením od ostatních profesí);

dveře budou vybaveny dveřní mřížkou s čistou aerodynamickou plochou 0,03 m2, která bude dodávkou stavby;

součástí dokumentace je technická zpráva a výkaz výměr

ZODPOVĚDNÝ PROJEKTANT	Ing. David Pavlas Vodova 111, 612 00 Brno gsm : 603 568 968 email: d.pavlas@klima-projekt.cz	RAZÍTKO, PODPIS
OBJEDNATEL	Mateřská škola speciální, základní škola speciální a praktická škola Elpis Brno, příspěvková organizace, Koperníkova 803/2, 615 00 Brno	
ZHOTOVITEL	P.P. Architects s.r.o. Slovinská 693/29, 612 00 Brno	DATUM 05/2023
NÁZEV AKCE	<b>Modernizace stravovacího provozu při Mateřské škole speciální, základní škole speciální a praktické škole ELPIS Brno, p. o.</b>	STUPEŇ <b>DPS</b>
ČÁST	D.1.4 TECHNIKA PROSTŘEDÍ STAVEB	ČÍSLO PARE
ZPRACOVATEL ČÁSTI	Ing. David Pavlas	OZN. OBJEKTU PROJEKTOVÁ ČÁST
VYPRACOVAL	Ing. David Pavlas	SO 01
3)	VZDUCHOTECHNIKA	D.1.4
NÁZEV VÝKRESU	PŮDORYS 1.NP	MĚŘÍTKO 1:50
		ČÍSLO VÝKRESU 02