



ORIENTAČNÍ VÝPIS TVAROVEK

OZNAČENÍ	POPIS	POČET
PPKGB125-45	OBLOUK KG 2000 DN 125-45	3
PPKGM125-500	PŘÍMA TROUBA KG 2000 DN 125 dl.500 mm	1
PPKGM125-2000	PŘÍMA TROUBA KG 2000 DN 125 dl.2000 mm	1
PPKGM125-5000	PŘÍMA TROUBA KG 2000 DN 125 dl.5000 mm	1
PPKGR125/110	PŘECHODOVÁ TRUBKA KG 2000 DN 110/125	1
VP100	VPUST NEVYSYCHAVÁ, MŘÍŽKA NEREZ	1

LEGENDA:

- | | |
|--------|--|
| —< | SVODNÉ POTRUBÍ SPLAŠKOVÉ KANALIZACE, VEDENO POD PODLAHOU
TEPLOTNÍ ODOLNOST 90°C |
| ---- | STÁVAJÍCÍ LEŽATÁ KANALIZACE |
| -x--x- | STÁVAJÍCÍ LEŽATÁ KANALIZACE – RUŠENÁ |

POZNÁMKY:

LEGENDA ZAŘÍZOVACÍCH PŘEDMĚTŮ VIZ TECHNICKÁ ZPRÁVA

PŘED ZAPOČETÍM PRACÍ NUTNO ZAMĚŘIT STÁVAJÍCÍ TRASY POTRUBÍ ZTI

NUTNO PROVĚRIT DIMENZE A POLOHY VŠECH MÍST NÁPOJENÍ NA STÁVAJÍCÍ SÍTĚ

TL. TEPELNÉ IZOLACE KANALIZACE 25mm

MINIMÁLNÍ SPÁD SPLAŠKOVÉ KANALIZACE ZAVĚŠENÉ POD STŘEPM A VEDENÉ V

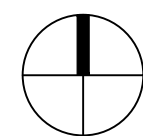
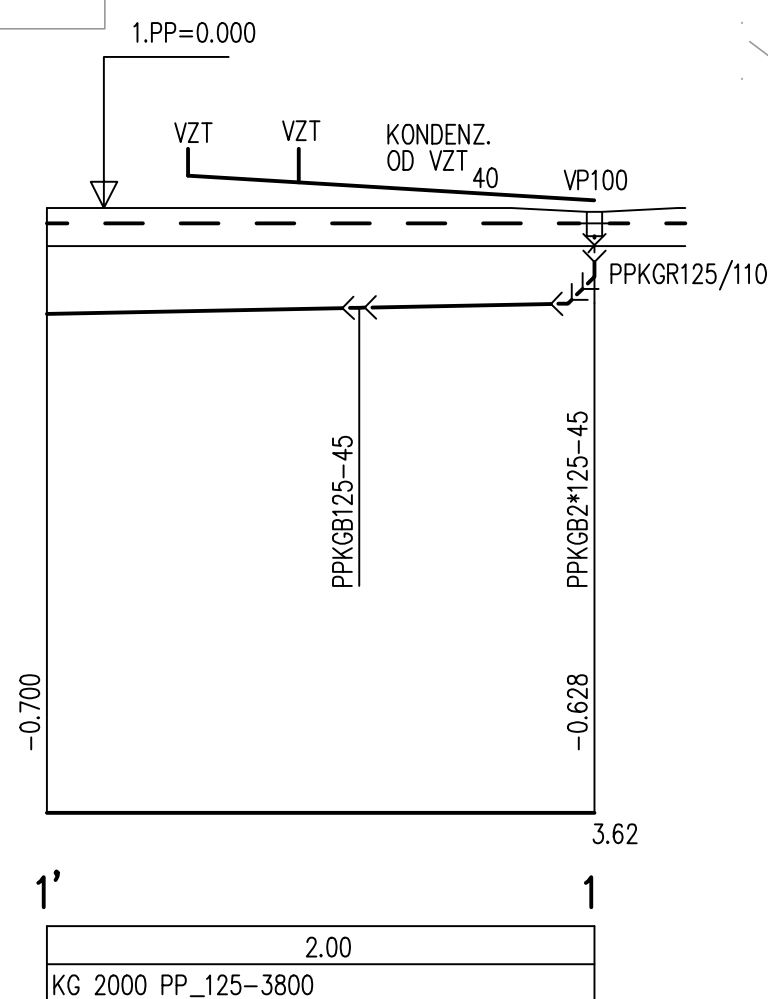
MINIMÁLNÍ SPÁD DEŠŤOVKOVÉ KANALIZACE ZAVĚŠENÉ POD STŘEPM A VEDENÉ V Z

MINIMÁLNÍ SPÁD PŘÍPOJVOVACHO POTRUBÍ KANALIZACE 3,0%






POTRUBÍ VEDENÉ V CHŮC – NEREZ HROUÁVAT+TI-MW/NEBO POŽÁRNÍ OBLKAD

POTRUBÍ ODVODU KONDENZÁTU VEDENÉ V PODHLEDU OPATŘENO IZOLÁCI TI-MW

POTRUBÍ VEDENÉ ZAVĚŠENÉ POD STŘEPM A V PODHLEDU OPATŘENO IZOLÁCI



±0,000 = STÁVAJÍCÍ ÚROVEŇ 1.NP

Generální projektant: Tomický & Martiňák www.a-tomic.cz				Hlavní inženýr projektu: ING. PETR TOMICKÝ číslo autorizace 1004721 obor autorizace IP00		Investor:  NEMOCNICE KYJOV, p. o. Strážovská 1247, 697 33 Kyjov Tel. +420 518 601 111, www.nemkylj.cz			
Název stavby: NEMOCNICE KYJOV, p.o. STAVEBNÍ ÚPRAVY PROSTOR PRO UMÍSTĚNÍ SPECT/CT					Zakázkové číslo: DSP+DPS 05-2024		Paré:		
					Datum: 09-2024		Stupeň: PROVÁDĚNÍ STAVBY		
Zpracovatel: HP consult s.r.o., Durdáková 5, Brno 613 00 Tel: +420 542 219 165, +420 739 556 045 E-mail: info@etecrha.cz www: www.bim-tbz.cz				Oddíl: ZTI		Autorizace:			
Odpovědný projektant: ING. LADISLAV PILÁŘ 		Vyracoval: EVA SZABOOVÁ 		Kontroloval: ING. LADISLAV PILÁŘ 					
Objekt: SO 01 - STAVEBNÍ ÚPRAVY PRO SPECT/CT									
Název přílohy: PŮDORYS LEŽATÉ KANALIZACE, ŘEZ KANALIZACE						Označení přílohy: D.1.01.4a-101		Formát: 6xA4 Měřítko: 1:50	