 


— · — · — · — · —	ROZVOD STUDENÉ VODY, PP-RCT/BF/PP-RCT
— · — · — · — · —	ROZVOD TEPLÉ VODY, PP-RCT/BF/PP-RCT
— — — — —	ROZVOD CÍRKULACE, PP-RCT/BF/PP-RCT
— — — — —	INSTALACE – STÁVÁJÍCÍ

TEPELNÁ IZOLACE POTRUBÍ:
VOLNĚ VEDENÉ POTRUBÍ – MIN. VLNA S AL. FÓLIÍ
POTRUBÍ V KONSTRUKCÍCH – PE NÁVLEKOVÁ IZOLACE



- **#** STÁVAJÍCÍ STOUPAČKY VODOVODU


P.B. PEVNÝ BOD

P.U. POŽÁRNÍ UCPÁVKA/MANŽETA






LEGENDA ZAŘÍZOVACÍCH PŘEDMĚTŮ VIZ TECHNICKÁ ZPRÁVA
PŘED ZAPOČETÍM PRACÍ NUTNO ZAMĚŘIT STÁVAJÍCÍ TRASY POTRUBÍ ZTI
NUTNO PŘEVĚŘIT DIMENZE A POLOHY VŠECH MÍST NAPOJENÍ NA STÁVAJÍCÍ
TLOUŠTKY TEPELNÉ ISOLACE UVEDENY V TECHNICKÉ ZPRÁVĚ
ROZESTUPY ZÁVĚSŮ UVEDENY V TECHNICKÉ ZPRÁVĚ

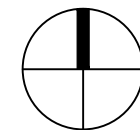VÝŠKY NAPOJENÍ:

WCx	v = +1,000m	DLE MONTÁŽNÍHO MODULU
Ux, Dx	v = +1,15m	
VYL	v = +1,150m	
Sx	v = +1,150m	
M,Pr	v = +0,600m	



±0,000 = STÁVAJÍCÍ ÚROVEŇ 1.NP

Generální projektant: Tomický & Martišák www.a-tomic.cz				Hlavní inženýr projektu: ING. PETR TOMICKÝ číslo autorizace 1004721 obor autorizace IP00		Investor:  NEMOCNICE KYJOV, p. o. Strážovská 1247, 697 33 Kyjov Tel. +420 518 601 111, www.nemkyj.cz				
Název stavby: NEMOCNICE KYJOV, p.o. STAVEBNÍ ÚPRAVY PROSTOR PRO UMÍSTĚNÍ SPECT/CT						Zakázkové číslo: DSP+DPS 05-2024		Paré:		
						Datum: 09-2024		Stupeň: PROVÁDĚNÍ STAVBY		
Zpracovatel: HP consult s.r.o., Durdáková 5, Brno 613 00 Tel: +420 542 219 165, +420 739 556 045 E-mail: info@stetecha.cz www: www.bim-tbz.cz				Odklil: ZTI		Autorizace:				
Odpovědný projektant: ING. LADISLAV PILÁŘ 		Vyracoval: EVA SZABÓVÁ 		Kontroloval: ING. LADISLAV PILÁŘ 						
Objekt: SO 01 - STAVEBNÍ ÚPRAVY PRO SPECT/CT										
Název přílohy: PŮDORYS 1.PP - VODOVOD						Označení přílohy: D.1.01.4a-201			Formát: 6x4A Měřítko: 1:50	