


Řezy kabelovou trasou VO

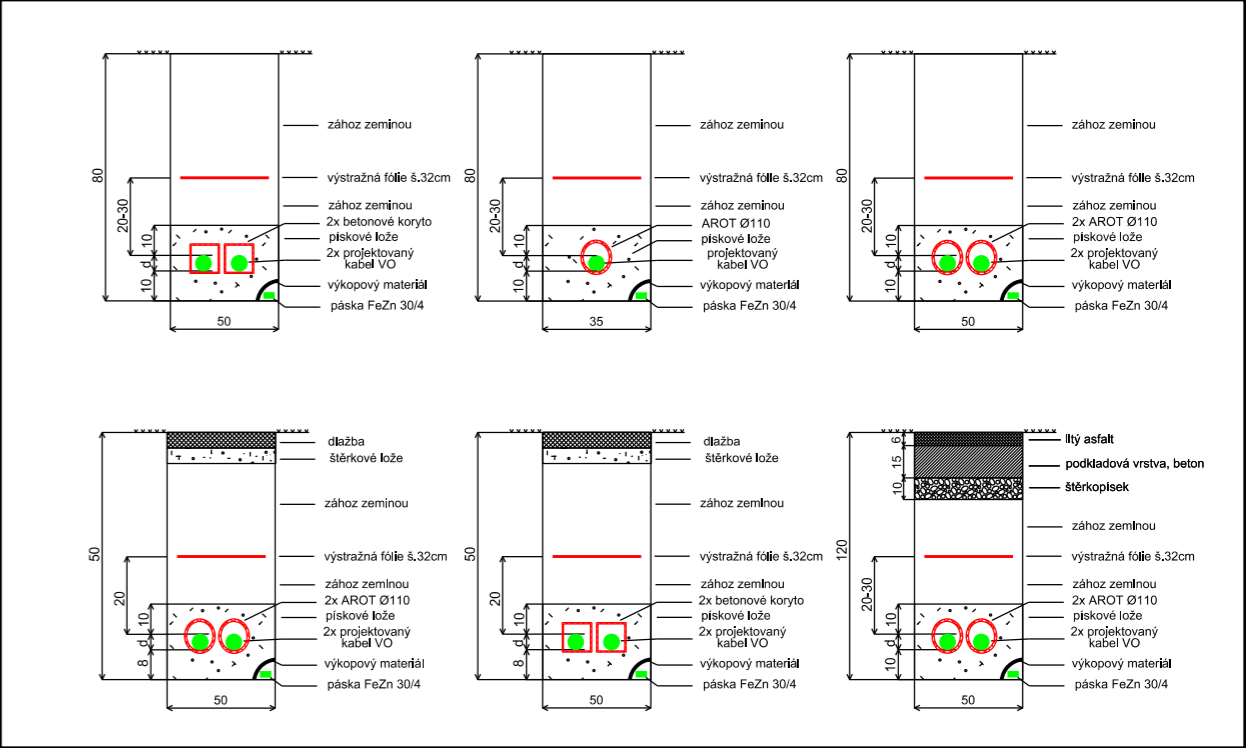

LEGENDA VEDENÍ

- projektované kabelové vedení VO
- stávající kabelové vedení VO
- chránička
- stáv. kabelové vedení NN
- stáv. venkovní vedení VN - holé vodiče

LEGENDA INŽENÝRSKÝCH SÍTÍ

- telefon
- vodovod
- kanalizace
- rozvod plynu - NTL
- rozvod plynu - STL
- rozvod plynu - STL - přeložka

LEGENDA PRVKŮ


- přípojková skříň
- rozpojovací skříň
- elektroměrný rozvaděč
- uzemnění
- T-spojka
- spojka
- trafostanice sloupová
- svítidlo na stožáru JB8

Projektované zařízení VO značeno zelenou barvou!
Stávající zařízení VO značeno světle modrou barvou!
Stávající zařízení VN značeno tmavě fialovou barvou!
Stávající zařízení NN značeno oranžovou barvou!

V rámci stavby budou vybudovány nové stožáry JB10 vč. výložníků 1,5m, na kterých budou osazena nová svítidla TL_Guida-s 50W

Tmavě modrou barvou vyznačeno veškeré zařízení VO, které bude v rámci stavby demontováno!!!

AUTORIZACE:

VYPRACOVAL	Ing. Martin Hort	ZOD. PROJEKTANT	Ing. Martin Hort	 HEP electrical s.r.o. 1. máje 117,664 84, Zastávka	
ZHOTOVITEL PD	HEP electrical s.r.o., 1.máje 117, 664 84 Zastávka				
KRAJ	Jihomoravský	OKRES	Brno-venkov	Č. STAVBY: 12/2024/HEP	
KATASTR. ÚZEMÍ	Zbýšov u Oslavan, [792110]				
MÍSTO STAVBY	Zbýšov-ul. Sportovní				
STAVEBNÍK	Město Zbýšov, Masarykova 248, 664 11, Zbýšov			DATUM: 12/2024	
NÁZEV STAVBY	ZBÝŠOV - MĚSTO, kruhový objezd: přel.VO			FORMÁT: 1x A3	
				STUPEŇ PD: DPS	
NÁZEV VÝKRESU	CELKOVÁ SITUACE STAVBY			MĚŘÍTKO: 1:500	Č. VÝKRESU: C.02