


POPIS STOŽÁRŮ A SVÍTIDEL VO-01, VO-02, VO-03, VO-04  
Na obvodu kruhového objezdu budou umístěny  
4ks silničních stožárů JB10 s dvojitým výložníkem 180st.  
Na výložníky bude namontováno 8 ks svítidel GUIDA S 50W

Řezy kabelovou trasou VO

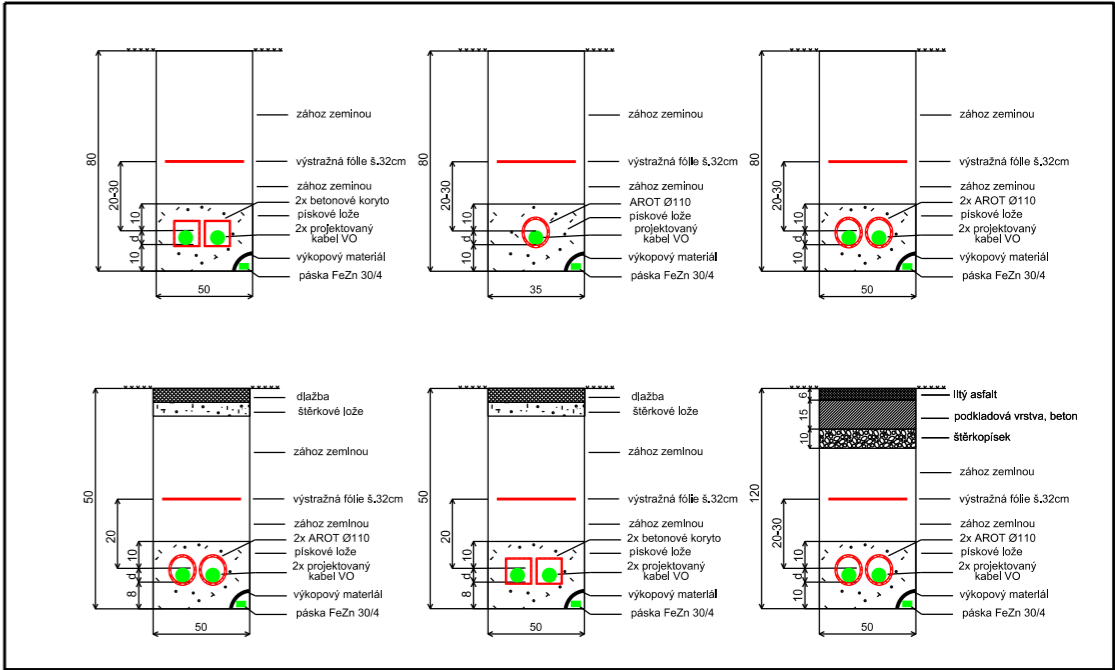

- LEGENDA VEDENÍ**

  - projektované kabelové vedení VO
  - stávající kabelové vedení VO
  - chránička
  - stáv. kabelové vedení NN
  - stáv. venkovní vedení VN - holé vodiče

**LEGENDA INŽENÝRSKÝCH SÍTÍ**

  - telefon
  - vodovod
  - kanalizace
  - rozvod plynu - NTL
  - rozvod plynu - STL
  - rozvod plynu - STL - přeložka
- LEGENDA PRVKŮ**


  - přípojková skříň
  - rozpojovací skříň
  - elektroměrný rozvaděč
  - uzemnění
  - T-spojka
  - spojka
  - trafostanice sloupová
  - svítidlo na stožáru JB8

Projektované zařízení VO značeno zelenou barvou!  
Stávající zařízení VO značeno světle modrou barvou!  
Stávající zařízení VN značeno tmavě fialovou barvou!  
Stávající zařízení NN značeno oranžovou barvou!

Tmavě modrou barvou vyznačeno veškeré zařízení VO, které bude v rámci stavby demontováno!!!

V rámci stavby budou vybudovány nové stožáry JB 10 a JB8 vč. oblých výložníků 1,5m, na kterých budou osazena nová svítidla TL\_Guida-s 50W

AUTORIZACE:

VYPRACOVAL	Ing. Martin Hort	ZOD. PROJEKTANT	Ing. Martin Hort	 HEP electrical s.r.o. 1. máje 117,664 84, Zastávka
ZHOTOVITEL PD	HEP electrical s.r.o., 1.máje 117, 664 84 Zastávka			
KRAJ	Jihomoravský	OKRES	Brno-venkov	Č. STAVBY: 12/2024/HEP DATUM: 12/2024 FORMÁT: 1x A3 STUPEŇ PD: DPS MĚŘÍTKO: 1:500 Č. VÝKRESU: C.03
KATASTR. ÚZEMÍ	Zbýšov u Oslavan, [792110]			
MÍSTO STAVBY	Zbýšov-ul. Sportovní			
STAVEBNÍK	Město Zbýšov, Masarykova 248, 664 11, Zbýšov			
NÁZEV STAVBY	ZBÝŠOV - MĚSTO, kruhový objezd: přel.VO			
NÁZEV VÝKRESU	CELKOVÁ SITUACE STAVBY + KRUHOVÝ OBJEzd			