


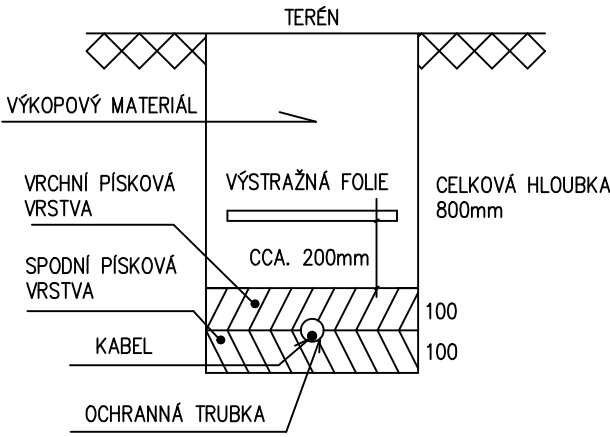


ULOŽENÍ KABELŮ DLE ČSN 33 2000–5–52 ed.2

VOLNÝ TERÉN A KOMUNIKACE:



ULOŽENÍ KABELŮ DLE ČSN 33 2000–5–52 ed.2

VOLNÝ TERÉN A KOMUNIKACE:

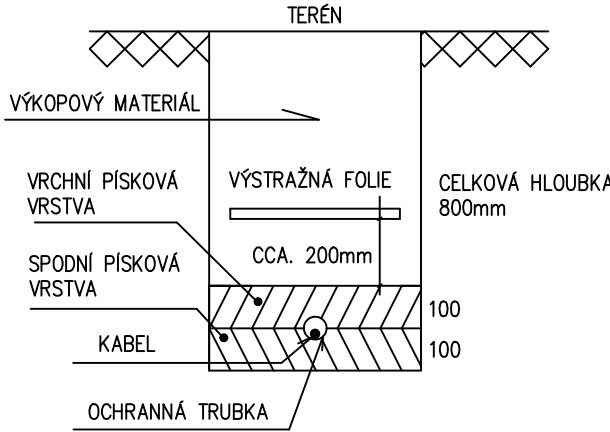

Dle informace zástupce nemocnice nejsou v místě výkopových prací ŽADNÉ inženýrské sítě !!

TECHNICKÉ ÚDAJE:

PROUDOVÁ SOUSTAVA: 3NPE AC50Hz 3x230V/400V/TN–C–S
OCHRANA PŘED NEBEZPEČNÝM DOTYKOVÝM NAPĚTÍM – bude provedena dle ČSN 33 2000–4–41–ed3 :
čl.411.1: základní ochrana – (ochrana před přímým dotykem nebo–li dotykem živých částí)
bude zajištěna: základní izolací, přepážkami, kryty
ochrana při poruše – (ochrana před dotykem neživých částí) bude zajištěna:
ochranným pospojováním a automatickým odpojením v případě poruchy.

Vypracoval : Roman Hagara romanhagara@seznam.cz 777565395			
Investor Jihomoravský kraj	formát A2		
	datum 8.6.2023		
Akce Nemocnice Znojmo ul.MUDr.Jánského,Znojmo přípojka NN pro technologii ČOV	stupeň PD realizační		
	archivní č. 53		
Obsah výkresu situace–přípojka NN pro technologii	Měřítko 1:500		Č.výkresu 1