



1

Řez D  
1 : 50

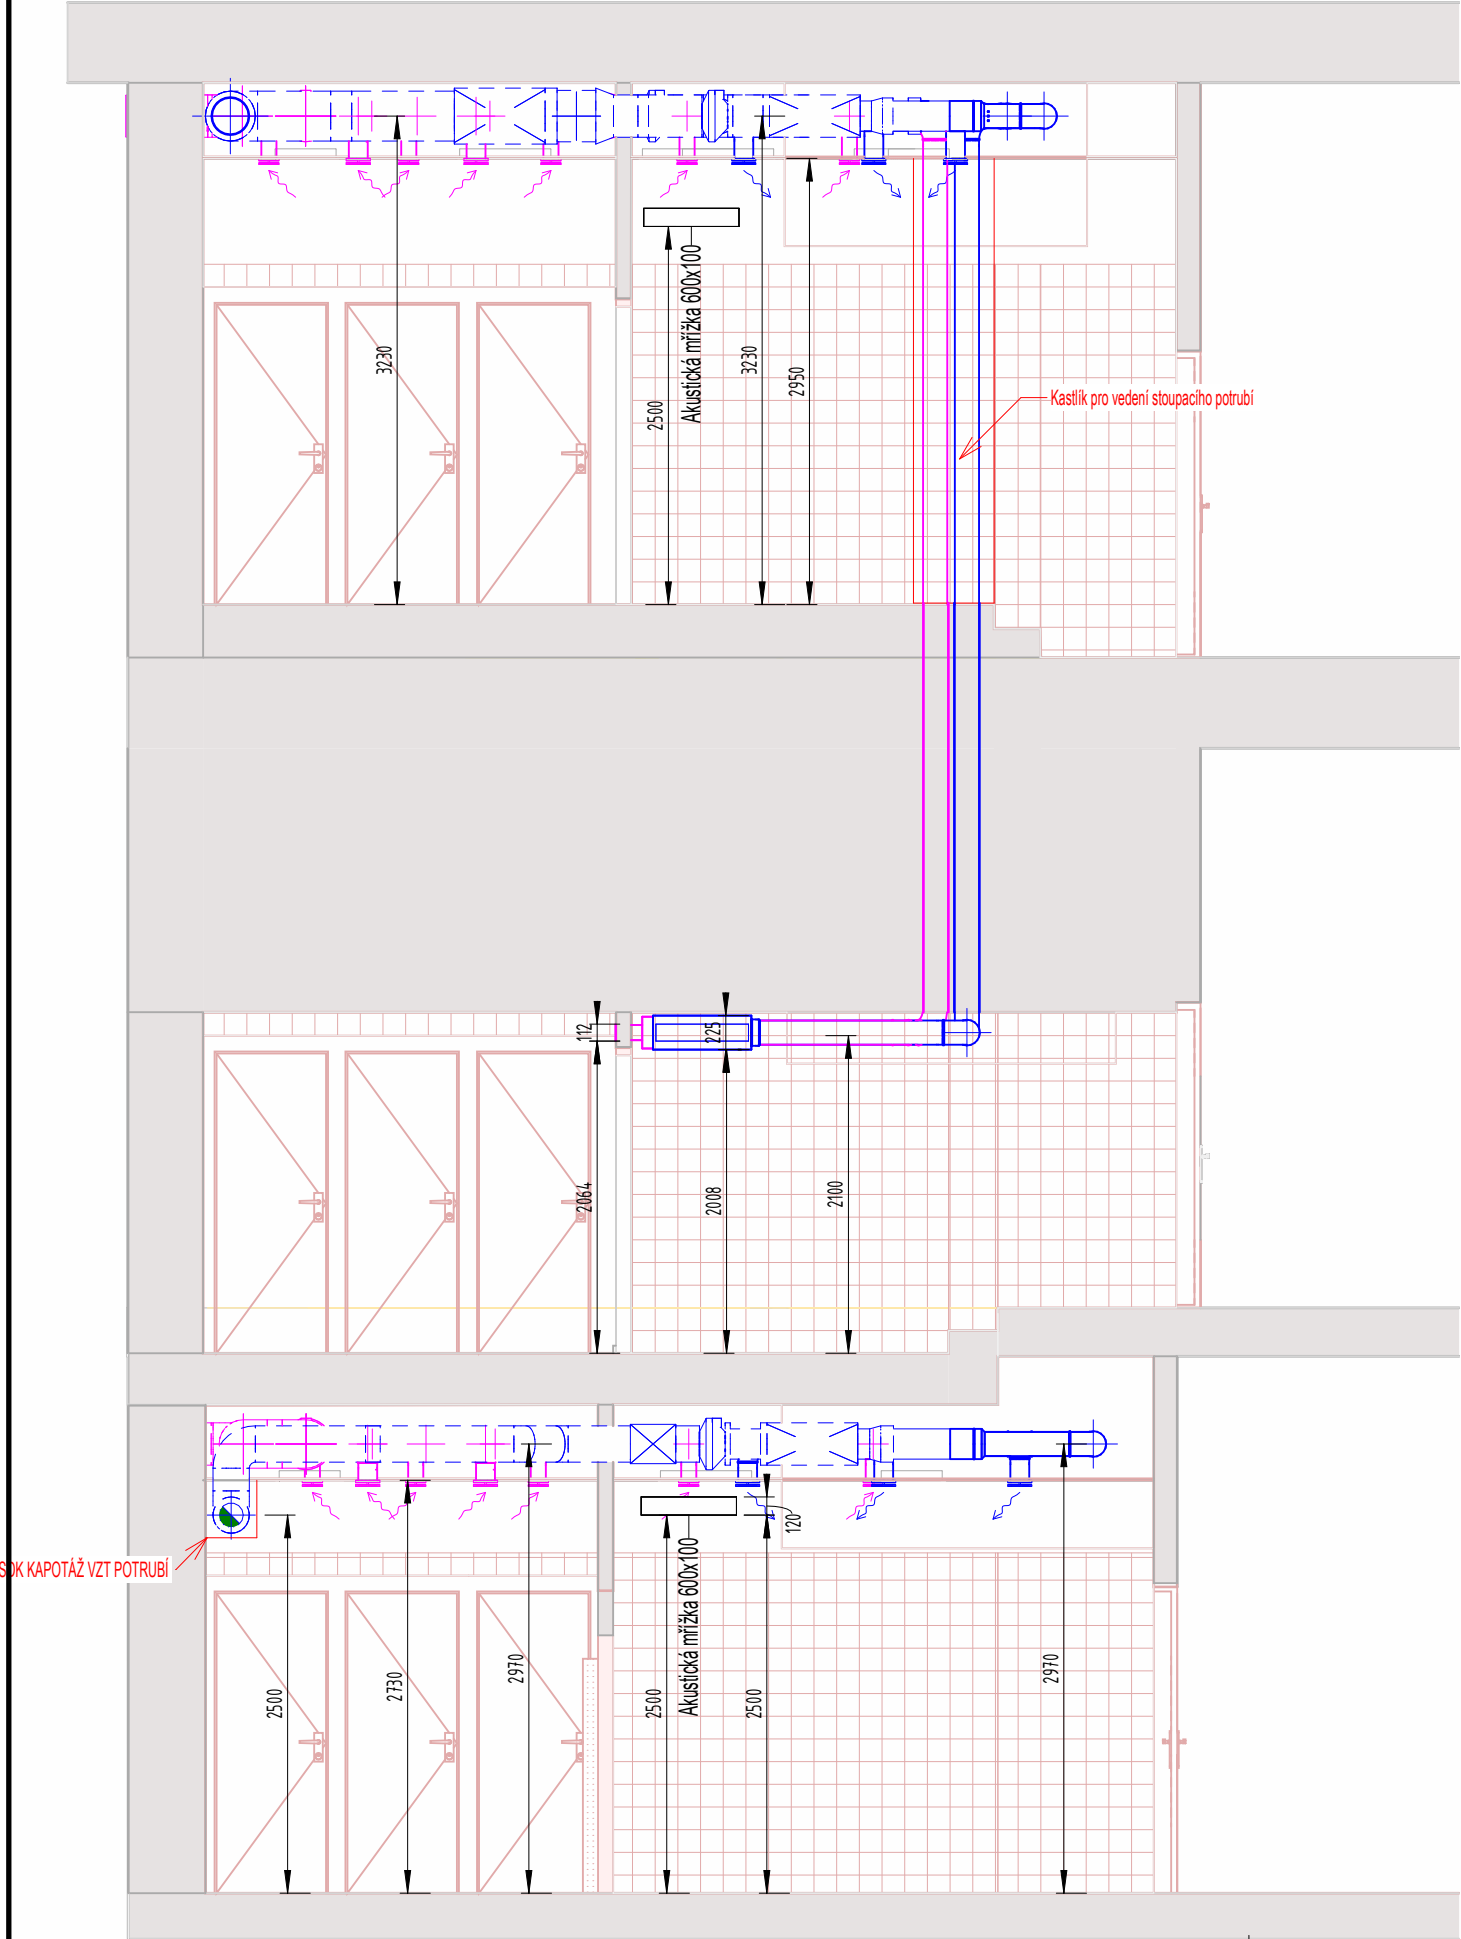


2

Řez E  
1 : 50

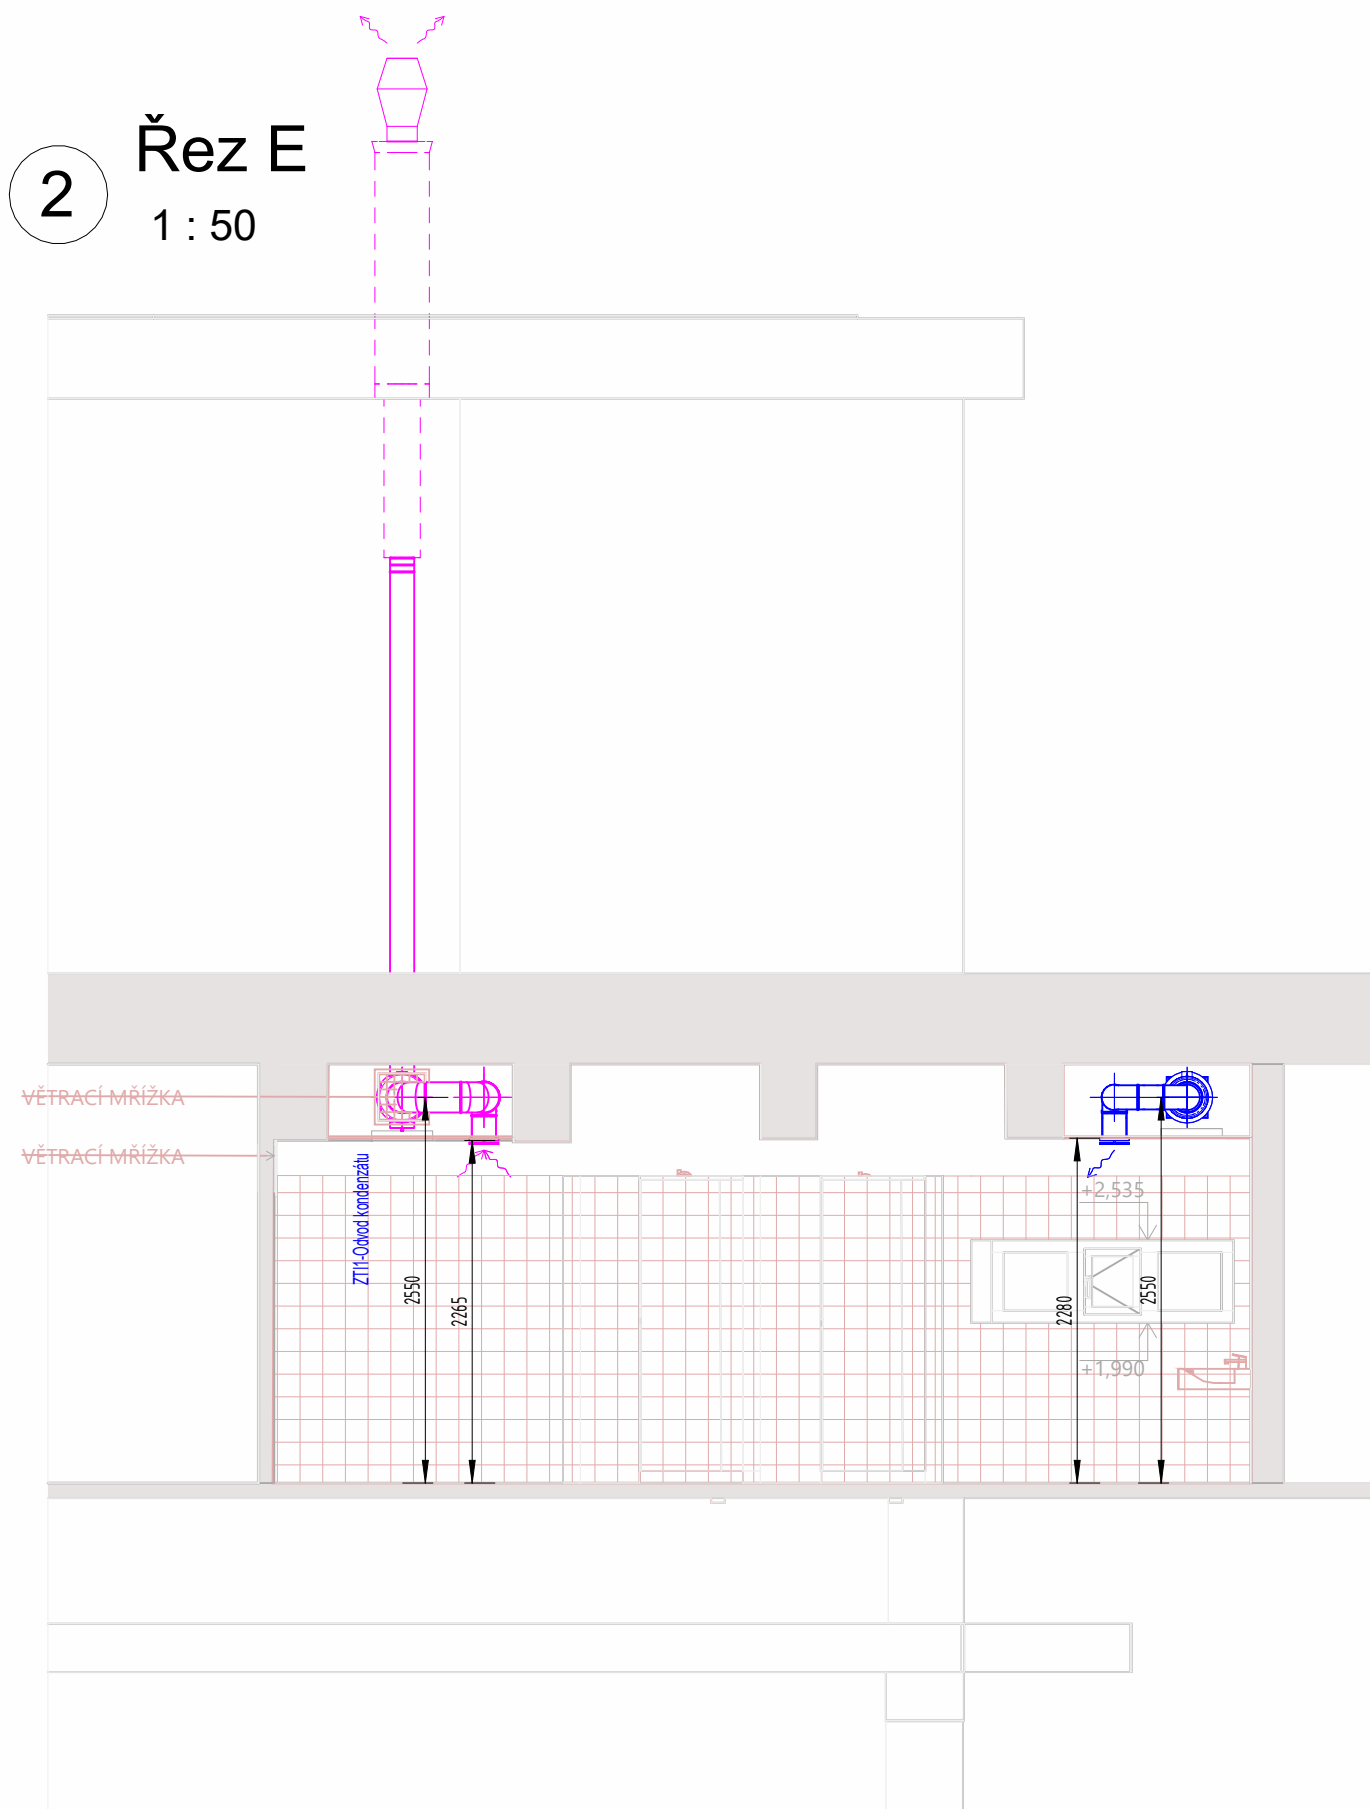

3


Řez F  
1 : 50

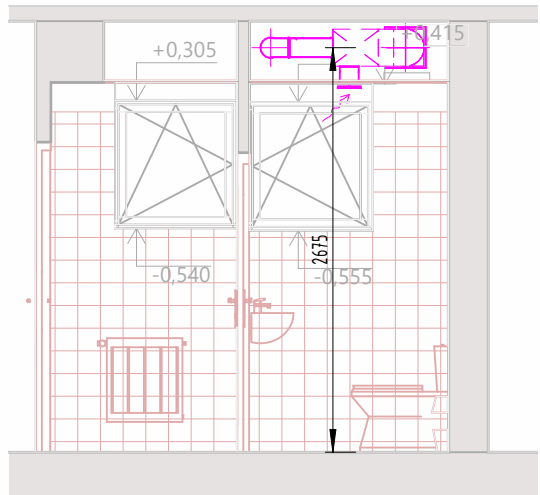

LEGENDA

- POTRUBÍ - PŘÍVOD (SUP)
- POTRUBÍ - ODVOD (ETA)

Pozn: Nedílnou součástí dokumentace je technická zpráva.

Zodp. projektant: Ing. Jiří Šíma, Ph. D. (ČKAIT-0301410)		Zkontroloval: Ing. Kristýna Cigánková	Nakreslil: Bc. Ondřej Chaloupka	
Název zakázky: Rekonstrukce sociálního za řízení včetně rozvodů vody a kanalizace				
Investor: ZŠ Brno, Sekaninova Sekaninova 895/1, 614 00 Brno – Husovice				
Místo stavby: Sekaninova 895/1, 614 00 Brno – Husovice				
Profese   účel: VZDUCHOTECHNIKA   DPS		Formát: ISO A3.2		
Obsah: Řezy C, D, E		Měřítko: 1 : 50		
		Č. výkresu: D.1.4.2-108		