


PŮDORYS STROJOVNY m. č. C3-01.18, cca 2100mm OD PODLAHY

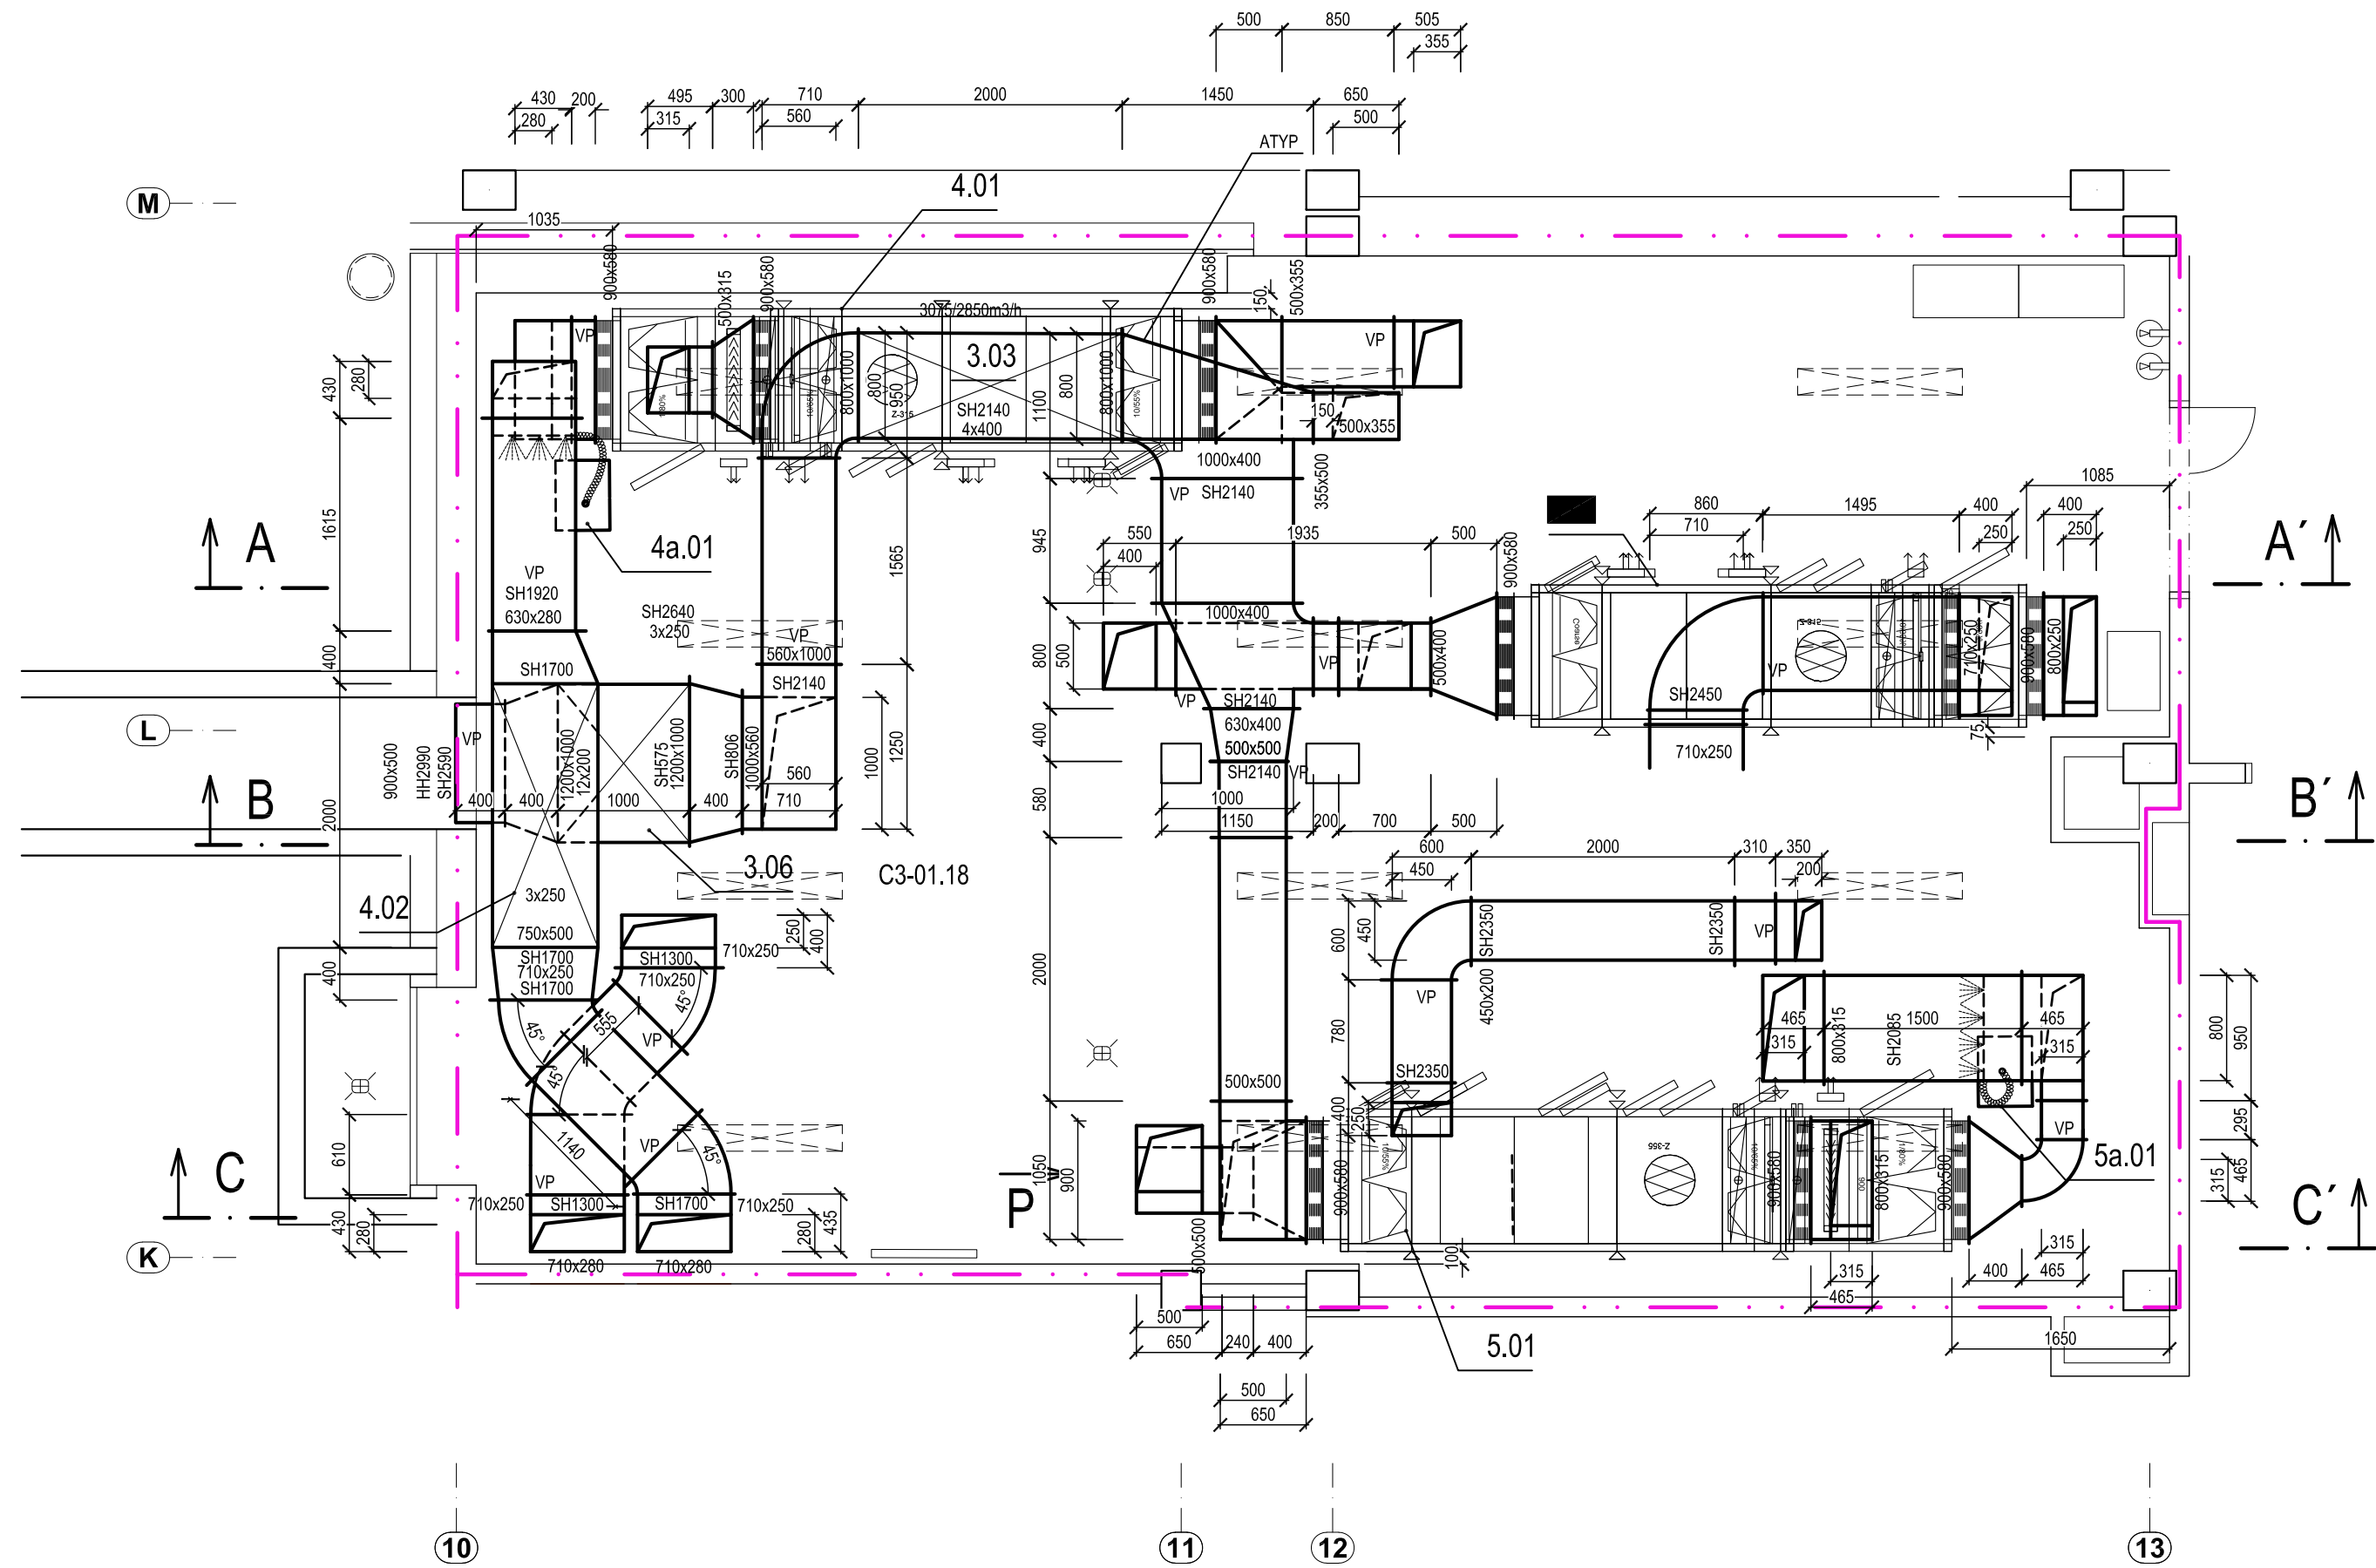

LEGENDA MÍSTNOSTÍ

Č.M.	NÁZEV MÍSTNOSTI	m²	POZNÁMKA
BUDOVA C3 - SEVERNÍ KŘÍDLO			
C3-01.01	HALA	30,4	
C3-01.02	SCHODBĚNĚ	12,5	
C3-01.03	CHODBA	65,2	
C3-01.04	SKLAD	25,4	
C3-01.05	STROJOVNA CHLAZENÍ	46,7	
C3-01.06	SKLAD	51,3	
C3-01.07	ŠATNA PERSONÁLU	60,2	
C3-01.08	UMÝVÁRNA, SPRCHA	8,4	
C3-01.09	WC	1,2	
C3-01.10	WC	1,2	
C3-01.11	OKLID	7,2	
C3-01.12	ŠATNA PERSONÁLU	61,1	
C3-01.13	UMÝVÁRNA, SPRCHA	6,5	
C3-01.14	WC	1,2	
C3-01.15	WC	1,2	
C3-01.16	NEOBRAZENO		
C3-01.17	CHODBA	51,6	
C3-01.18	STROJOVNA VZT	96,2	
C3-01.19	ELEKTROKROJICOVNA	25,4	

LEGENDA VZT:

- TUJOMČ HLUKU
- PROTIDĚSTOVÁ ŽALUZIE
- TALŤOVÝ VENTIL
- VĚTRNÁ VÝUSTKA
- FANCOIL
- OHŘEVNÁ HADICE
- POŽÁRNÍ IZOLACE E30
- POŽÁRNÍ IZOLACE E45
- TEPELNÁ IZOLACE
- POŽÁRNÍ Klapka
- POŽÁRNÍ ÚSEKY
- VZT STÁVAJÍCÍ - PONECHAT
- VZT STÁVAJÍCÍ - DEMONTOVAT

±0,000 = 214,100 m n.l.m.

Revize	Vypracoval	Popis revize	Datum												
<table><tr><td colspan="2">LT PROJEKT PROJEKTOVÁČNÍ A STAVEBNÍ FIRMY, s.r.o.</td><td>Hlavní inženýr projektu: Ing. JAN KOCHANEK</td><td>Inventar: NEMOCNICE KYJOV, p.o. Střádková 1247/22 602 02 Kyjov</td></tr><tr><td>Projevitel: VZT</td><td>Zpracovatel účel: Jan Leznar Křídlová 6, 614 01 Brno Tel: +420 608 724 479 E-mail: leznar@ltprojekt.cz</td><td colspan="2">Autizace:</td></tr><tr><td>Odpovědný projektant: JAN LEZNAR</td><td>Vypracoval: JAN LEZNAR</td><td>Kontroloval: JAN LEZNAR</td><td></td></tr></table>				LT PROJEKT PROJEKTOVÁČNÍ A STAVEBNÍ FIRMY, s.r.o.		Hlavní inženýr projektu: Ing. JAN KOCHANEK	Inventar: NEMOCNICE KYJOV, p.o. Střádková 1247/22 602 02 Kyjov	Projevitel: VZT	Zpracovatel účel: Jan Leznar Křídlová 6, 614 01 Brno Tel: +420 608 724 479 E-mail: leznar@ltprojekt.cz	Autizace:		Odpovědný projektant: JAN LEZNAR	Vypracoval: JAN LEZNAR	Kontroloval: JAN LEZNAR	
LT PROJEKT PROJEKTOVÁČNÍ A STAVEBNÍ FIRMY, s.r.o.		Hlavní inženýr projektu: Ing. JAN KOCHANEK	Inventar: NEMOCNICE KYJOV, p.o. Střádková 1247/22 602 02 Kyjov												
Projevitel: VZT	Zpracovatel účel: Jan Leznar Křídlová 6, 614 01 Brno Tel: +420 608 724 479 E-mail: leznar@ltprojekt.cz	Autizace:													
Odpovědný projektant: JAN LEZNAR	Vypracoval: JAN LEZNAR	Kontroloval: JAN LEZNAR													
Název: NEMOCNICE KYJOV URGENTNÍ PŘÍJEM		Zadávací číslo: DPS 08 - 2022													
Objekt: PŘÍSTAVBA A STAVEBNÍ ÚPRAVY OBJEKTU C1 A OBJEKTU C3		Datum: 10 - 2022													
Obsah: PŮDORYS 1.PP - SEVERNÍ KŘÍDLO		Formát: A3													
		Měřítko: 1:50													
		Číslo výkresu: D.1.01.4f-102													