



20C

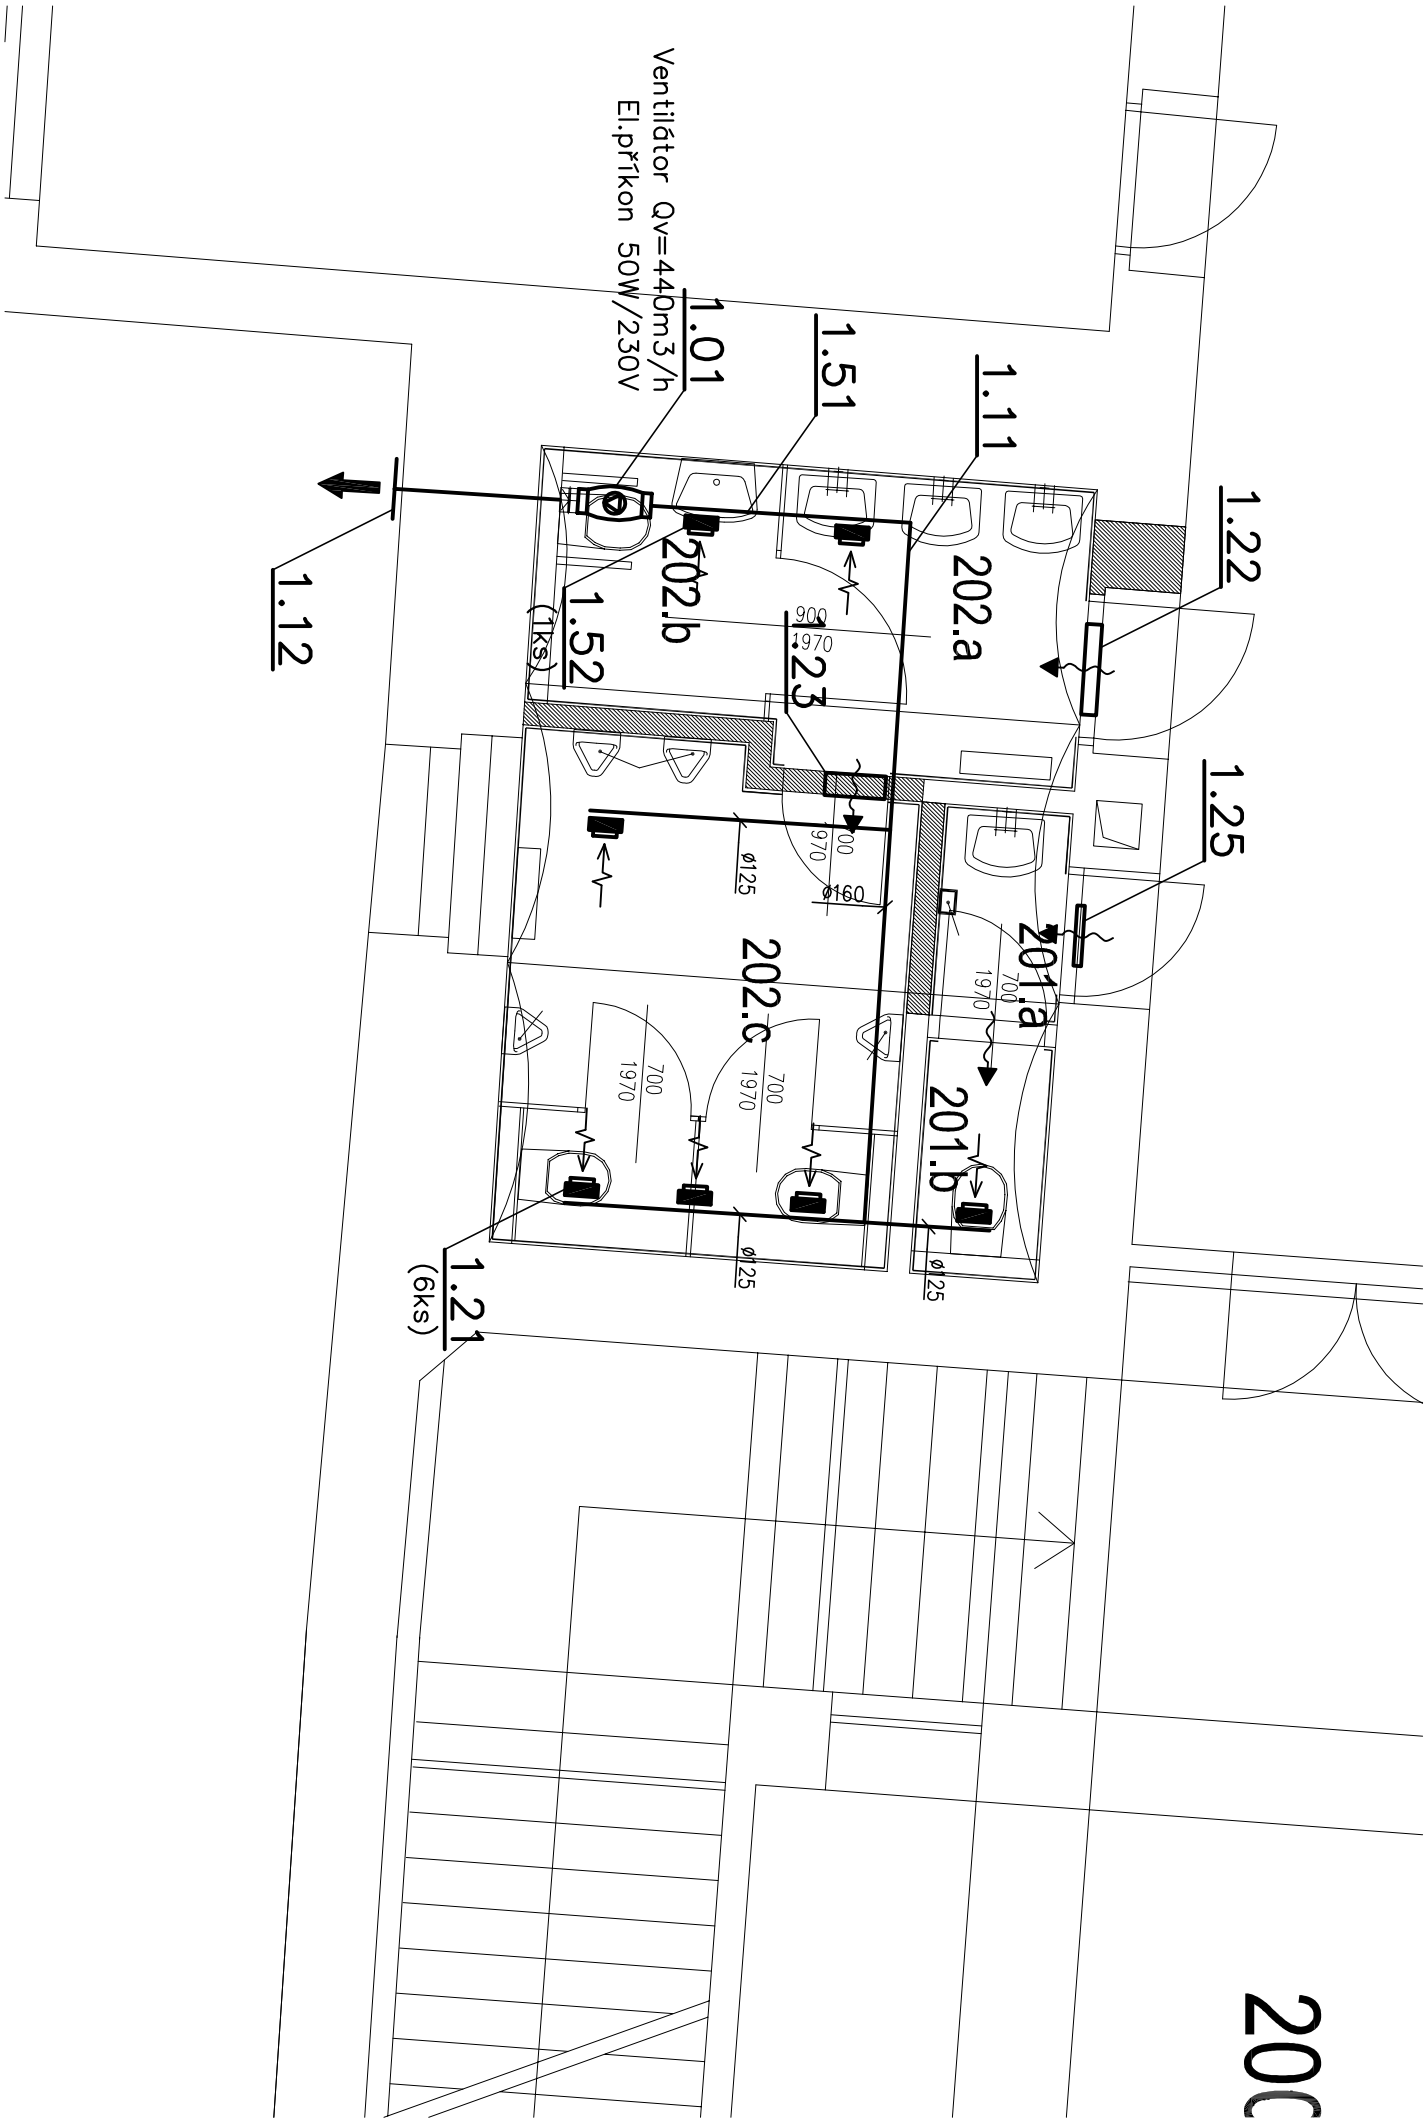

LEGENDA MÍSTNOSTÍ		
OZN.	NÁZEV MÍSTNOSTI	PLOCHA M2
200	CHODBA	150,5
201	WC UČITELE, MUŽI	3,9
202	WC ŽÁCI, MUŽI	13,0

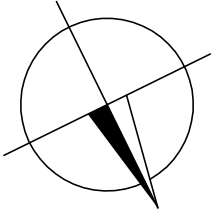

HLAVNÍ PROJEKTANT		ZODPOVĚDNÝ PROJEKTANT	VYPRACOVAL	Č. PARÉ:
ing. arch. Zdeněk Bureš		Stanislav Pergler	Michal Šefrānek	
A77 ARCHITEKTI				
INVESTOR: Jihomoravský kraj, Žerotínovo nám. 449/3, 602 00 Brno				
AKCE: GYMNÁZIUM, BRNO, KŘENOVÁ 36 HAVARIJNÍ STAV ROZVODŮ VODY A ODPADNÍHO SYSTÉMU – 2. FÁZE				
NÁZEV VÝKRESU: PŮDORYS 2.NP ČÁST: VZUCHOTECHNIKA				
MĚŘÍTKO: 1:50				ČÍSLO VÝKRESU: VZ1-E2-4
STUPEŇ: ZDS		DATUM: 05.2016		