


PŮDORYS 1:100

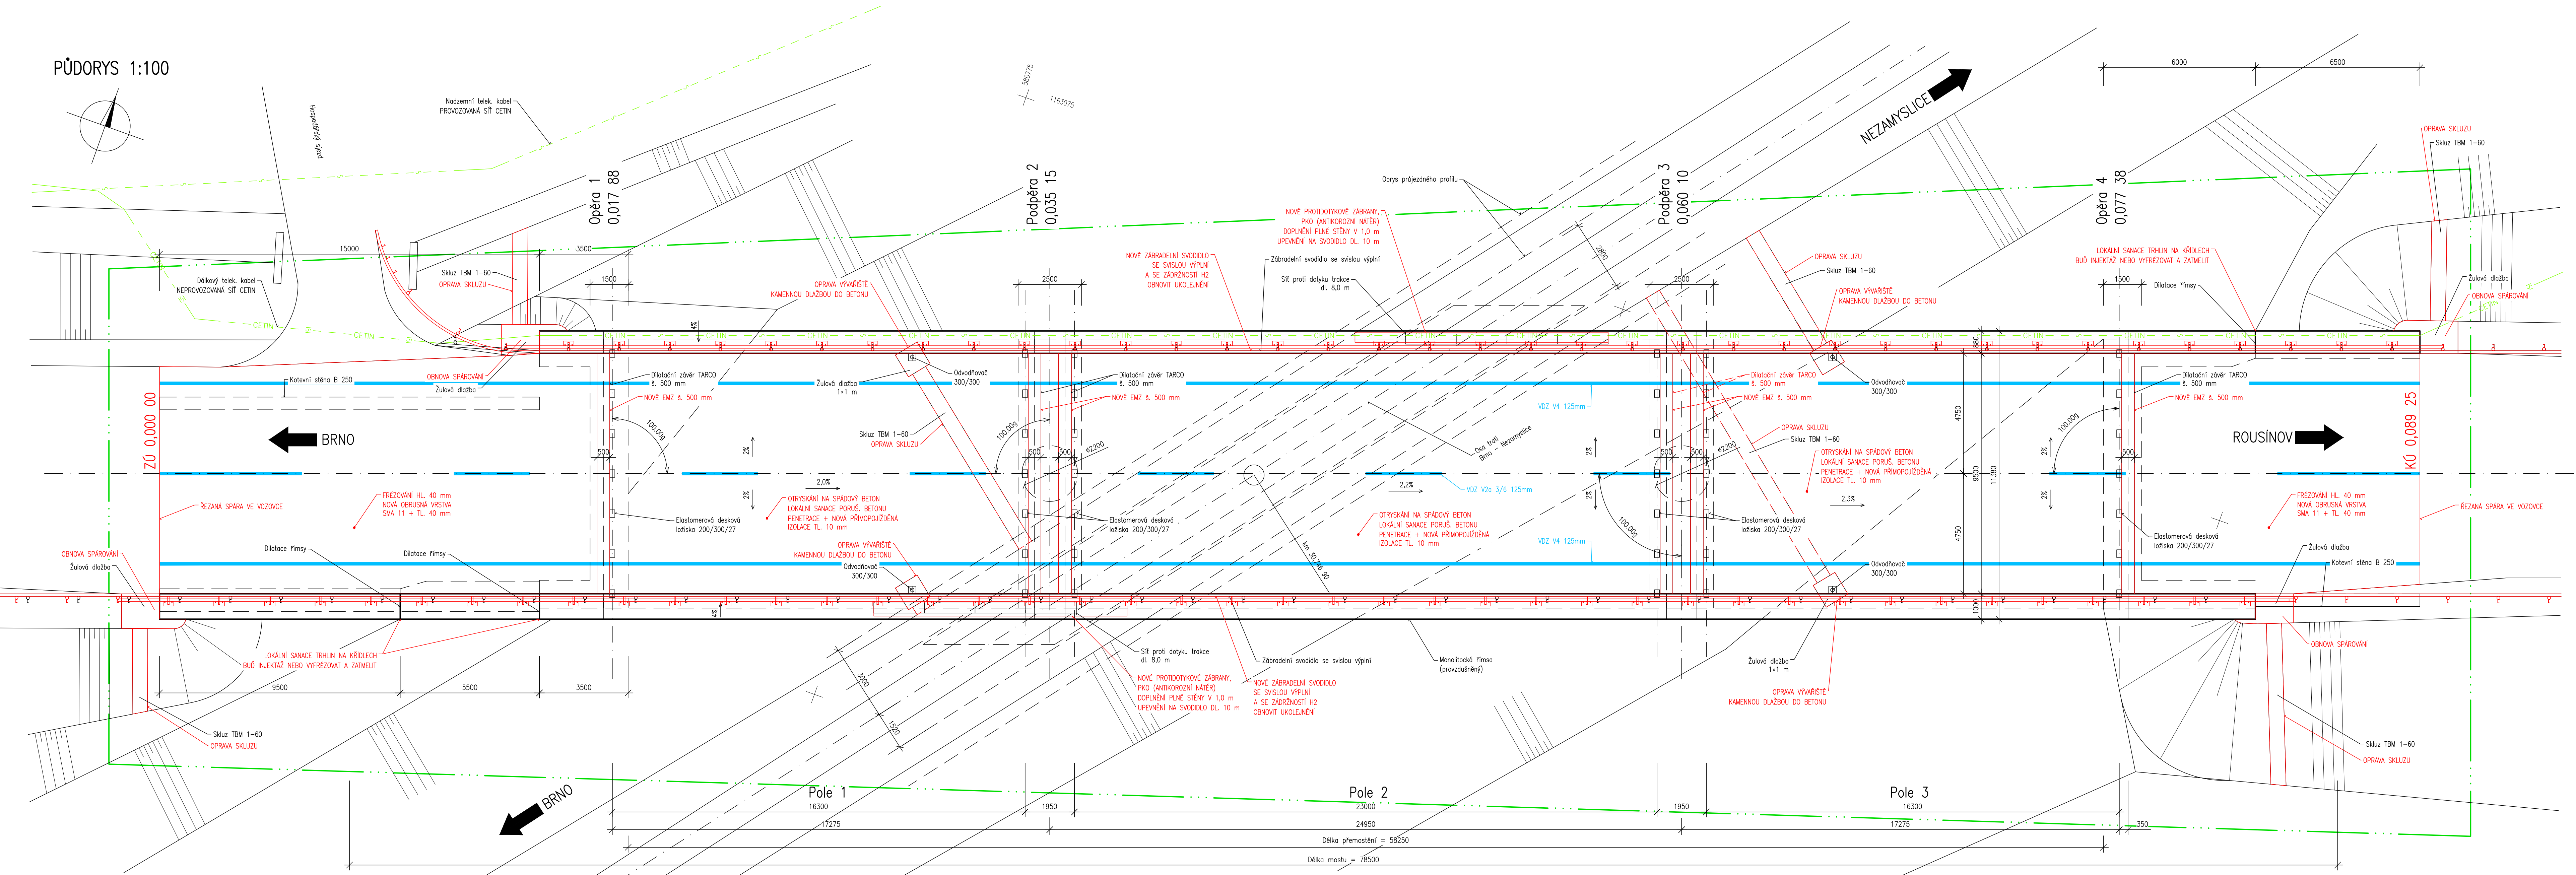

LEGENDA ČAR

- STÁVAJÍCÍ STAV
- NOVÝ STAV
- VODOROVNÉ DOPRAVNÍ ZNAČENÍ
- CETIN
- Dílkový telek. kabel NEPROVOZOVANÁ SÍŤ CETIN
- Nadzemní telek. kabel PROVOZOVANÁ SÍŤ CETIN
- DOČASNÝ ZÁBOR

Souřadnicový systém: S - JTSK  
Výškový systém: Bpv

Hlavní projektant:	Ing. Jaromír RUŠAR		
Zodpovědný projektant:	Ing. Jaromír RUŠAR		
Vypracoval:	Ing. Tomáš KNOBLOCH		Majdalenky 19, 638 00 Brno Tel., fax: 545 222 037 E-mail: info@rusar.cz
Kontroloval:	Ing. Jaromír RUŠAR		
Kraj:	JIHOMORAVSKÝ	Datum:	04 / 2016
Zadavatel:	Správa a údržba silnic Jihomoravského kraje, p. o. k.	Formát:	12 A4
Název akce:	II/430 Rousínov, most ev. č. 430-011		Měřítko: 1:100
Název objektu:			Účel: TP
Název výkresu:	PŮDORYS		Čís. zakáz.: 16 - 2016
		Čís. výkresu:	04