


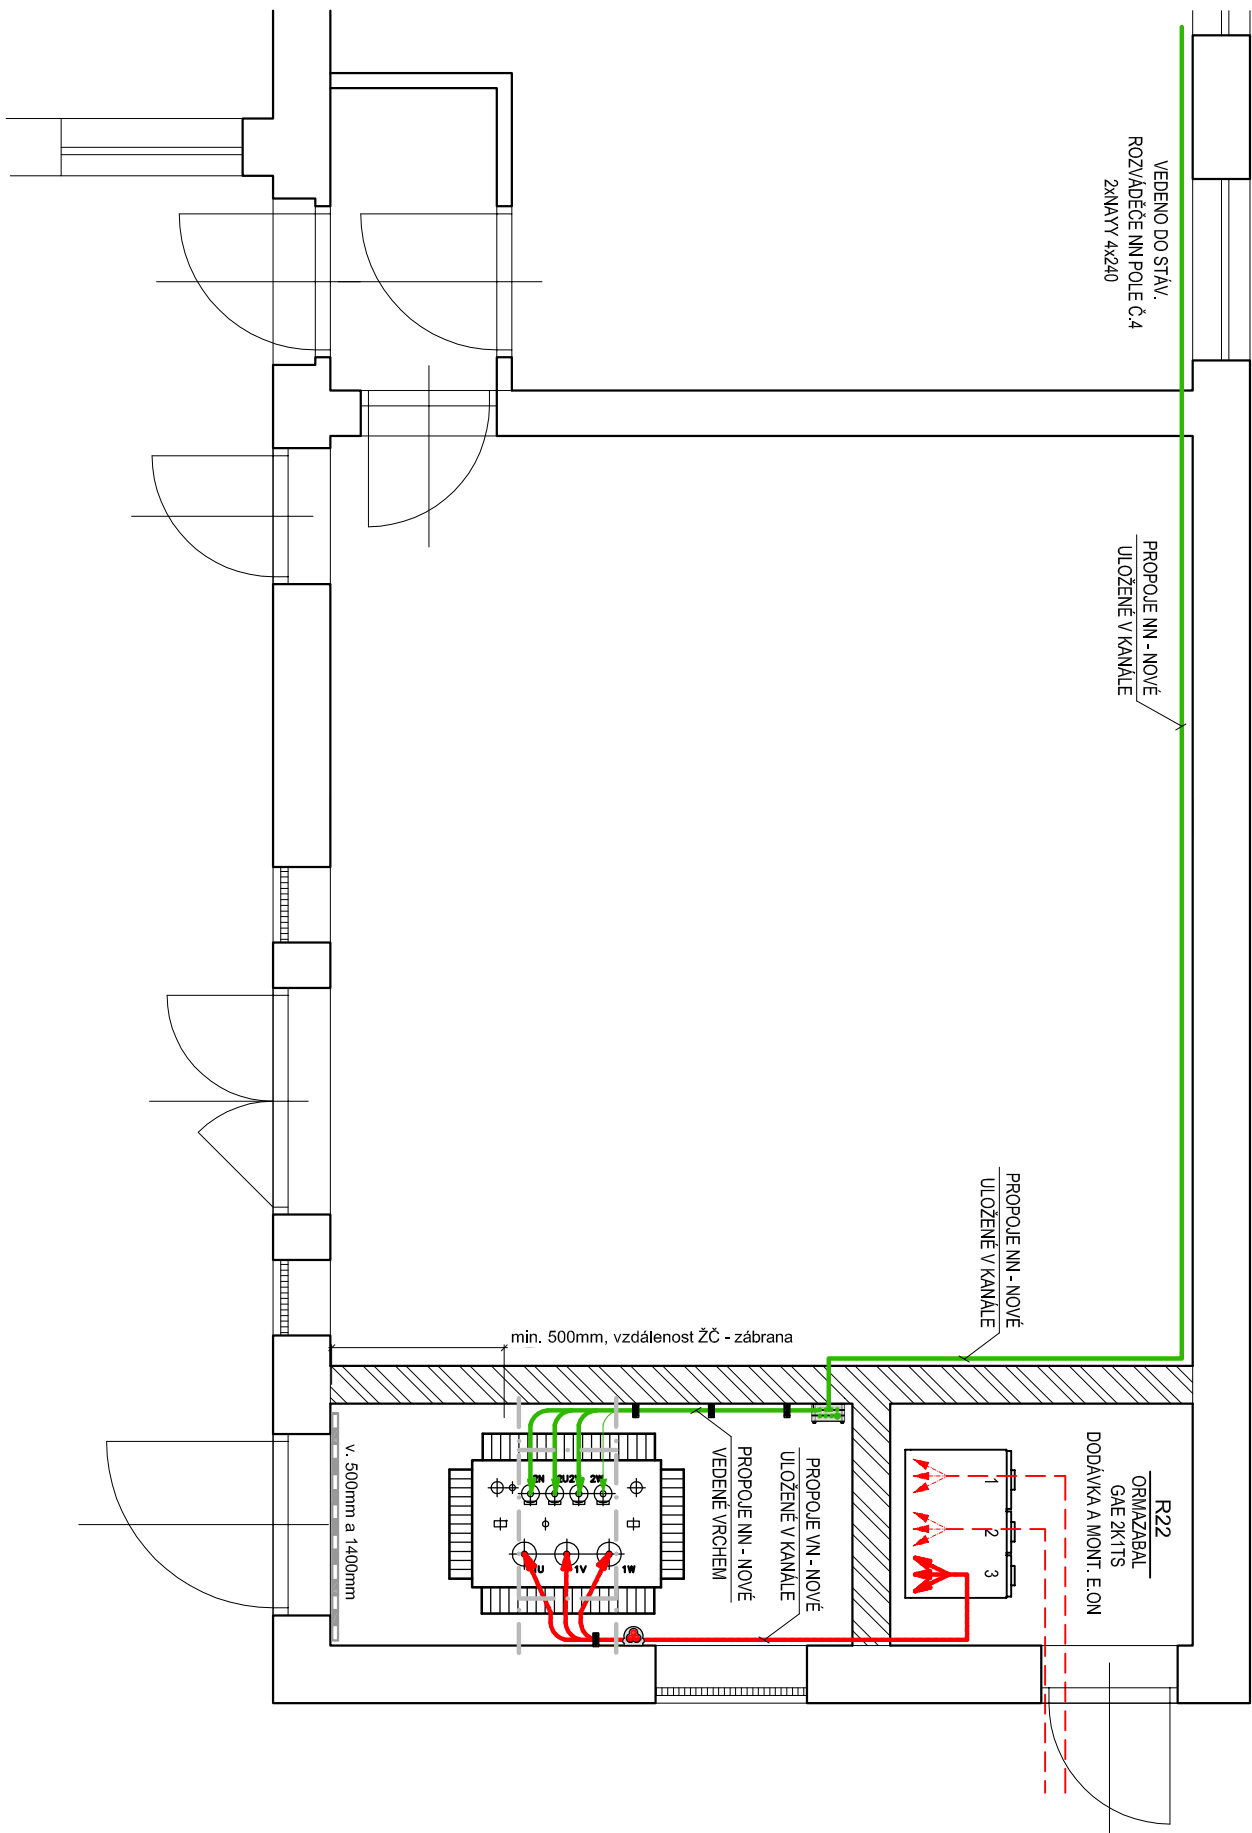

POZNÁMKA:

NAPĚŤOVÁ SOUSTAVA

- VN	:	3 AC 50Hz, 22 000 V/IT(r)
- NN	:	3PEN AC, 50Hz, 400/230 V/TN-C

OCHRANA PŘED ÚRAZEM EL. PROUDEM V DS VN A NN

N DO 1000V A NAD 1000V AC

- OCHRANA PŘI PORUŠE - PŘED DOTYKEM NEŽIVÝCH ČÁSTÍ V DS VN NAD 1000V AC

-DLE PNE 33 0000-1/5 ČL. 3.4.3.3

- PŘED DOTYKEM NEŽIVÝCH ČÁSTÍ V DS NN DO 1000V AC

IZOLACÍ, AUTOMATICKÝM ODPJOENÍM OD ZDROJE
-DLE PNE 33 0000-1/5 ČL. 3.3.2.1, 3.3.2.5

VNEJŠÍ VLIVY

PROSTOR

- Z HLEDISKA ÚRAZU EL. PROUDEM

IV - VNITŘNÍ PROSTORY BEZ REGULACE TEPLOTY
NEBEZPEČNÝ

OCHRANÉ PÁSMO EL. ZAŘÍZENÍ - DLE ZAK. 458/2000SB(*)

2M OKOLO STANICE

- KABELU NN I VN DO 22KV

1M PO OBOU STRANÁCH KABELU

* PRO ZAŘÍZENÍ VYBUDOVANÉ DO R. 2000 PLATÍ VZDÁLENOSTI DLE ZÁK. 222/1994

LEGENDA VEDENI:

DISTRIBUČNÍ ČÁST:

KABELOVÁ SMYČKA VN, KABEL - ŘEŠÍ E.ON

ODBĚRATELSKÁ ČÁST:

SPOJOVACI VEDENI VN TR, 3x22-AXEKVCEY 1x70 - NOVE

SPOJOVACÍ VEDENÍ NN PRO TR, 2X NAYY-J 4x240 - NOVÉ

LEGENDA KONSTRUKCJI:

STÁVAJÍCÍ OCELOVÉ KONSTRUKCE - ÚPRAVA

■ ■ ■ PŘÍCHYTKA

PROJEKČNÍ KANCELÁŘ:			
OZPOV. PROJEKTANT:		AUTORIZOVANÝ TECHNIK:	VYPRACOVAL:
ING. VLADIMÍR JOKL		ING. SCHELLE	ING. SCHELLE
MÍSTO STAVBY: Brněnská 716/41, Hustopeče		KRESLIL: ING. SCHELLE	
INVESTOR: STAVEBNÍK: NEMOCNICE HUSTOPEČE		KVAL. JIHOMORAVSKÝ	
STAVBA:		ČÍSLO STAVBY: -	
ODBĚRATELSKÁ TS 22/0,4KV		ZAKÁZKOVÉ ČÍSLO: -	
OBJEKT: TECHNOLOGICKÁ ČÁST		ARCHIVNÍ ČÍSLO:	
OBSAH VÝKRESU: ZAPOJENÍ A PŮDORYS		DATUM: 08/2016	
		FORMÁT: A3	
		STUPEŇ PD: DSP	
		MĚŘÍTKO: 1:50	
		ČÍSLO VÝKRESU: F2	