



LEGENDA MÍSTNOSTÍ :

ČÍSLO MÍSTNOSTI:	ÚČEL MÍSTNOSTI	PLŮCHA V m²
01.00	HLAVNÍ SCHODIŠTĚ	39,60
01.01	HLAVNÍ VESTIBUL ŠKOLY	26,65
01.02	CHODBA	37,00
01.03	CHODBA	6,34
01.04	ŠATNY	19,83
01.04a	CHODBA MEZI ŠATNAMI	6,34
01.05	ŠATNY	19,83
01.05a	CHODBA MEZI ŠATNAMI	6,34
01.06	KANTÝNA se skladem	54,10
01.07	PRODEJNA	44,50
01.08	VCHOD DO GYMNAZIA	24,00
01.09	CHODBA	16,00
01.10	SKLAD	17,37
01.11	SKLAD	14,40
01.12		13,85
01.13	CHODBA	8,70
01.14		13,8
01.15		9,17
01.16		16,60
01.17	KOTELNA	39,54
01.18		9,00
01.19		26,12
01.20	VCHOD DO GYMNAZIA	8,30
01.21	SCHODIŠTĚ	18,20
01.22	CHODBA	10,00
01.23	HLAVNÍ UZAVĚR	6,40
01.24	ZKUŠEBNA	51,70
01.25	SKLAD	5,40
01.26	SKLAD	7,10

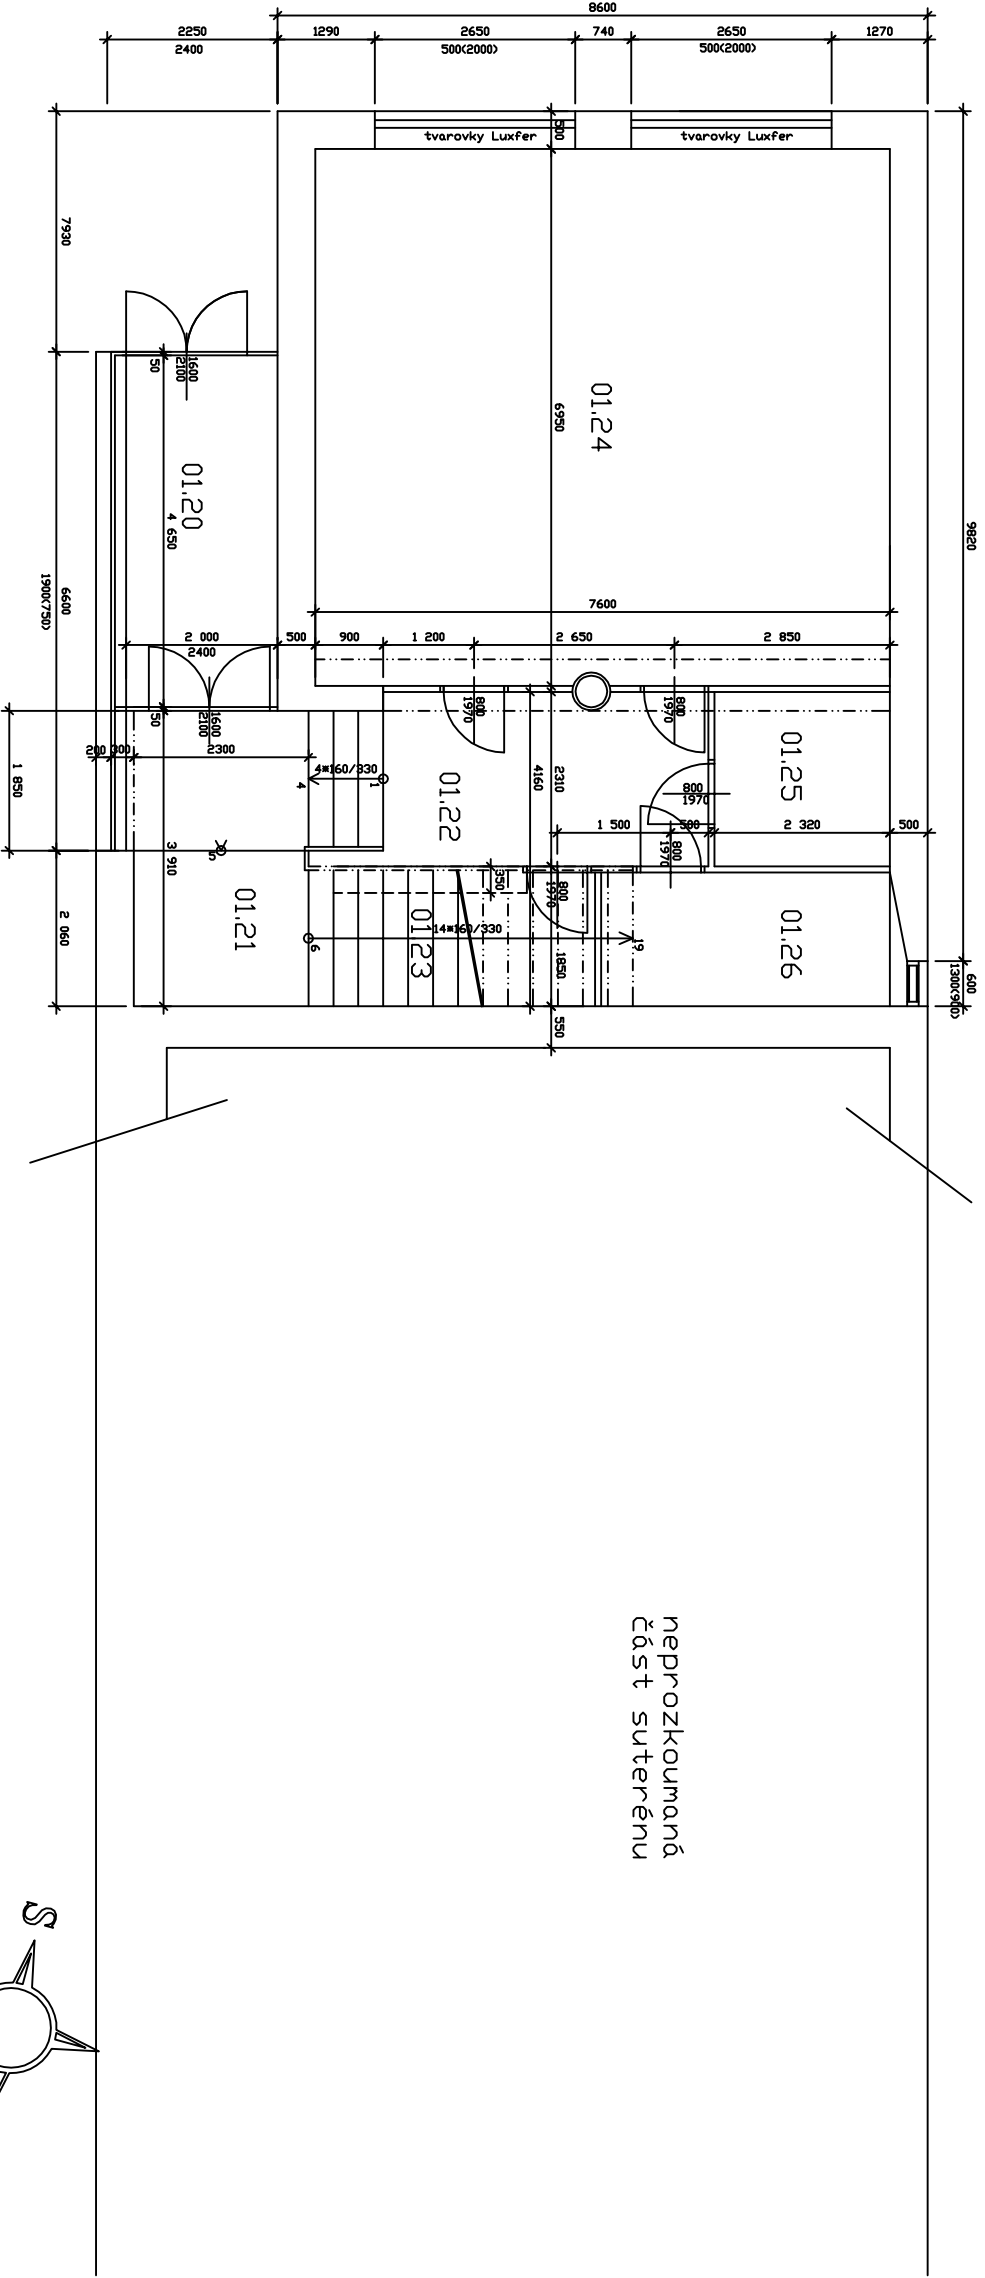

neprozkoumaná
část suterénu

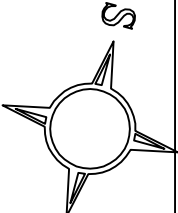

VYPRACOVAL:	PROJEKTANT:	KONTROLOVAL:	
Ing. Miloš Bocík	Ing. Miloš Bocík	Ing. Miloš Bocík	
INVESTOR: Gymnázium Blansko, Seifertova 13, 67831 Blansko			
MÍSTO AKCE: Seifertova 13 , Blansko , okr. Blansko			
OPRAVA ELEKTROINSTALACE – II. ETAPA			DATUM: březen 2017
GYMNAZIUM BLANSKO, SEIFERTOVA 13 – HLAVNÍ BUDOVA			FORMÁT: A3
PŮDORYS 1.P.P. – ŘEŠENÁ ČÁST 2 – STÁVAJÍCÍ STAV			ÚČEL: D.1.1
			MĚŘÍTKO: 1:100
			Č.VÝKR.: 2