
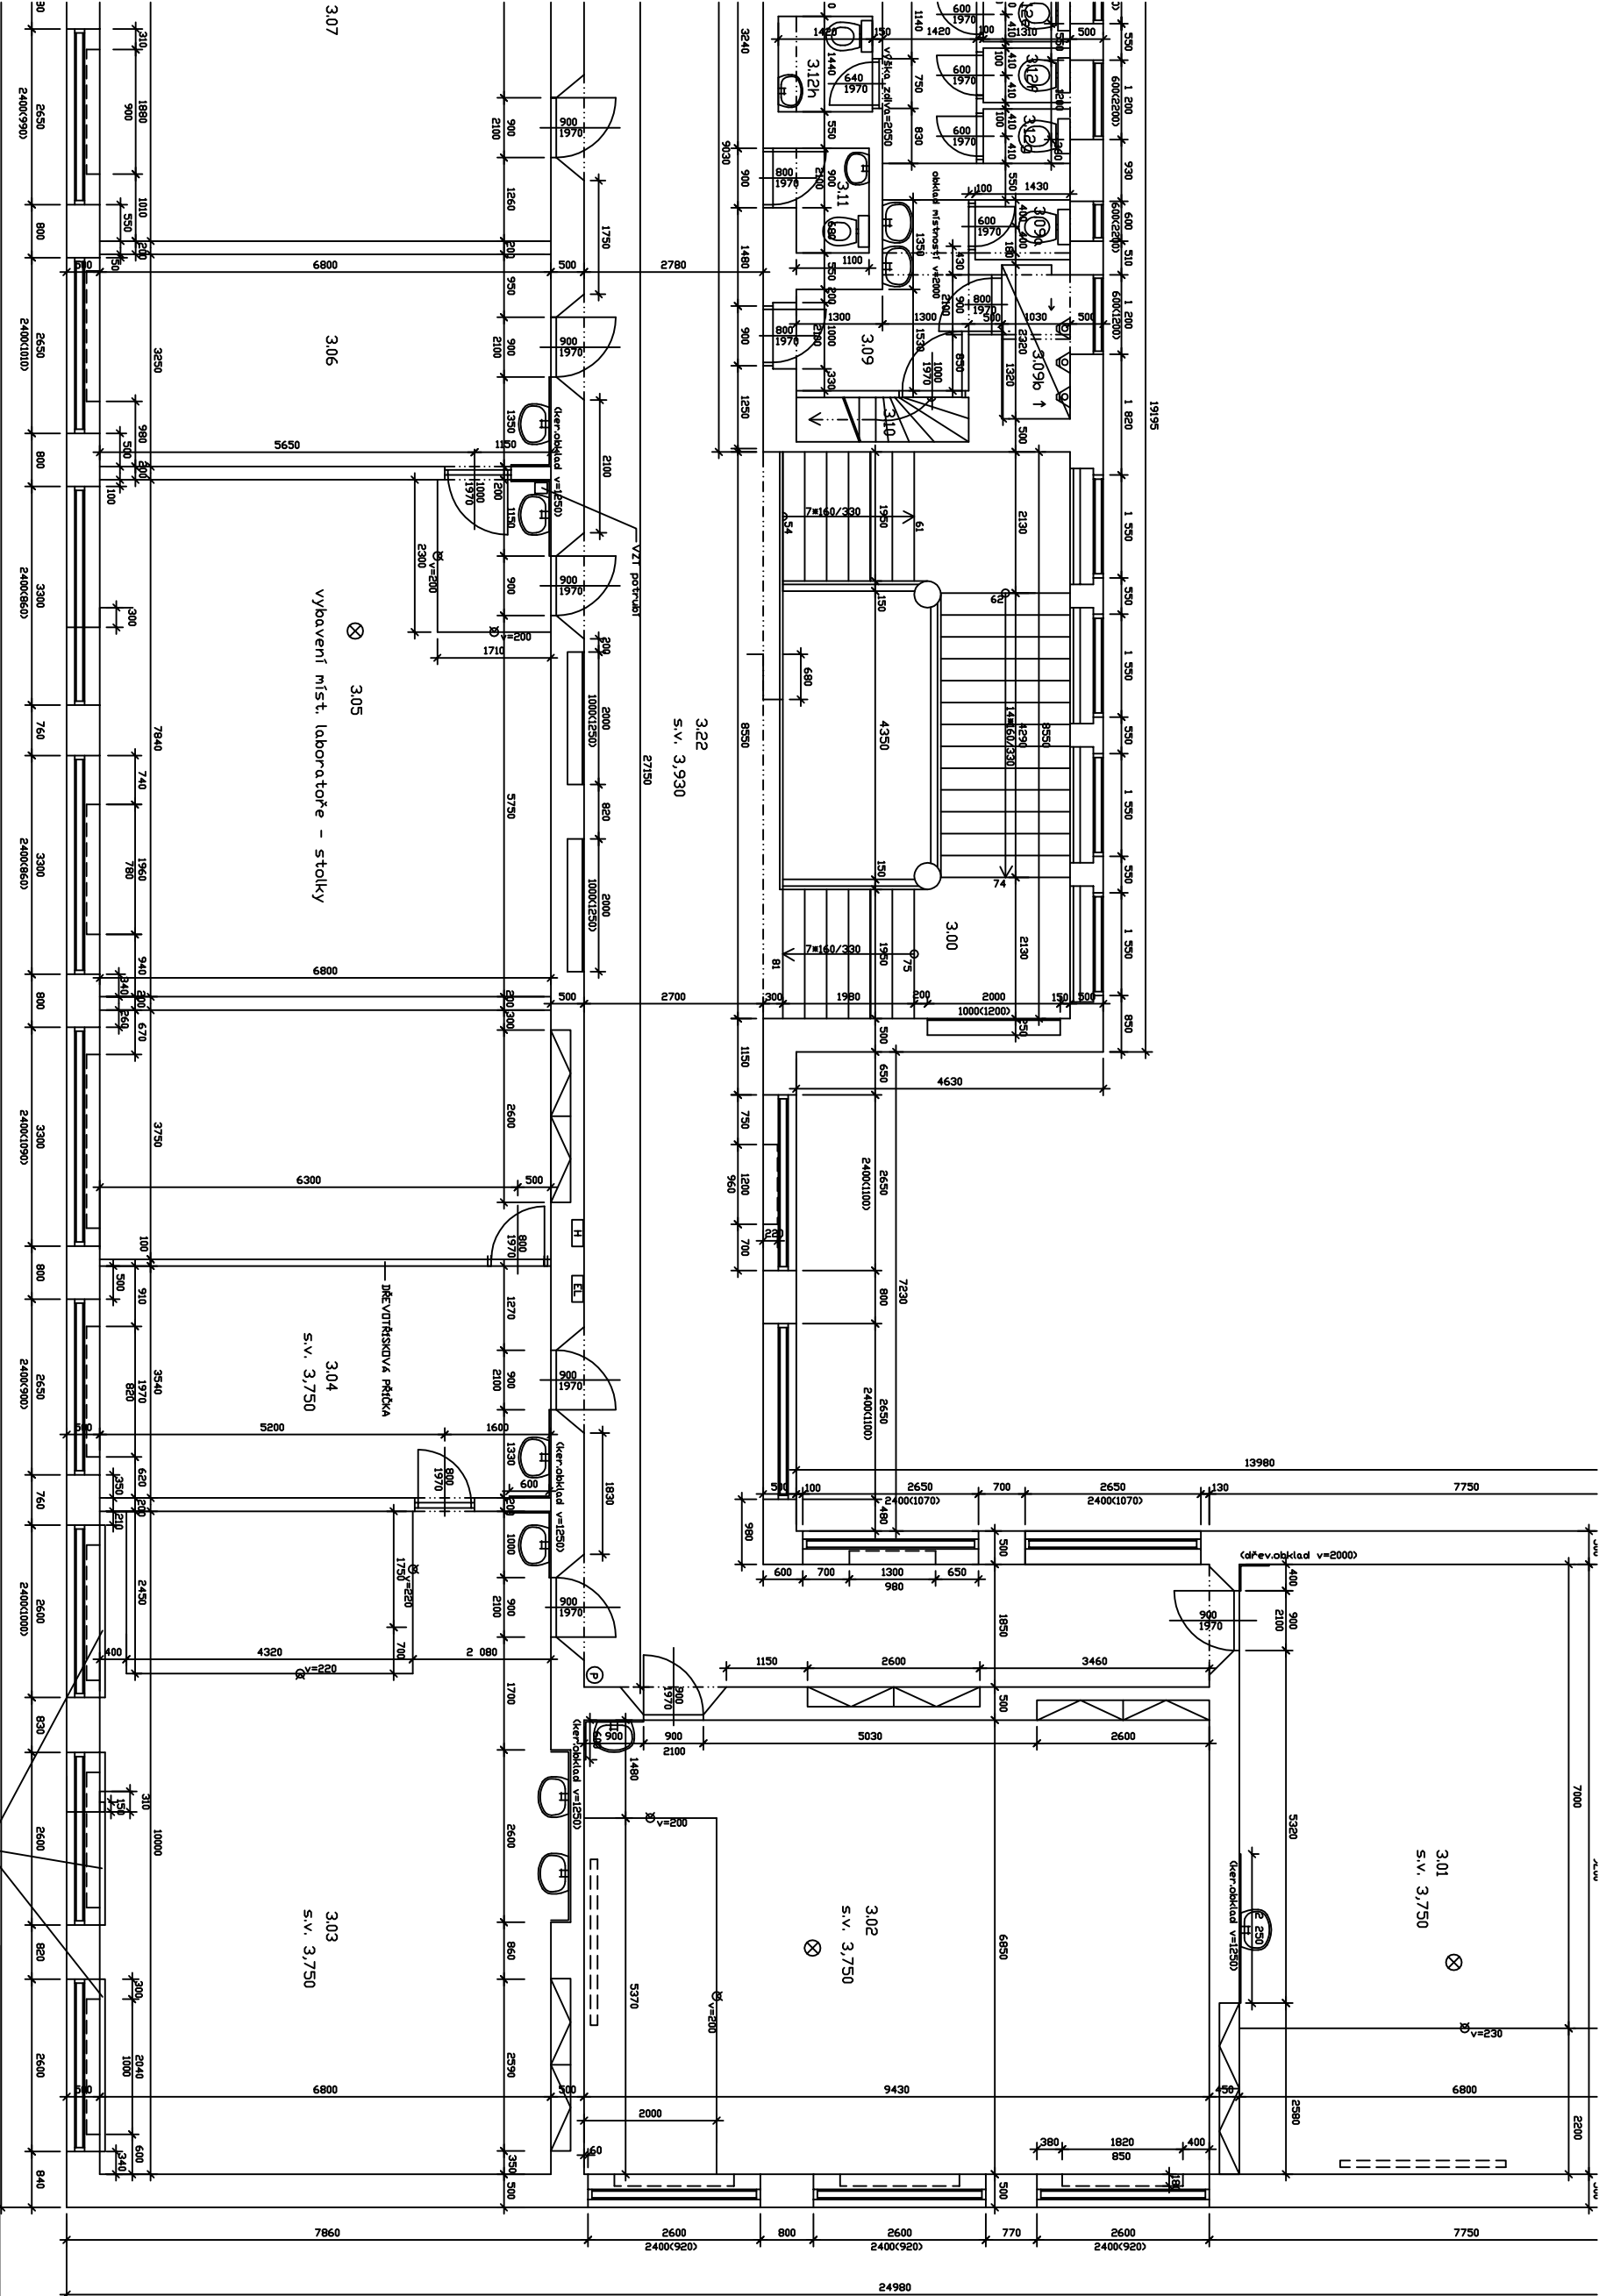


LEGENDA MÍSTNOSTÍ		
ČÍSLO MÍSTNOSTI	ÚČEL MÍSTNOSTI	PLOCHA v m²
3.00	HLAVNÍ SCHODIŠTĚ	39,60
3.01	ÚČEBNA	62,70
3.02	ÚČEBNA	64,60
3.03	ÚČEBNA	68,00
3.04	KABINET	24,00
3.04	KABINET	26,10
3.05	ÚČEBNA-LABORATOR	53,40
3.06	KABINET	22,10
3.07	ÚČEBNA	69,40
3.09	VC MUŽI	5,97
3.09a	VC MUŽI	11,4
3.09b	VC MUŽI-URINÁL Y	2,36
3.10	PŘÍSTUP NA PŮDU	
3.11	VC UČITELĚ	2,10
3.12	VC ŽENY	3,24
3.12a	VC ŽENY-PŘEDSÍN	7,70
3.12b	VC ŽENY	1,07
3.12c	VC ŽENY	1,07
3.12d	VC ŽENY	1,07
3.12e	VC ŽENY	1,07
3.12f	VC ŽENY	1,07
3.12g	VC ŽENY	1,07
3.12h	VC ŽENY	2,05
3.13	CHODBA	16,00
3.14	SKLAD ÚČERNIC	12,12
3.15	SKLAD ÚČERNIC	3,50
3.08	ÚČEBNA	70,00
3.17	CHODBA	62,00
3.09	ÚČEBNA	70,35
3.10	KABINET	26,25
3.11	ÚČEBNA	53,70
3.21	SCHODIŠTĚVÝ PROSTOR	26,40
3.22	CHODBA	94,50

POZNÁMKA	
⊗	PROJEKTOR UCHYCEK DO STŘEPU
-----	PLATNÉ KOTVENÉ DO STŘEPU
	UMÍSTĚNÍ 500 MM DD STĚNY
	VÝŠKA NADPRAŽÍ – 300 MM

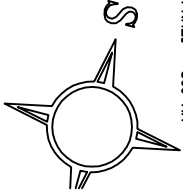

VYPRACOVAL:	PROJEKTANT:	KONTROLOVAL:
Ing. Miloš Bacík	Ing. Miloš Bacík	Ing. Miloš Bacík

INVESTOR: Gymnázium Blansko, Seifertova 13, 67831 Blansko	
MÍSTO AKCE: Seifertova 13 , Blansko , okr. Blansko	
OPRAVA ELEKTROINSTALACE–II. ETAPA	
GYMNAZIUM BLANSKO,SEIFERTOVA 13–HLAVNÍ BUDOVA	
Č. VÝKR.: 4	DATUM: březen 2017
	FORMÁT: A3
	ÚČEL: D.1.1
	MĚŘÍTKO: 1:100