


Část: PLYNOINSTALACE – PŮDORYS I.N.P.		Měřítko: 1 : 150		Č.přílohy: F.1.–3.3	
AKCE: REKONSTRUKCE HAVARIJNÍHO STAVU KOTELNY č.1, SOŠ a SOU Masarykovo nám. 136/1, HUSTOPEČE					
INVESTOR: SOŠ a SOU Hustopeče, Masarykovo nám. 136/1, 69301 Hustopeče		Č.ZAKÁZKY: 29/3-4/17		STUPĚŇ: DPS	
Stavební úřad: HUSTOPEČE		městský úřad Hustopeče		DATUM: 04/2017	
FORMÁT: --					
ODP.PROJEKTANT: CABALOVA ZUZANA		VYPRACOVAL: CABALOVA ZUZANA		KRESLIL: CABALOVA ZUZANA	
projektant TŽB, c.o.p.r.25395 Družstevní 12,693 01Hustopeče IČO:163 52 262 tel: 777-256 510					

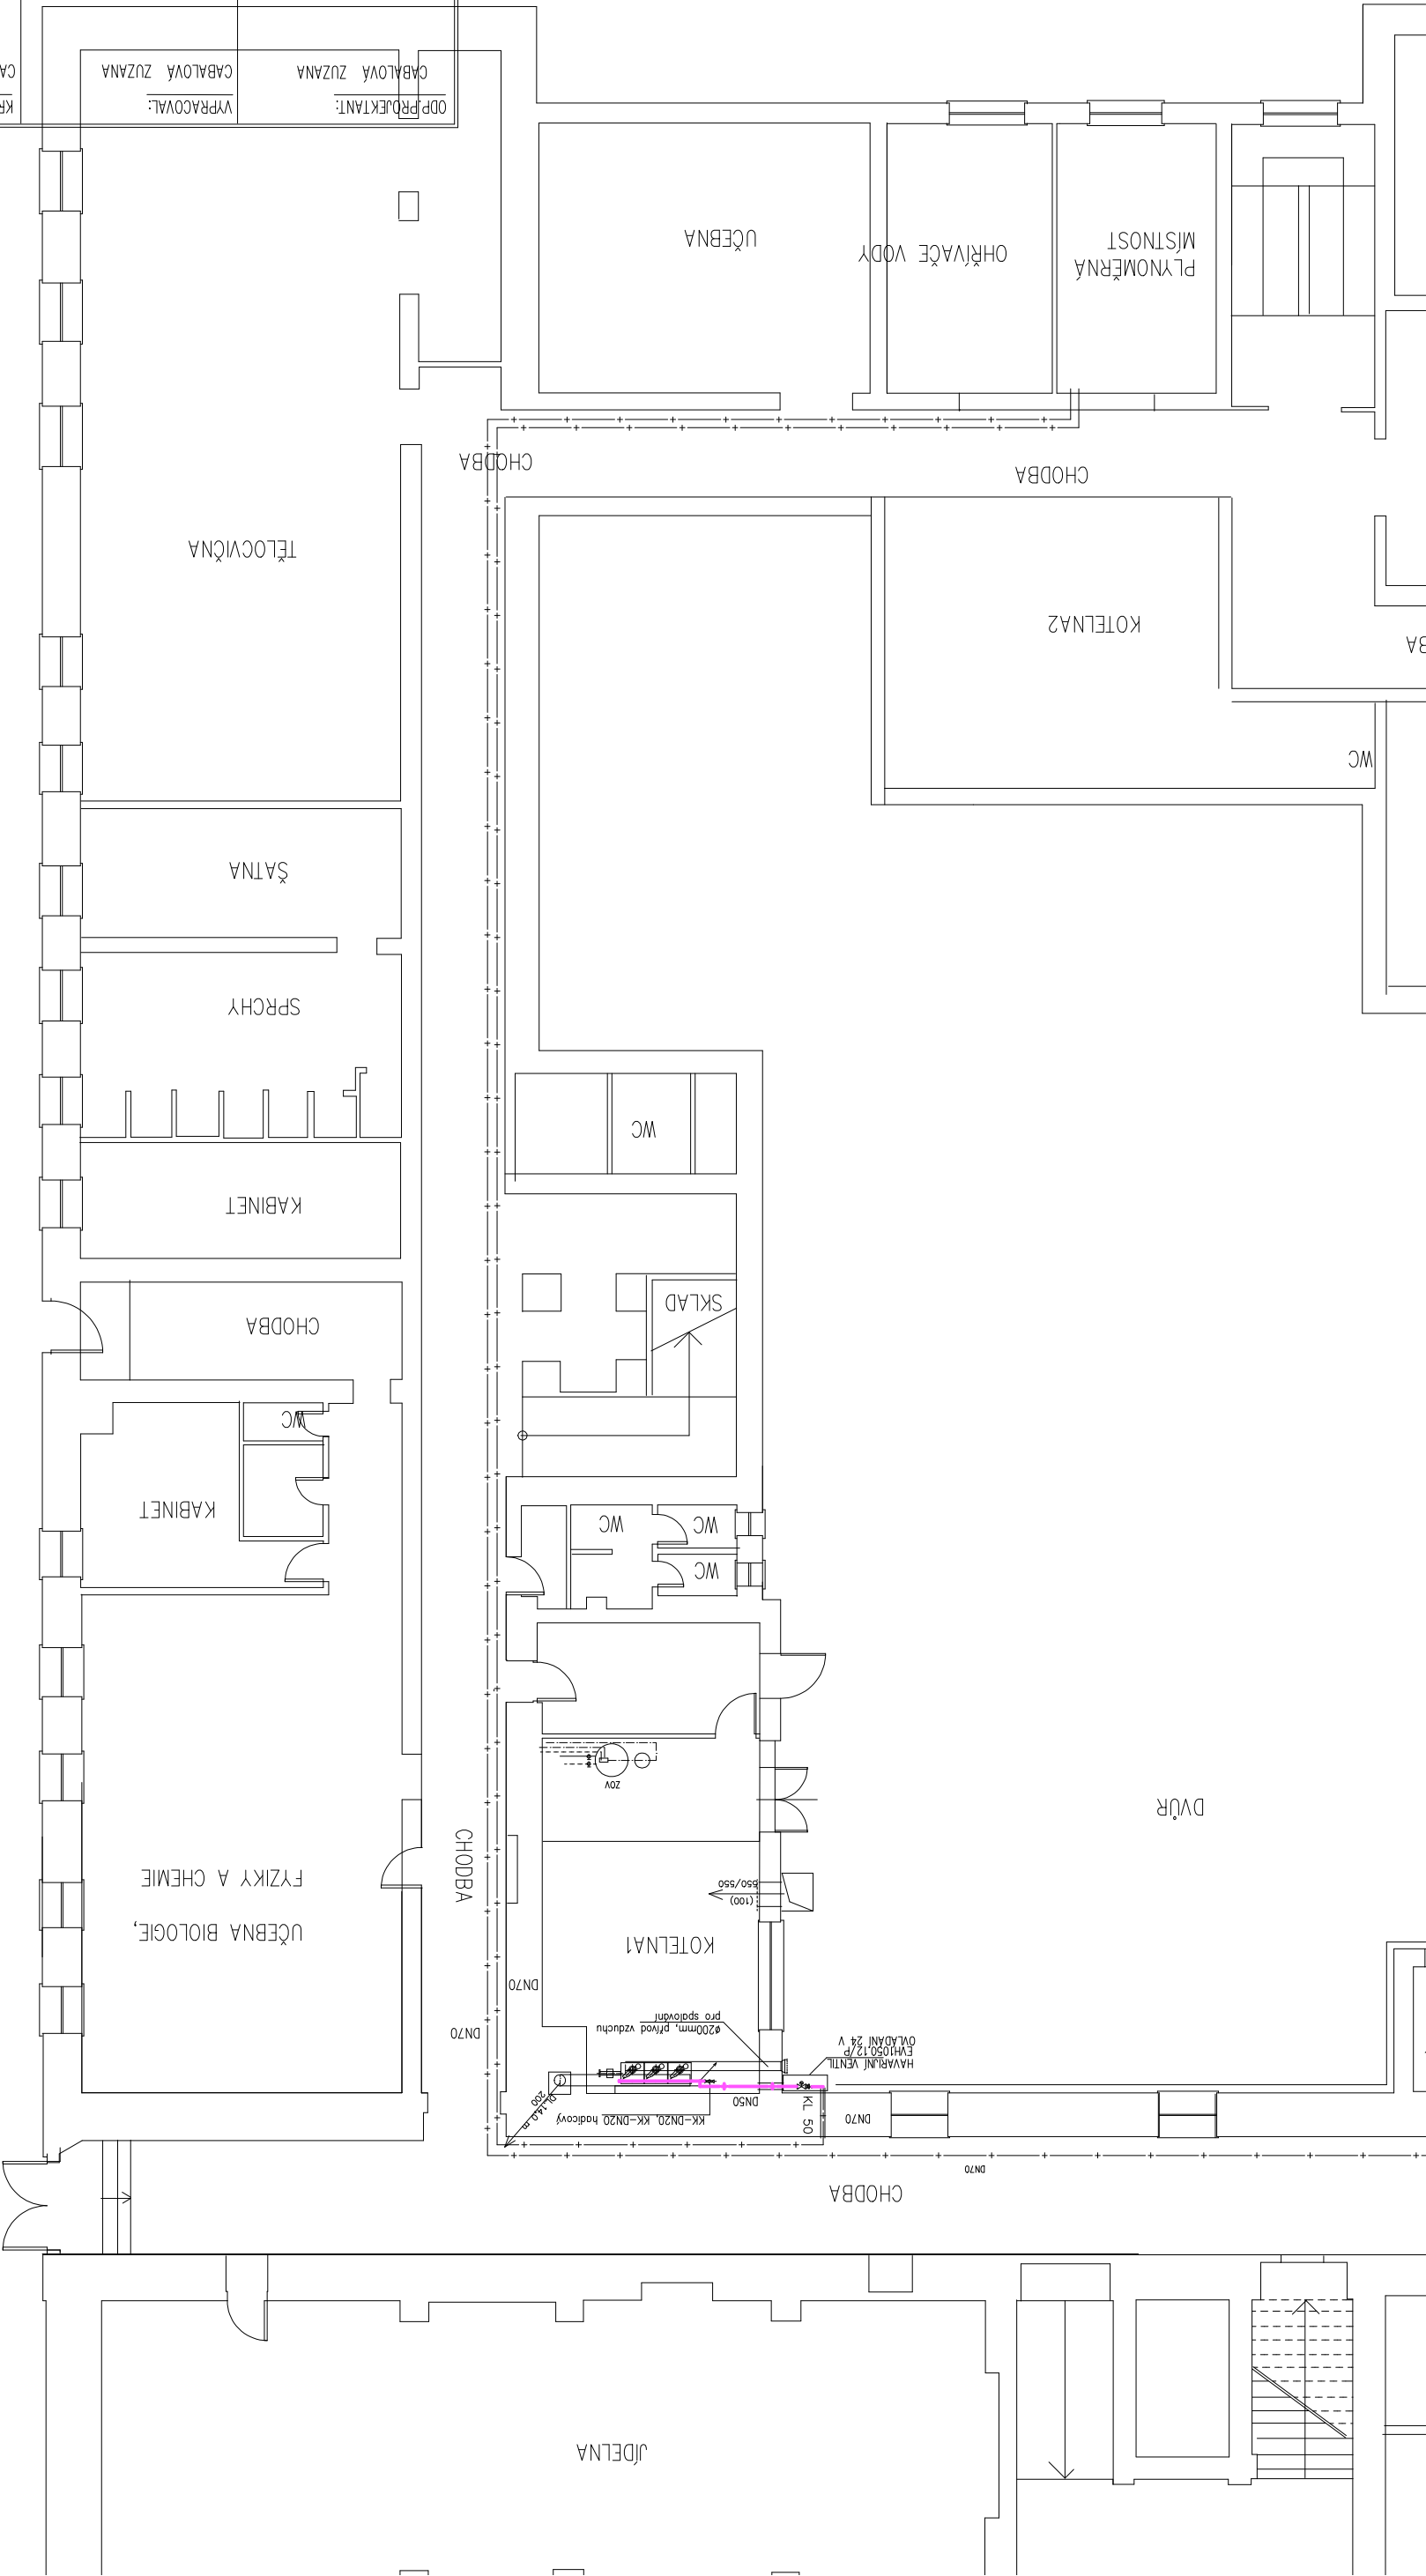

Část: PLYNOINSTALACE – PŮDORYS I.N.P.		Měřítko: 1 : 150		Č.přílohy: F.1.–3.3	
AKCE: REKONSTRUKCE HAVARIJNÍHO STAVU KOTELNY č.1, SOŠ a SOU Masarykovo nám. 136/1, HUSTOPEČE					
INVESTOR: SOŠ a SOU Hustopeče, Masarykovo nám. 136/1, 69301 Hustopeče		Č.ZAKÁZKY: 29/3-4/17			
Stavební úřad: HUSTOPEČE		DATUM: 04/2017			
městský úřad Hustopeče		FORMÁT: --			
VYPRACOVAL: CABALOVA ZUZANA		KRESLIL: CABALOVA ZUZANA			
ODP.PROJEKTANT: CABALOVA ZUZANA		projektant TŽB, c.o.p.r.25395 Družstevní 12,693 01Hustopeče IČO:163 52 262 tel: 777-256 510			