



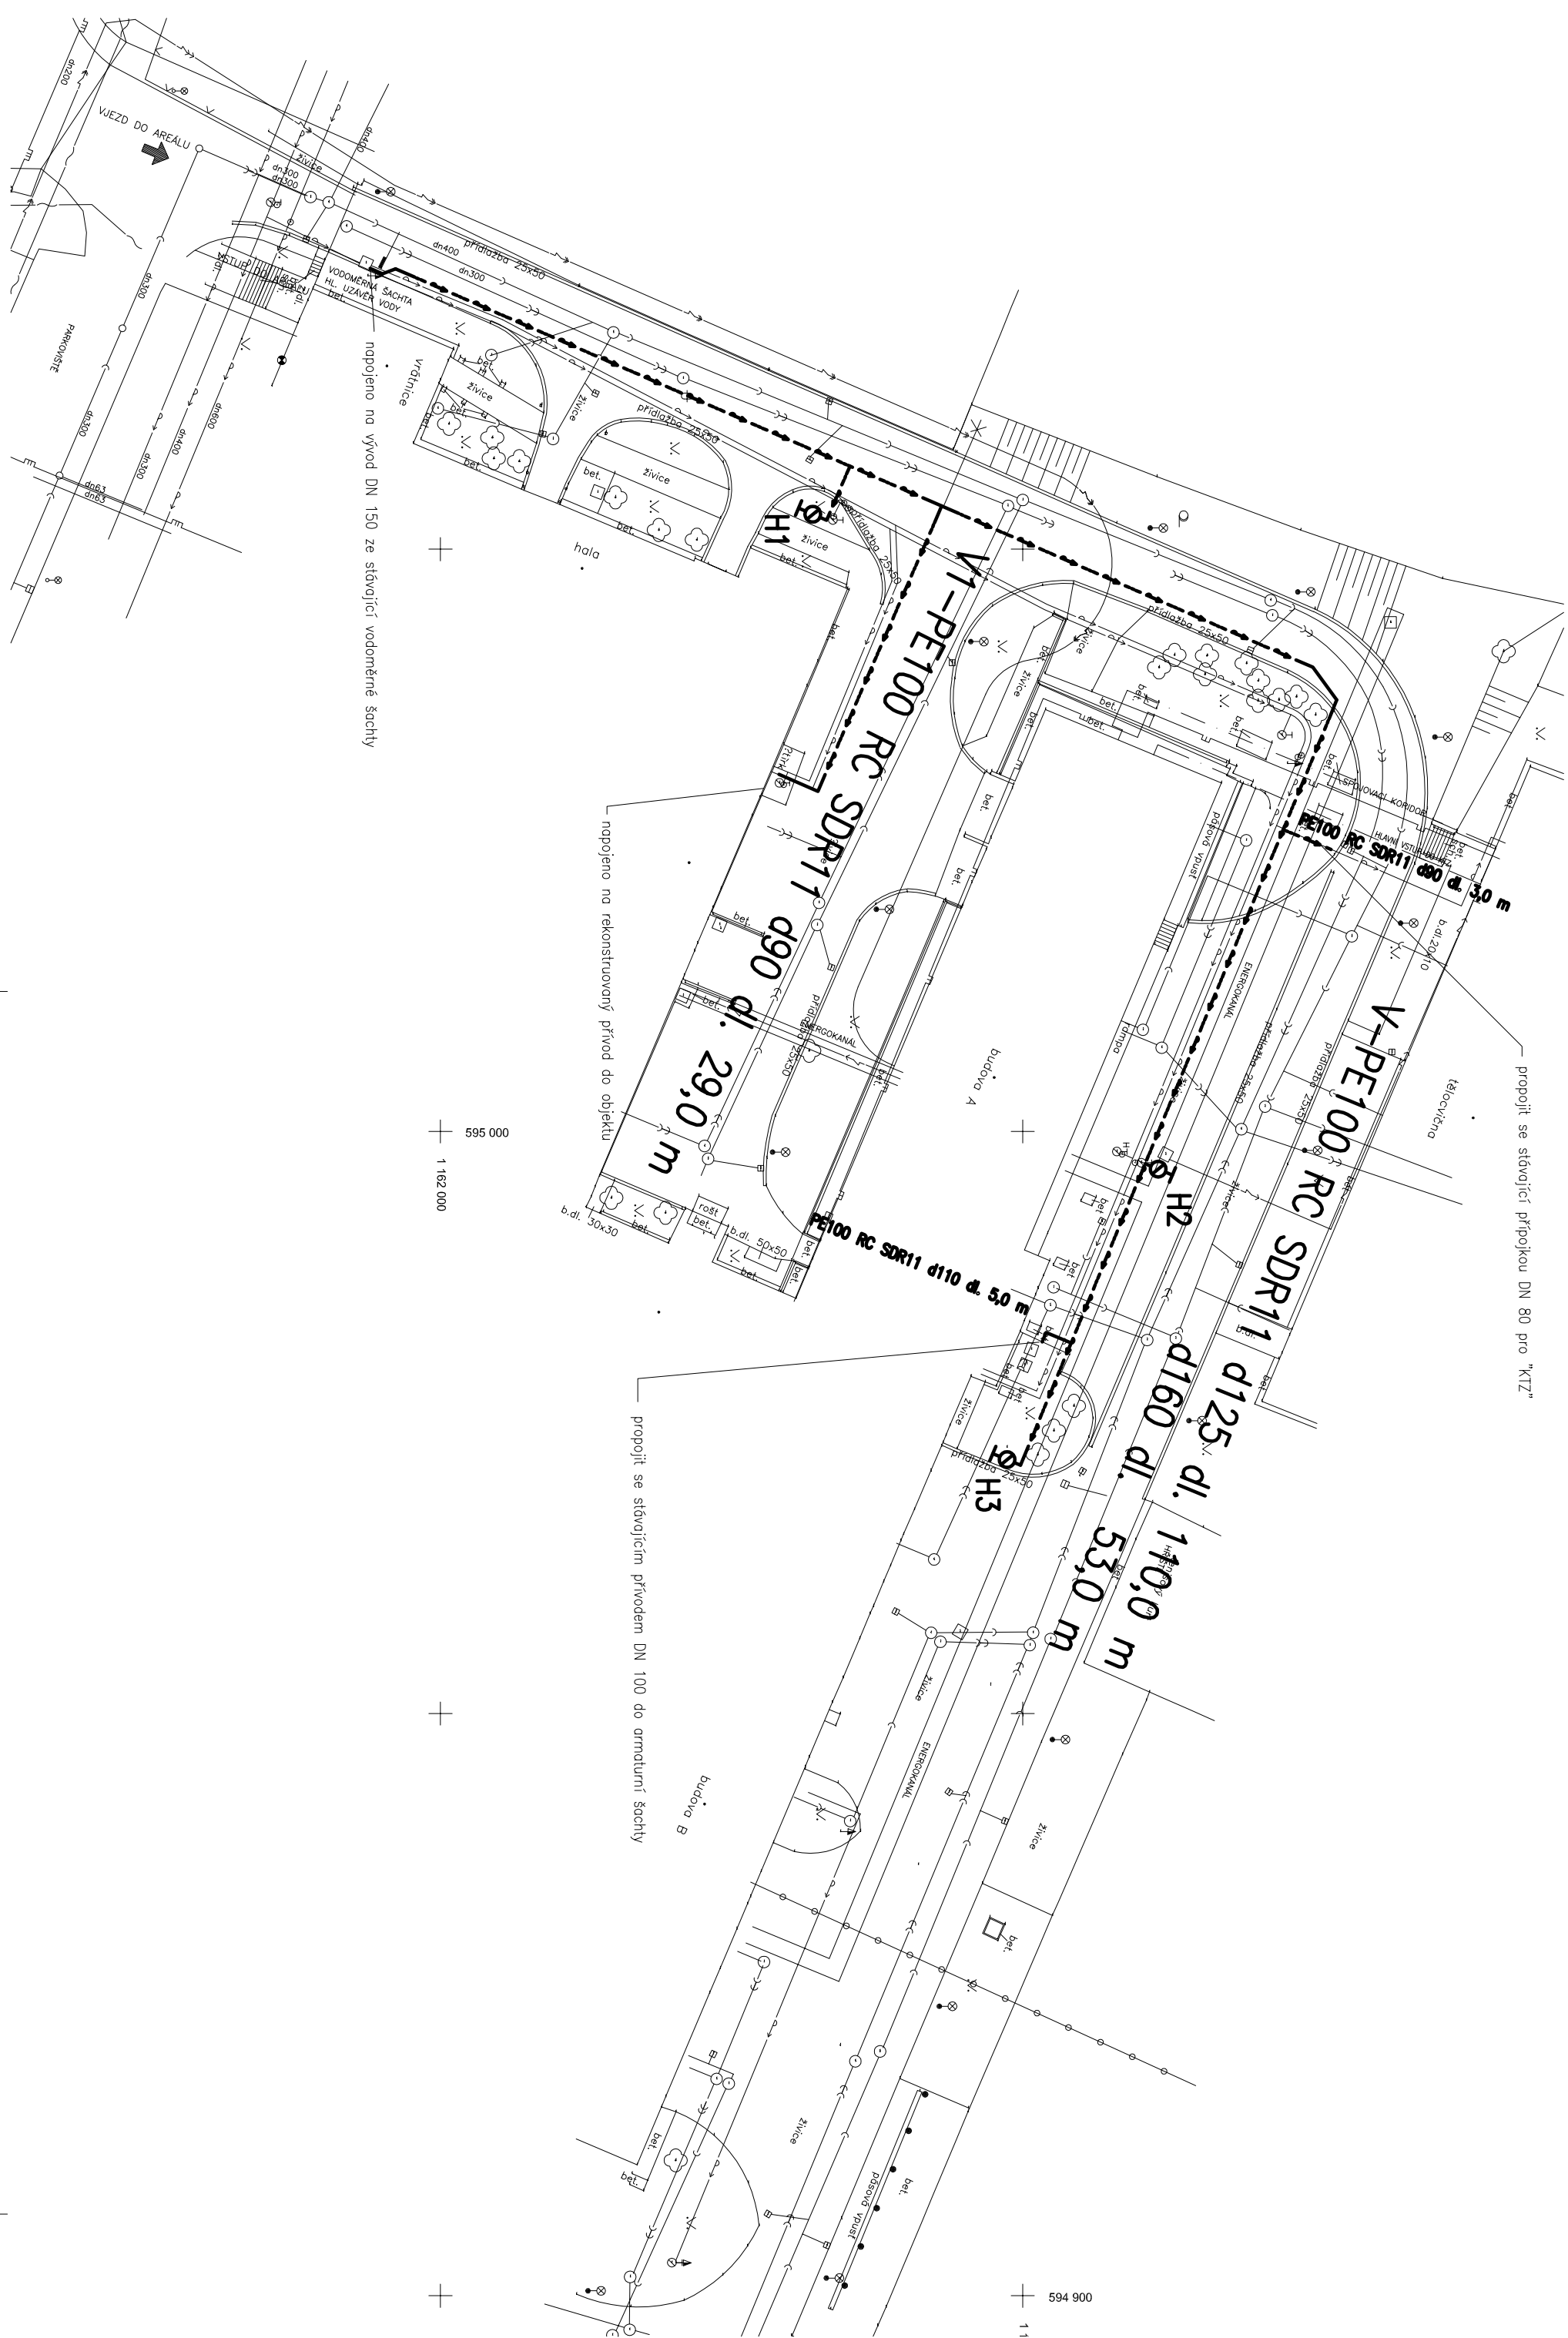

LEGENDA STAVAJÍCÍCH SÍTÍ :

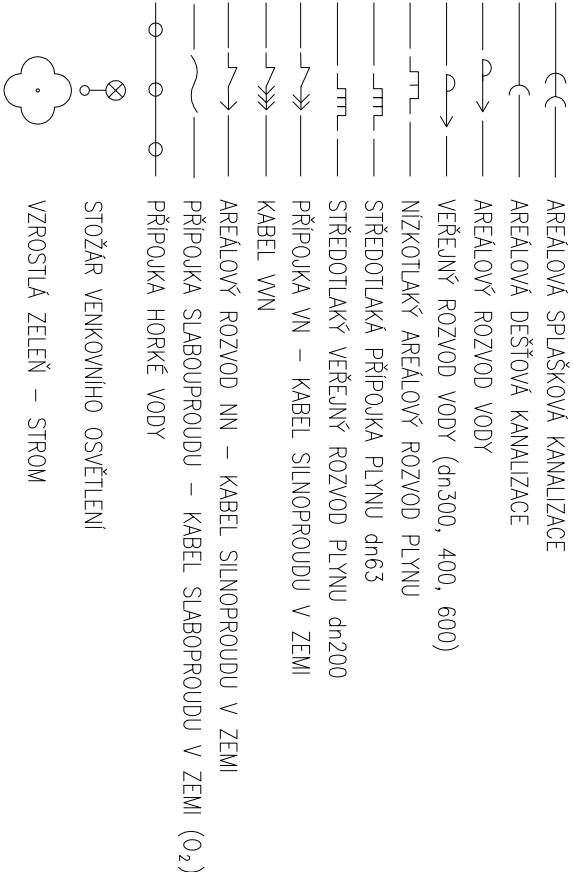

LEGENDA NAVRŽENÝCH SÍTÍ :



POZNÁMKA:

PŘED ZAHÁJENÍM VÝKOPOVÝCH PRACÍ JE INVESTOR POVINEN ZABEZPEČIT VYTČENÍ PODZEMNÍCH SÍTÍ

Vypracoval ING. HOLEŠOVSKÝ	Zodp. proj. ING. HOLEŠOVSKÝ	Kontroloval	LBH s.p.a. Projektová a obchodní činnost tel: 739 370 520	
Kraj: JIHOHMORAVSKÝ		Objekt: REKONSTRUKCE VENKOVNÍCH ROZVODŮ VODY V AREÁLU SŠTE BRNO, Olomoucká		
Investor: SŠTE Brno, Olomoucká, příspěvková organizace, Olomoucká 1140/61, Brno		Č. zakázky: 3952		Datum: 08/2017
Stavba: Akce:		Formát: 3 A4		Stupeň: ZDS
Objekt: Soubor:		Měřítko: 1:500		Arch. č.: 3952/17
Část profese: Situace		Příloha číslo: 03		