



STÁVAJÍCÍ KONSTRUKCE


NOVÉ HROMOSVODNÉ VEDENÍ

ZEMNĚNÍ

ODCHRANNÝ PROSTOR JÍMACÍ SOUSTAVY

VORKA

PRŮKŮŠEBNÍ SVORKA

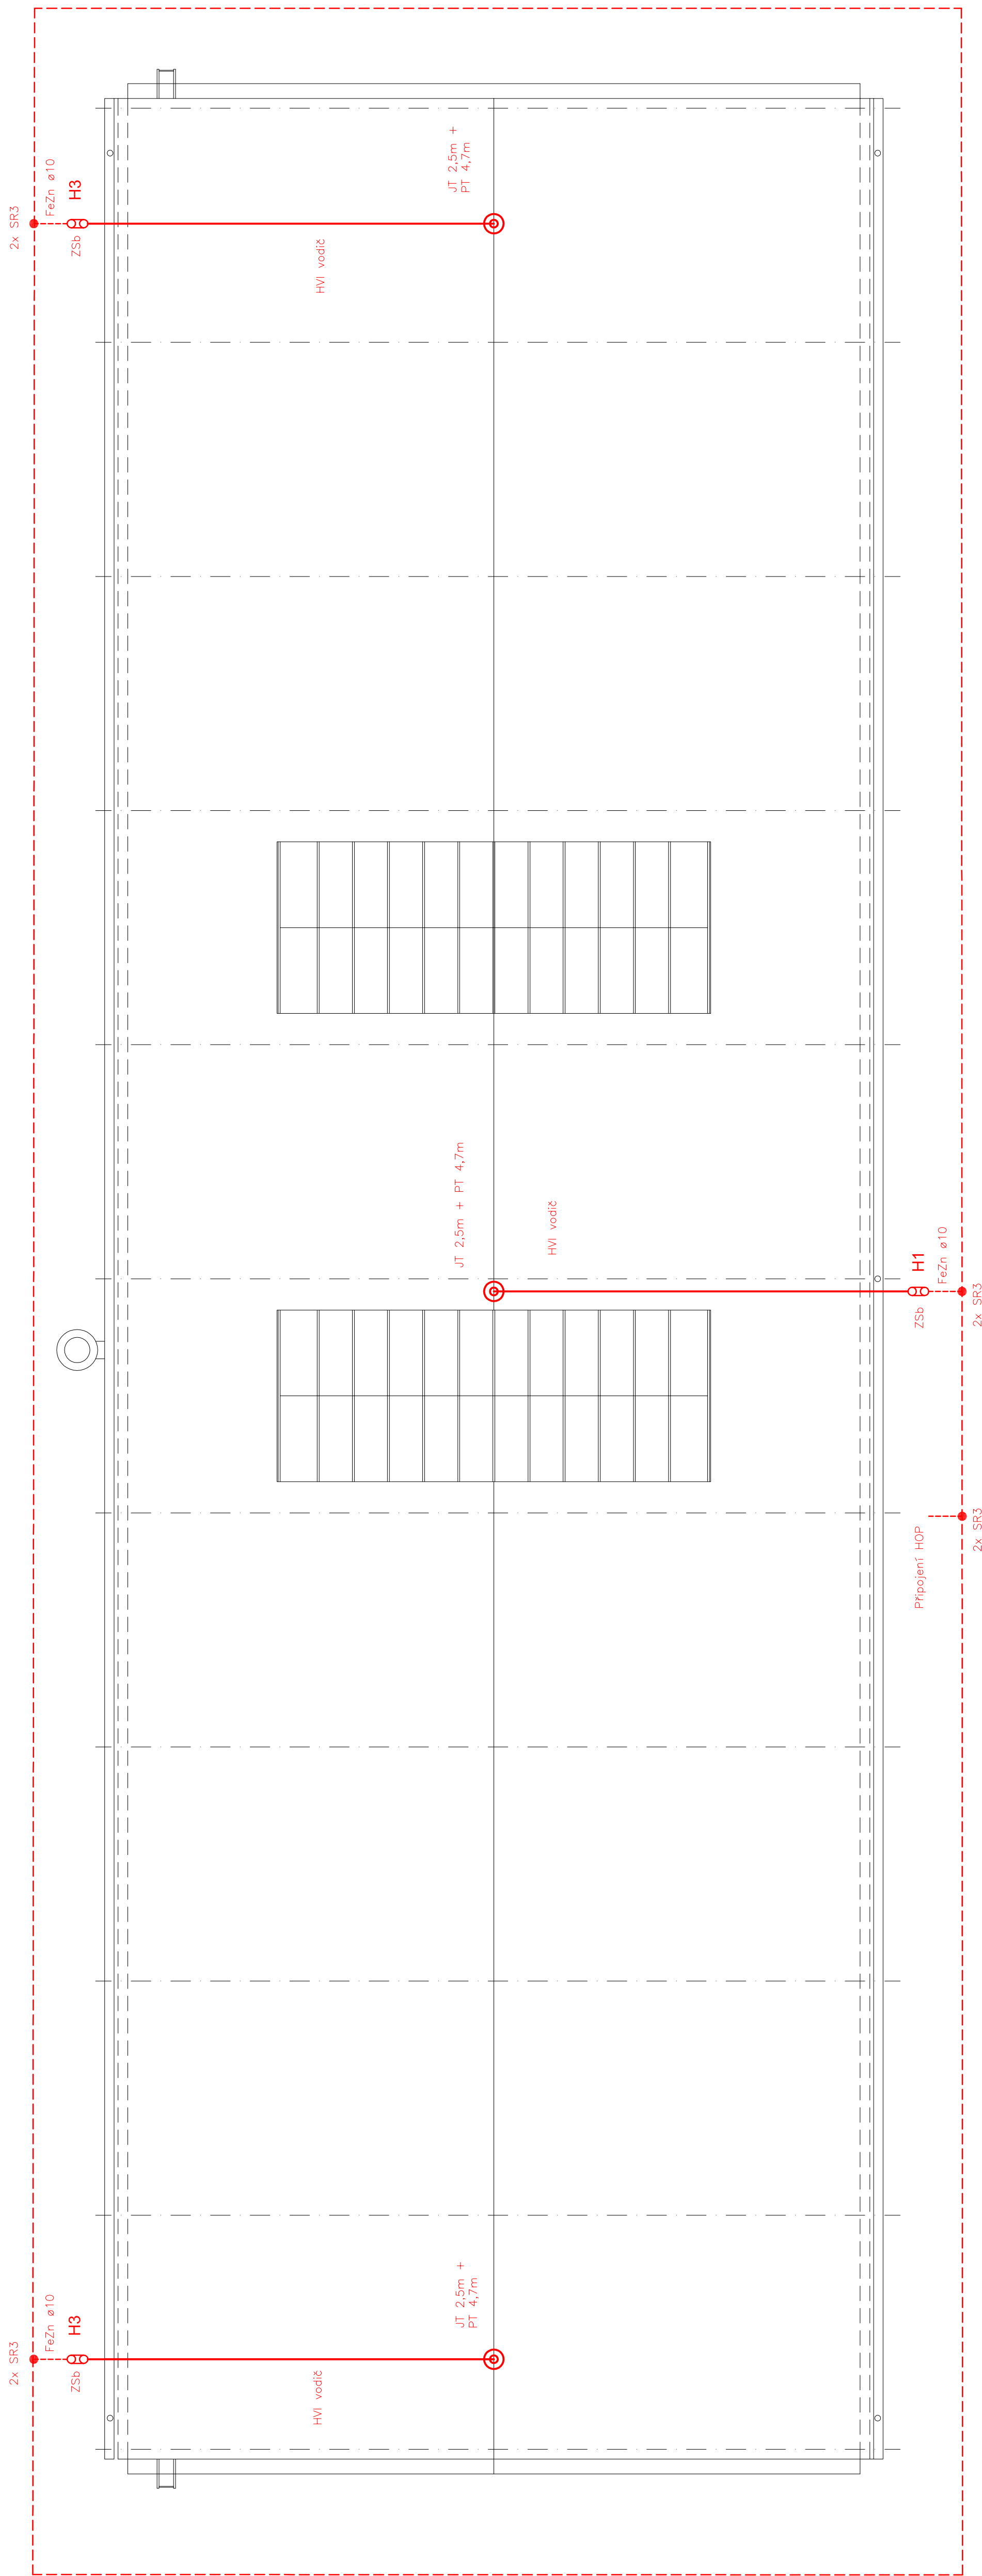

MIX MAX - ENERGETIKA, s.r.o.
Slevačská 245/11, 615 00 Brno, www.mixmaxenergetika.cz

| | | | | | |
|------------------|--|--|----------------|-------------|---------|
| VED. PROJEKTU: | | KONTROLOVAL: | VYPRACOVAL: | DATUM: | 05/2017 |
| Ing. Štěpán Brus | | Ing. Štěpán Brus | Ing. Jan Němec | STUPĚN PD: | DPS |
| INVESTOR: | | SPŠ Jedovnice, p.o. | | | |
| STAVBA: | | Stavební úpravy učebních hal - areál SPŠ Jedovnice, Na Větráku 463, Jedovnice | | | |
| OBJEKT: | | D 1.4.2.2 Hromosvod - hala D | | FORMÁT: | 4 x A4 |
| | | | | MĚŘÍTKO: | 1:100 |
| NÁZEV VÝKRESU: | | | | Č. VÝKRESU: | 1 |
| | | PŮDORYS STŘECHY | | | |