


LEGENDA MÍSTNOSTÍ

Č. M.	ÚČEL MÍSTNOSTI	POLOHA m ²
B-001	Technická místnost	31,26
B-002	Technická místnost - kotle	13,65
B-003	Sklad palet	32,56
B-004	Technická místnost - VZT	64,69


C03 HU C03 NAP SV P


hlavní ústředna	ústředna PZTS
nápiječ	expander, link. modul, koncentrátor
svítdlo paměťové	ovládací klávesnice
tláčtko nouzového volání	magnetický kontakt
táhlo nouzového volání	expander, link. modul, koncentrátor
domácí telefon	infradetektor
venkovní tablo audio	automatický telefonní hlásič
elektrický otvřáč	požární detektor multifunkční
napájecí zdroj	tláčtko nouzového volání
IP dveřní komunikátor – vřátník	svítdlo
IP stolní videotelefon	hlásič multisenzorový
datová zásuvka 2xRJ45	hlásič tlačítkový
přístupový bod Wl–F	poplachová signalizace(moják,sířěna)
kabel EPS	terminál bezkontaktní
kabel CCTV	elektrický zámeč
kabel EKV	kamera s IR přívětem
kabel SK	řídící počítač
kabel PZTS	prostup do dalšího podlaží
kabel domovního telefonu	

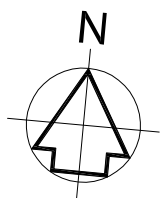

ÚČETNÍ SYSTÉM Bpv ±0,000 = 567,50 m n. m.

REVIZE:	POPIS ZMĚNÝ:	DATUM:	VYPRACOVAL:

AKCE:	REKONSTRUKCE A DOSTAVBA A PŘÍSTAVBA RYCHTY			STUPEŇ PD: DPS - DOKUMENTACE PRO PROVÁDĚNÍ STAVBY
INVESTOR A OBJEDNATEL:	Obec Krásensko Krásensko 123, 683 04 Dmovice			OBJEKT: SO 02- Objekt B - přístavba
MÍSTO STAVBY:	Krásensko 76 pozemky parc. č.: 31, 32, 34 k.ú. Krásensko			PROFESÍ: D.1.4.5 - ELEKTROINSTALACE SLABOPROUDÁ
GENERÁLNÍ PROJEKTANT:	 INTAR a.s. Bezručova 811/7a, 602 00 Brno tel.: +420 543 422 211 www.intar.cz, info@intar.cz			AUTORIZACE:
VEDOUČÍ PROJEKTU:	ING. JOSEF KATOLICKÝ, jkatolicky@intar.cz			ZAKÁZKOVÉ ČÍSLO: 204 000 11-4
HLAVNÍ INŽENÝR PROJEKTU:	ING. JIŘÍ BARTOŠ, jbartos@intar.cz			DATUM: 01/2016
ZHOTOVITEL ČÁSTI:				FORMÁT: 3 x A4
ODPOVĚDNÝ PROJEKTANT:	ING. MIROSLAV KOLÁŘ, mkolar@intar.cz			KOPIE:
VYPRACOVAL:	JAN ČUMA, jcuma@intar.cz			MĚŘÍTKO: 1:100
VÝKRES: NOVÝ STAV_PŮDORYS 1.PP				EVIDENČNÍ ČÍSLO: 204 000 11-3/SO 02/D.1.4.5
ČÍSLO VÝKRESU: 101				REVIZE:

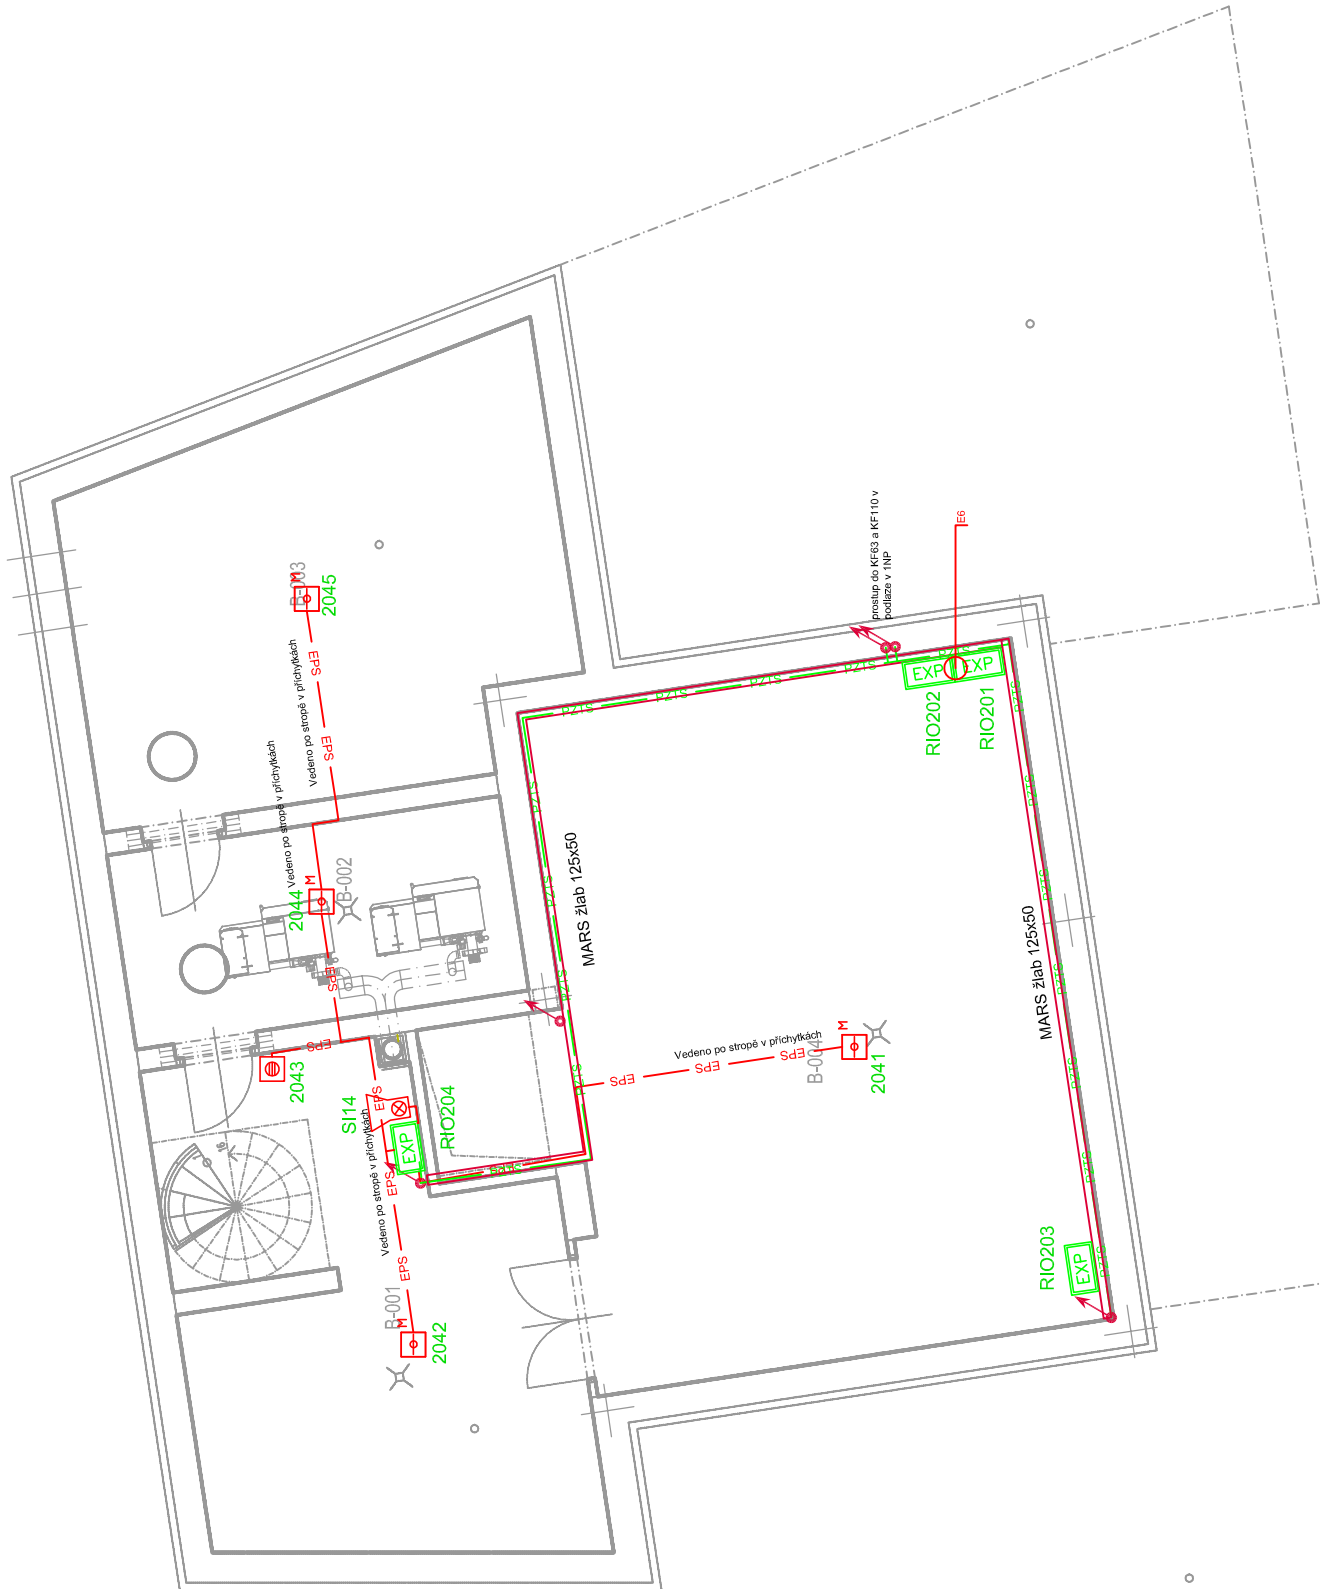

9	10	11	12
---	----	----	----