


LEGENDA MÍSTNOSTÍ

Č.M.	ÚČEL MÍSTNOSTI	PLOCHA m²
B-001	Technická místnost	31,03
B-002	Technická místnost - kotle	13,65
B-003	Sklad peletek	32,33
B-004	Technická místnost - VZT	64,69

LEGENDA VZT

	PŘÍVODNÍ POTRUBÍ
	ODVODNÍ POTRUBÍ
	CU POTRUBÍ
	FLEXIBILNÍ, OHEBNÁ HADICE
	TLUMIČ HLUKU KRUHOVÝ
	TLUMIČ HLUKU 4-HRANNÝ
	VENTILÁTOR
	VENKOVNÍ KONDENZAČNÍ CHLADÍČ JEDNOTKA
	ZPĚTNÁ KLAPKA
	REGULÁTOR PRŮTOKU
	REGULAČNÍ KLAPKA
	PŘÍVODNÍ VÝUSTKA
	ODVODNÍ VÝUSTKA
	PROTIDEŠŤOVÁ ŽALUZIE
	TALÍŘOVÝ VENTIL
	DÝŽA
	MNOŽSTVÍ VZDUCHU V MÍSTNOSTI
	POZICE JEDNOTKY
	MNOŽSTVÍ VZDUCHU
	KÓTY POTRUBÍ
	POŽADAVEK NA PROFESI ELE
	POŽADAVEK NA PROFESI MAR
	POŽADAVEK NA PROFESI ZTI
	POŽADAVEK NA PROFESI UT

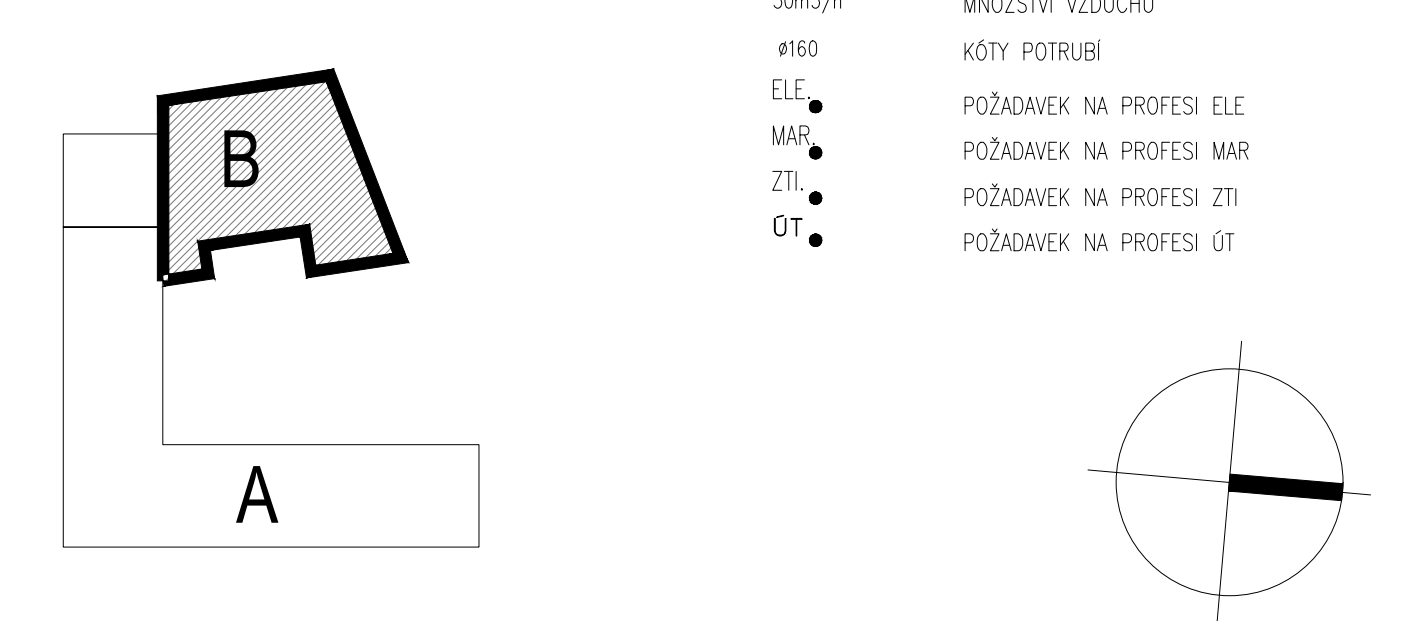

VÝŠKOVÝ SYSTÉM B_pv ±0,000 = 568,37 m n. m.

REVIZE:	POPIS ZMĚNY:	DATUM:	VYPRACOVAL:

AKCE: REKONSTRUKCE A PŘÍSTAVBA RYCHTY KRÁSENSKO		STUPEŇ PD: DOKUMENTACE PRO PROVÁDĚNÍ STAVBY	
INVESTOR A OBJEDNATEL: Obec Krásensko Krásensko 123, 683 04 Dřnovice		OBJEKT: SO 02- Budova B	
MÍSTO STAVBY: Krásensko 76 pozemky parc. č.: 31, 32, 34 k.ú. Krásensko		PROFESE: D.1.4.3 - VZDUCHOTECHNIKA	
GENERÁLNÍ PROJEKTANT: INTAR a.s. Bezručova 81/17a, 602 00 Brno tel.: +420 543 422 211 www.intar.cz, info@intar.cz		ZAKÁZKOVÉ ČÍSLO: 204 000 11-4	
VEDOUcí PROJEKTU: ING. JOSEF KATOLICKÝ, jkatolicky@intar.cz		DATUM: 03/2017	
HLAVNÍ INŽENÝR PROJEKTU: ING. JIŘÍ BARTOŠ, jbartos@intar.cz		FORMÁT: 6 × A4	
ZHOTOVITEL ČÁSTI: FourClima s.r.o. Veselá 238/39, 602 00 Brno - sídlo tel.: +420 601 326 263 www.fourclima.cz, info@fourclima.cz		KOPIE:	
ODPOVĚDNÝ PROJEKTANT: ING. PETR AUF, petr.auf@fourclima.cz		MĚŘÍTKO: 1:50	
VYPRACOVAL: ING. MILAN ŠTANTEJSKÝ, milan.stantejsky@fourclima.cz		VÝKRES: PŮDORYS 1.PP	
EVIDENČNÍ ČÍSLO: 204 000 11-4/SO 02/D.1.4.3		ČÍSLO VÝKRESU: 05	
		REVIZE:	