


Provozovatel DS: GasNet, s.r.o.; Stavebník: Maják - středisko volného času Vyškov, příspěvková organizace, Brněnská 139/7, 68201 Vyškov. K.ú.: Vyškov.

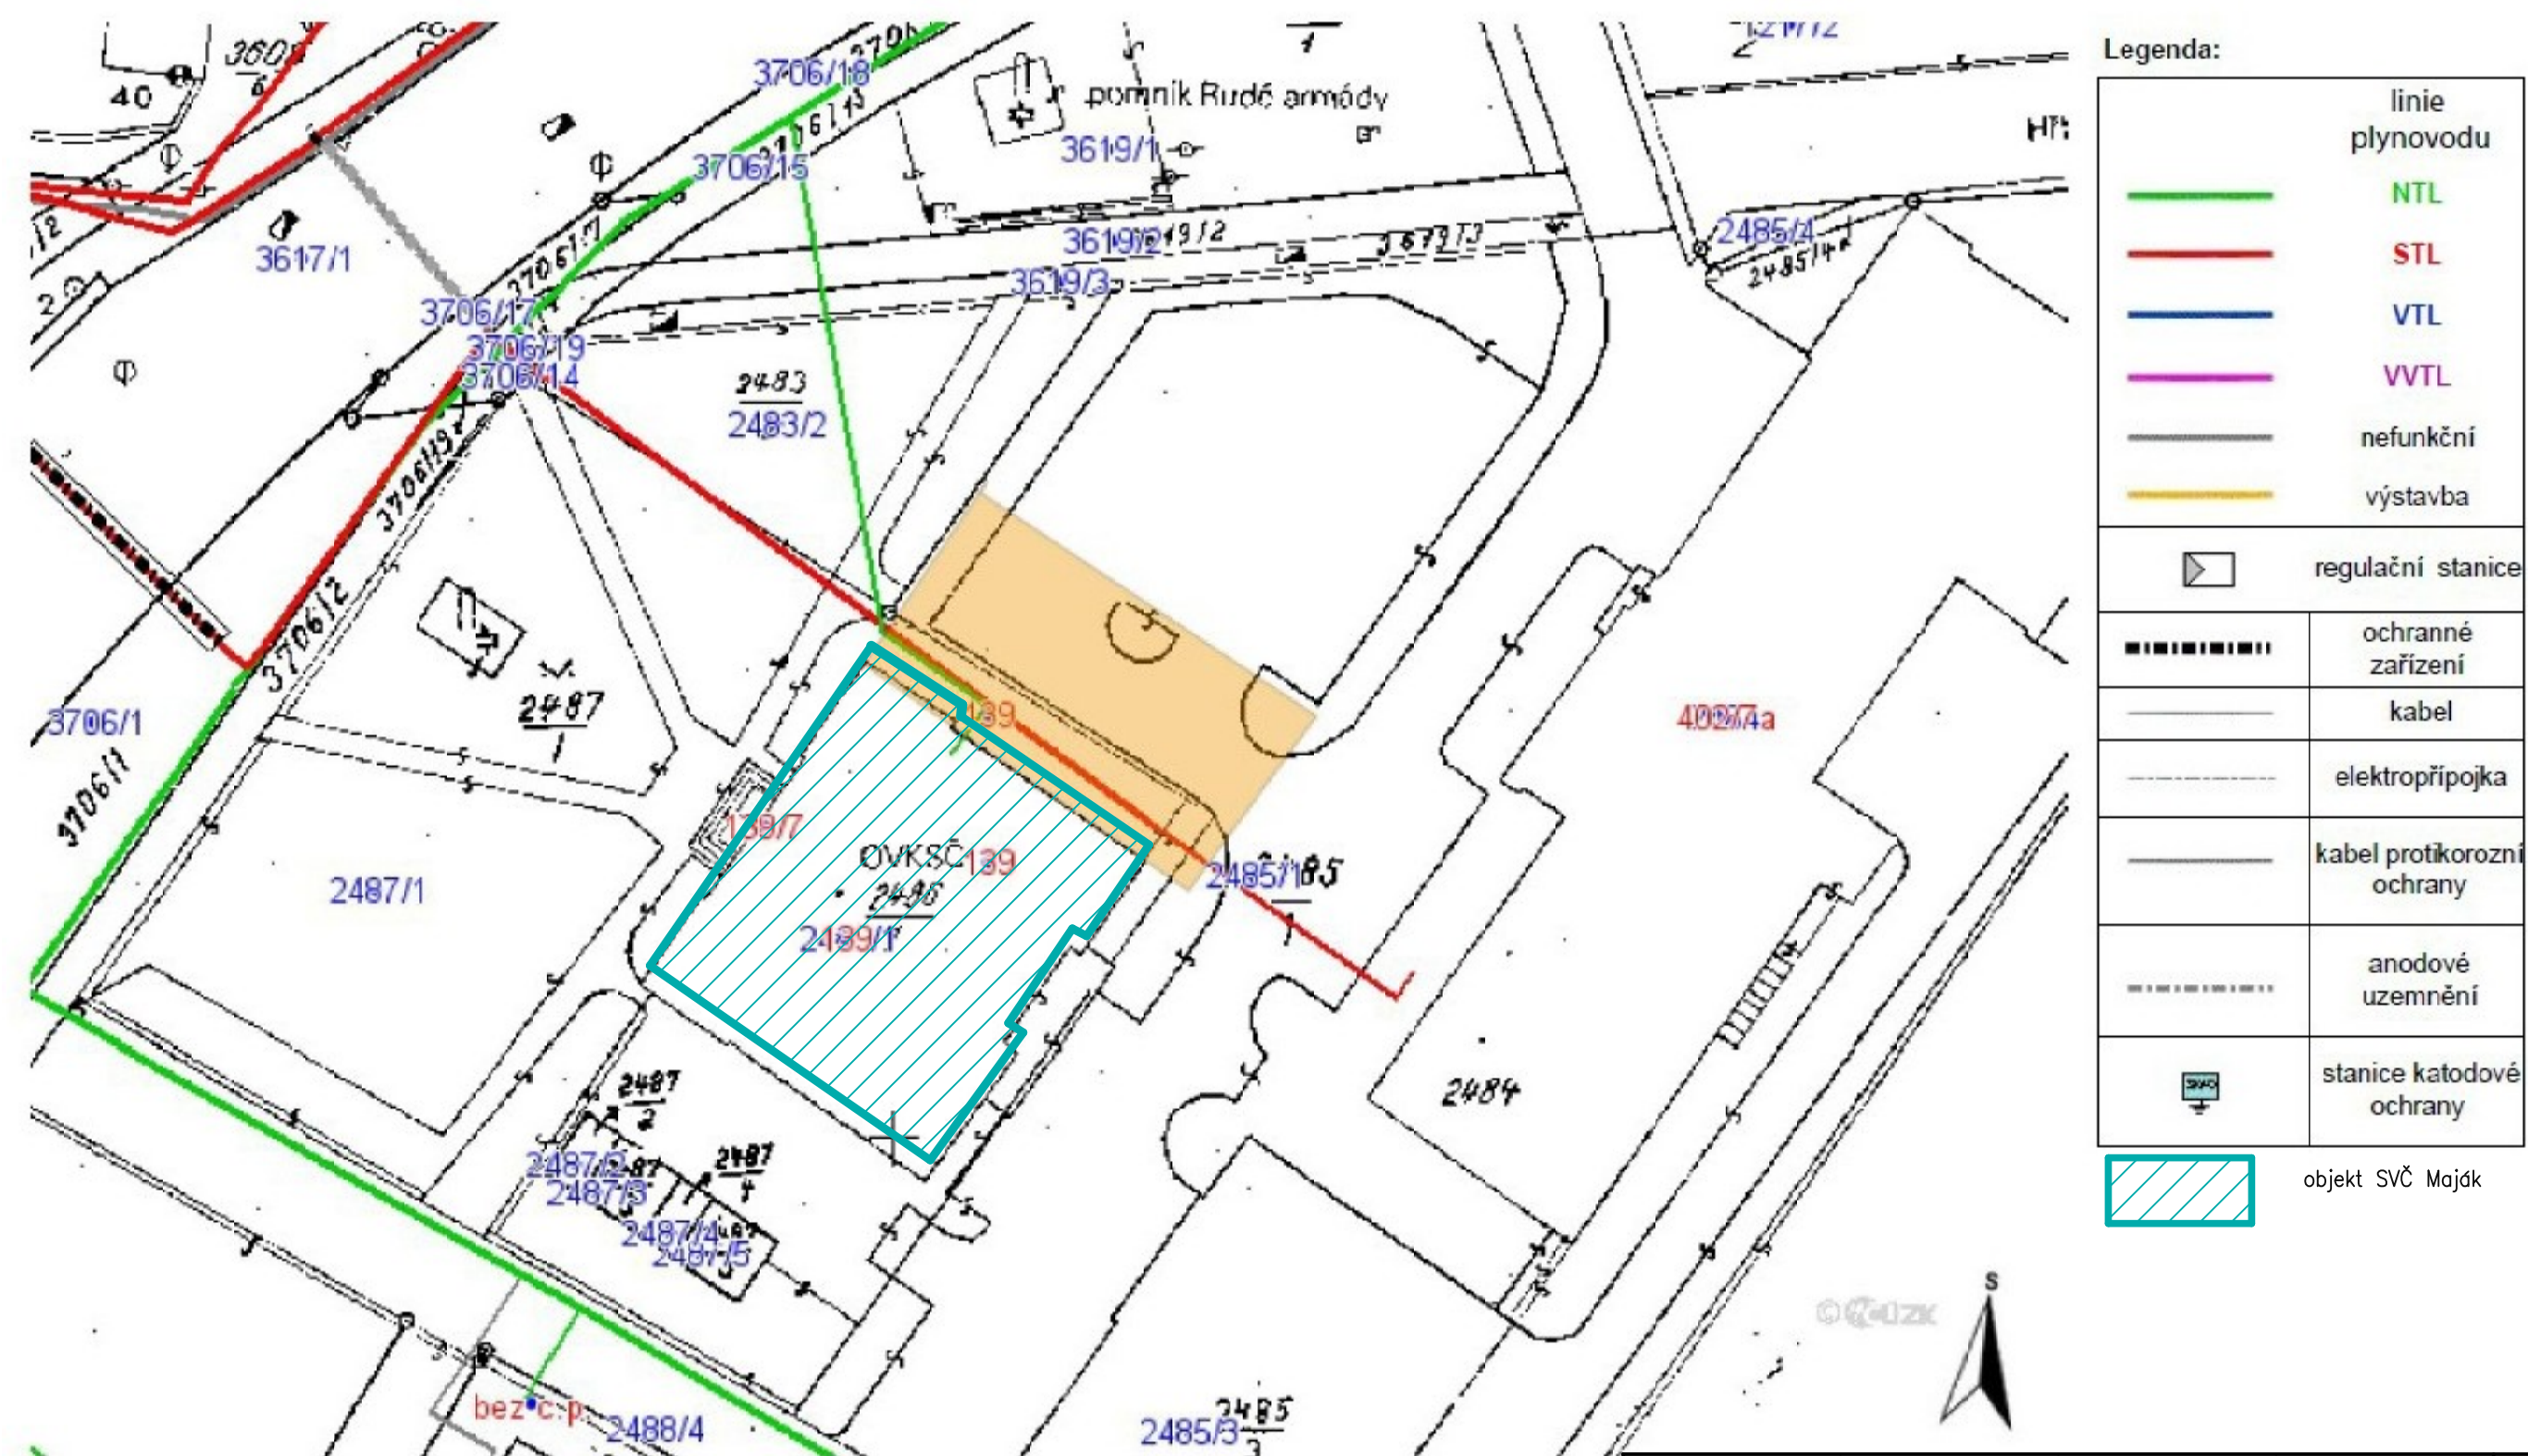

ZODP.PROJEKTANT	PROJEKTOVAL	KRESLIL	KONTROLOVAL	ING.EMIL NĚMEČEK (IČO : 101 27 828) PROJEKTY ZTI,ÚT,VZT KANCELÁŘ : DOBROVSKÉHO 3 682 01 VYŠKOV TEL. 736 645 363	
ING.E.NĚMEČEK	ING.E.NĚMEČEK	ING.E.NĚMEČEK			
KRAJ: JIHO-MORAVSKÝ		MÍSTO: VYŠKOV		DATUM 02/2017 STUPEŇ PROJEKT FORMÁT MĚŘÍTKO : 1 : 500 ČÍSLO VÝKRESU : 1.2.2	
INVESTOR: MAJÁK–STŘEDISKO VOLNÉHO ČASU, p.o., Brněnská 139/7, 682 01 Vyškov					
AKCE:					
MAJÁK–SVČ, Brněnská 139/7,682 01 VYŠKOV Rekonstruk. a modernizace místnosti pro kotle					
ČÁST: PLYNOVÁ INSTALACE SITUACE (GasNet s.r.o.)					