


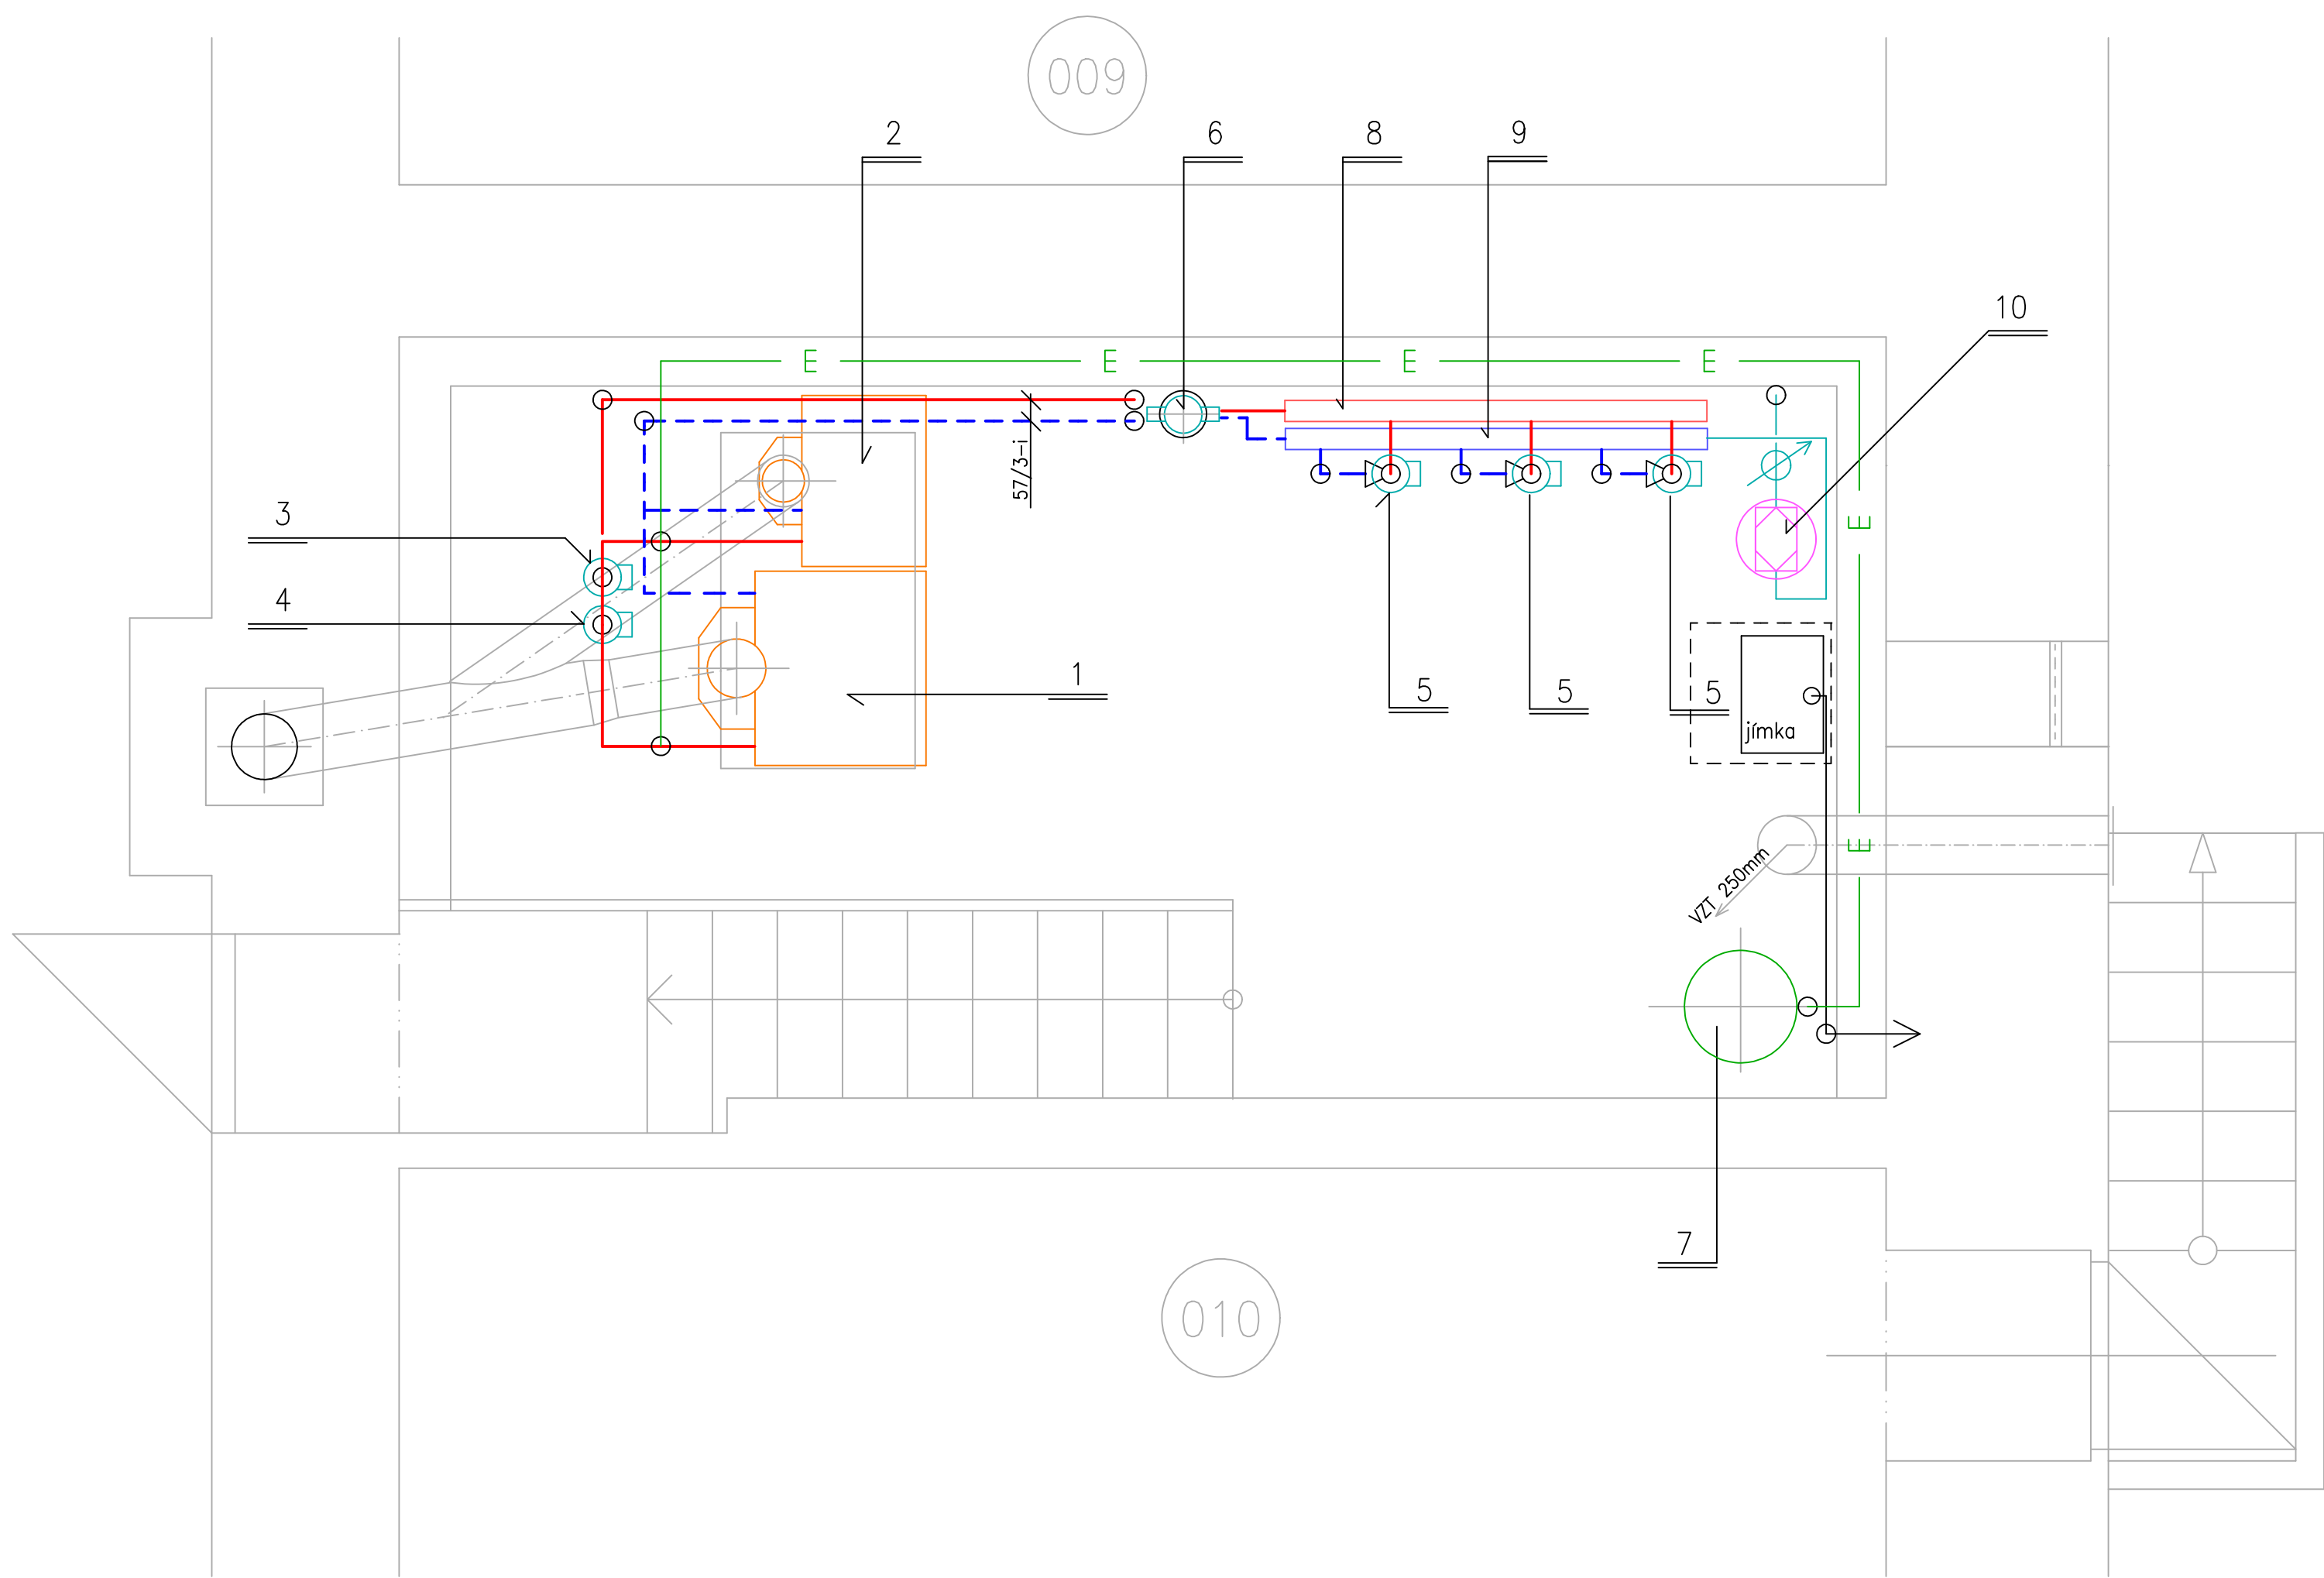

LEGENDA POZIC

Č.P.	POPIS	KS
1	Teplovodní litinový kotel VIADRUS G100-E jmenovitý tepelný výkon: 90kW, jmenovitý přetlak PN: 0,4MPa	1
2	Teplovodní litinový kotel VIADRUS G27 jmenovitý tepelný výkon: 42kW, jmenovitý přetlak PN: 0,4MPa	1
3	Oběhové teplovodní čerpadlo 50-NTV-60-11-LM80	1
4	Oběhové teplovodní čerpadlo 50-NTV-60-6-LM80	1
5	Oběhové teplovodní čerpadlo 50-NTV-60-6-LM80	3
6	Hydraulický vyrovnávač dynamických tlaků (HVDT)	1
7	Uavřená expanzní nádrž tlaková s vakem typu: EXPANZOMAT 280l	1
8	Rozdělovač DN50-dl.2000mm	1
9	Sběrač DN50-dl.2000mm	1
10	ÚPRAVNA VODY (ZMĚKČENÍ)	1

ZODP.PROJEKTANT	PROJEKTOVAL	KRESLIL	KONTROLOVAL	ING.EMIL NĚMEČEK (IČO : 101 27 828) PROJEKTY ZTI,ÚT,VZT KANCELÁŘ : DOBROVSKÉHO 3 682 01 VYŠKOV TEL. 736 645 363	
ING.E.NĚMEČEK	ING.E.NĚMEČEK	ING.E.NĚMEČEK			
KRAJ: JIHO-MORAVSKÝ		MÍSTO: VYŠKOV			
INVESTOR: MAJÁK–STŘEDISKO VOLNÉHO ČASU, p.o., Brněnská 139/7, 682 01 Vyškov					
AKCE:				DATUM	02/2017
MAJÁK–SVČ, Brněnská 139/7,682 01 VYŠKOV Rekonstruk. a modernizace místnosti pro kotle				STUPEŇ	PROJEKT
				FORMÁT	
ČÁST: ÚSTŘEDNÍ TOPENÍ PŮDORYS MÍSTNOSTI PRO KOTLE–STÁVAJÍCÍ STAV				MĚŘÍTKO : 1 : 25	ČÍSLO VÝKRESU : 1.3.6