


LEGENDA

STÁVAJÍCÍ

NAVRHOVANÉ

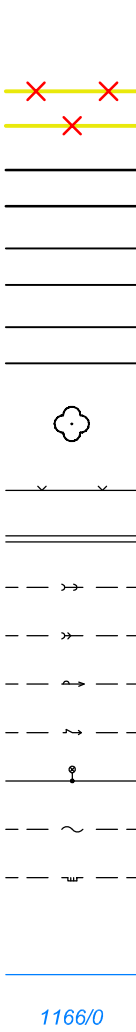

- NOVÉ NAVRHOVANÉ OBJEKTY
- BOURANÉ KONSTRUKCE
- KOMUNIKACE, ZPEVNĚNÉ PLOCHY, VJEZDY
- CHODNÍKY
- PARKOVACÍ STÁNÍ
- STROMY, ZELEN
- OPLOČENÍ
- CHRÁNIČKA
- KANALIZACE SPLAŠKOVÁ
- KANALIZACE DEŠŤOVÁ
- VODOVOD PITNÉ VODY PODZEMNÍ
- SILOVÉ VEDENÍ NN PODZEMNÍ
- KABEL VO, LAMPA
- SDĚLOVACÍ VEDENÍ
- PLYNOVOD STL PODZEMNÍ
- LINIOVÉ ODVODNĚNÍ (DRENÁŽ), ŠACHTA
- HRANICE PARCEL, POZEMKŮ
- ČÍSLO PARCELY DLE KN

Výškový systém 0,000 = 311,94 m.n.m. B.p.v.

architektonická a projektová kancelář		Ing. arch. Libor Žák		Riegrova 44, 612 00 Brno člen sdružení	
				Atic.Z architects & engineers	
HLAVNÍ PROJEKTANT: Ing. arch. Libor Žák		VYPRACOVAL: Ing. arch. Adam Vrána		e-mail: liborzak.arch@gmail.com	
ZODP. PROJEKTANT: Ing. Stanislav Beránek		INVESTOR: Jihomoravský kraj Žerotínovo nám. 3, 601 82 Brno Intemac Solutions, s.r.o. Blanenská 1288/27, 664 34 Kuřim		STAVEBNÍ ÚŘAD: Kuřim KÓD ZAKÁZKY: 077-18-11-3	
ČÁST: D.2 DOKUMENTACE TECHNICKÝCH A TECHNOLOGICKÝCH ZAŘÍZENÍ		PROJEKTANT ČÁSTI PD: Ing. Stanislav Beránek Čechytská 16, 657 01 Brno		DATUM: 10/2018	
STAVBA: ROZŠÍŘENÍ INFRASTRUKTURY CENTRA INTEMAC		OBJEKT: SO 03 KOMUNIKACE A PARKOVIŠTĚ		STUPEŇ: DOKUMENTACE PRO ÚZEMNÍ SOUHLAS	
OBSAH: SITUACE		MĚŘÍTKO: 1:200		FORMÁT: 297x735	
		ČÍSLO VÝKRESU: AZ7-266		POŘ. Č.: 1	