


DOPLNĚNÍ PŘÍSTROJOVÉ NÁPLNĚ
STÁVAJÍCÍHO ROZVADĚČE RS1

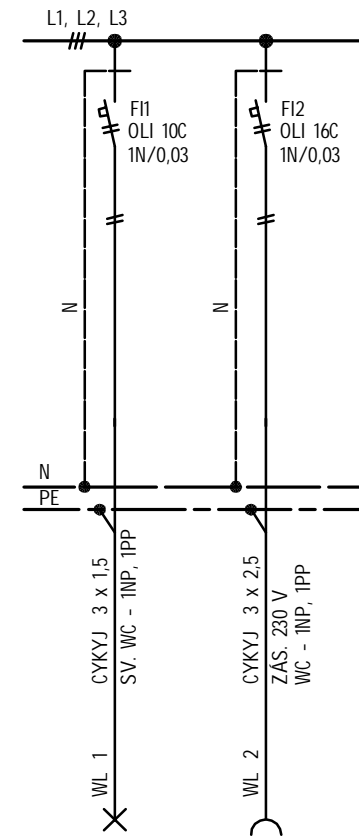

LEGENDA

- RS STÁVAJÍCÍ SVĚTELNÝ ROZVADĚČ 1NP
- A SVÍTIDLO PŘÍSAZNÉ, LED - 1L18C03/IN-172P, 3000, 15 W, IP 65, ϕ 260, KLASICKÉ, OCHRANNÝ KOŠ
- OP OPTOELEKTRONIKA PISOÁRU
- TR TRANSFORMÁTOR 230/12 V OPTOELEKTRONIKY PISOÁRU
- VYPÍNAČ, ŘAZENÍ 1/5/6/7, 10 AX, 250 V, IP 20 - RETRO, PORCELÁN, BÍLÁ
- ZÁSUVKA JEDNONÁSOBNÁ, 2P+PE, 16 A, 250 V, RETRO, PORCELÁN, BÍLÁ
- DETEKTOR POHYBU STROPNÍ BEG LUXOMAT

POZNÁMKA:

- ULOŽENÍ KABELŮ
CHODBA - LIŠTA LV 40/20
WC STROP - NA PLASTOVÝCH PŘÍCHYTKÁCH
WC STĚNY - POD OMÍTKOU
- VÝŠKU OSAZENÍ NÁSTĚNNÝCH SVÍTIDEL URČÍ ARCHITEKT INTERIÉRU
- VÝŠKU VÝVODŮ PRO OPTOELEKTRONIKU PISOÁRŮ URČÍ PROFESE ZTI
- VĚTRÁNÍ WC - PŘIROZENÉ OKNY

NAPĚŤOVÁ SOUSTAVA: 3 N PE AC 50 Hz, 400/230 V

DRUH ROZVODNÉ SÍTĚ NN: TN-C-S

STUPEŇ DŮLEŽITOSTI DODÁVKY EL. ENERGIE: 3

OCHRANA PŘED ÚRAZEM EL. PROUDEM DLE ČSN 33 2000-4-41 ed. 3:


NORMÁLNÍ: AUTOMATICKÝM ODPOJENÍM OD ZDROJE

DOPLŇENÁ: OCHRANNÝM POSPOJOVÁNÍM

PROUDOVÝM CHRÁNIČEM

DOPLŇUJÍCÍM POSPOJOVÁNÍM

PROSTŘEDÍ DLE ČSN 33 2000-5-51 ed. 3:AB5

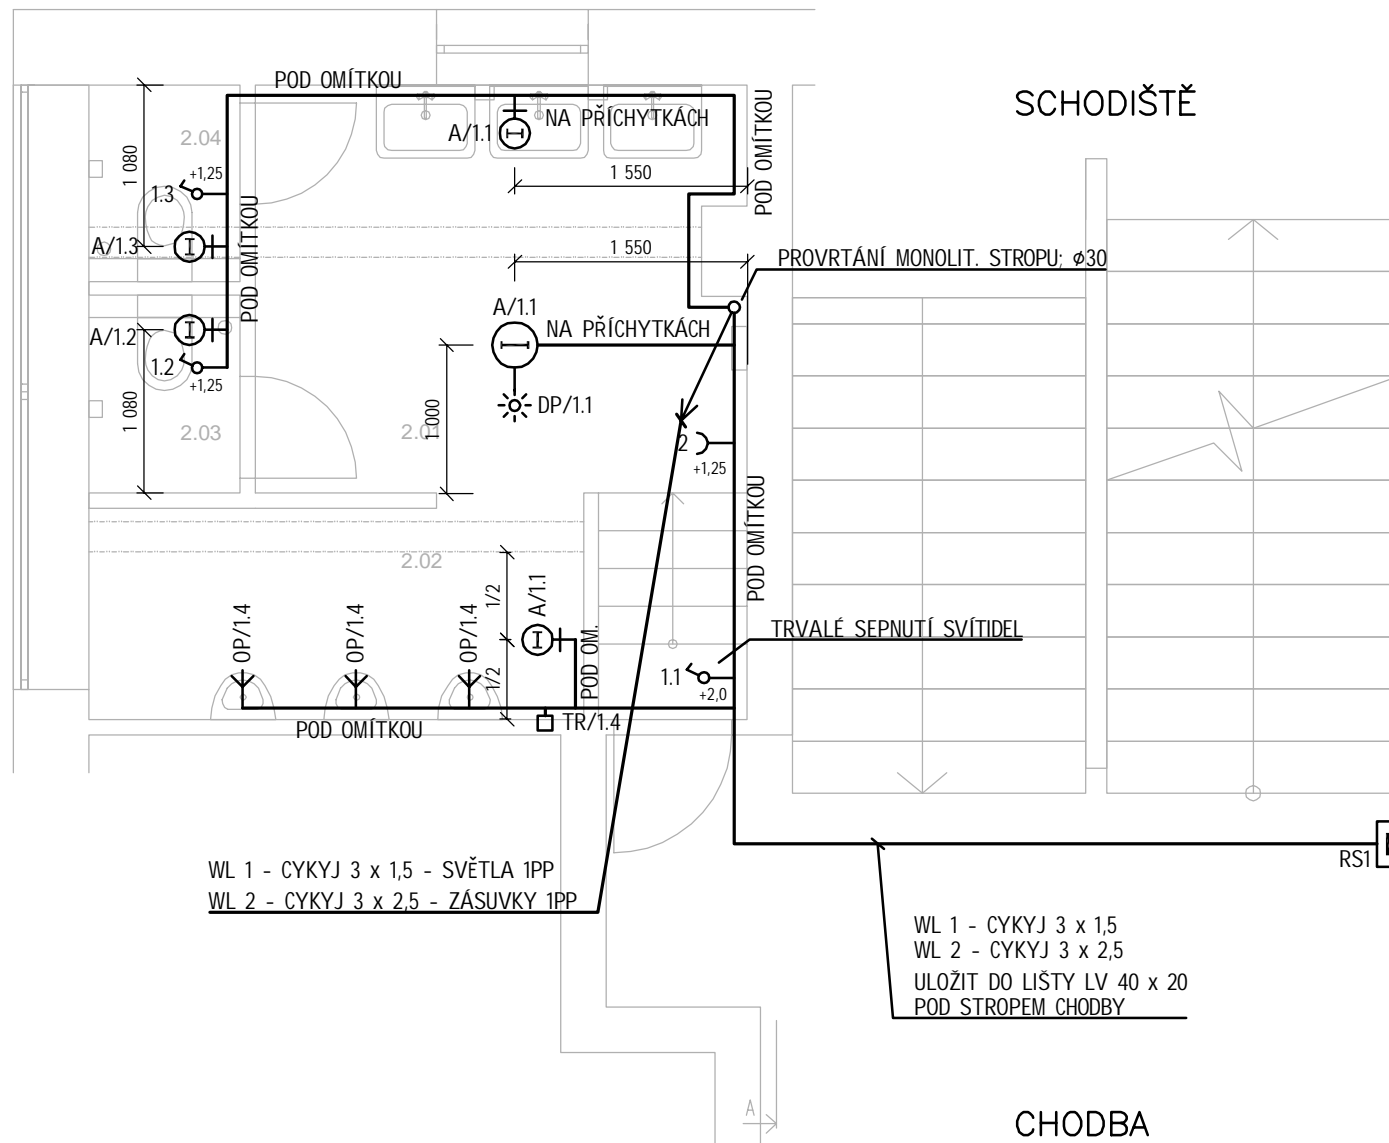

WL 1 - CYKYJ 3 x 1,5 - SVĚTLA 1PP
WL 2 - CYKYJ 3 x 2,5 - ZÁSUVKY 1PP

WL 1 - CYKYJ 3 x 1,5
WL 2 - CYKYJ 3 x 2,5
ULOŽIT DO LIŠTY LV 40 x 20
POD STROPEM CHODBY

VYPRACOVAL:	ING. VOJTĚCH FLORIAN	ADH architects, s.r.o. Horova 1918/38B 616 00 Brno info@adharchitects.cz IČO: 06308422		
STAVEBNÍK:	Masarykův domov mládeže a školní jídelna Brno, příspěvková organizace Chrástská 604/21, 602 00 Brno, IČ: 005 67 370			
MÍSTO STAVBY:	Masarykův domov mládeže a školní jídelna Brno, Chrástská 604/21, 602 00 Brno			
NÁZEV AKCE:	REKONSTRUKCE STÁVAJÍCÍCH TOALET	DPS		
NÁZEV VÝKRESU:	PŮDORYS 1PP - ZÁSUVKOVÉ A SVĚTELNÉ ROZVODY	DATUM 08/2020	MĚŘÍTKO 1:50	Č.VÝKRESU E 01