


CELKOVÁ SITUACE

M 1:200

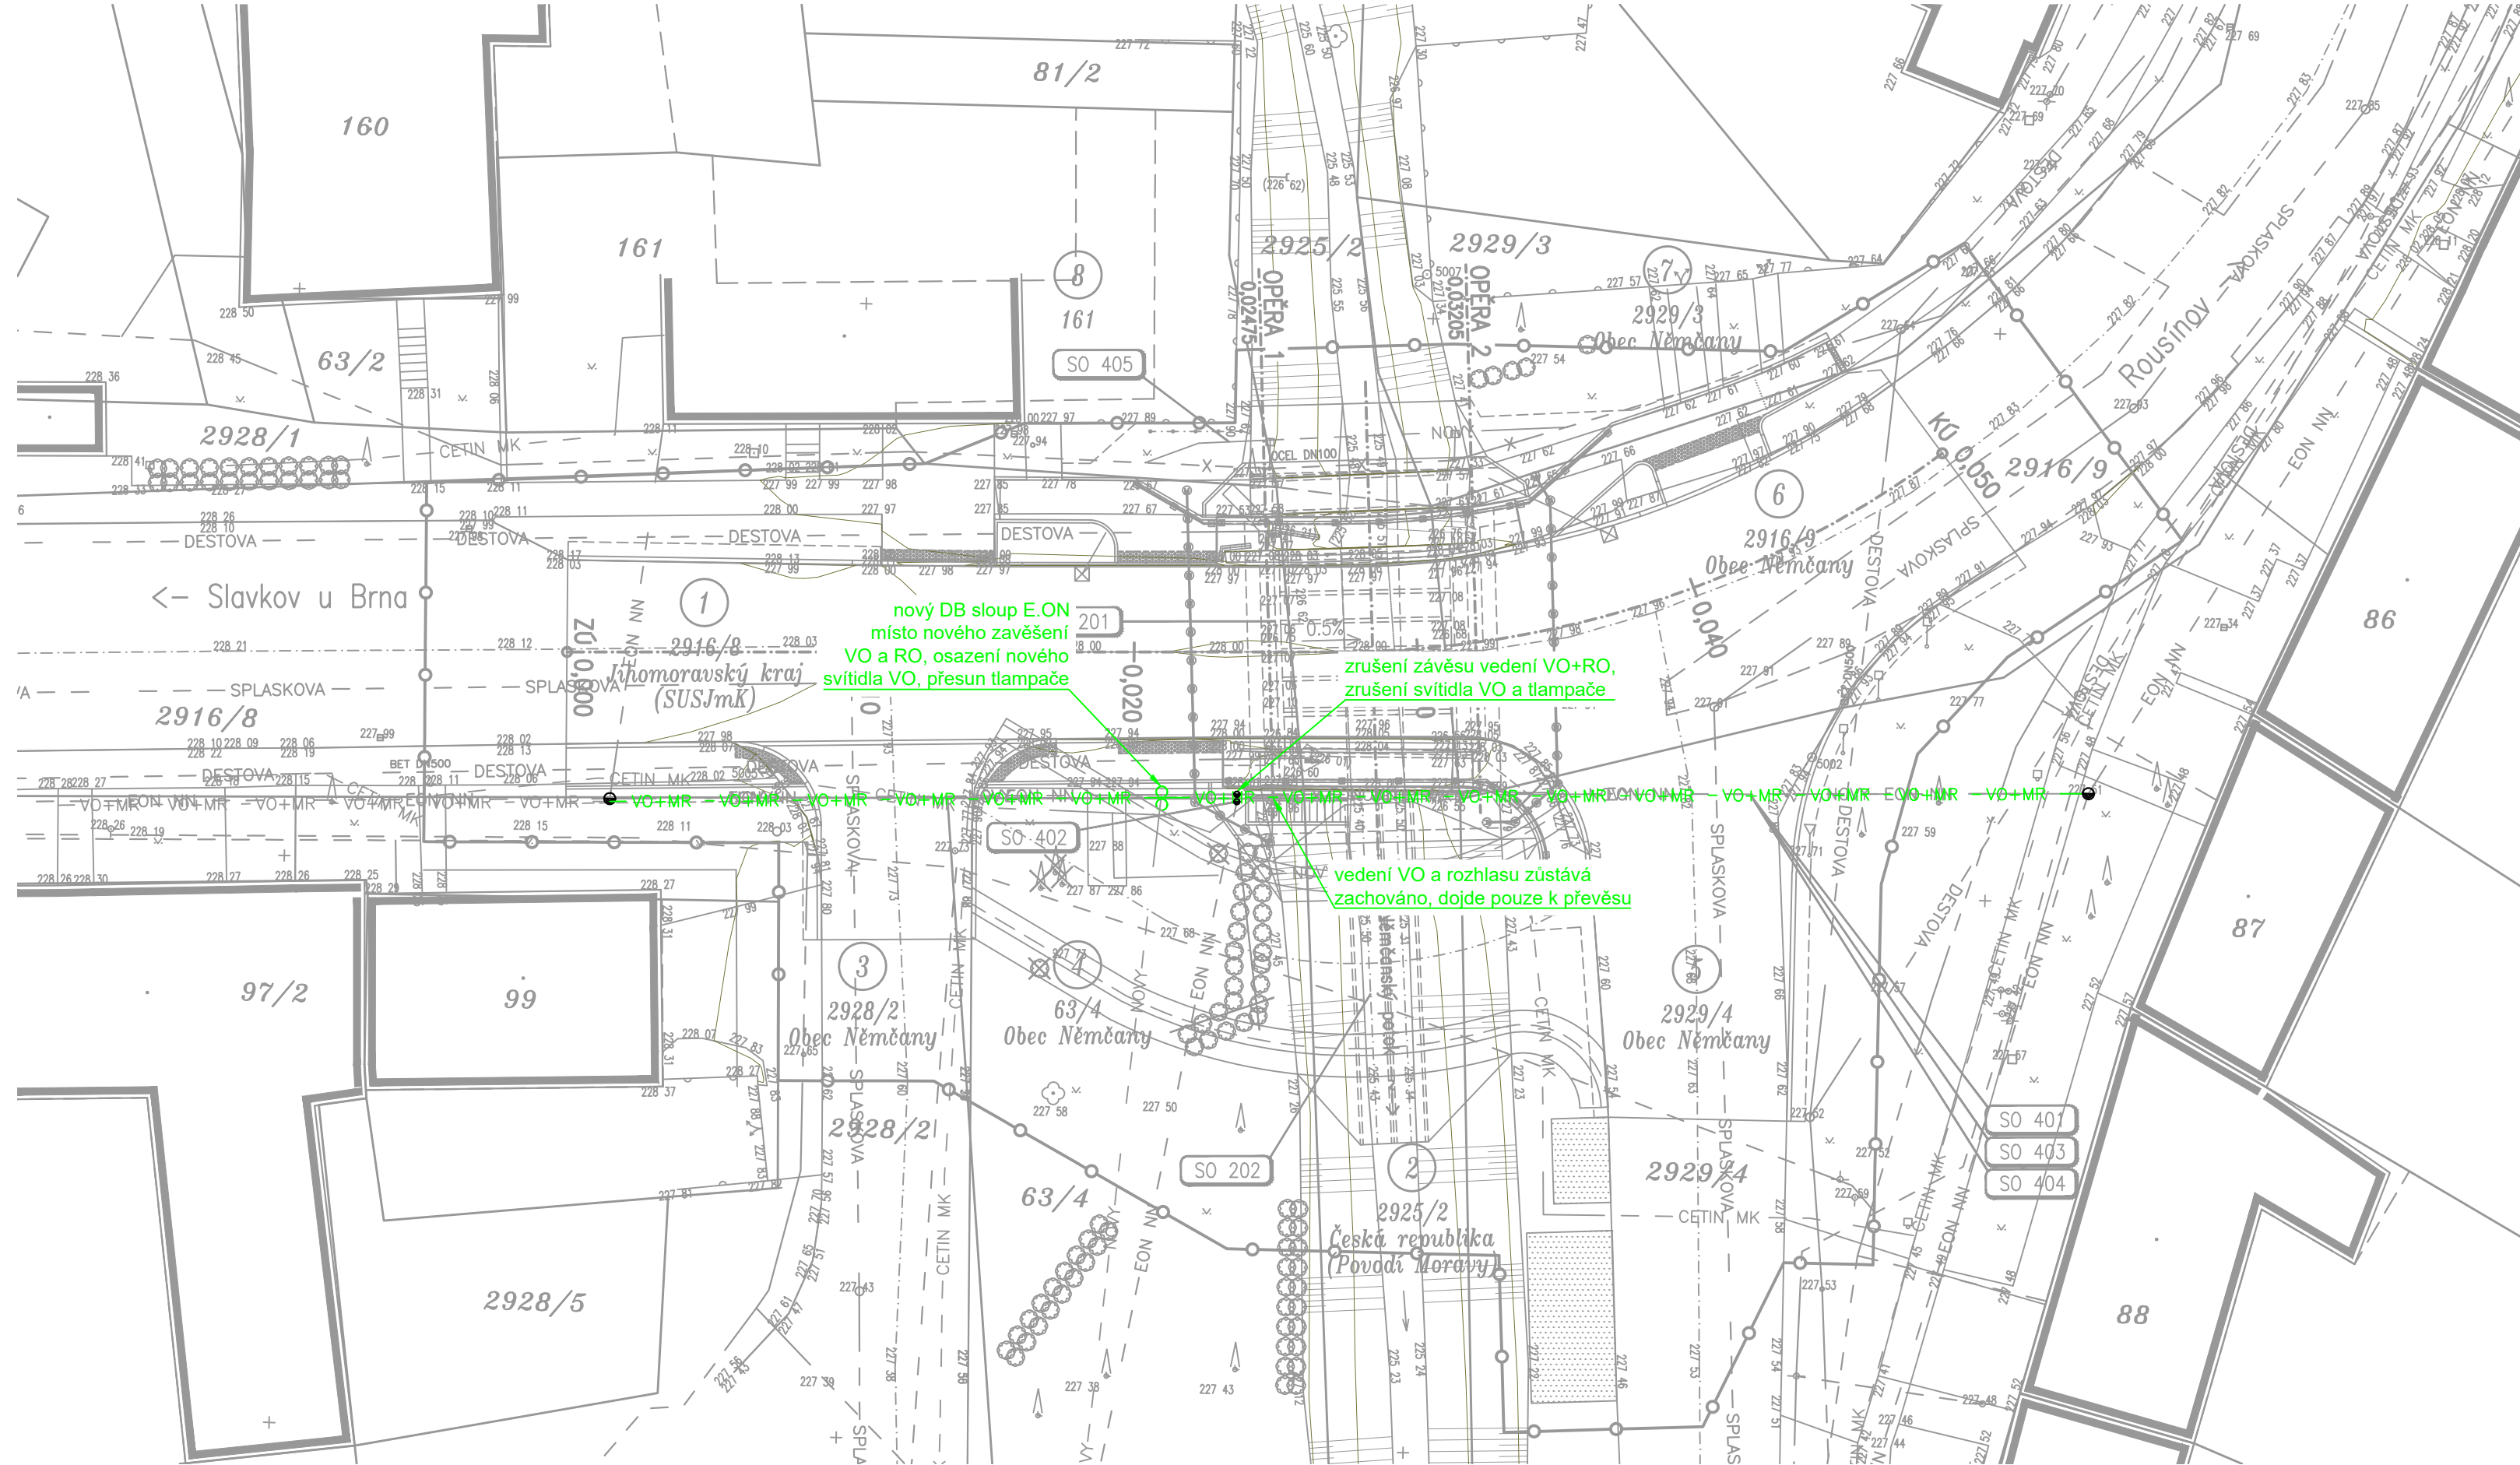

LEGENDA

- STÁVAJÍCÍ STAV – ZAMĚŘENÍ
- NOVÝ STAV
- HRANICE PARCEL KN
- SLUČOVANÉ ČÁRY
- OBVOD STAVBY
- CETIN MK
- SDĚLOVACÍ METALICKÝ KABEL (CETIN)
- NOVÝ
- SDĚLOVACÍ METALICKÝ KABEL (CETIN) – NOVÁ TRASA
- EON NN
- NADZEMNÍ VEDENÍ NN (E.ON)
- NOVÝ
- NADZEMNÍ VEDENÍ NN (E.ON) – NOVÁ TRASA
- VO+MR
- VO+MR
- VO+MR
- VEŘEJNÉ OSVĚTLENÍ + MÍSTNÍ ROZHLAS + INTERNET
- VO+MR
- VO+MR
- VO+MR
- VEŘEJNÉ OSVĚTLENÍ + MÍSTNÍ ROZHLAS + INTERNET – NOVÁ TRASA
- X
- X
- ZRUŠENÁ TRASA IS
- VODOVOD (VAK VÝŠKOV, a.s.)
- DESTOVA
- DEŠŤOVÁ KANALIZACE (VAK VÝŠKOV, a.s.)
- SPLASKOVÁ
- SPLASKOVÁ KANALIZACE (Dobrovolný svazek obcí Ligari)
- PLYNOVOD STL (GridServices, s.r.o.)
- PLYNOVOD STL NOVÝ



POZNÁMKA:

VEŠKERÉ SÍTĚ JSOU ZAKRESLENY ORIENTAČNĚ DLE VYJÁDRĚNÍ SPRÁVCŮ.

PŘED ZAHÁJENÍM VÝKOPOVÝCH PRACÍ VEŠKERÉ SÍTĚ NUTNO VYTÝČIT!

SEZNAM STAVEBNÍCH OBJEKTŮ

- SO 181 Dopravně inženýrská opatření
- SO 201 Most ev.č. 0502–2
- SO 202 Provizorní přemostění
- SO 401 Přeložka kabelů CETIN
- SO 402 Přeložka vedení NN E.ON
- SO 403 Přeložka veřejného osvětlení
- SO 404 Přeložka optického vedení NetFree
- SO 405 Přeložka plynu STL

DEMONTÁŽ SVÍTIDLA VO a MÍSTNÍHO ROZHLASU



SO 403

D

Souřadnicový systém: S - JTSK
Výškový systém: Bpv

| | |
|----------------------------|--|
| Zhotovitel: | RD SÚS JmK - PK OSSENDORF+Linio Plan+Rušar mosty |
| | Vedoucí konsorcia: PK OSSENDORF s.r.o. |
| Číslo smlouvy objednatele: | 782/2018 |

| | | |
|--------------------------|----------------------------|---|
| Generální projektant: | Rušar mosty, s.r.o. | |
| | Majdalenky 19, 638 00 Brno | |
| Hlavní inženýr projektu: | Ing. Jaromír RUŠAR | Majdalenky 19, 638 00 Brno Tel., fax: 545 222 037 E-mail: info@rusar.cz |

| | | | |
|------------------------|--|---|---------------|
| Hlavní projektant: | Alois Vágner |  Majdalenky 19, 638 00 Brno Tel., fax: 545 222 007 E-mail: info@rusar.cz | |
| Zodpovědný projektant: | Ing. Miroslav Semerád | | |
| Vypracoval: | Alois Vágner | | |
| Kontroloval: | Ing. Miroslav Semerád | | |
| Kraj: | Jihomoravský | Datum: | 04/2020 |
| Zadavatel: | SÚS Jihomoravského kraje, p.o., Žerotínovo nám. 449/3, 602 00 Brno | Formát: | 5x A4 |
| Název akce: | III/0502 NĚMČANY MOST EV.Č. 0502-2 | Měřítko: | 1:200 |
| Název objektu: | SO 403 – Přeložka veřejného osvětlení | Účel: | PDPS |
| Název výkresu: | CELKOVÁ SITUACE | Čís.zakáz.: | 10 - 2020 |
| | | Archivní čís.: | 7 - 2019 |
| | | Čís.soupravy: | Čís. výkresu: |
| | | | 3 |