



PŪDORYS

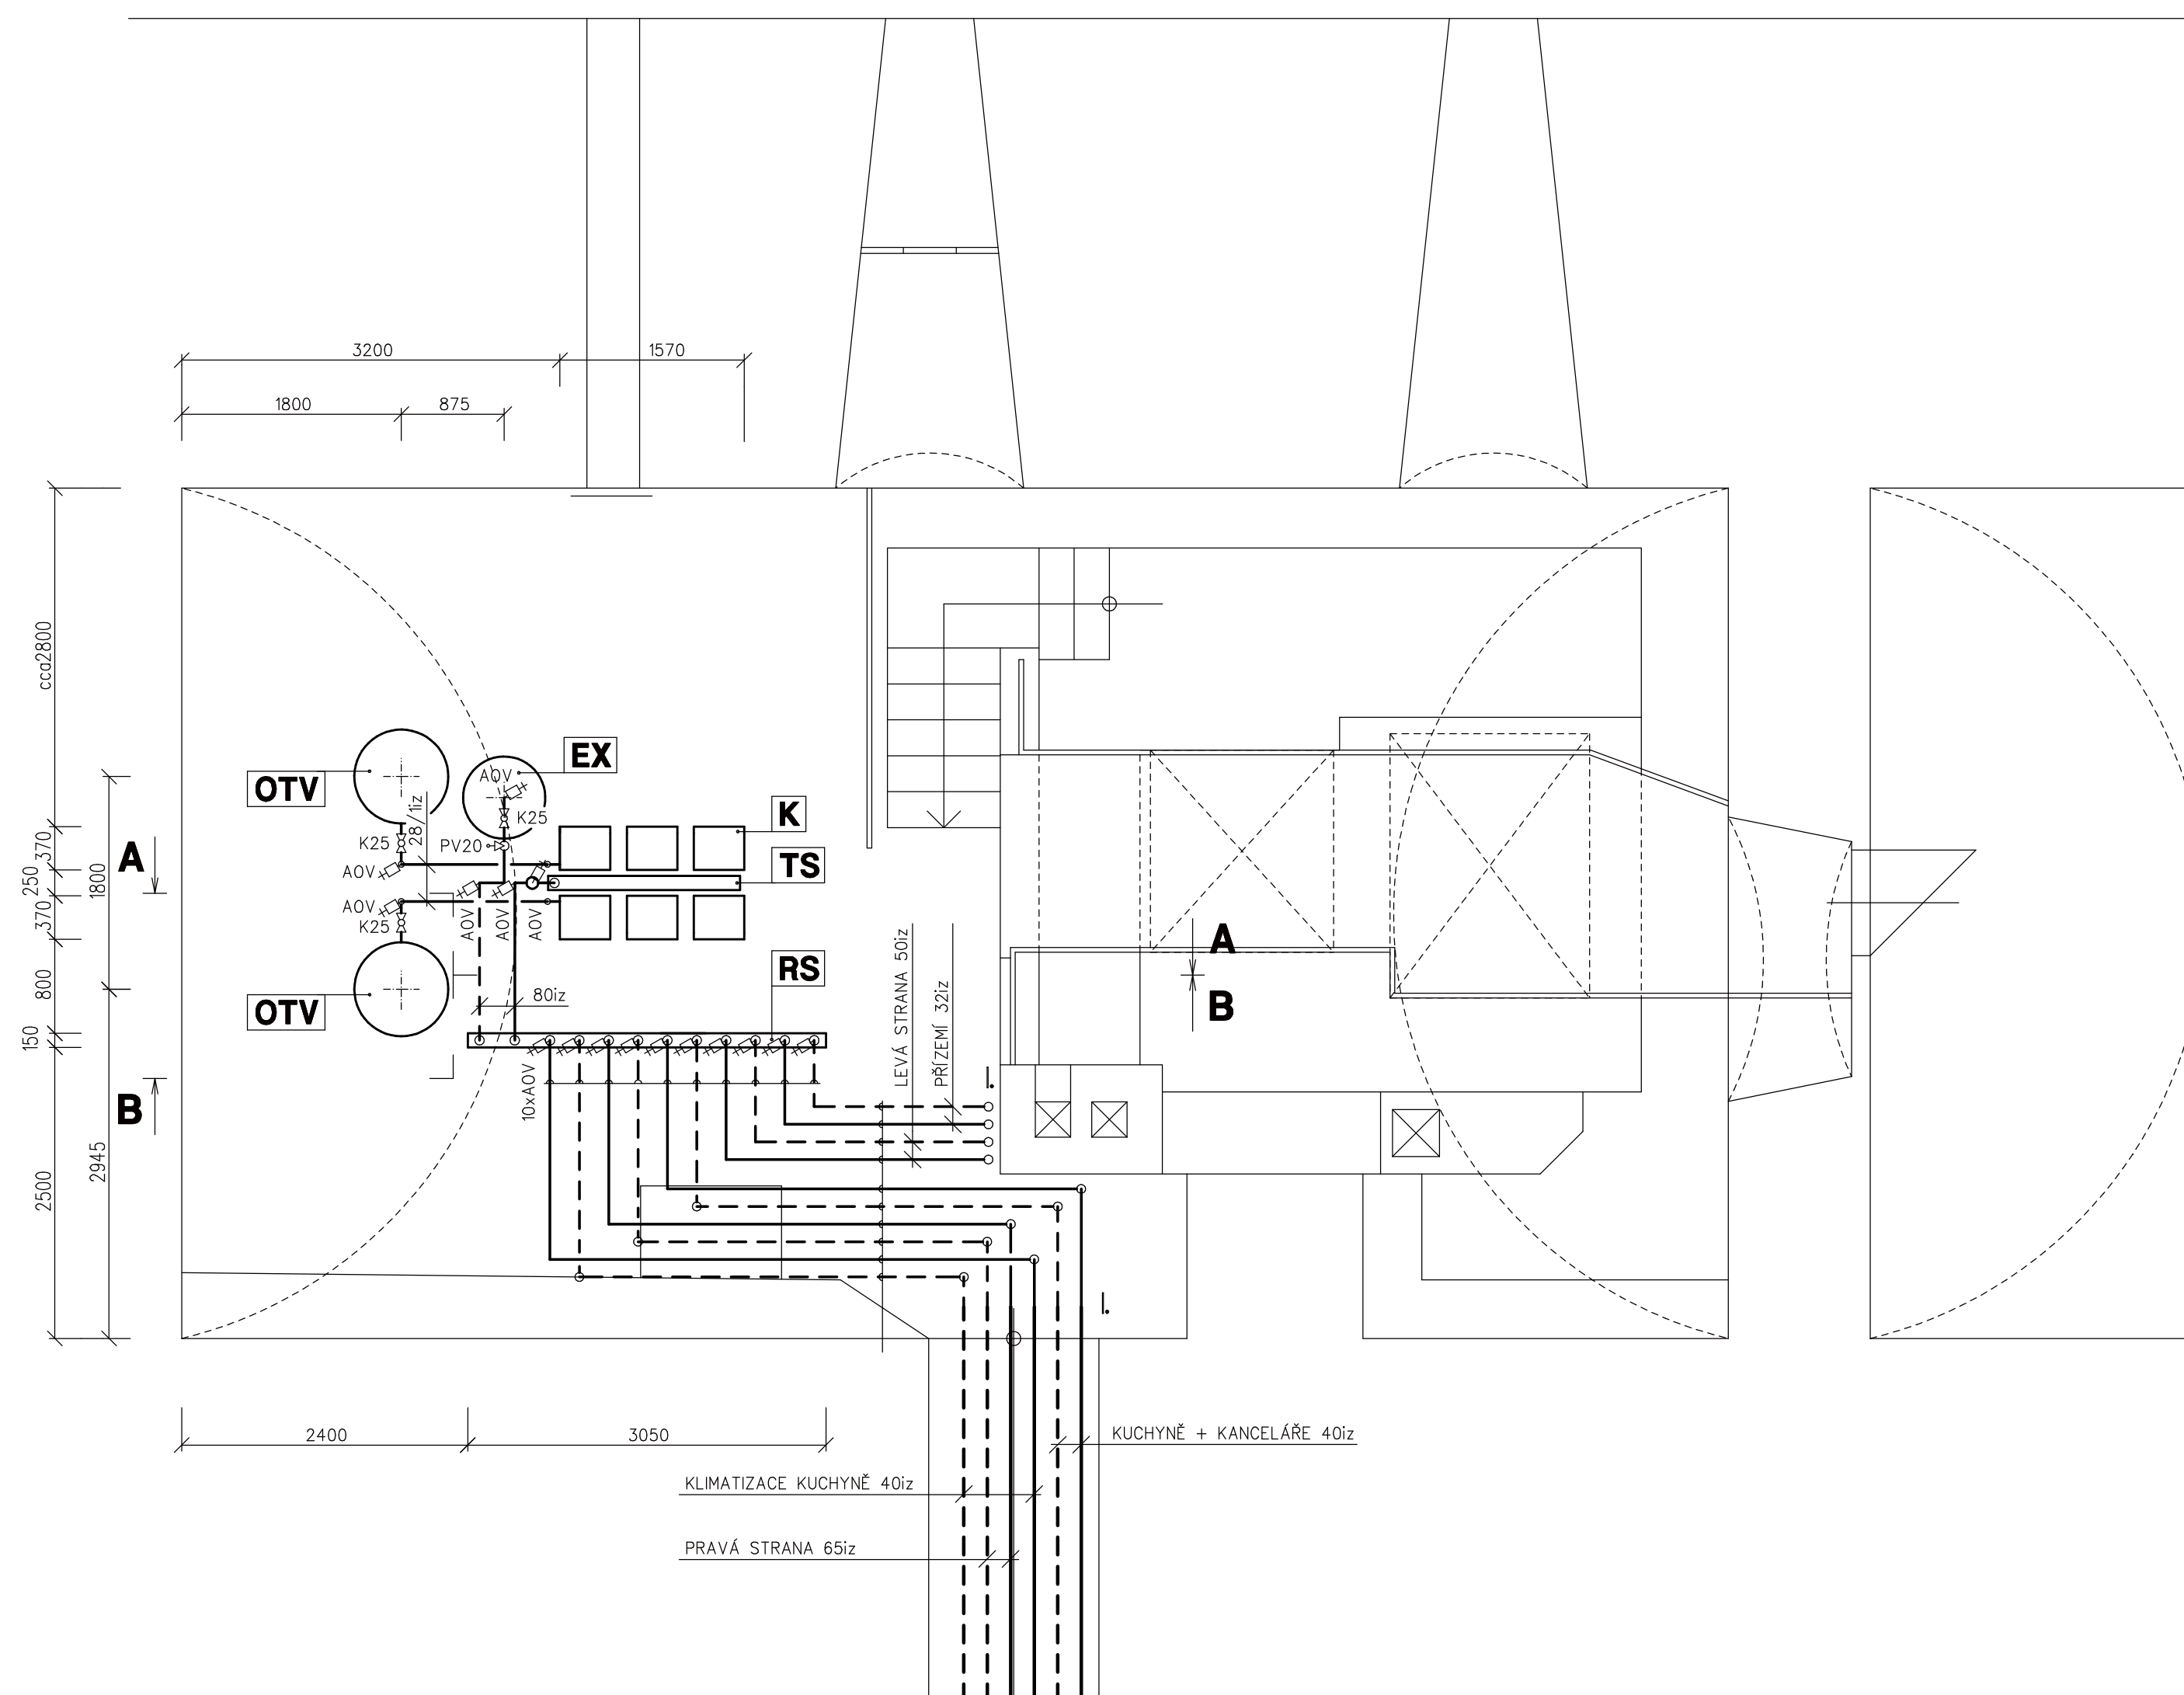


PLATÍ LEGENDA, POZNÁMKA A UPOZORNĚNÍ UVEDENÉ NA VÝKRESE 801

ŘEZ A-A

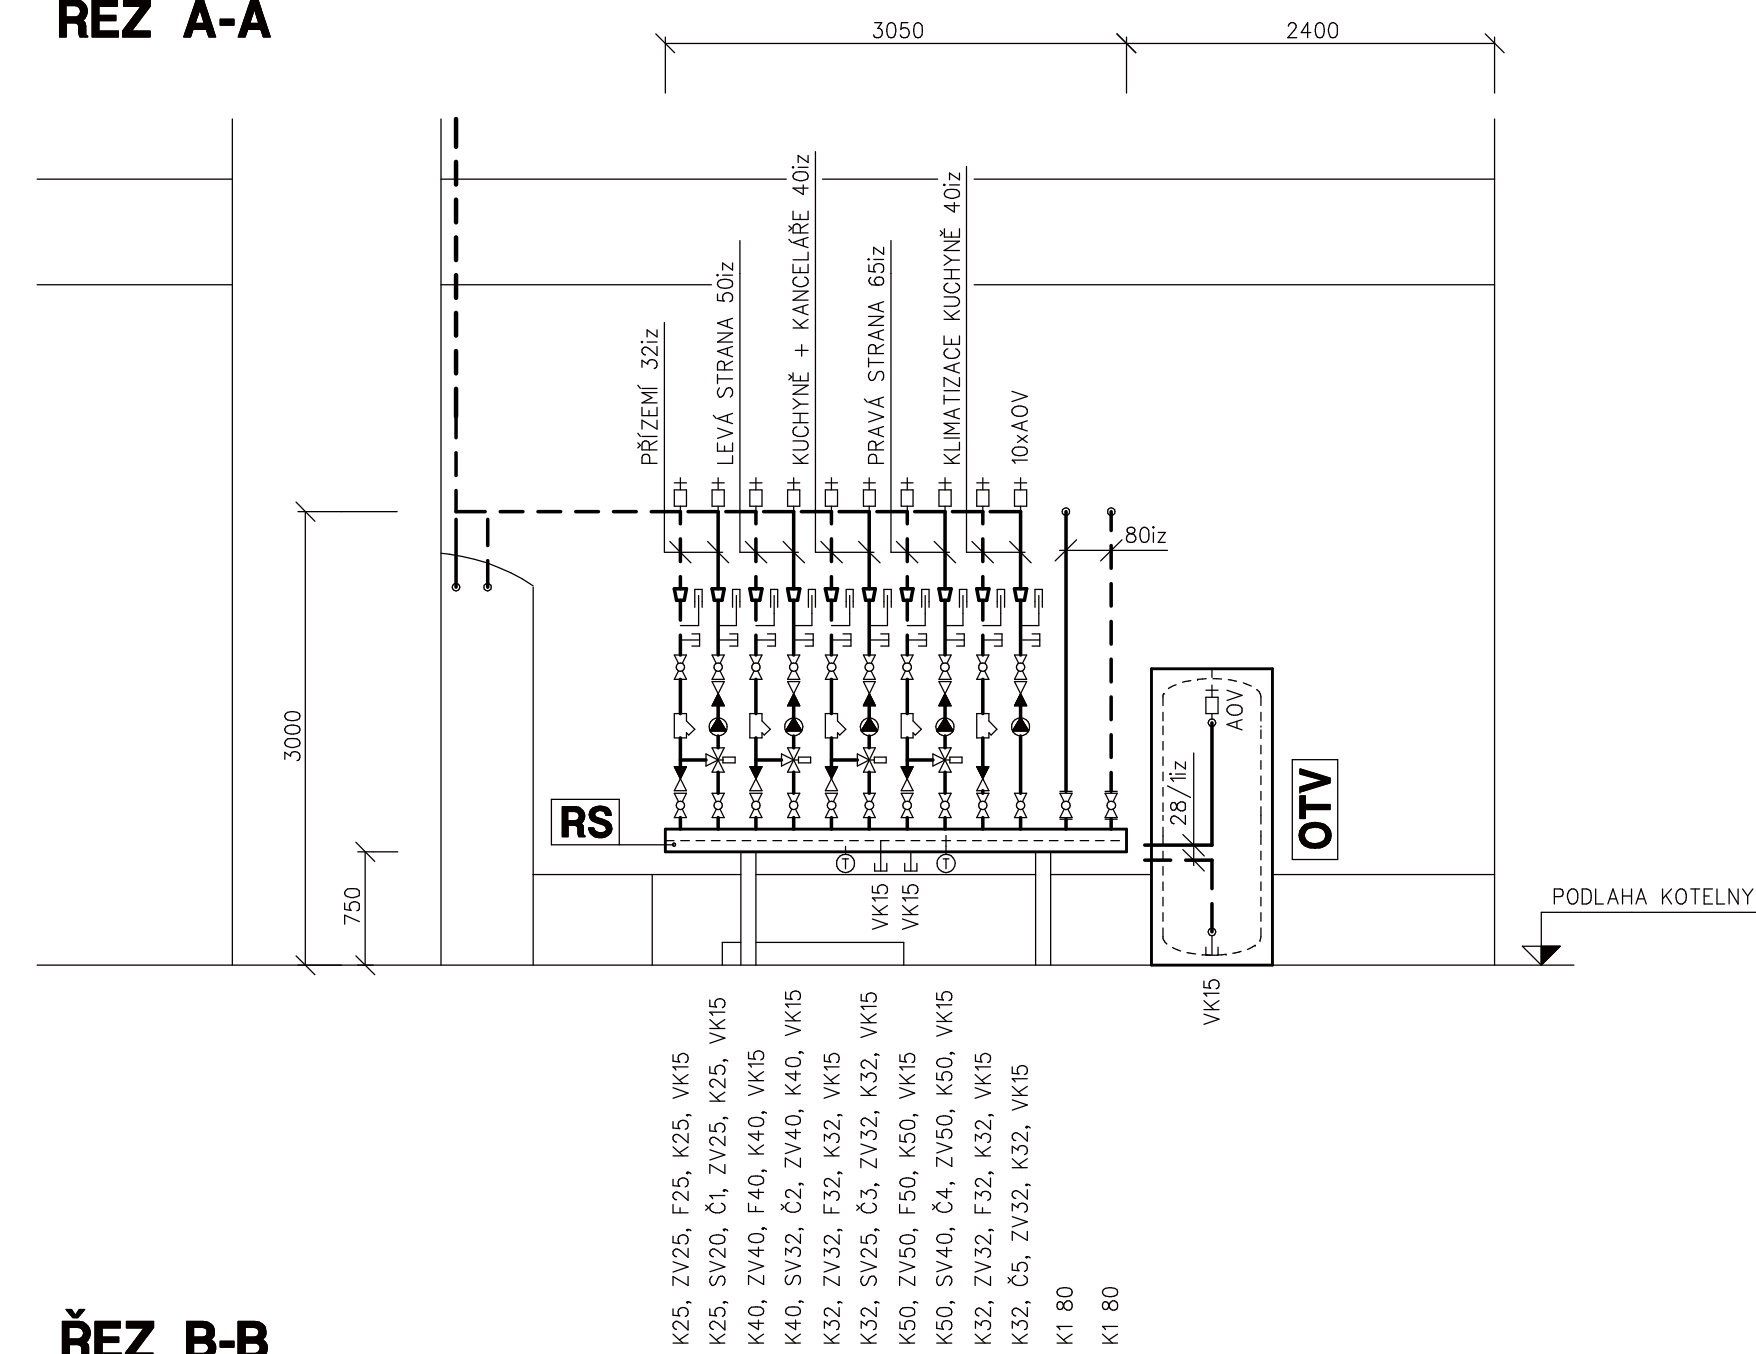

 
ŘEZ B-B

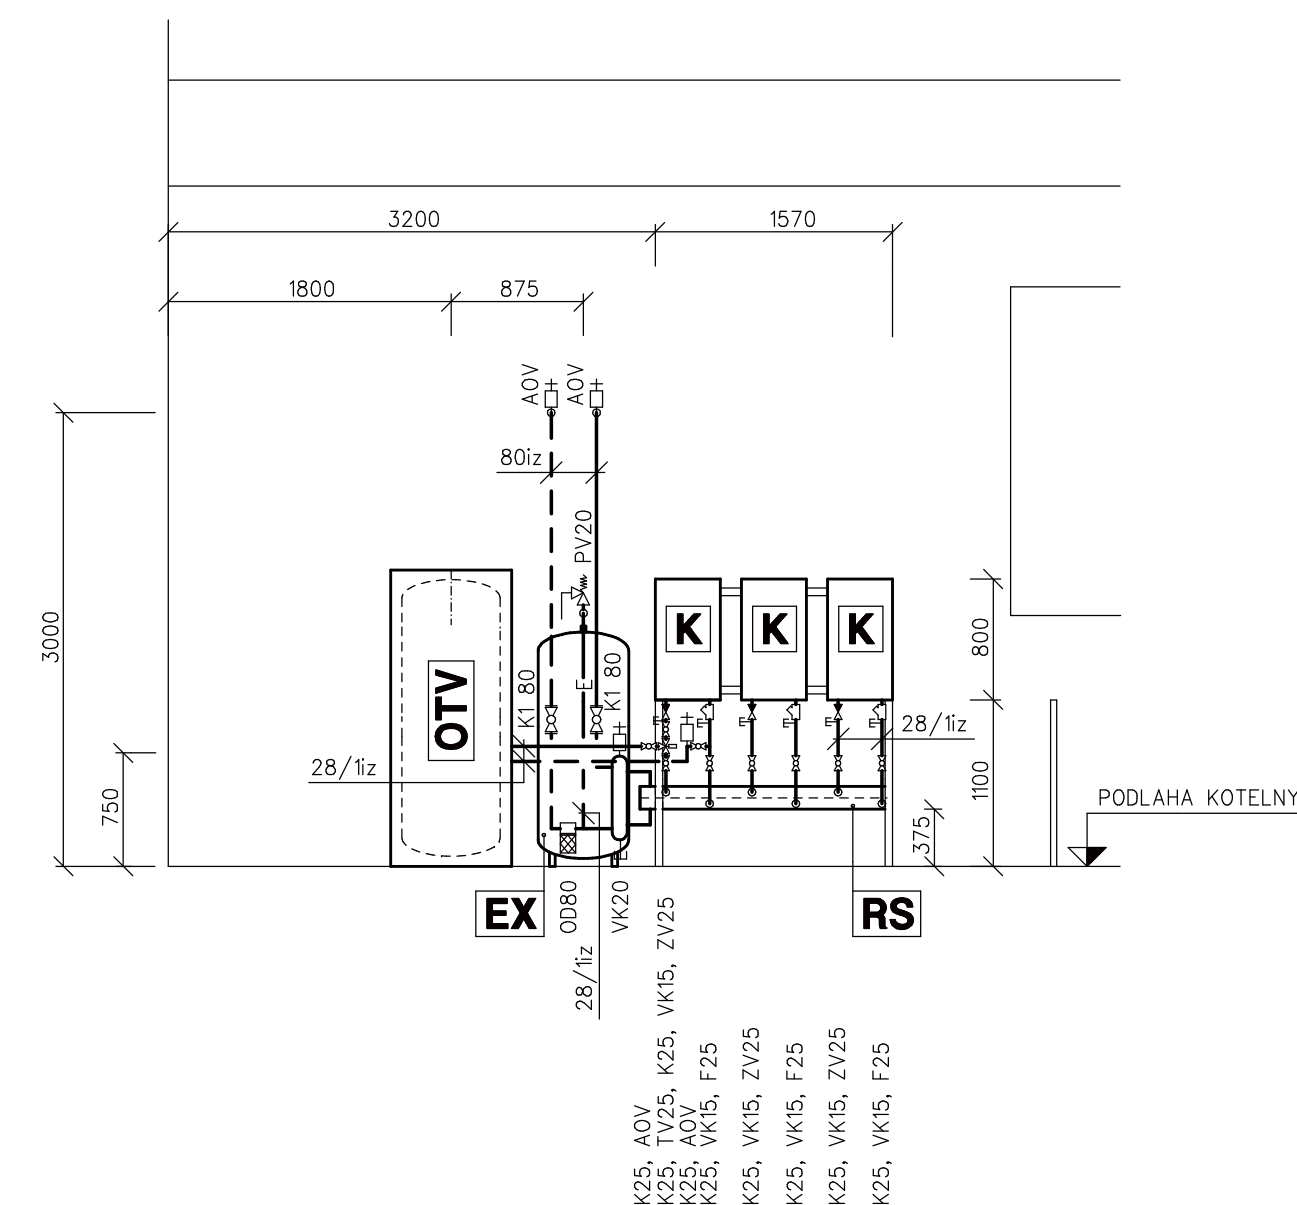

Měřítko 1:50



PŘI MONTÁŽI NUTNO DODRŽET PLATNÉ ČSN A TP !!!

Okres: _____ Obec: _____		Blanska Černá Hora	
ZOPROVĚDĚNÍ PROJEKTANT: Stanislav CVRKAL		KONTROLOVÁL: 	
VYPRACOVÁL: Stanislav CVRKAL		KRESLIL: Stanislav CVRKAL	
INVESTOR: Domov pro seniory Černá Hora, příspěvková organizace Zámecká 1, 67921 Černá Hora		 PROJEKČNÍ KANCELÁŘ - BRÁSKOVA 28, 67961 LETO tel./fax: 536474632 e-mail: prokanti@seznam.cz	
ZAKÁZKA: REKONSTRUKCE KOTELNY NA HLAVNÍ BUDOVĚ Zámecká 1, Černá Hora		ČÍSLO ZAKÁZKY: 5 - 2013	
VTKRES: ÚT - PŮDORYS, ŘEZY		PROFESÍ: TZB – PLYNOINSTALACE DATUM: 01/2013 STUPEŇ: P MĚŘITKO: 1 : _____ Č.V.KRESLU: 80	