



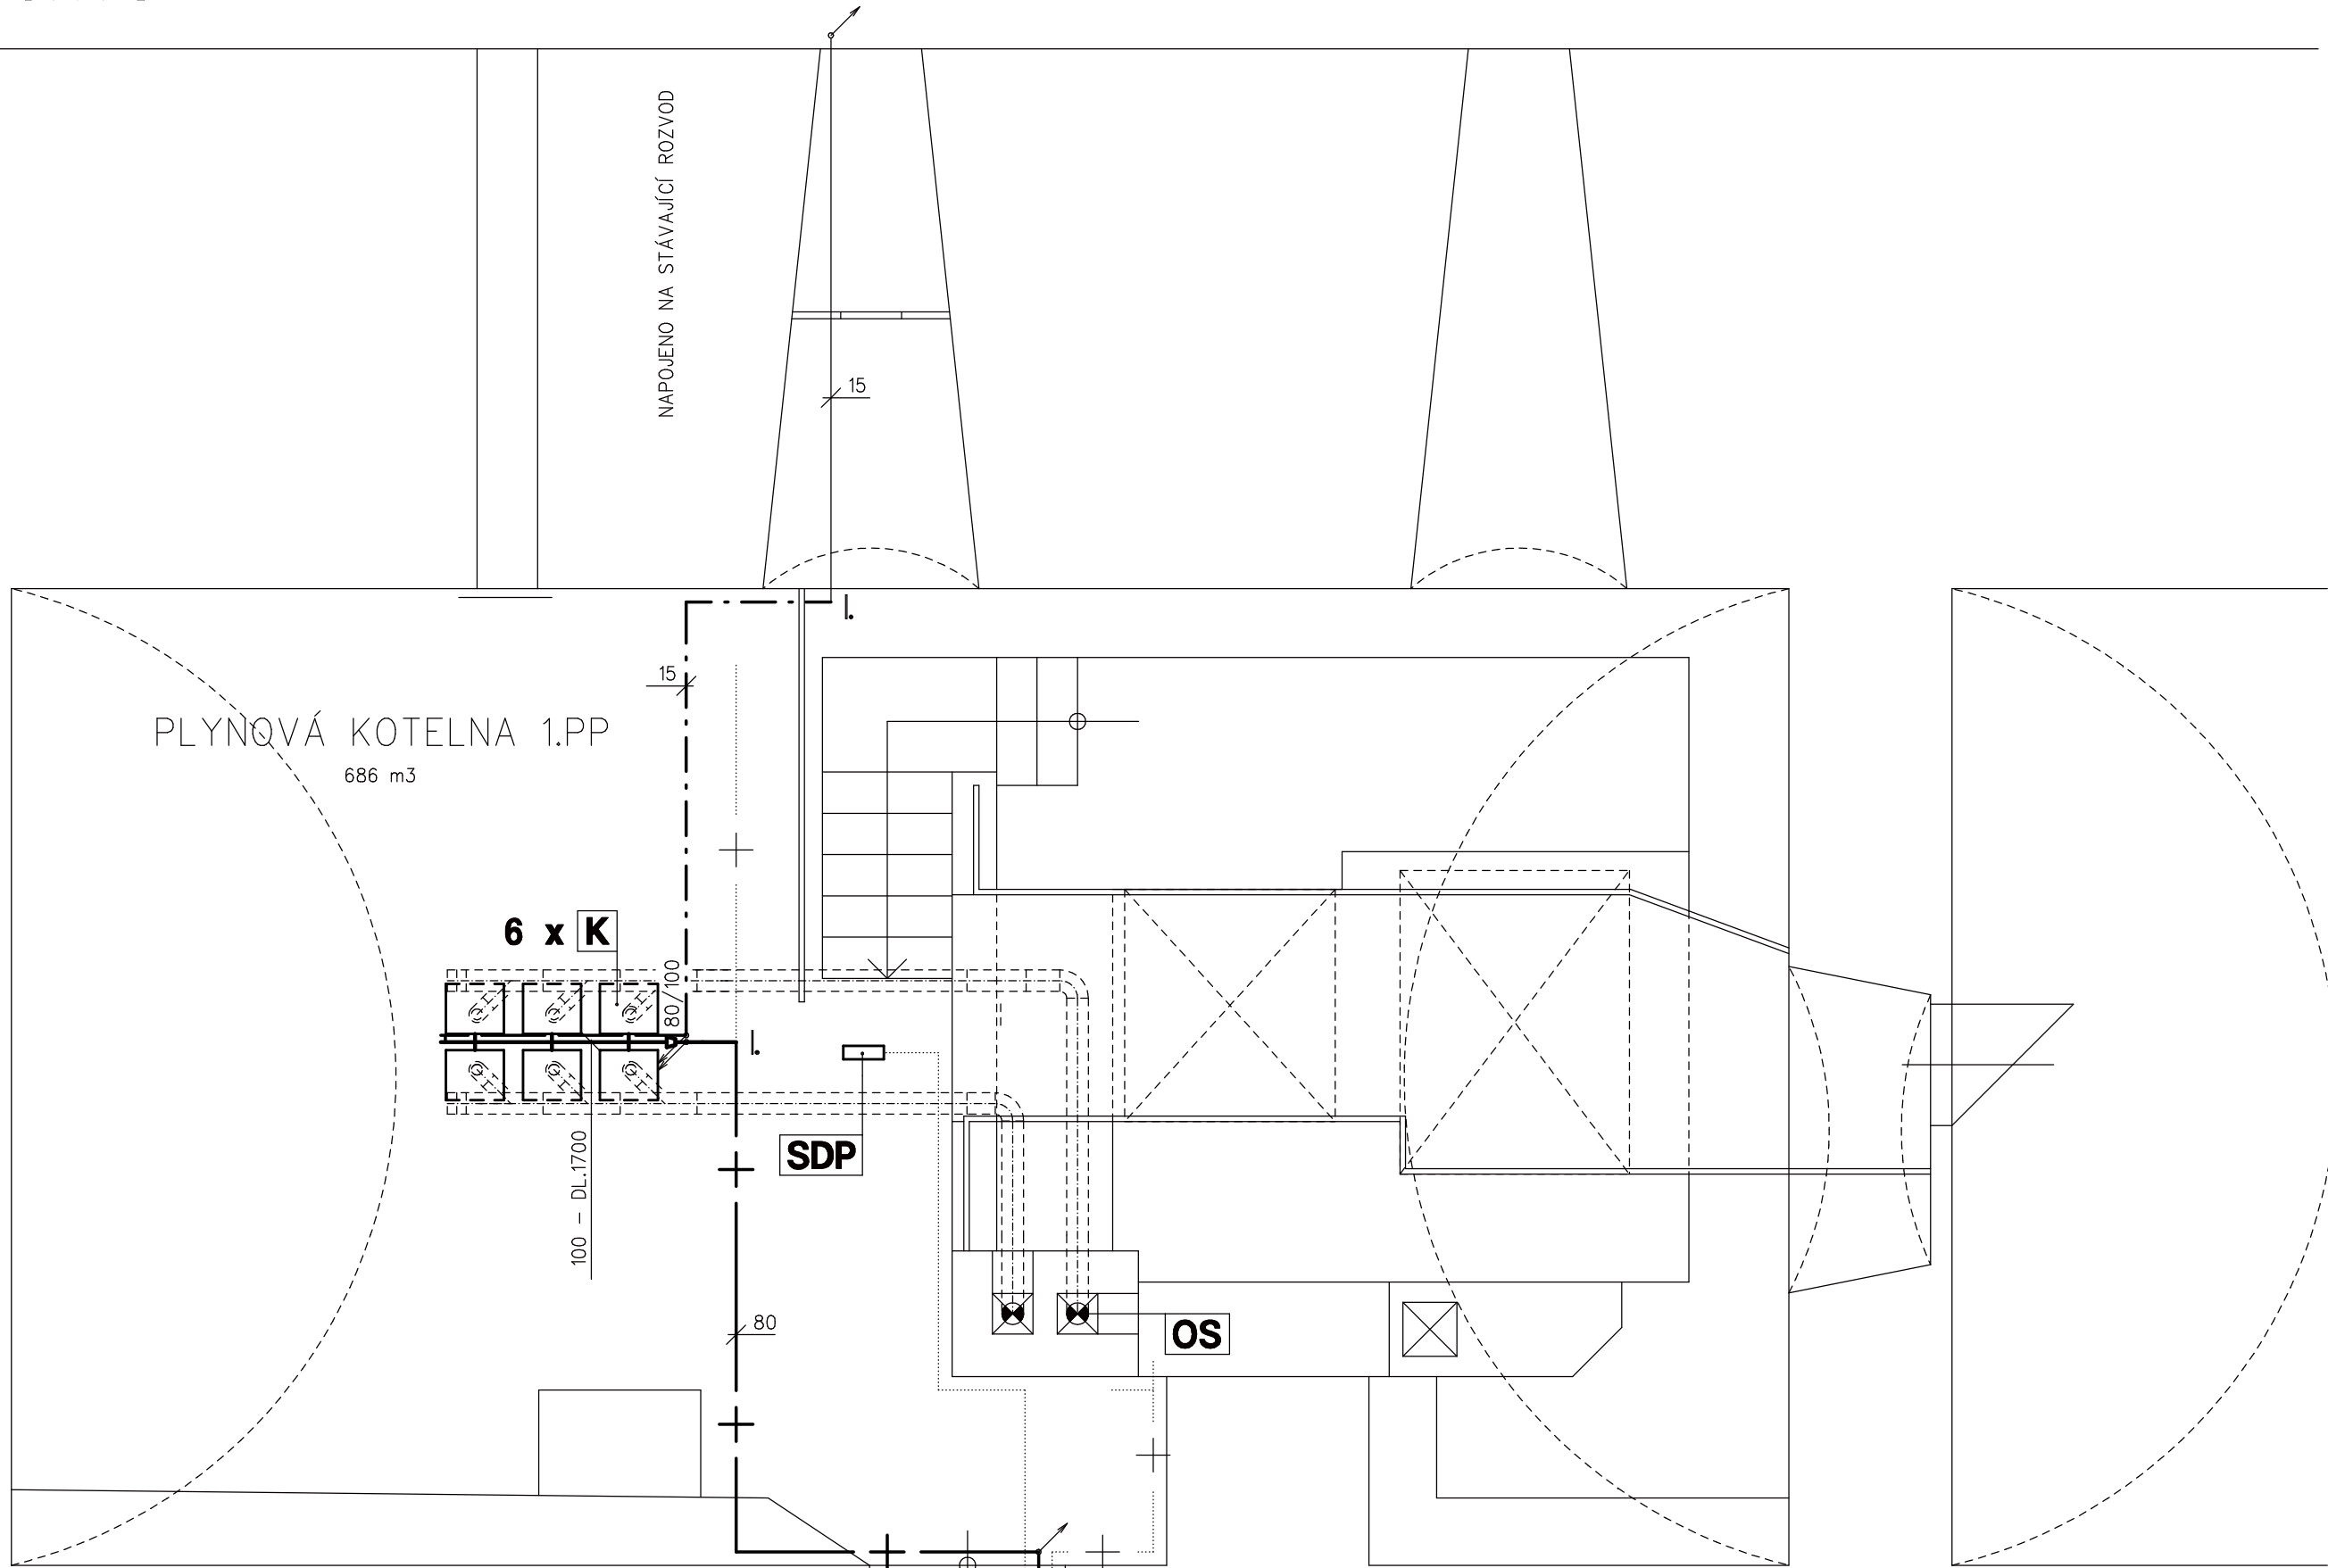


IZOMETRIE

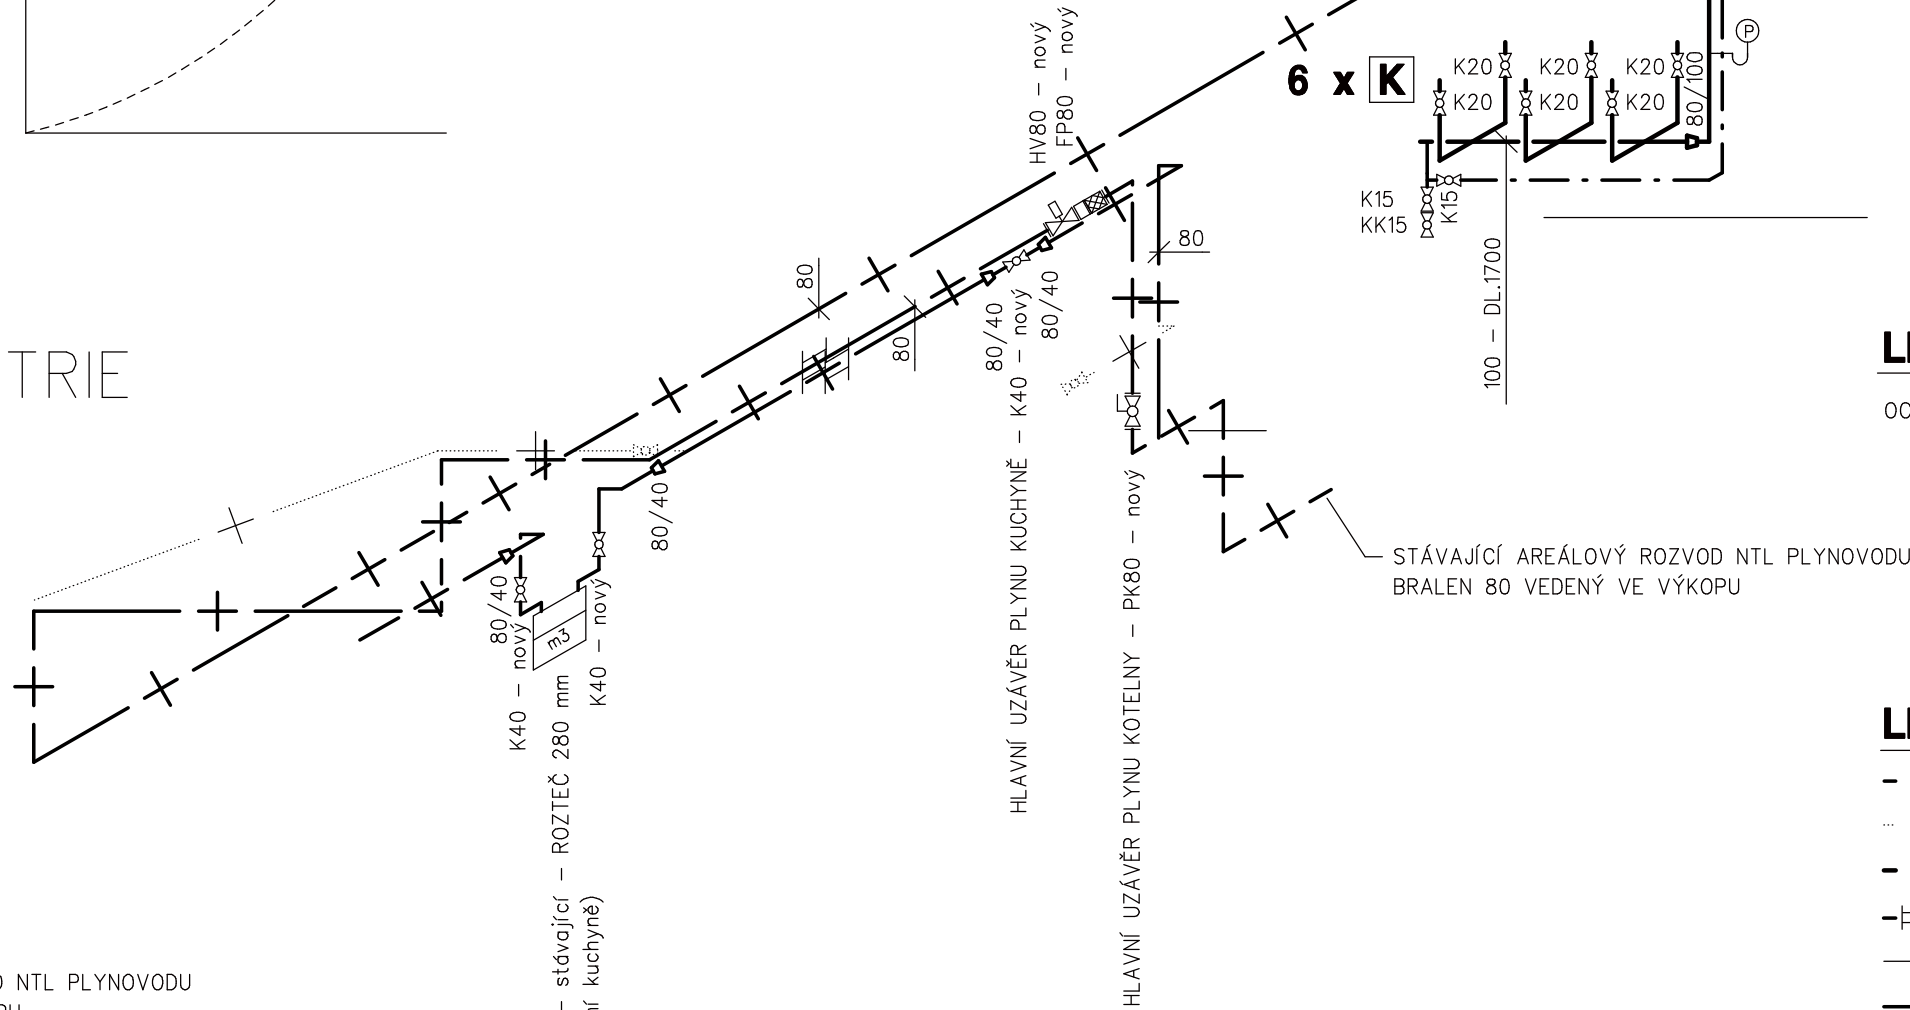

PŘÍSTUPOVÁ CHODBA

PRŮJEZD

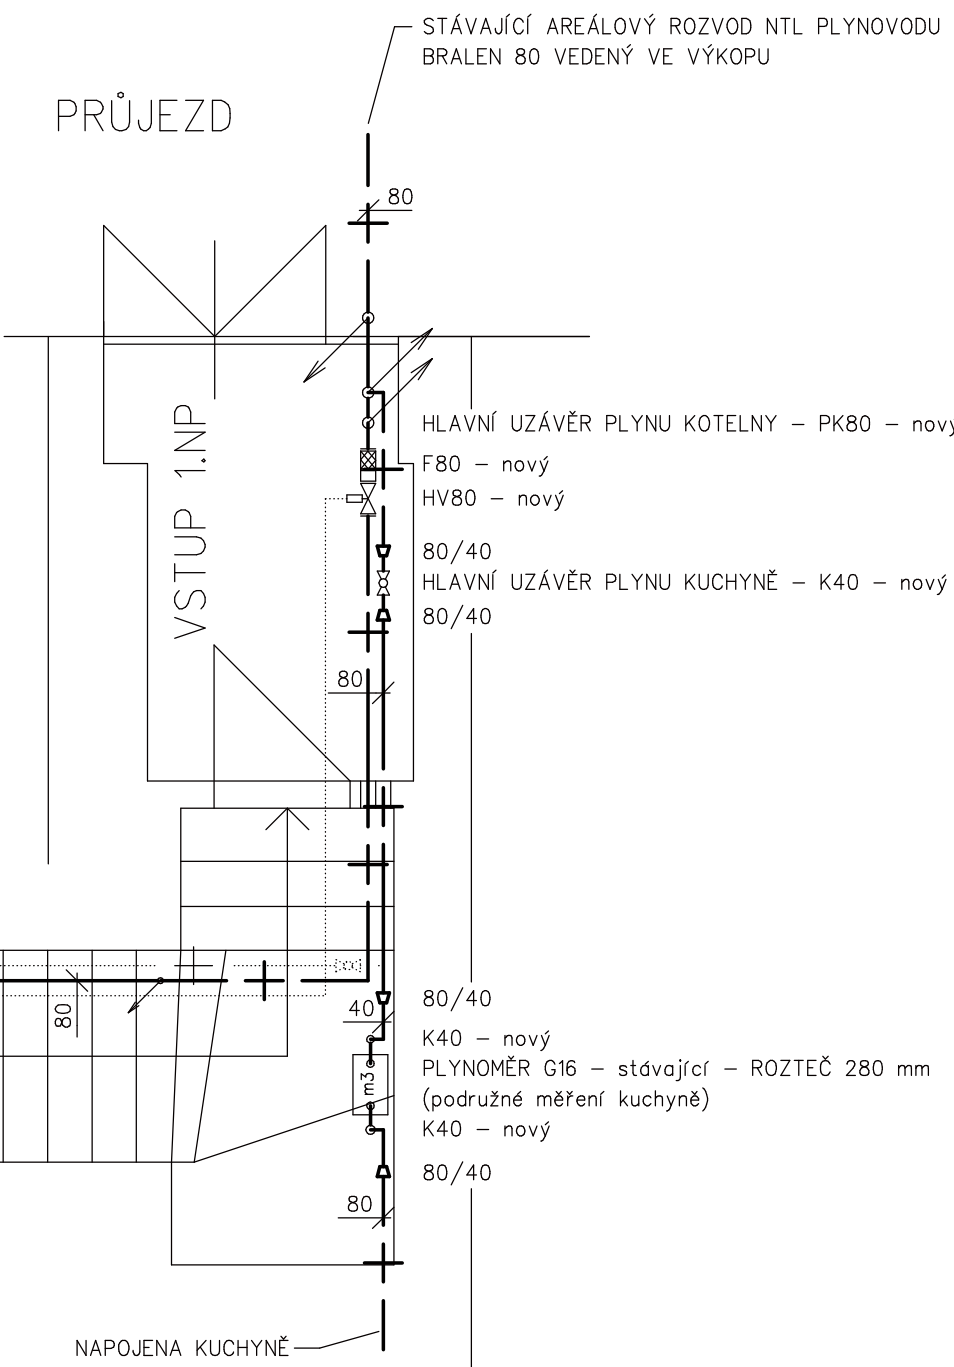

POZNÁMKA

- stávající HUP a fakturační plynoměr umístěny ve výklenku u vstupu do areálu DPS
- část stávajícího NTL plynovodu bude demontována. Rozsah demontáže bude upřesněna na místě samém před zahájením prací po dohodě s montážní firmou za případné účasti projektanta. Zbývající část NTL plynovodu bude dle využití
- dle plynové některé armatury
- stávající a nový NTL plynovod proveden z ocelových svařovaných trubek vedených po zdivu a ve zdivu, opatřených syntetickým nátěrem uložených na konzolách a závěsech s max. roztečí 3000 mm
- stávající a nový NTL plynovod proveden dle EN 1775, TPG 704 01, TPG 800 03, TPG 934 01
- odvětrání plynovodu bude provedeno odvětrávacím potrubím vyústěným na fasádě objektu v min. výšce 2 500 mm nad terénem
- prostor plynové kotelny řešen dle ČSN 07 0703, TPG 908 02
- hlavní uzávěr plynu včetně havarijního ventilu bude umístěn v prostoru vstupu v 1.NP
- označení a přístup k HUK bude provedeno dle ČSN 07 0703
- kondenzát od plynových kondenzačních kotlů bude sveden do neutralizačního boxu NEUTRA N70 a odtud bude čerpán do kanalizačního potrubí v prostoru kotelny

LEGENDA DIMENZÍ

OCELOVÉ POTRUBÍ A ARMATURY JSOU OZNAČENY SVĚTLOSTÍ DN/D

LEGENDA ROZVODŮ A ARMATUR

- + - stávající NTL plynovod
- - - zrušený stávající NTL plynovod
- + - nový NTL plynovod
- - - ocelová chránička
- - - stávající odvětrávací potrubí
- - - nové odvětrávací potrubí
- K plynový kulový uzavírací kohout R950
- membránový plynoměr G16 - stávající podružné měření kuchyně
- KK vzorkovací plynový kulový kohout 9081
- PK uzavírací plynový přírubový kulový kohout
- HV havarijní ventil přírubový PEVEKO EVHNC 1080.02/P
- F filtr plynový přírubový PFP 1080
- P manometr A100 (0-6kPa) přesnost 2,5 + manometrový kohout
- L napojeno na stávající rozvody

UPOZORNĚNÍ

- k objektu hlavní budovy je od HUP a fakturačního plynoměru přiveden ocelový NTL rozvod plynu. V rámci rekonstrukce kotelny - plynoinstallace - nebudou tudíž prováděny žádné zemní práce. Proto není nutno PD předkládat k vyjádření jednotlivým správcům podzemních IS.



PŘI MONTÁŽI NUTNO DODRŽET PLATNÉ ČSN A TP !!!

Odes:		Blansko	
Obec:		Černá Hora	
ZODPOVĚDNÝ PROJEKTANT: Stanislav CVRKAL		KONTROLOVAL: Stanislav CVRKAL	
VYPRACOVÁVAL: Stanislav CVRKAL		KRESLIL: Stanislav CVRKAL	
INVESTOR: Domov pro seniory Černá Hora, příspěvková organizace Zámecká 1, 67921 Černá Hora			
ZAKÁZKA: REKONSTRUKCE KOTELNY NA HLAVNÍ BUDOVĚ Zámecká 1, Černá Hora		ČÍSLO ZAKÁZKY: 5 - 2013	
VÝKRES: PLYNOINSTALACE - PŮDORYS, IZOMETRIE			
		PROKANT PROJEKČNÍ KANCELÁŘ-JIŘÁSKOVA 28, 67961 LETOVICE tel./fax: 516414639 e-mail: prokant@seznam.cz	
		PROJESE: TŽB - PLYNOINSTALACE	
		DATUM: 01/2013	
		STUPEŇ: PPS	
		MĚŘÍTKO: 1:50	
		Č. VÝKRESU: PL-01	