


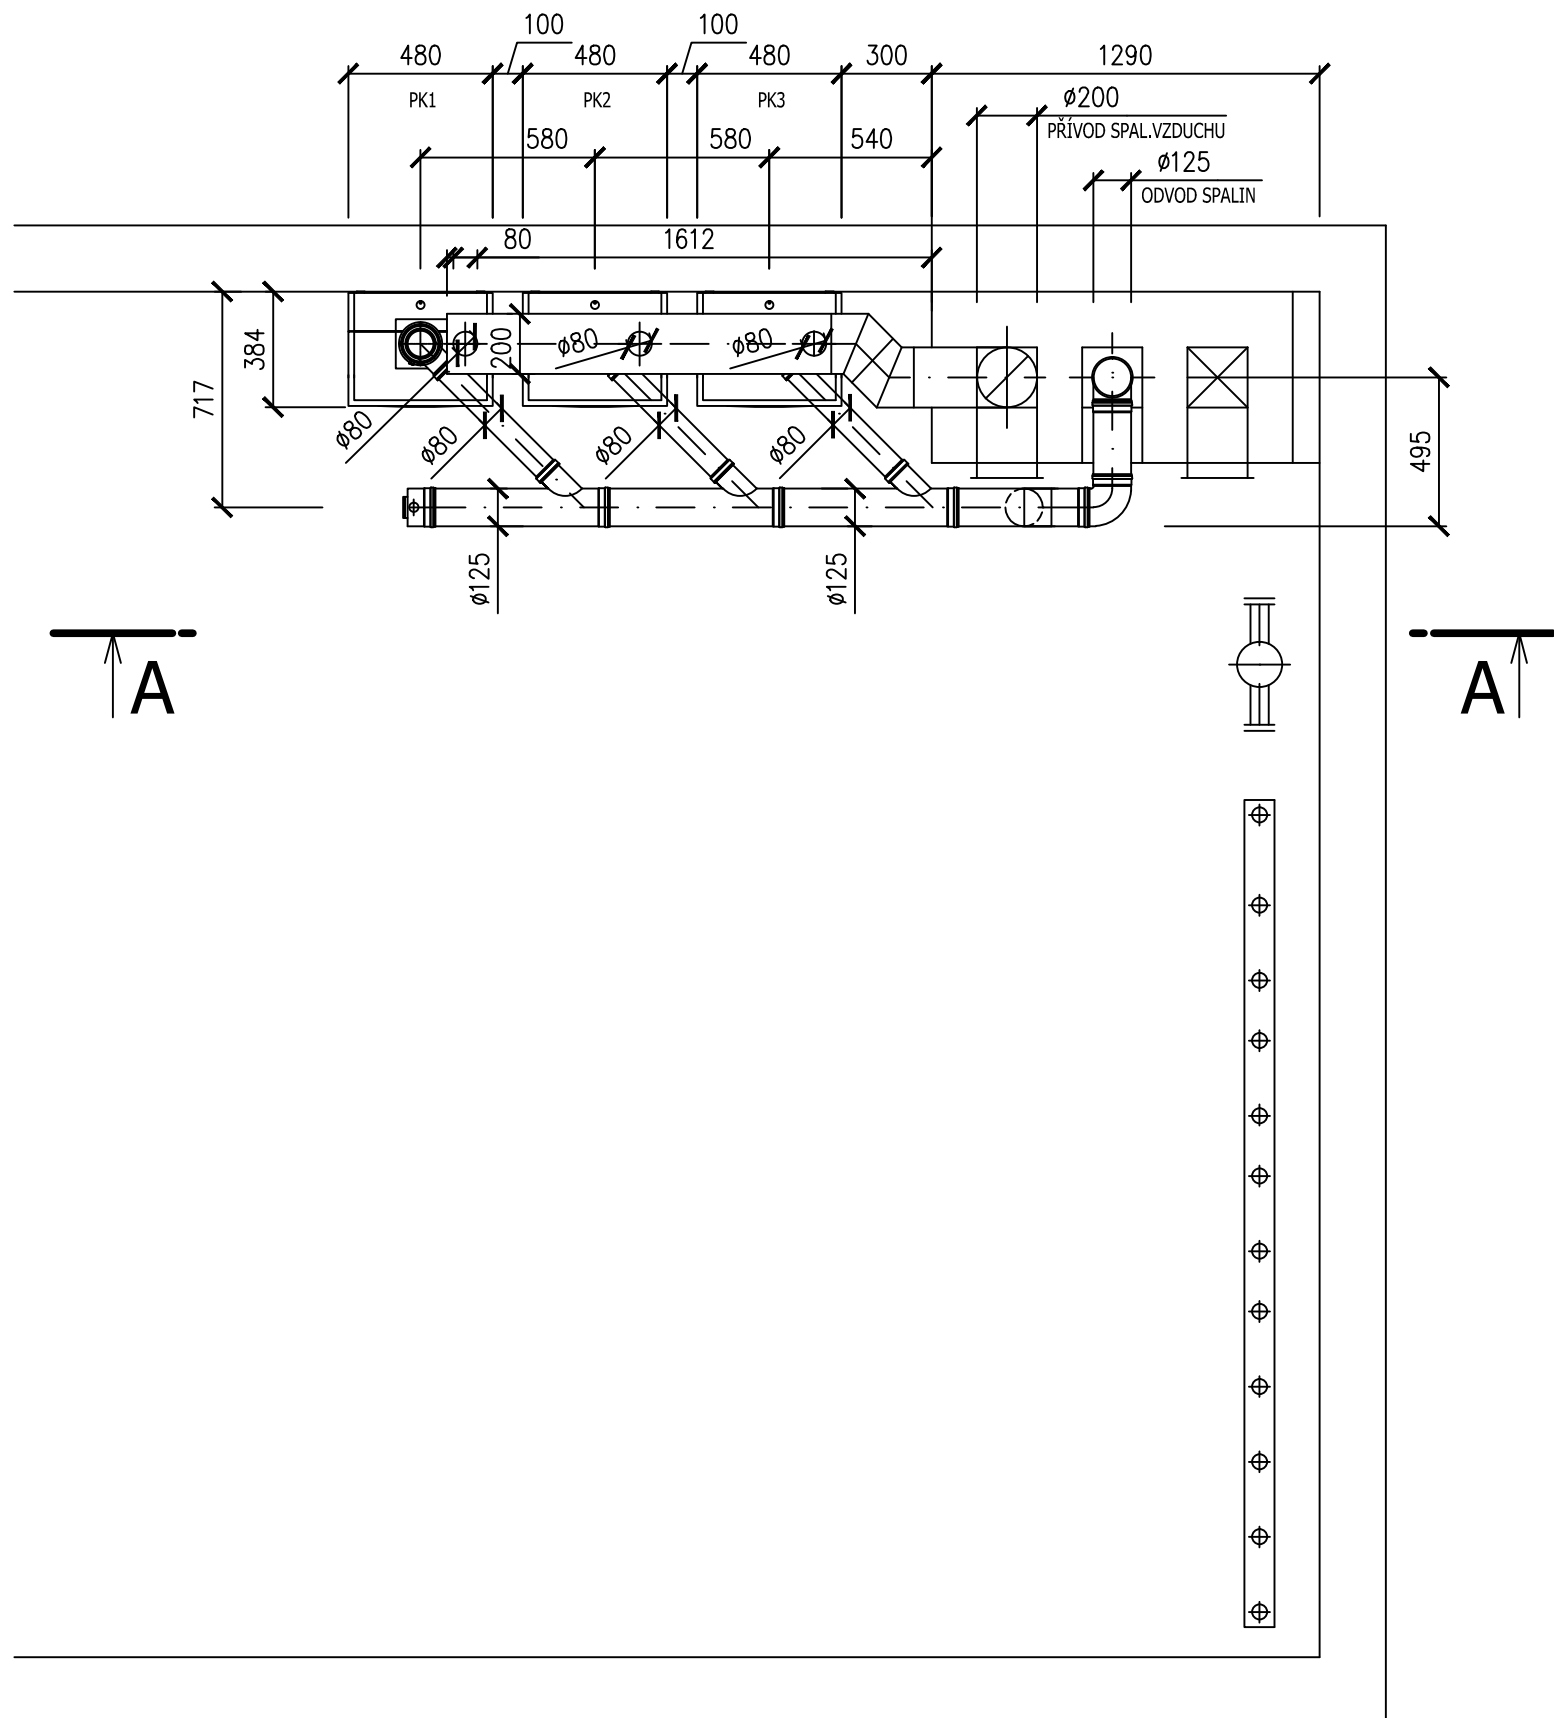

ODKOUŘENÍ BUDE PROVEDENO DLE ČSN 73 4201 (KOMÍNY A KOUŘOVODY - NAVRHOVÁNÍ, PROVÁDĚNÍ A PŘIPOJOVÁNÍ SPOTŘEČNÍČŮ PALIV)
A V SOULADU S NÁVODEM VÝROBCE PLYNOVÝCH KONDENZAČNÍCH KOTLŮ VIESSMANN.

MAXIMÁLNÍ DÉLKA SVISLÉHO KOUŘOVODU Ø125mm V ŠACHTĚ = 8m. MAXIMÁLNÍ CELKOVÁ DÉLKA KOUŘOVODU = 12m.

ZODP. PROJEKTANT	VYPRACOVAL	KRESLIL	VLASTIMIL BOBROVSKÝ PROJEKCE TZB Příhon 857/23A 691 72 KLOBOUKÝ u Brna IČO : 666 19 271 tel : 603 977 383	
VLASTIMIL BOBROVSKÝ	VLASTIMIL BOBROVSKÝ	VLASTIMIL BOBROVSKÝ		
KRAJ : JIHOMORAVSKÝ				
INVESTOR: MASARYKOVO MUZEUM V HODONINĚ, PŘÍSPĚVKOVÁ ORGANIZACE ZÁMECKÉ NÁMĚSTÍ 9, 695 01 HODONÍN				
STAVBA : REKONSTRUKCE PLYNOVÉ KOTELNY MASARYKOVO MUZEUM V HODONINĚ ZÁMECKÉ NÁMĚSTÍ 9, 695 01 HODONÍN			FORMÁT	A3
			DATUM	12/2012
			ÚČEL	PD
ČÁST PROJEKTU : ÚSTŘEDNÍ VYTÁPĚNÍ			Č. ZAKÁZKY	55/ 2012
OBSAH VÝKRESU : PŘÍVOD SPALOVACÍHO VZDUCHU – PŮDORYS			MĚŘÍTKO : 1:25	ČÍSLO VÝKRESU: 4.