


Mezipatro

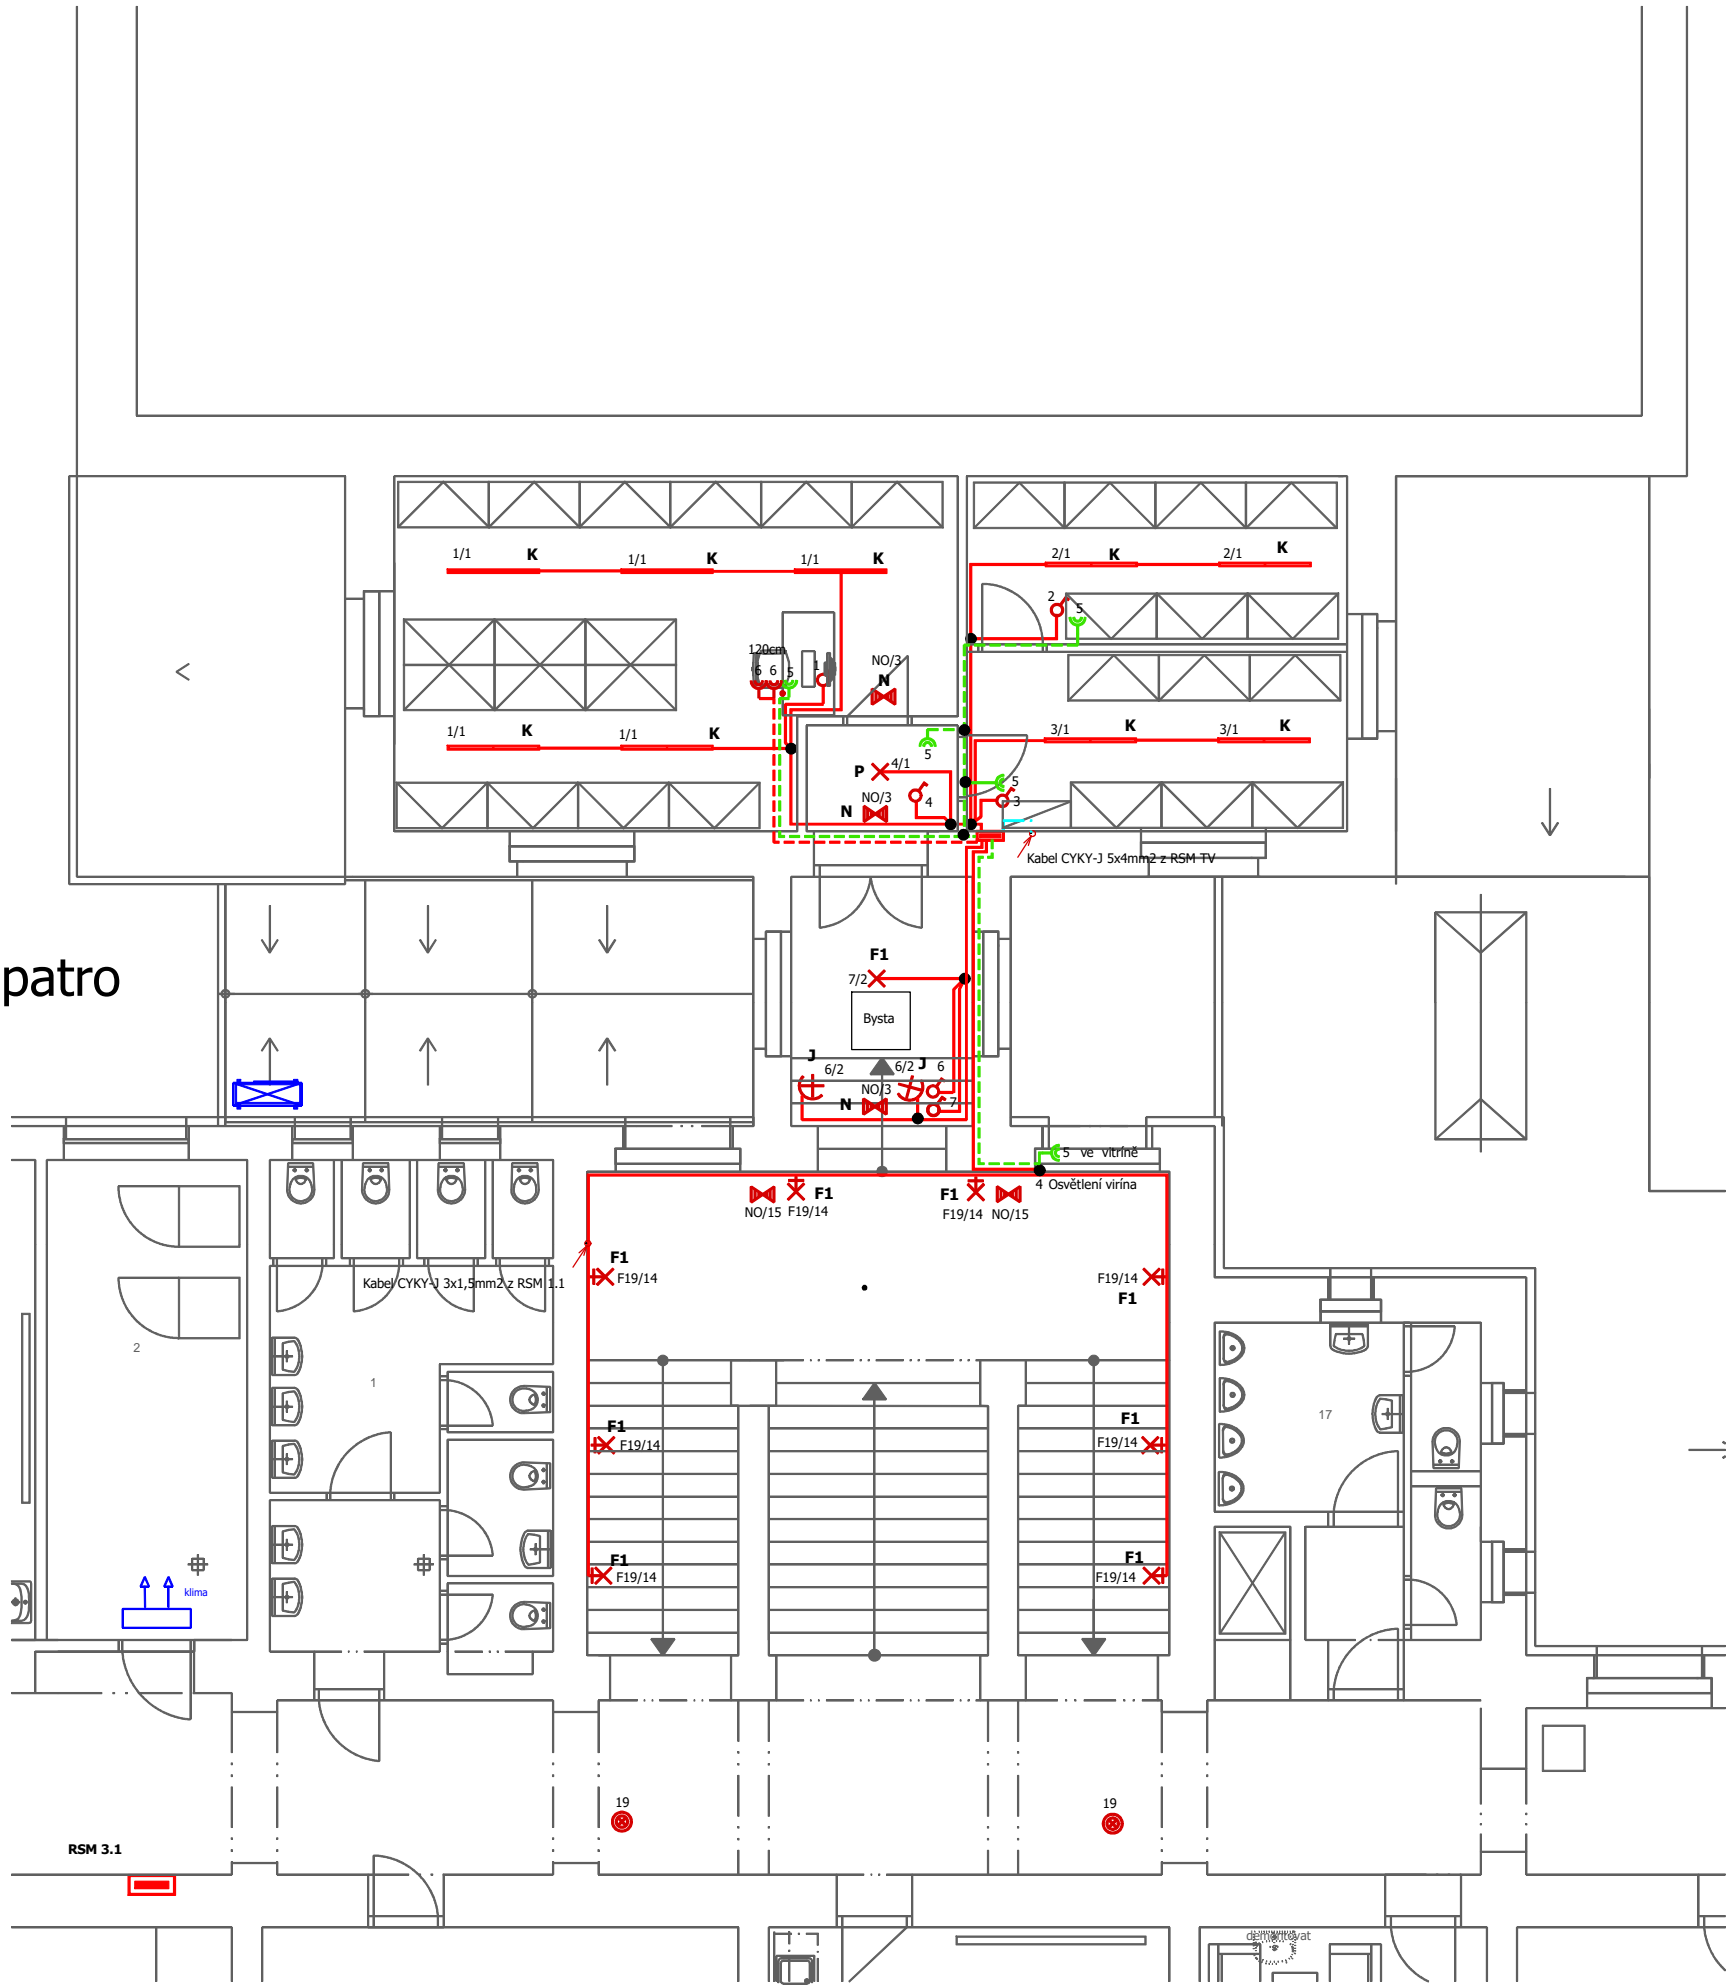

Poznámka - prostor podhledu bude zateplen vrstvou cca 20 cm izolační vaty

LEGENDA

- Kabel CYKY-J 3,5x1,5mm2 pod omítkou , v podhledu stropu
- Spínač jednopólový č.1 , 10AX, 250V,IP20. , barva bílá
- Přepínač sériový č.5 , 10AX, 250V, barva bílá
- Přepínač střídavý č.6, 10AX, 250V, barva bílá
- Přepínač křížový č.7, 10AX, 250V, barva bílá
- Tlačítkový ovladač zapínací 1/0So s orientační kontrolkou , 10AX, 250V , IP20, IP44barva bílá

Světelné rozvody budou provedeny kabely CYKY -J,O pod omítkou , v podhledu stropu. Osvětlení prostor je navrženo pomocí zářivkových svítidel , které budou osazeny na stěnách , v podhledu stropu, přisazeny ke stropní konstrukci. Svítidla budou ovládána po skupinách pomocí kolébkových vypínačů osazených ve výšce 120 cm nad podlahou.Type a design ovládacích prvků bude upřesněn v průběhu stavby a odsouhlasen architektem a investorem. Na vyznačených místech budou osazena nouzová svítidla.

Upozornění : design přístrojů a zásuvek bude odsouhlasen v průběhu stavby s architektem a investorem

LEGENDA SVÍTIDEL VIZ. PŘÍLOHA TZ.

Ochrana před nebezpečným dotykovým napětím automatickým odpojením vadné části od zdroje pomocí nadproudových prvků ,ochranné opatření proudovým chráničem , pospojováním.

ROZVODNÁ SOUSTAVA : 3+N+PE , AC, 400V , TN-C-S

PROJEKCE EL. ZAŘÍZENÍ A HROMOSVODŮ				
JIŘÍ PAVLŮ, KPT. JAROŠE 37 , 680 01 BOSKOVICE , IČ: 155 82 647				
VEDOUcí PROJEKTU:	ZODPOVĚDNÝ PROJEKTANT:	VYPRACOVAL		
PAVLŮ JIŘÍ	PAVLŮ JIŘÍ	PAVLŮ JIŘÍ		
<i>Pa. J.</i>	<i>Pa. J.</i>	<i>Pa. J.</i>		
INVESTOR: Gymnázium Boskovice, příspěvková organizace				STUPEN: DPS
STAVBA: Gymnázium Boskovice, příspěvková organizace Palackého náměstí 222/1, Boskovice, 68011 <b>Rekonstrukce elektroinstalace ETAPA II.</b>				DATUM: 12/2016
				MĚŘÍTKO: 1 : 100
OBSAH: <b>El. rozvody mezipatro (Komenský)</b>				ČÍSLO VÝKRESU: <b>06</b>