


LEGENDA ŘEŠENÝCH MÍSTNOSTÍ		
ČÍSLO MÍSTNOSTI	ÚČEL MÍSTNOSTI	PLŮCHA v m²
1.12	ÚČERNÁ	45,60
1.13	ÚČERNÁ	73,50
1.14	ÚČERNÁ	51,50
1.15	ÚČERNÁ	38,85
1.26	CHODBA	65,00
1.27	SCHODIŠŤOVÝ PROSTOR	26,40
1.29	SKLAD	10,80
1.30	SKLAD	5,00

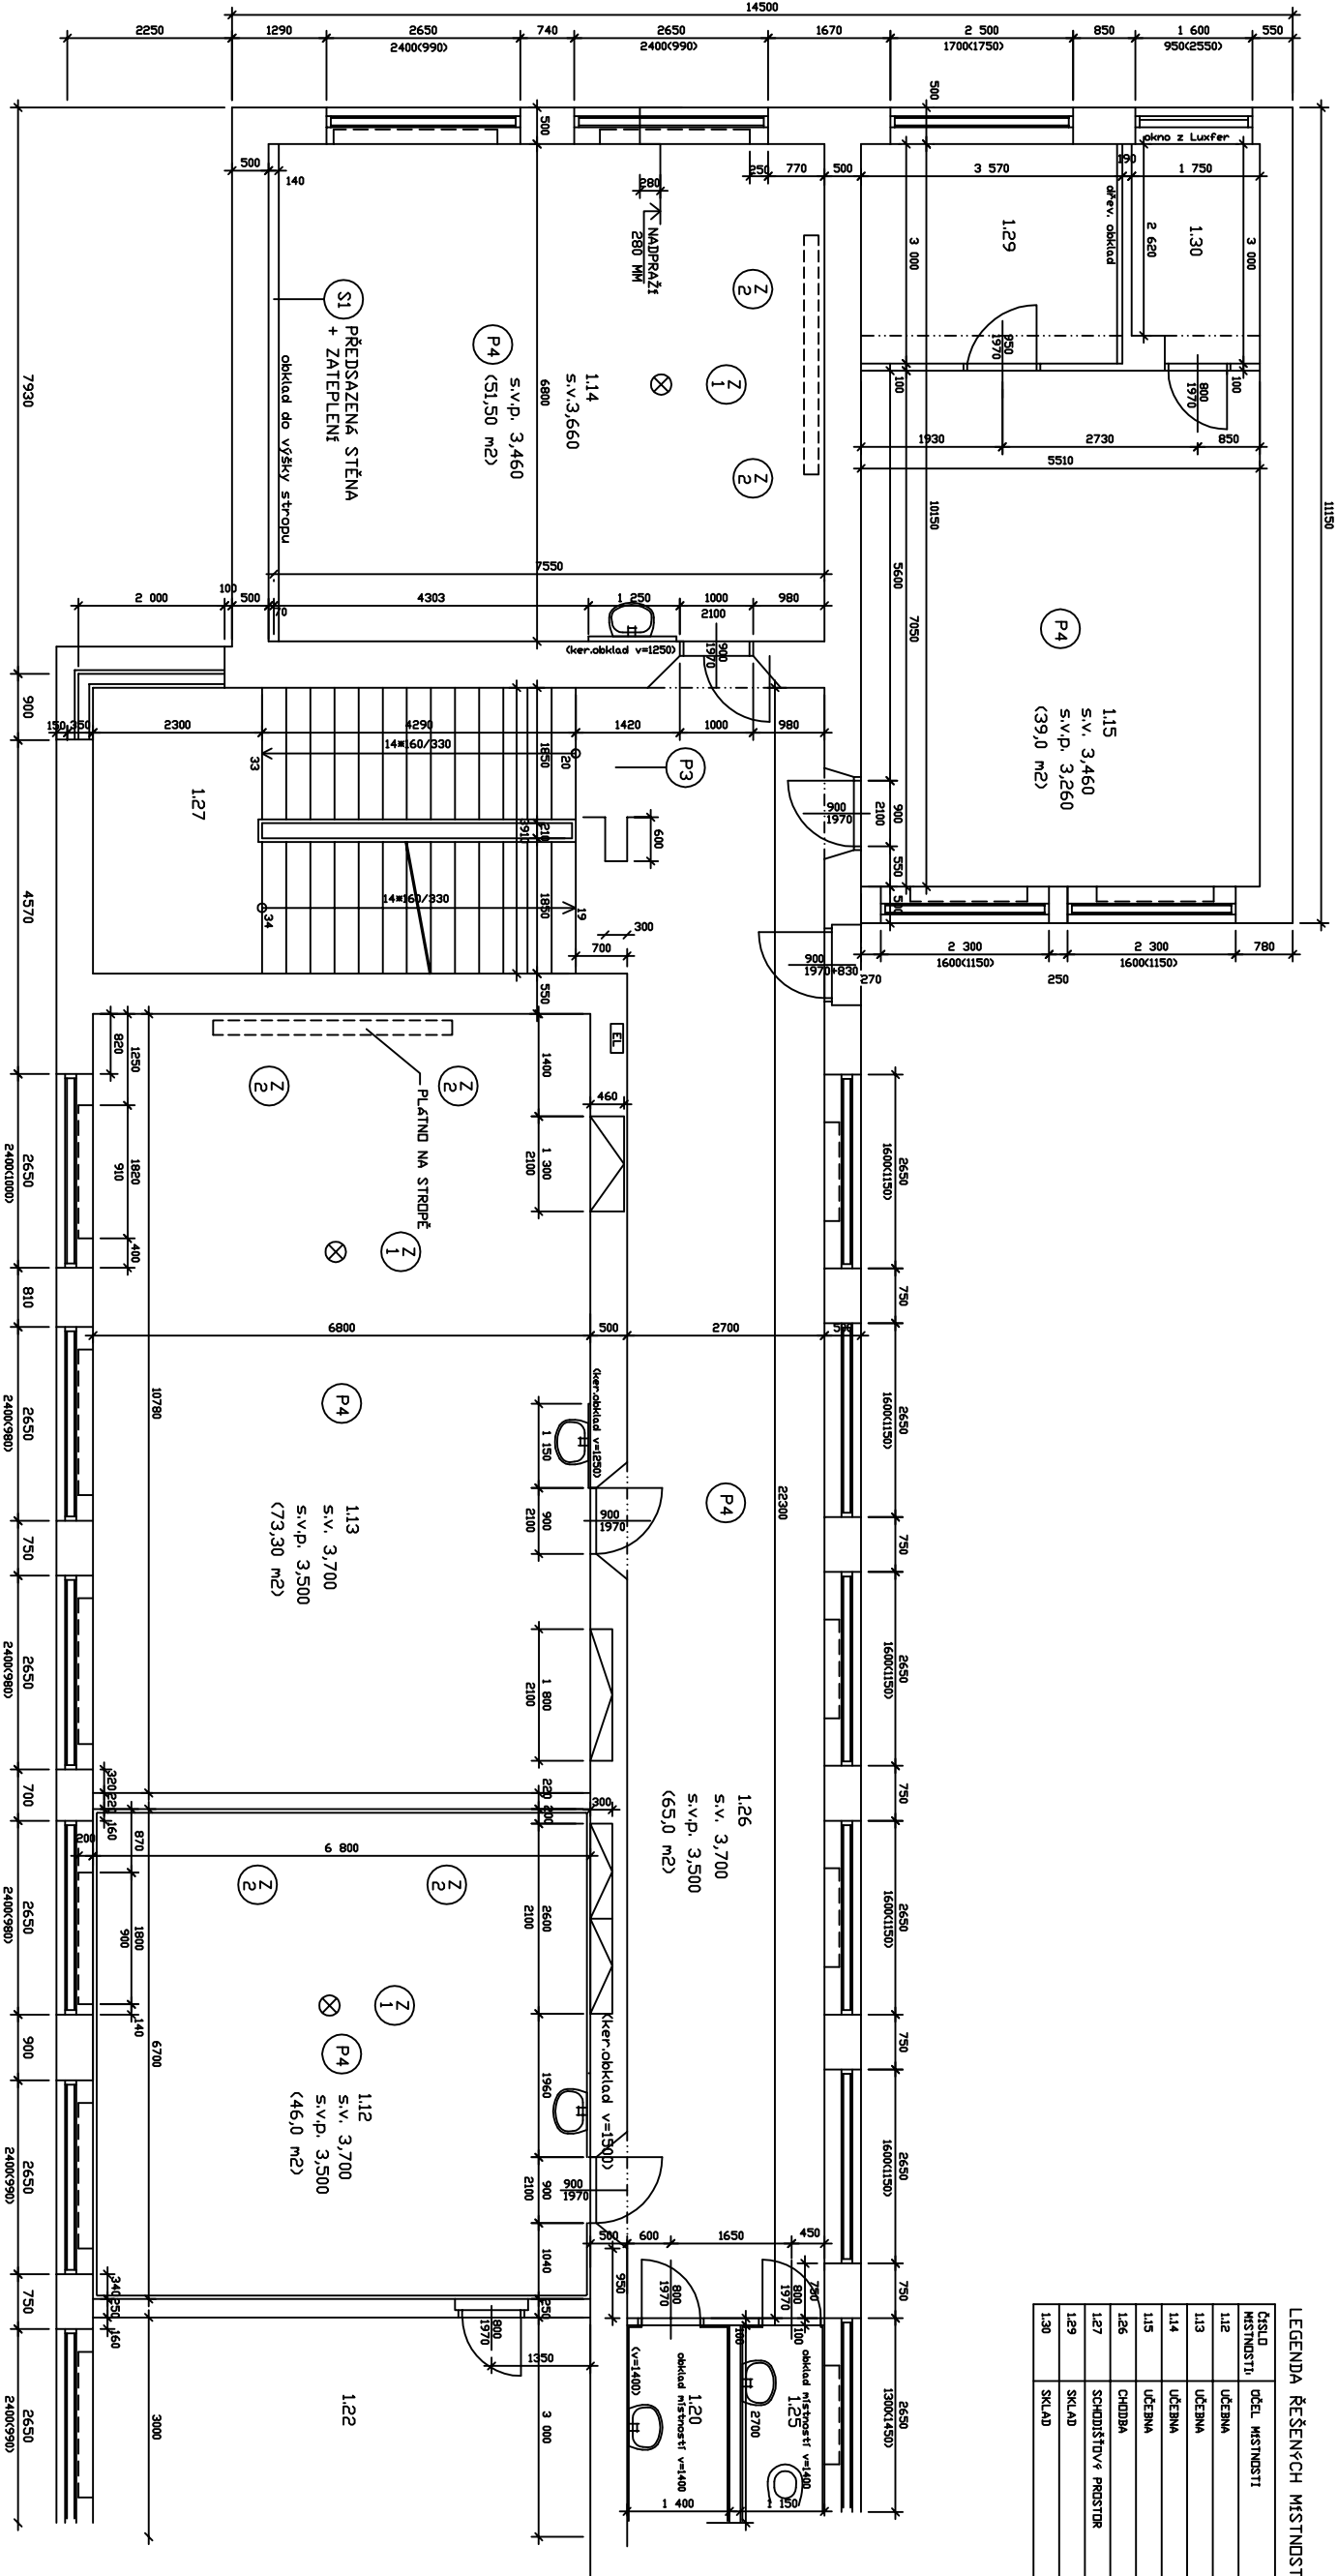

VYPRACOVAL:	PROJEKTANT:	KONTROLOVAL:	
Ing. Miloš Bacík	Ing. Miloš Bacík	Ing. Miloš Bacík	
INVESTOR: Gymnázium Blansko, Seifertova 13, 67831 Blansko			
MÍSTO AKCE: Seifertova 13 , Blansko , okr. Blansko			
OPRAVA ELEKTROINSTALACE – II. ETAPA			DATUM: březen 2017
GYMNAZIUM BLANSKO, SEIFERTOVA 13 – HLAVNÍ BUDOVA			FORMÁT: A3
PŮDORYS 1.N.P. – ŘEŠENÁ ČÁST – PODHLEDY			ÚČEL: D.1.1
			MĚŘÍTKO: 1:100
			Č.VÝKR.: 12