



LEGENDA MÍSTNOSTÍ :

Číslo místnosti:	Účel místnosti	Plocha v m²
01.00	Hlavní schodiště	39,60
01.01	Hlavní vestibul školy	26,65
01.02	Chodba	37,00
01.03	Chodba	6,34
01.04	Šatny	19,83
01.04a	Chodba mezi šatnami	6,34
01.05	Šatny	19,83
01.05a	Chodba mezi šatnami	6,34
01.06	Kantýna se skladem	54,10
01.07	Průjezdna	44,50
01.08	Vchod do gymnázia	24,00
01.09	Chodba	16,00
01.10	SKLAD	17,37
01.11	SKLAD	14,40
01.12		13,85
01.13	Chodba	8,70
01.14		13,8
01.15		9,17
01.16		16,60
01.17	Kotelna	39,54
01.18		9,00
01.19		26,12
01.20	Vchod do gymnázia	8,30
01.21	Schodiště	18,20
01.22	Chodba	10,00
01.23	Hlavní uzavěr	6,40
01.24	Zkušebna	51,70
01.25	SKLAD	5,40
01.26	SKLAD	7,10

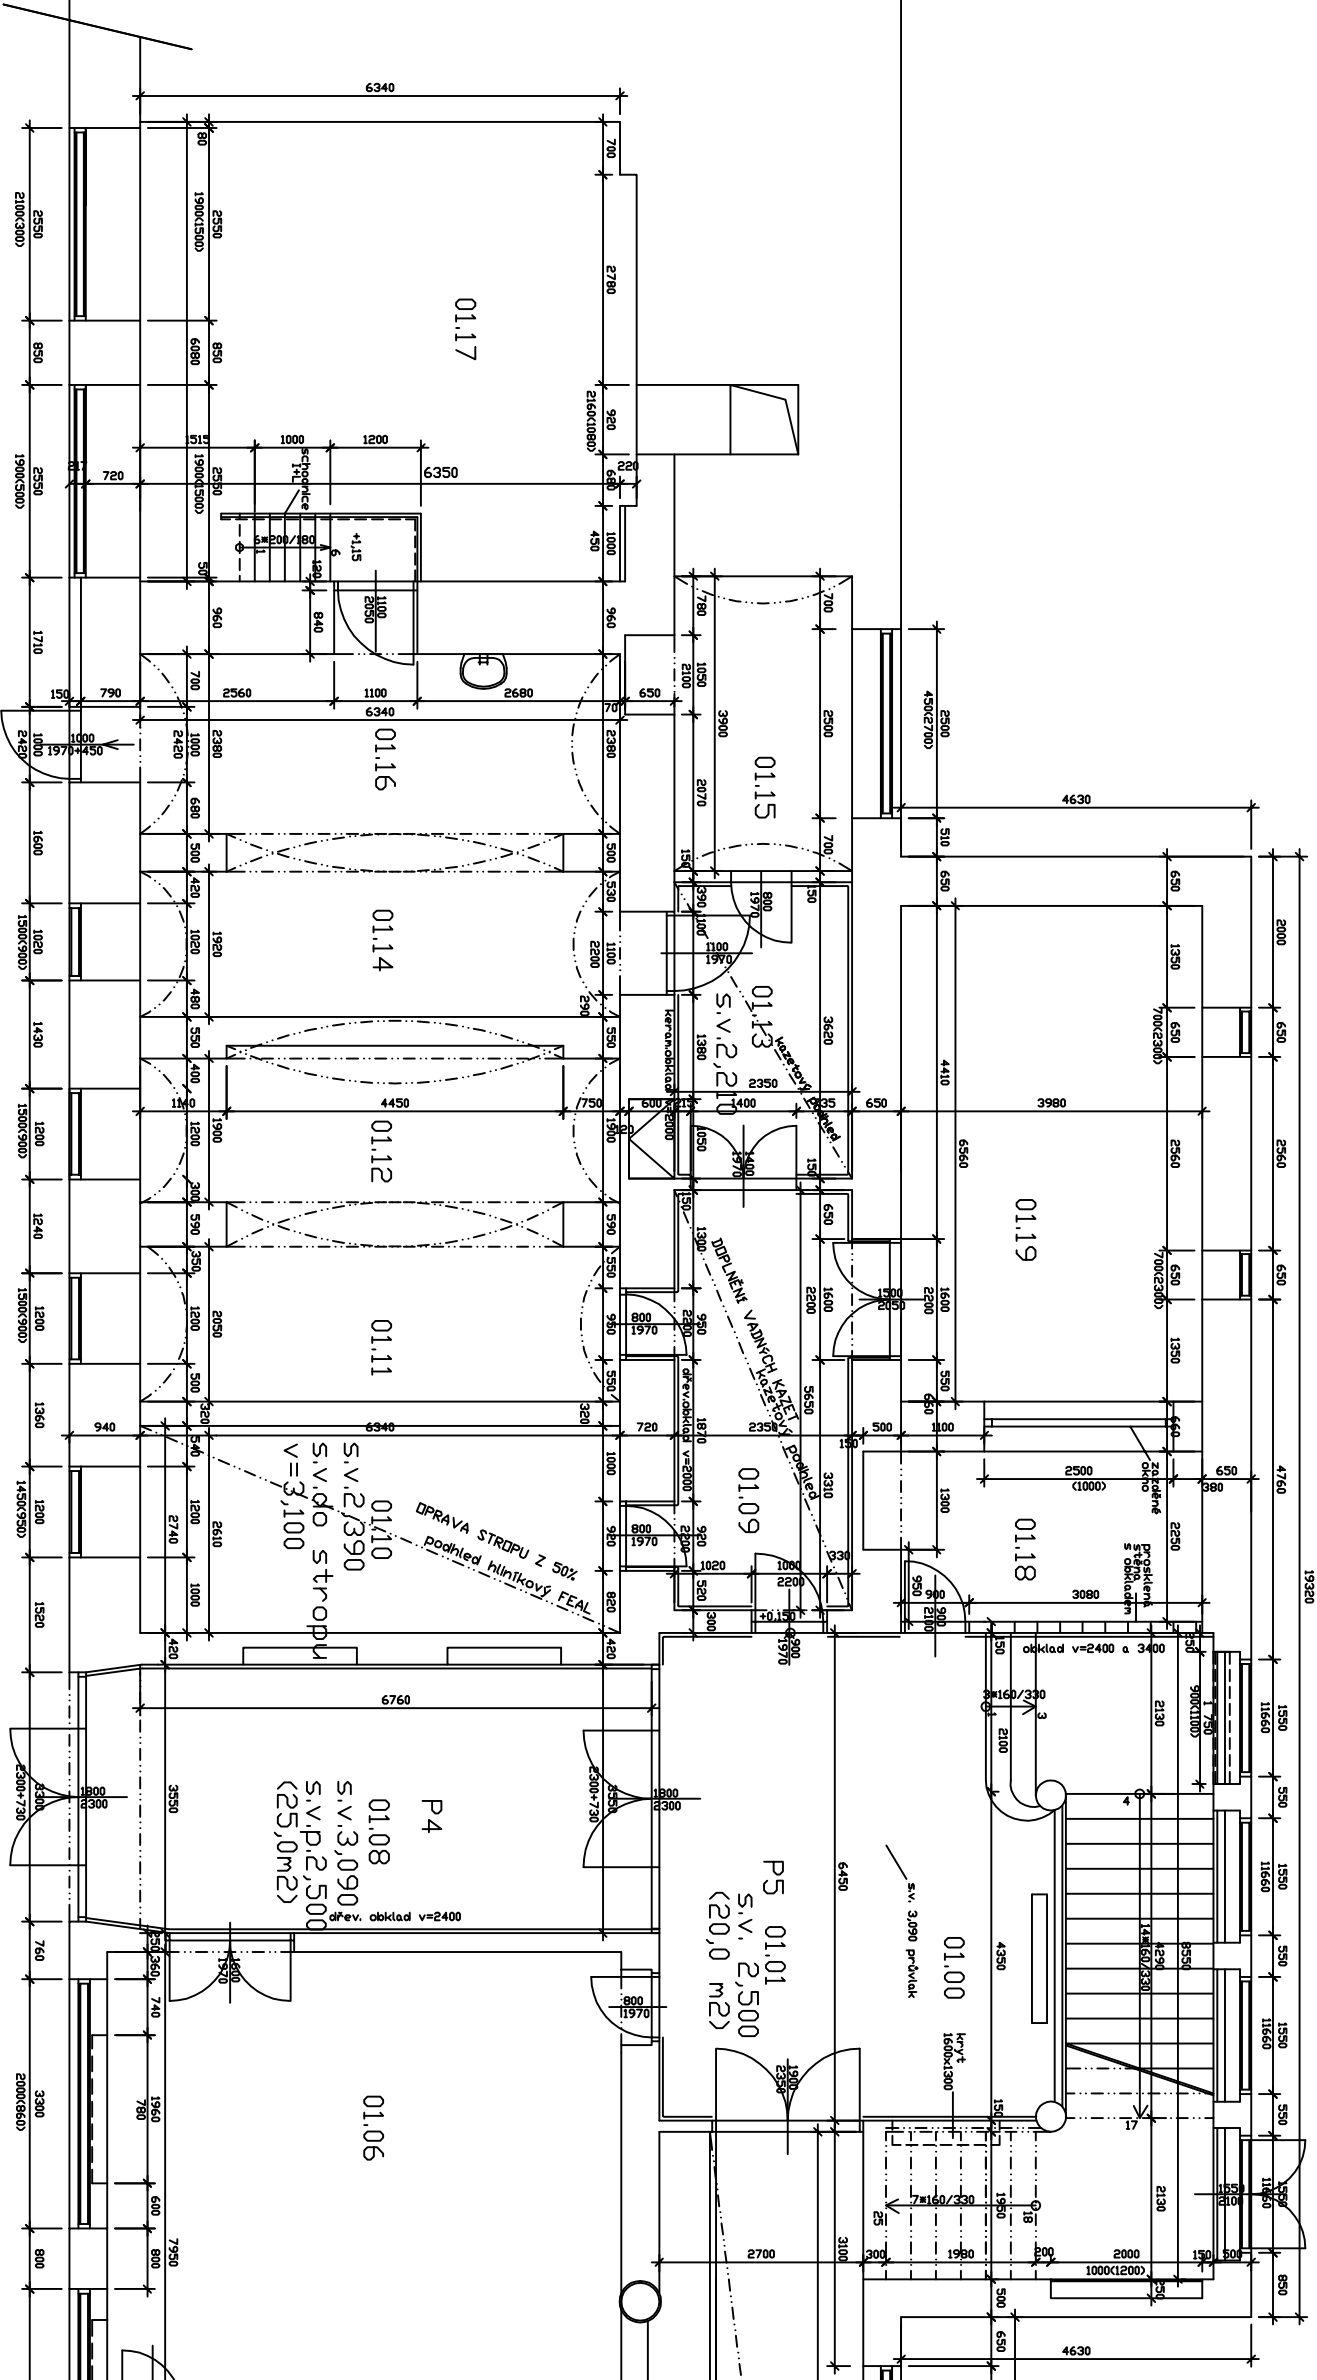

VSTUP

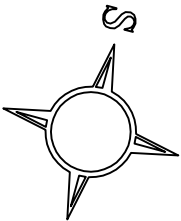

VYPRACOVAL:	PROJEKTANT:	KONTROLOVAL:	
Ing. Miloš Bacík	Ing. Miloš Bacík	Ing. Miloš Bacík	
INVESTOR: Gymnázium Blansko, Seifertova 13, 67831 Blansko			
MÍSTO AKCE: Seifertova 13 , Blansko , okr. Blansko			
OPRAVA ELEKTROINSTALACE – II. ETAPA			DATUM: březen 2017
GYMNAZIUM BLANSKO, SEIFERTOVA 13 – HLAVNÍ BUDOVA			FORMÁT: A3
			ÚČEL: D.1.1
			MĚŘÍTKO: 1:100
PŮDORYS 1. P. P. – ŘEŠENÁ ČÁST – PODHLEDY			Č. VÝKR.: 11