



Legenda/Legend:

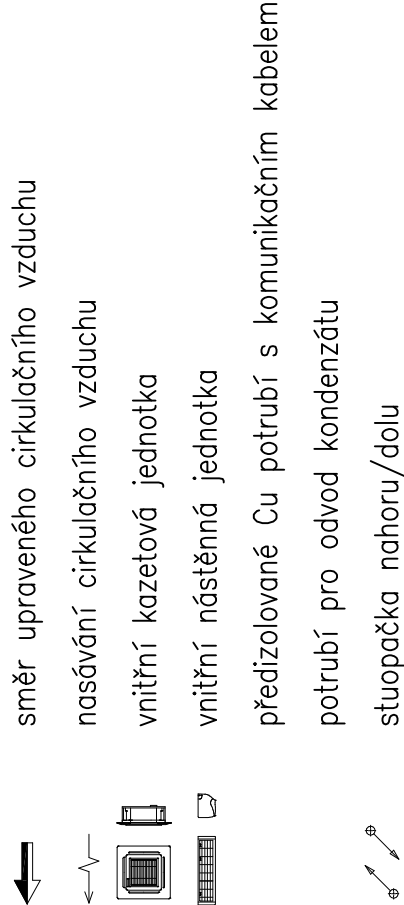

Je nutné před započítím prací přeměřit všechny rozměry potrubí, zda skutečnost odpovídá projektu a pokud ne přizpůsobyt se těmito skutečnostem; poloha všech potrubních rozvodů a elementů předepsaných tímto projektem bude podle určujících kót; není-li přesná poloha popsána kótami, tak bude odpovídat poloze dané výkresovou dokumentací s přesností odpovídající měřítku výkresu v řádech mm (např. pro měřítko 1:100 s přesností 100 mm); součástí dokumentace je technická zpráva a specifikace zařízení

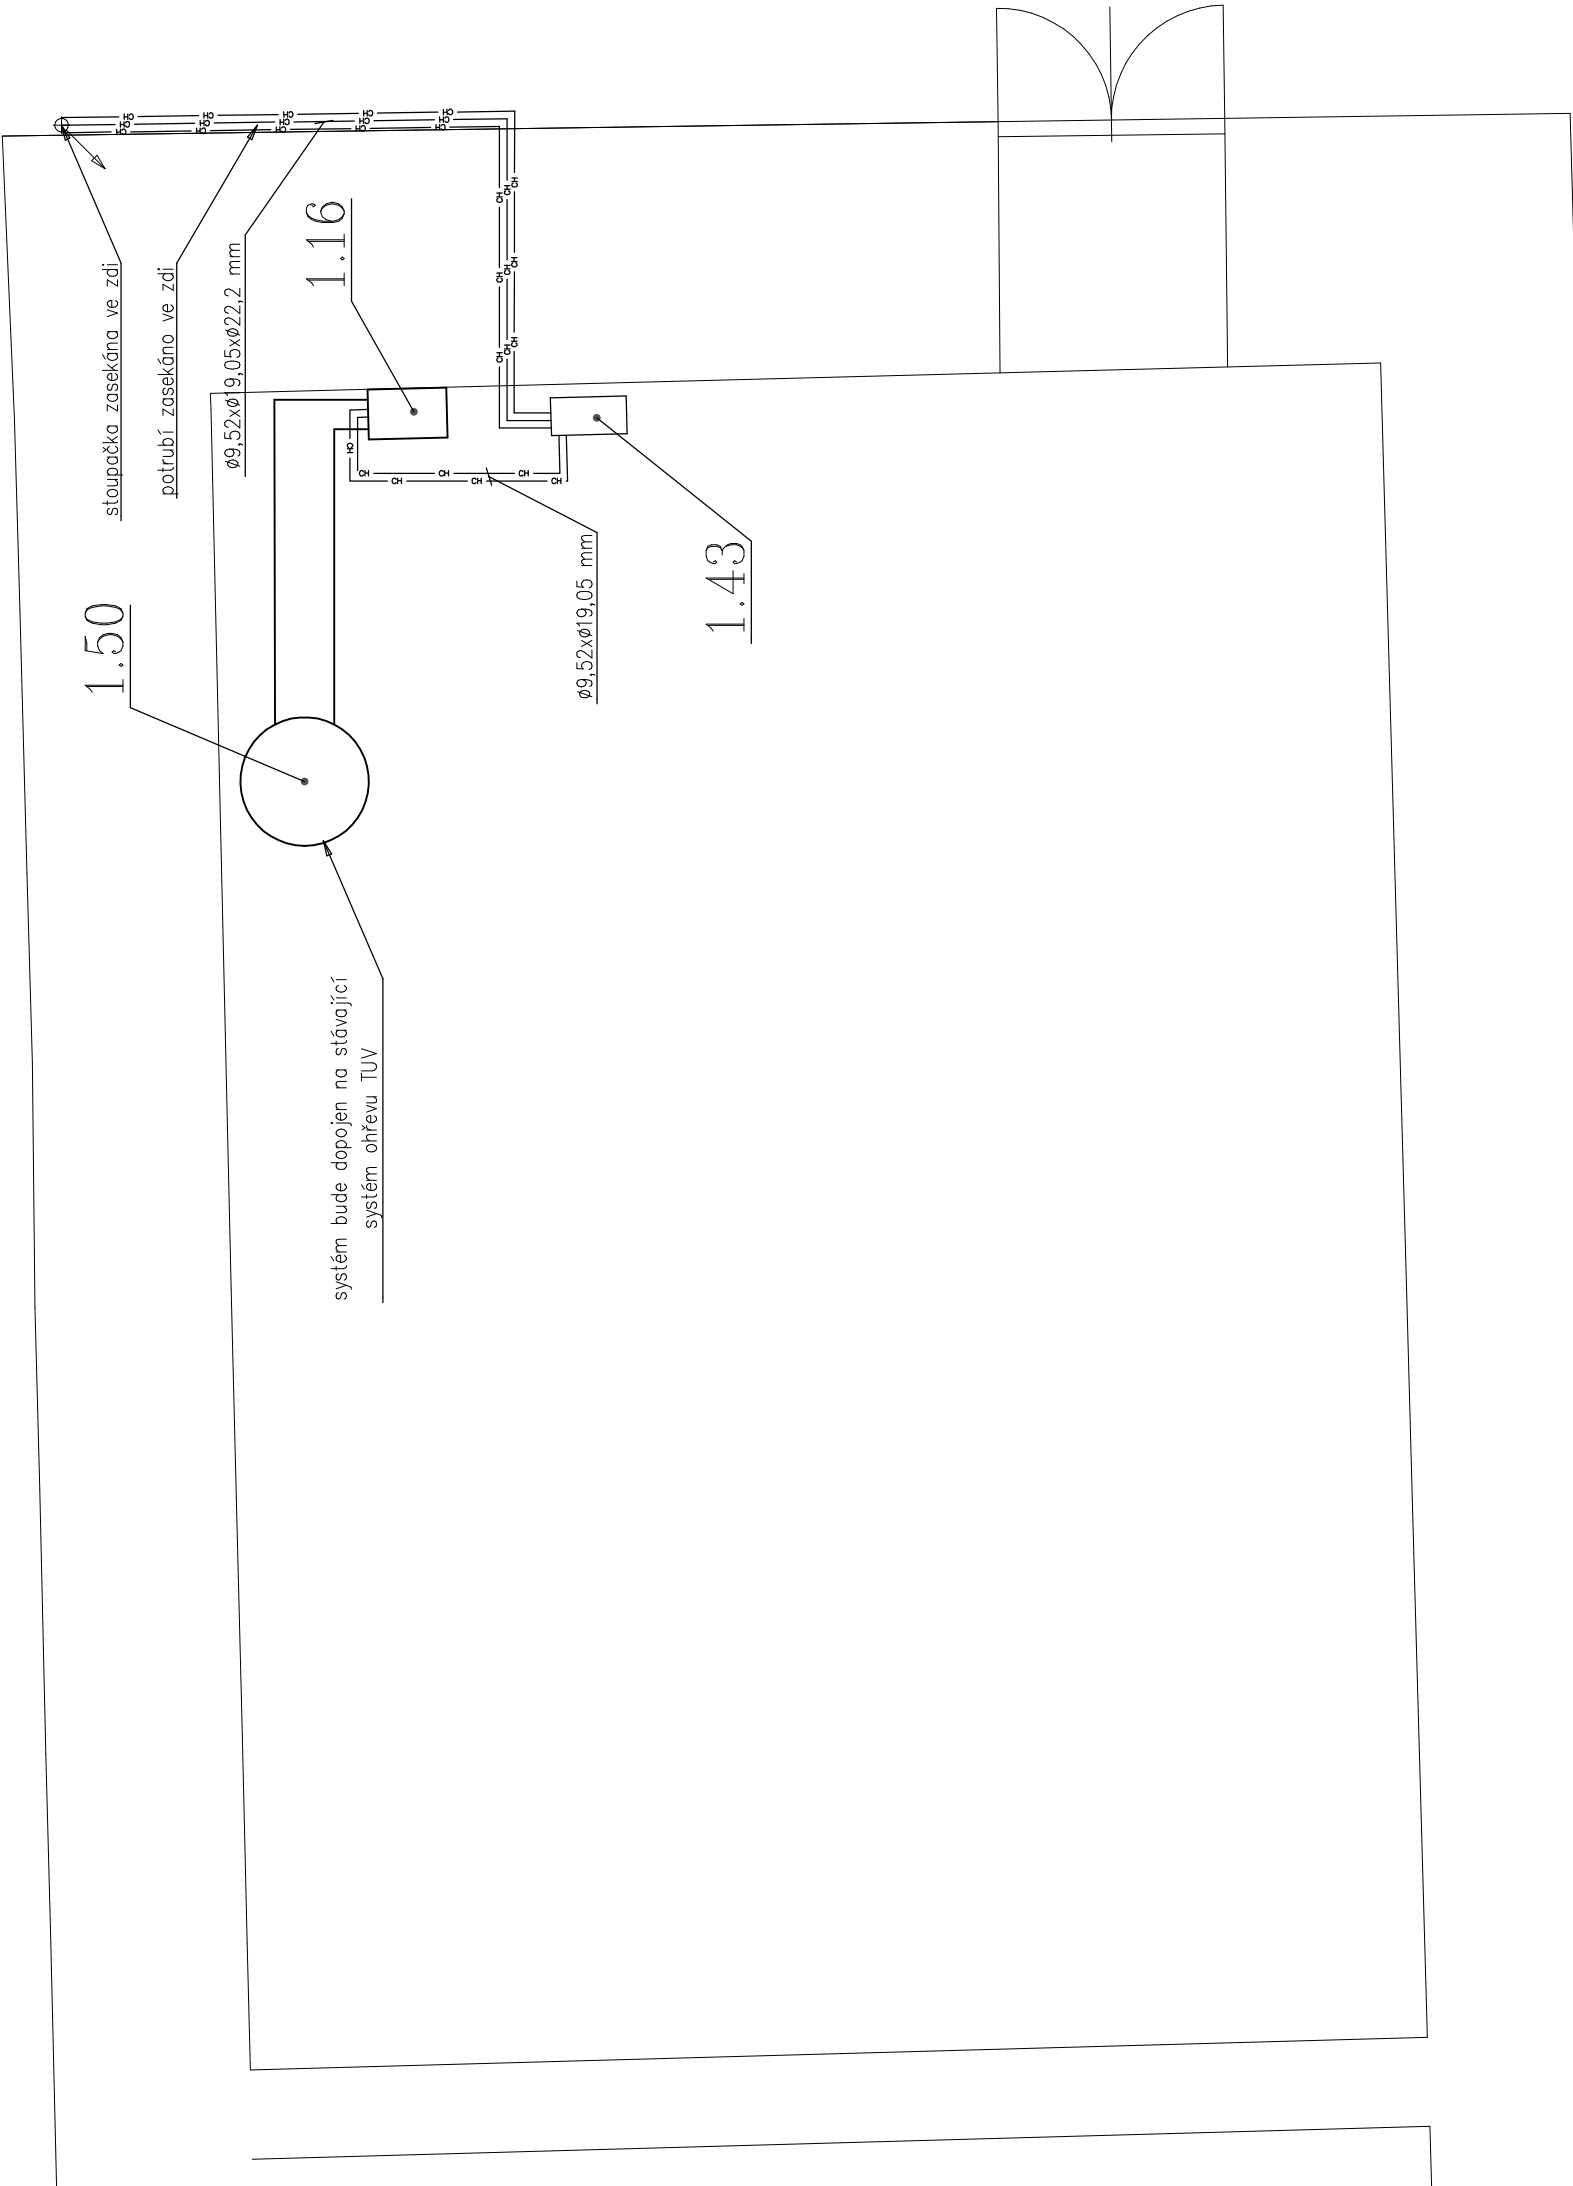

PROJEKT	Habrovanský zámek CHLAZENÍ PODKROVNÍCH POKOJŮ UŽIVATELŮ V BUDOVÁCH HABROVANSKÉHO ZÁMKU Habrovany 1, 683 01 Rousínov
INVESTOR	Habrovanský zámek p.o. Habrovany 1, 683 01 Rousínov IČ: 709 21 245
STUPĚŇ PROJEKTU	DOKUMENTACE PRO PROVEDENÍ STAVBY
OBJ. PROJEKTU	CHLAZENÍ
PRACOVNÍ JAZYK	ING. DAVID PAVLAS PURKYŇNOVA 35B, 612 00 BRNO +420 603 568 968 info@klima-projekt.cz
ZODPOVĚDNÝ PRACOVNÍK	ing. David Pavlas
VMES	Půdorys 1.pp - stará budova
Datum	04/2017
MĚŘÍTKO	1:50
CELKOVÝ VÝKRES	1.04
PRŮVLEK	