


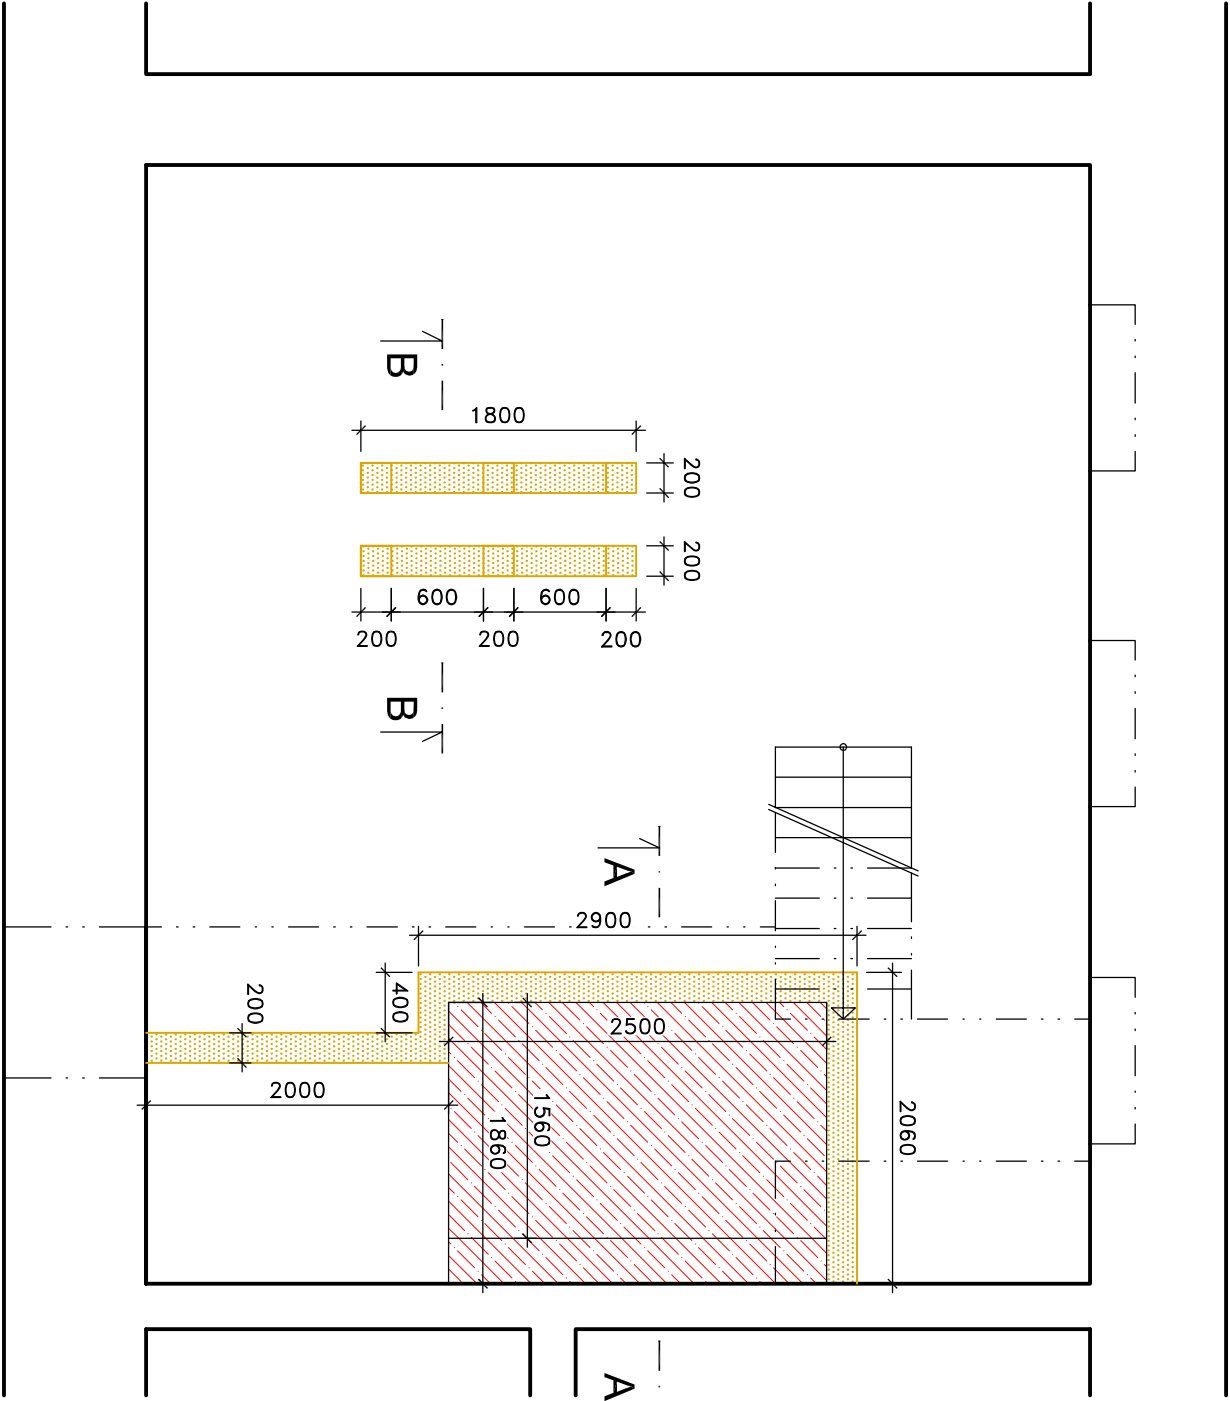


PŮDORYS




LEGENDA :

-  KONSTRUKCE BOURANÉ
-  KONSTRUKCE NOVÉ

ŘEZ A-A'

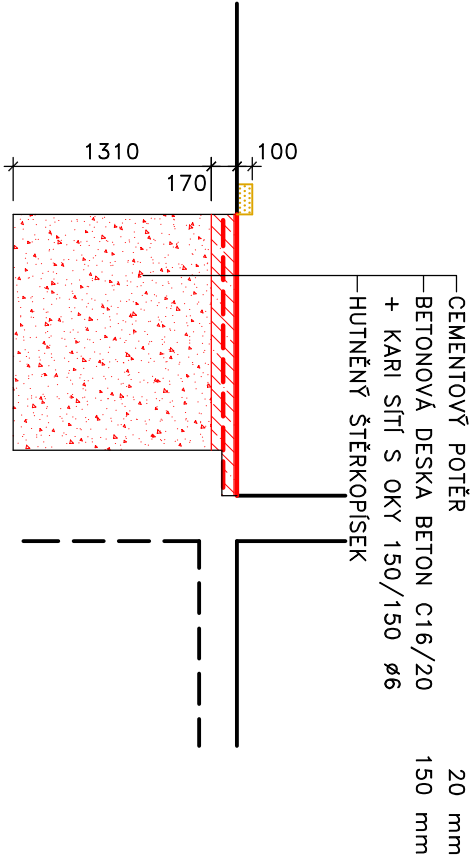

ŘEZ B-B'

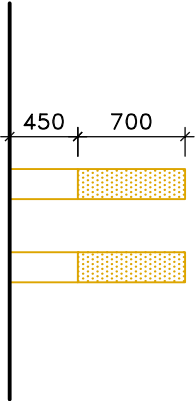

| | | | | | |
|----------------------|---------------------------------|-------------------|-------------------|--|-----------------|
| HL. INŽENÝR PROJEKTU | VYPRACOVAL | KRESLIL | SCHVÁLIL | <div>THERMIC PLUS[®]</div> <div>S.T.O.</div> <div>Obřanská 60,614 00 Brno</div> <div>fax: 545 230 671</div> <div>e-mail: thermoplus@thermoplus.cz</div> | |
| ING. LUKAŠ SLEZÁK | JIŘÍ VESECKÝ | JIŘÍ VESECKÝ | ING. RADIM MENČÍK | | |
| TEL.: 545 216 252 | TEL.: 545 216 253 | TEL.: 545 216 253 | TEL.: 545 230 988 | | |
| MĚSTSKÝ ÚŘAD | MAGISTRÁT m. BRNA | | | | |
| MČ | BRNO – STŘED | | | | |
| INVESTOR | SPŠE KOUNICOVA 16, 602 00 BRNO | | | FORMÁT | 2 A4 |
| STAVBA | SPŠE, BRNO, KOUNICOVA 16 | | | DATUM | 04/2012 |
| | REKONSTRUKCE VÝMĚNIKOVÉ STANICE | | | ÚČEL | DPS |
| | PS 01.1 TECHNOLOGIE VS | | | Č. ZAKÁZKY | 12-042 |
| OBSAH VÝKRESU | | | | ARCHIVNÍ Č. | 12-042-RE-P1S04 |
| STAVEBNÍ ÚPRAVY | | | | MĚŘÍTKO | 1:50 |
| | | | | Č. VÝKRESU | 04 |
| | | | | REVIZE | |