


- 2,600
SV=2,10

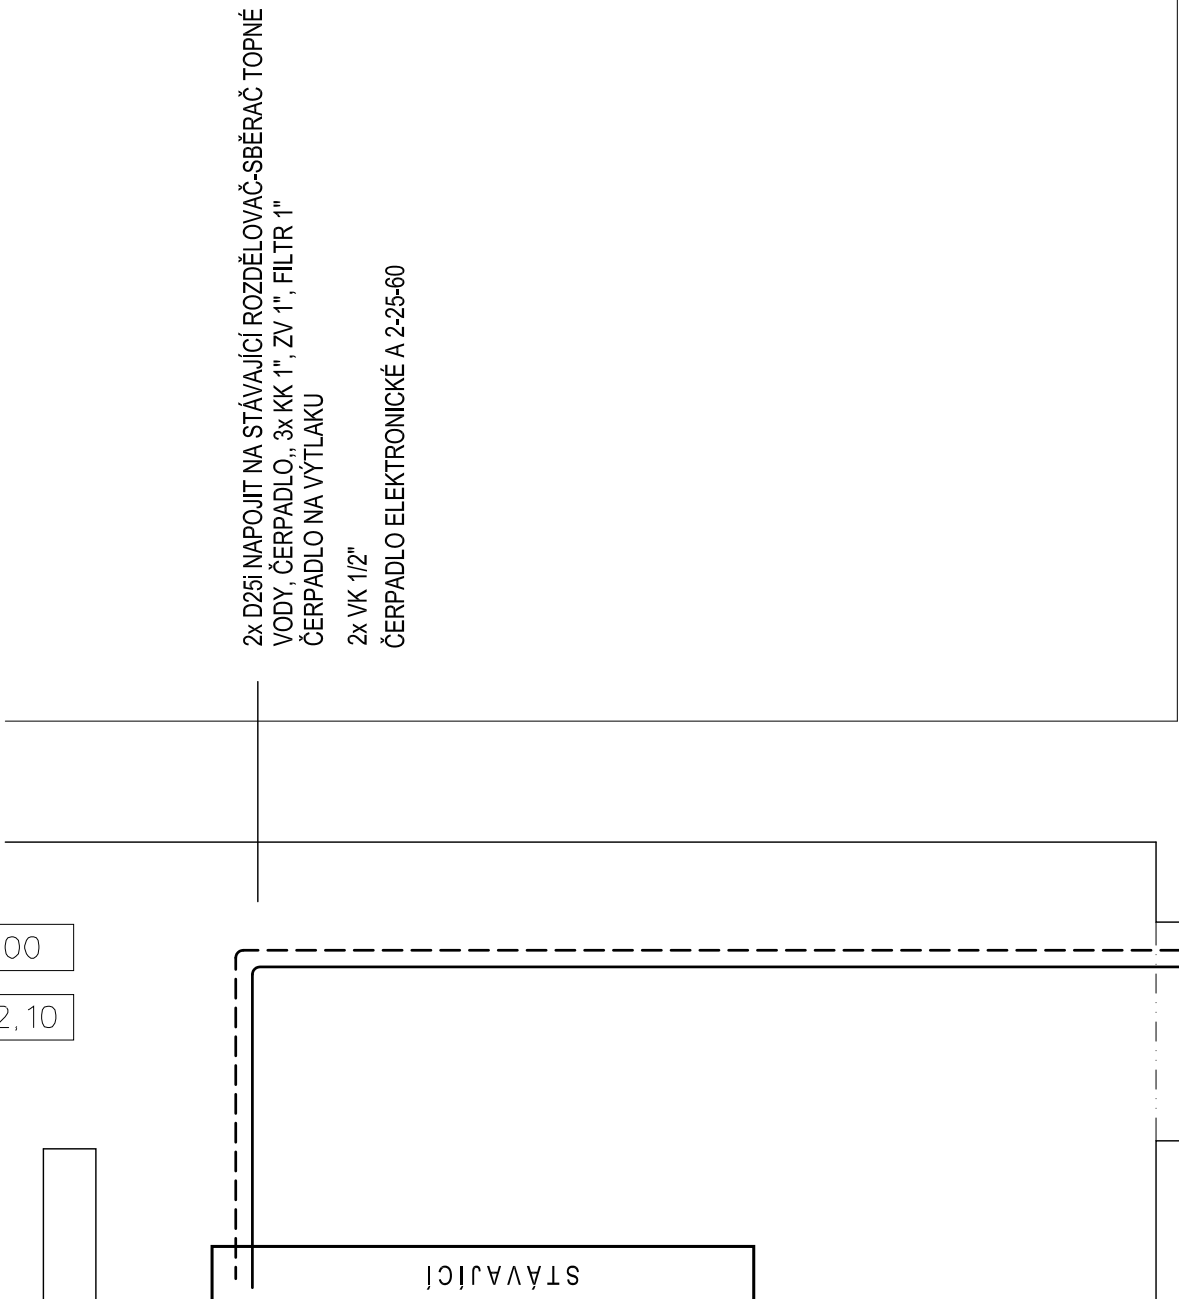

- 3,550
SV=1,80

- 2,600
SV=2,10

- 1,850
SV=1,35

D 25i

SP.

2x D25i STOUPÁ DO PODLAHY 1NP

Revize	Vypracoval	Popis obsahu revize
		Datum

L T PROJEKT PROJEKTOVÁNÍ ZPRAVOTNICKÉ VÝSTAVBY		Hlavní inženýr projektu: ING. MARTIN FORAL Vedoucí projektant zakázky: ING. MARTIN FORAL	Investor: NEMOCNICE HUSTOPEČE p.o. BRNĚNSKÁ 716/41, HUSTOPEČE PSČ 683 01 Tel. +420 519 407 311 http://www.nemocnicehustopece.cz/
Profese: ÚT	Zpracovatel dílu: TOP-KLIMA, spol. s r.o., sídlo Stryčova 4, 61400 Brno tel./fax +420 603533910 E-mail: istastny@volny.cz	Autorizace:	
Odpovědný projektant: ING. IVO ŠŤASTNÝ	Vypracoval: ING. IVO ŠŤASTNÝ	Kontroloval: ING. IVO ŠŤASTNÝ	
Akce: NEMOCNICE HUSTOPEČE ÚPRAVA BÝVALÝCH PROSTOR JIP NA REHABILITAČNÍ PRACOVNĚŠTĚ		Zakázkové číslo: JDS 17 - 2017	Paré: 07 - 2017
Objekt: REHABILITAČNÍ ODDĚLENÍ		Formát: 5 A4	
Obsah: PŮDORYS 1.PP - NOVÝ STAV		Suplet: DSP + DPS	
		Měřítko: 1:50	Číslo výkresu: D1.05-101