



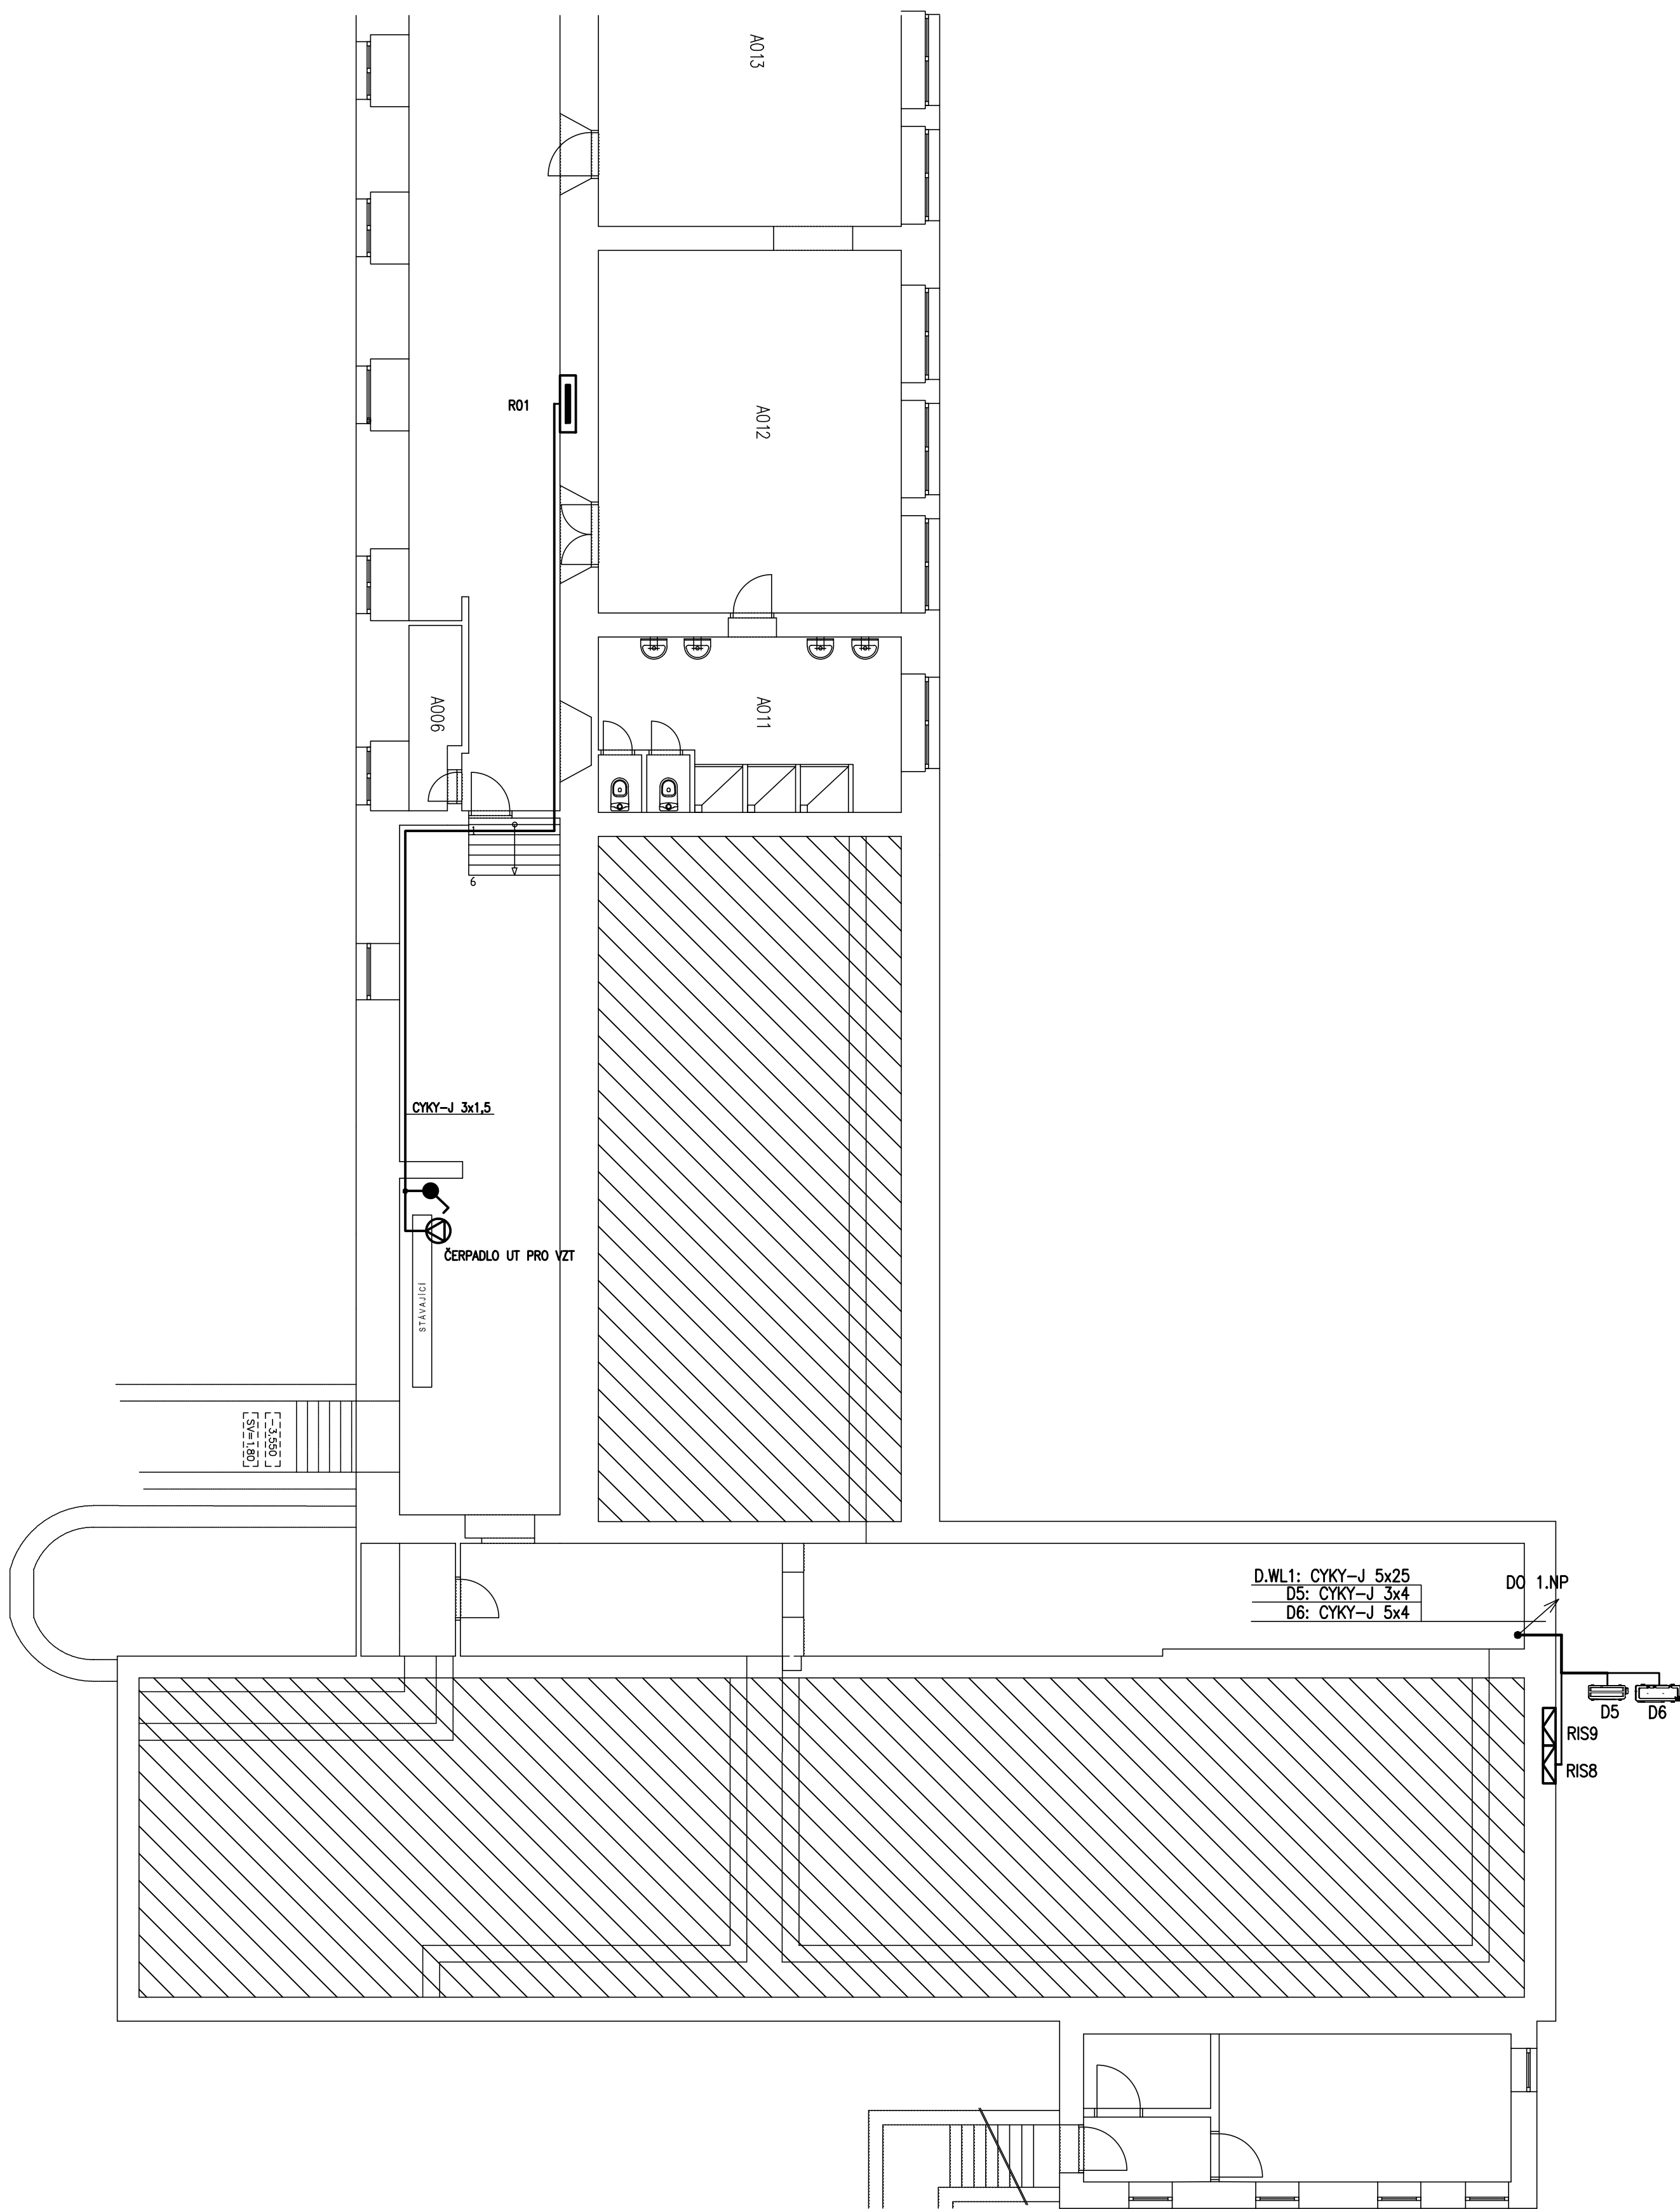

POZNÁMKA:

- PŘÍVOD PRO ČERPADLO NAPOJIT Z VOLNÉ REZERVY, PŘÍPADNĚ DOPLNIT ROZVADĚČ JISTIČEM 10/1/C

ROZVODNÁ SOUSTAVA : 3 NPE AC 400V/ TN-S
OCHRANNÁ OPATŘENÍ DLE ČSN 33-2000-4-41ed2 :
OCHRANA ZÁKLADNÍ : IZOLACÍ, KRYTY
OCHRANA PŘI PORUŠĚ :
NORMÁLNÍ - AUTOMATICKÝM ODPOJENÍM OD ZDROJE
VNĚJŠÍ VLIVY : STÁVAJÍCÍ

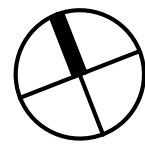

Revize	Vypracoval	Popis obsahu revize			Datum

LT PROJEKT PROJEKTOVÁNÍ ZDRAVOTNICKÉ VÝSTAVBY		Hlavní inženýr projektu: ING. MARTIN FORAL Vedoucí projektant zakázky: ING. MARTIN FORAL		Investor: NEMOCNICE HUSTOPEČE p.o. BRNĚNSKÁ 716/41, HUSTOPEČE PSČ 693 01 Tel. +420 519 407 311 http://www.nemocnicehustopece.cz/	
Profese: EL	Zpracovatel dílu: Ing. Jaromír Glovina, Projektování elektrických zařízení Tel: +420 604 328 790 E-mail: jglovina@nbox.cz			Autorizace:	
Odpovědný projektant: ING. JAROMÍR GLOVINA	Vypracoval: ING. JAROMÍR GLOVINA	Kontroloval: ING. JAN KOČMÁNEK			
<i>[Signature]</i>	<i>[Signature]</i>				
Akce: NEMOCNICE HUSTOPEČE ÚPRAVA BÝVALÝCH PROSTOR JIP NA REHABILITAČNÍ PRACOVÍŠTĚ		Zakázkové číslo: JDS 17 - 2017		Paré: Datum: 07 - 2017 Formát: 6A4	
Objekt: REHABILITAČNÍ ODDĚLENÍ SO 01		Stupeň: DSP + DPS			
Obsah: ELEKTROINSTALACE - 1.PP		Měřítko: 1:100		Číslo výkresu: D1.06-105	