


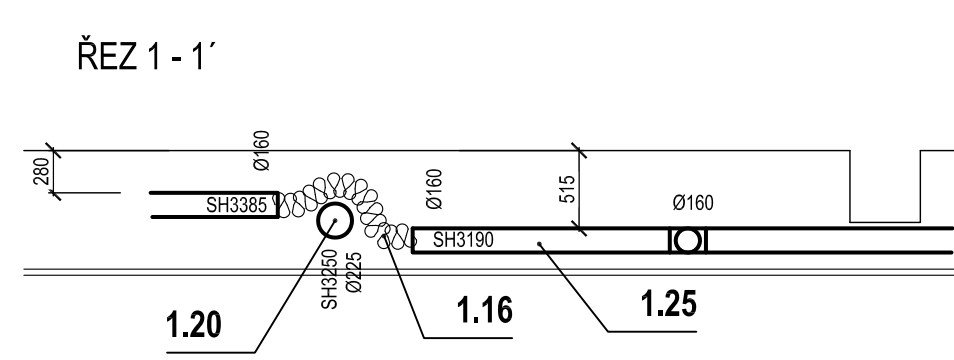

Č.M.	NÁZEV MÍSTNOSTI	m²	POVRCH PODLAHY
101	ČEKÁRNA	76,94	PVC
102	VÝŠETŘOVNA	18,75	PVC
103	PŘEVLEKÁRNA	6,40	PVC
104	ELEKTROLÉČBA	36,87	PVC ELEKTROSTAT. VOVIVÉ
105	LASER	8,01	PVC ELEKTROSTAT. VOVIVÉ
106	MAGNETOTERAPIE	11,91	PVC ELEKTROSTAT. VOVIVÉ
107	VODOLÉČBA	19,05	PVC protisklzní
108	EVIDENCE / KARTOTEKA	5,62	PVC
109	INDIVIDUÁLNÍ CVIKY	20,75	PVC
110	SKLAD	7,99	PVC
111	INDIVIDUÁLNÍ CVIKY	13,81	PVC
112	INDIVIDUÁLNÍ CVIKY	17,04	PVC
113	INDIVIDUÁLNÍ CVIKY	12,64	PVC
114	INDIVIDUÁLNÍ CVIKY	11,79	PVC
115	INDIVIDUÁLNÍ CVIKY	22,58	PVC
116	MASÁŽE	2,16	PVC
117	DMZ	1,76	PVC
118	ŠATNA	3,94	PVC
119	PŘEDSÍN	3,52	KERAMICKÁ DLAŽBA
120	KABINA WC	1,18	KERAMICKÁ DLAŽBA
121	SPRCHA	0,81	KERAMICKÁ DLAŽBA
122	PŘEDSÍN WC ŽENY	1,81	KERAMICKÁ DLAŽBA
123	KABINA WC ŽENY	1,56	KERAMICKÁ DLAŽBA
124	WC MOBILNÍ / ŽENY / SPRCHA	4,40	KERAMICKÁ DLAŽBA
125	PŘEDSÍN WC MUŽI	3,06	KERAMICKÁ DLAŽBA
126	PISOÁR	1,81	KERAMICKÁ DLAŽBA
127	KABINA WC MUŽI	1,15	KERAMICKÁ DLAŽBA
128	UKLID	1,48	KERAMICKÁ DLAŽBA

Akce: NEMOCNICE HUSTOPEČE ÚPRAVA BYVALÝCH PROSTOR JIP NA REHABILITAČNÍ PRACOVISTĚ		Zakazkové číslo: JDS 17 - 2017 Datum: 07 - 2017 Formát: 10 A4	Panel:
Objekt: VZDUCHOTECHNIKA	PS 02	Stupeň: DSP + DPS	
Obsah: PÚDORYS 1.NP	Měřítko: 1:50	Číslo výkresu: D2.02-101	