


ŘEZ A - A´

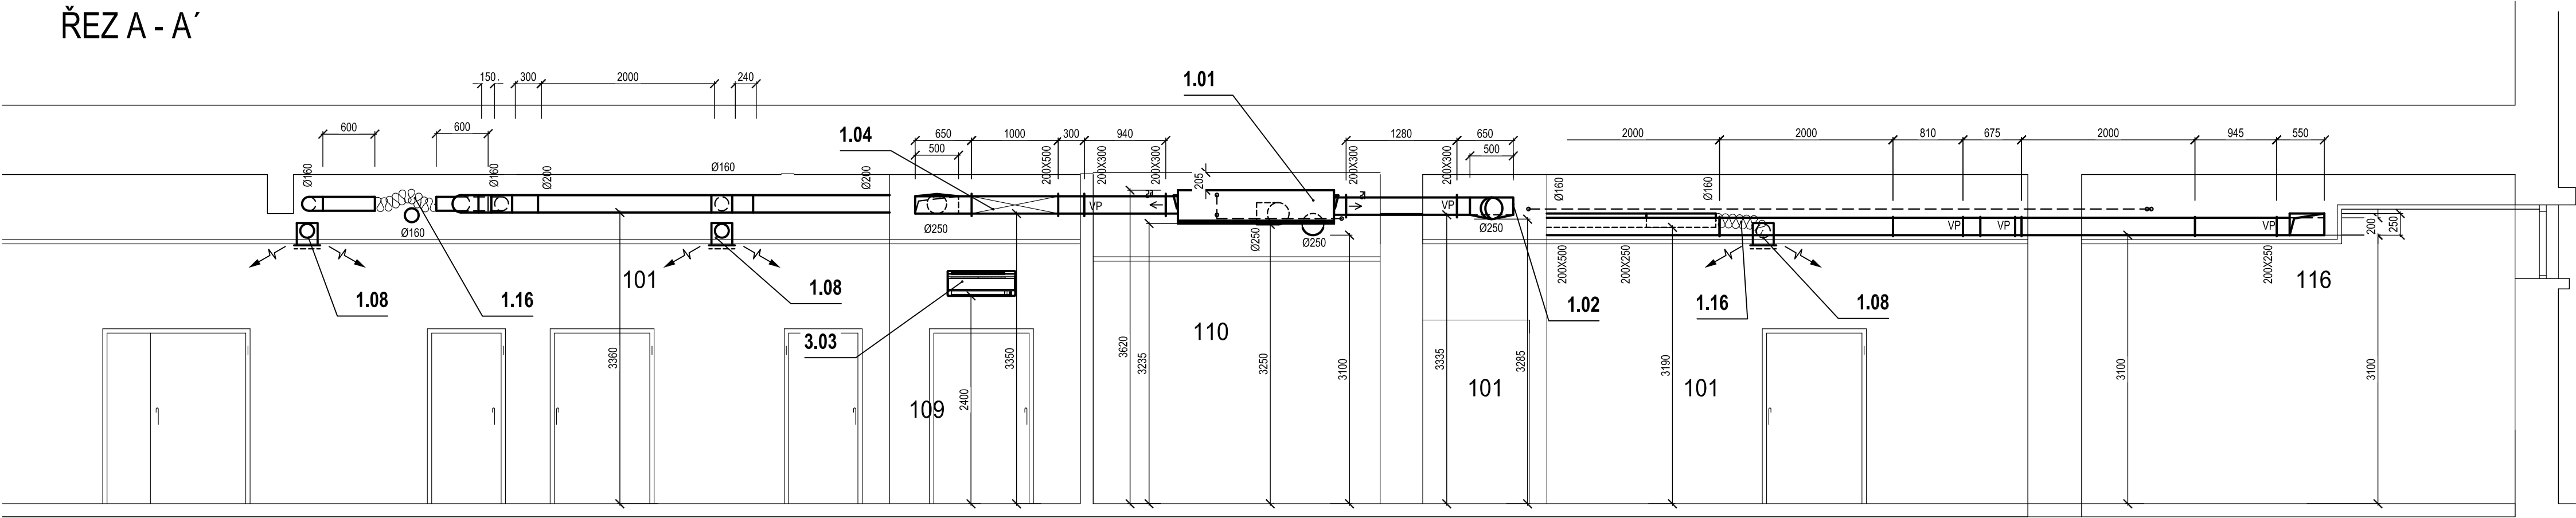

Revize	Vypracoval	Popis obsahu revize	Datum

LT PROJEKT PROJEKTOVÁNÍ ZDRAVOTNICKÉ VÝSTAVBY		Hlavní inženýr projektu: ING. MARTIN FORAL Vedoucí projektant zakázky: ING. ONDŘEJ ČAŇ		Investor: NEMOCNICE HUSTOPEČE p.o. BRNĚNSKÁ 716/41, HUSTOPEČE PSČ 693 01 Tel. +420 519 407 311 http://www.nemocnicehustopece.cz/	
Profese: VZT	Zpracovatel dílu: JAN LEZNAR - projekce VZT, Křoftova 45, Brno, 616 00 Tel/Fax: +420 543 246 010 E-mail: leznar@projekce-vzt.cz			Autorizace:	
Odpovědný projektant: JAN LEZNAR	Vypracoval: JAN LEZNAR	Kontroloval: JAN LEZNAR			
Akce: NEMOCNICE HUSTOPEČE ÚPRAVA BÝVALÝCH PROSTOR JIP NA REHABILITAČNÍ PRACOVISTĚ			Zakázkové číslo: JDS 17 - 2017		Paré:
			Datum: 07 - 2017		
			Formát: 3 A4		
Objekt: VZDUCHOTECHNIKA			PS 02		Stupeň: DSP + DPS
Obsah: ŘEZ A - A´			Měřítko: 1:50		Číslo výkresu: D2.02-201