



C 502 PŘELOŽKA STL PLYNOVODU U Č.P.78

SITUACE 1:250

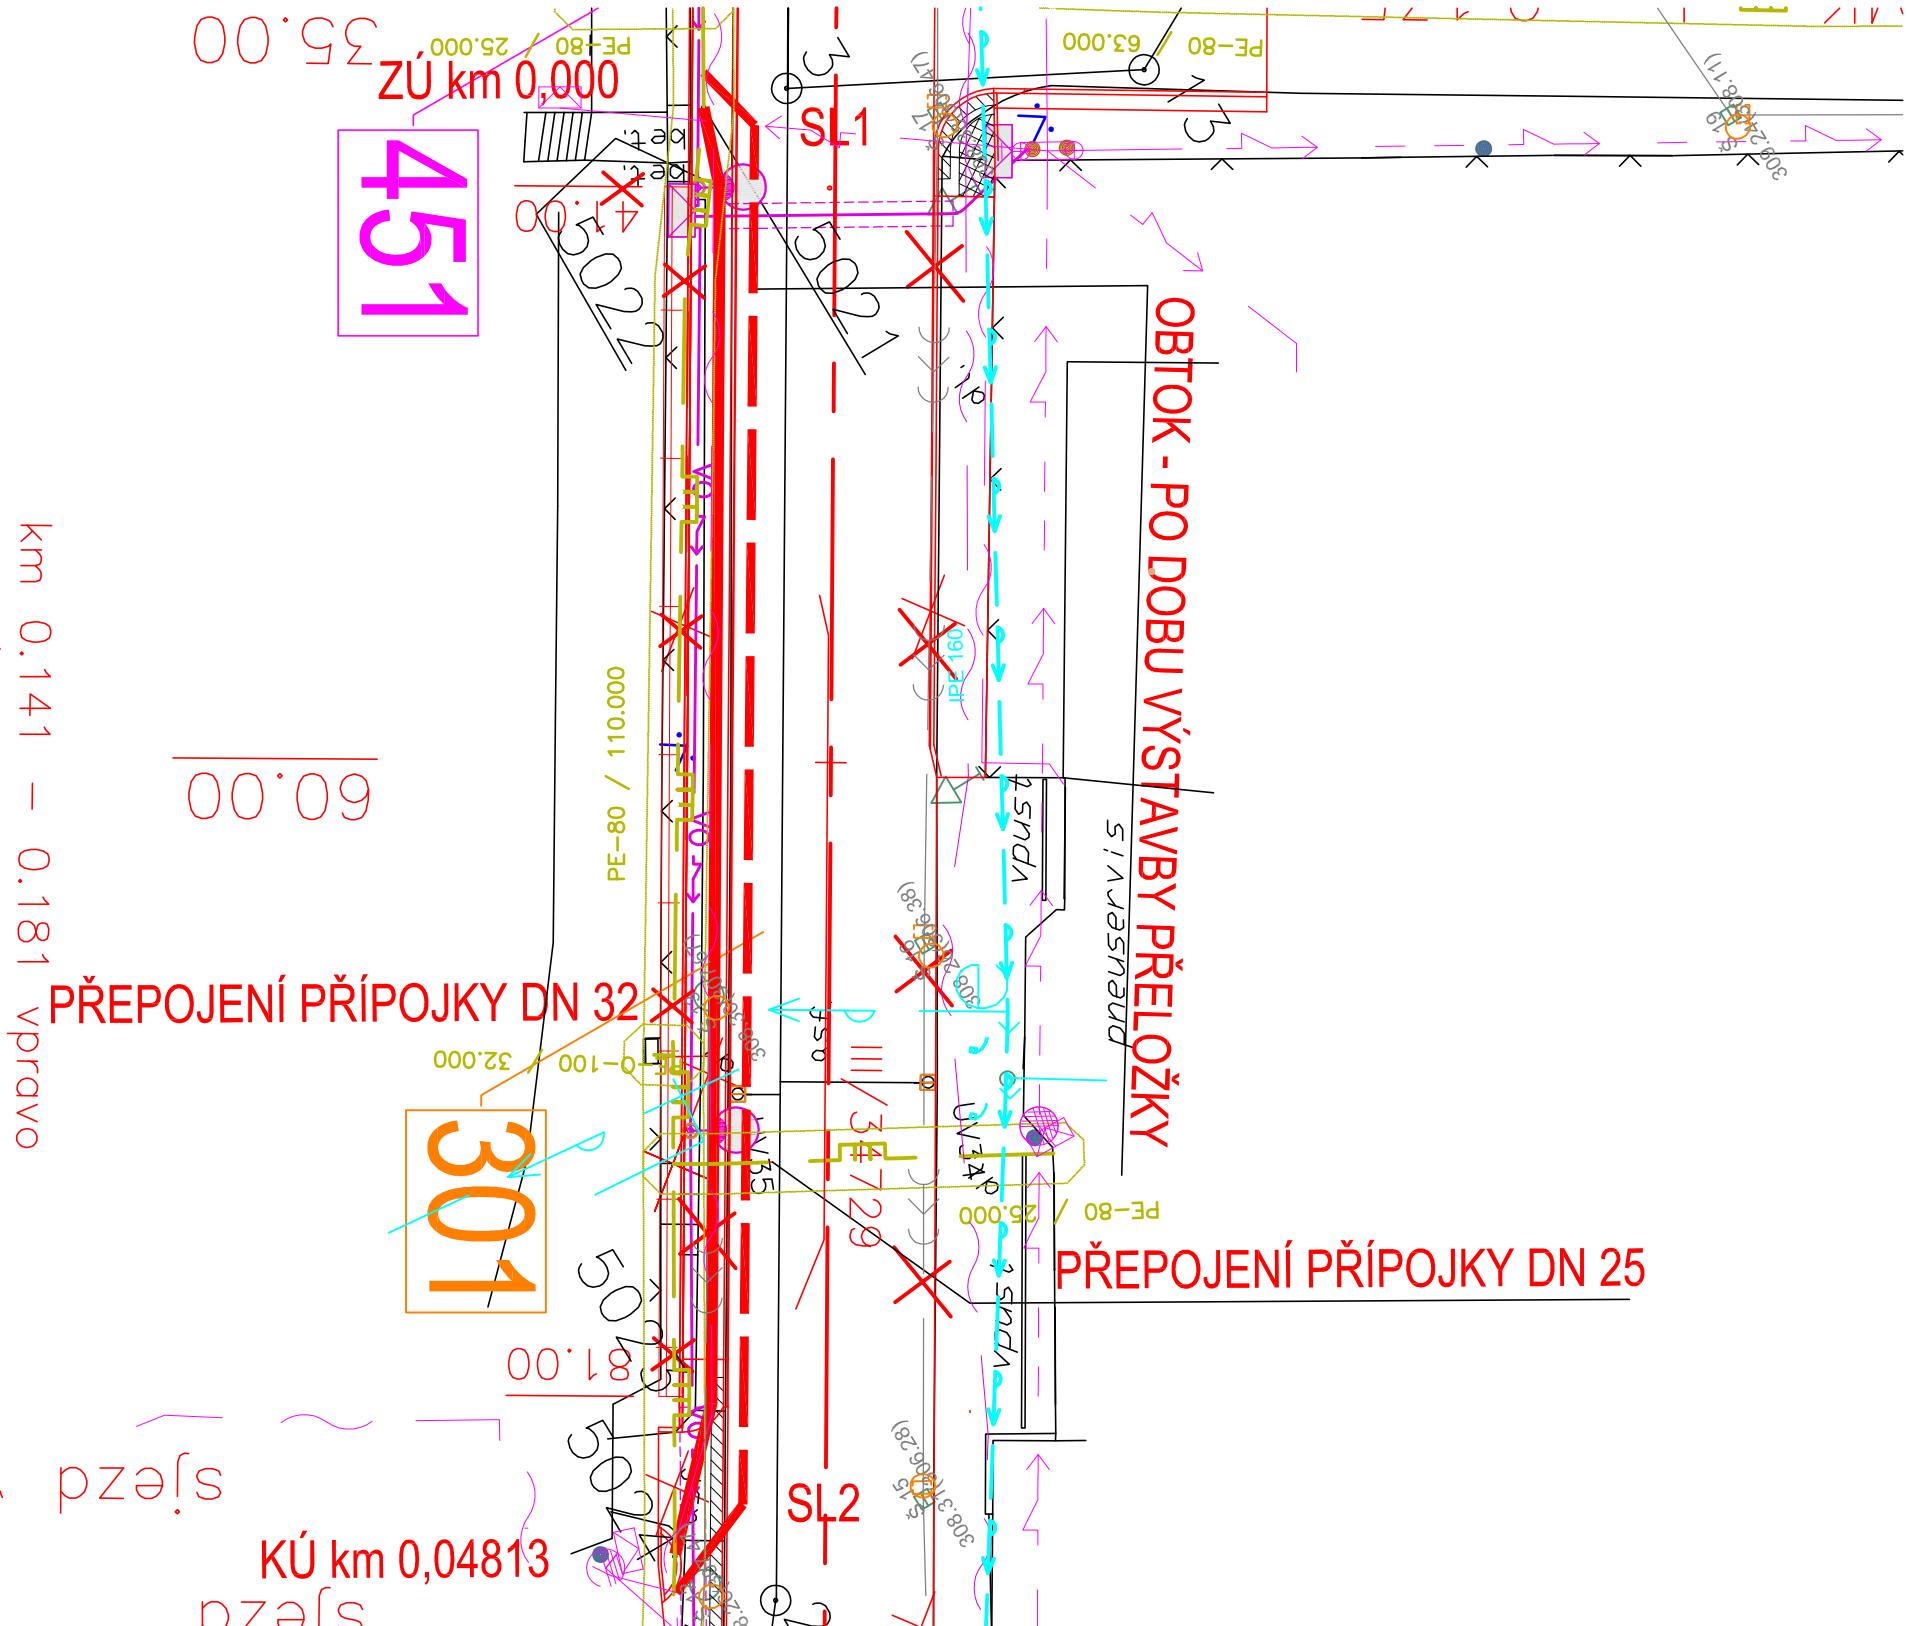

SOUŘADNICE LOMOVÝCH BODŮ

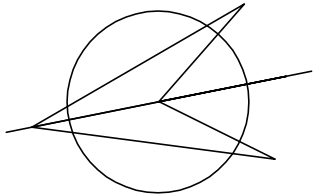

BOD	Y [m]	X [m]
5021	595143.450	1129016.900
5022	595146.017	1129016.046
5023	595180.105	1128995.116
5024	595183.970	1128991.310

III/37428,37429 SKALICE PRŮTAH A MOSTY 37428-1,2,3,6

INVESTOR

Obec Skalice nad Svitavou

Skalice nad Svitavou 48, 679 01

PROJEKTANT

VIAPONT, s.r.o.

VODNÍ 13, 602 00 BRNO

VEDOUcí PROJEKTANT

ING. FRANTIŠEK VLACH

VIAPONT

C 502

SOUŘADNICOVÝ SYSTÉM JTSK

VÝŠKOVÝ SYSTÉM B.p.v.

ZODPOVĚDNÝ PROJEKTANT	ING. I. NOVOTNÁ	
VYPRACOVAL	ING. I. NOVOTNÁ	
KRESLIL		
KONTROLOVAL	ING. I. NOVOTNÁ	
KRAJ - JIHOOMORAVSKÝ	OKRES - BLANSKO	
INVESTOR - Obec Skalice nad Svitavou, Skalice nad Svitavou 48, 679 01		
NÁZEV OBJEKTU	PŘELOŽKA STL PLYNOVODU U Č.P. 78	
NÁZEV PŘÍLOHY	SITUACE	03

ALEF BRNO spol. s r.o.

Smetanova 3

602 00 BRNO

IČO: 469 81 594

STUPEŇ

PDPs

DATUM

LEDEN 2015

FORMÁT

2A4

MĚŘÍTKO

1:250

Č. ZAKAZKY

1885

ARCHIVNÍ Č.

1885

Č. SOUPRAVY

Č. VÝKRESU