



CHRÁNIČKA VODOVODU

Půdorys

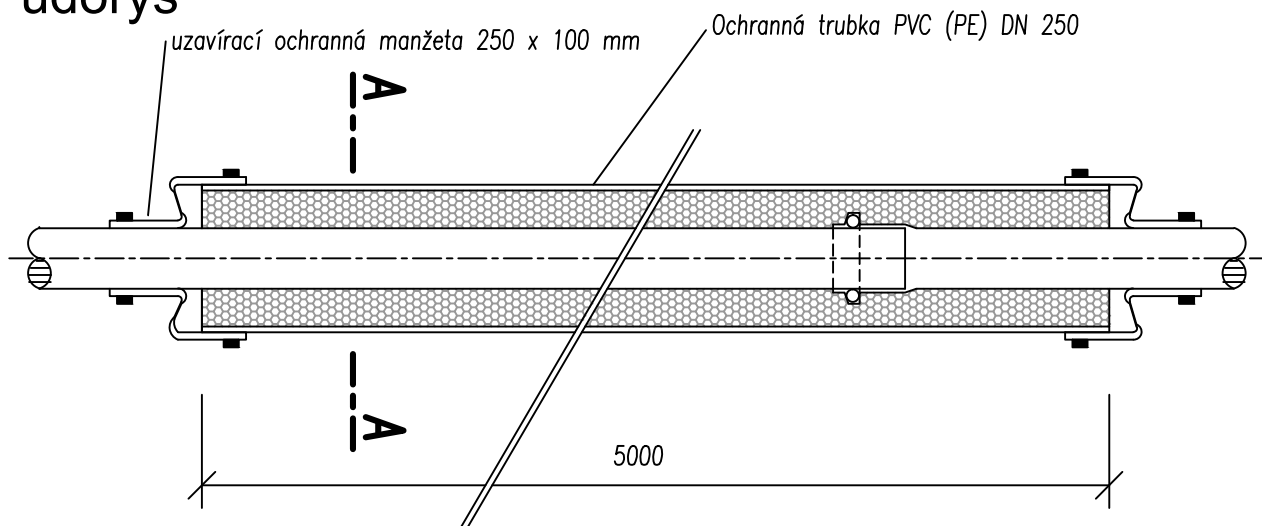


Řez A-A

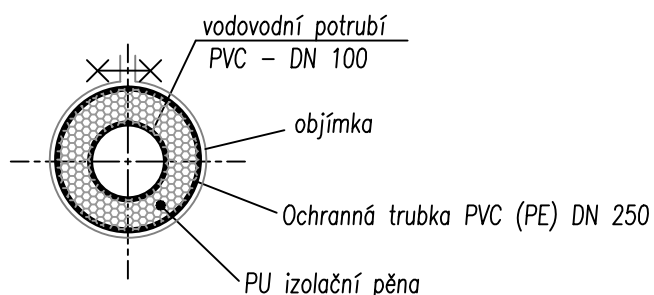

Poznámka

- nad vodovodem musí být umístěna výstražná fólie
- chránička vodovodu bude jedenkrát podélně rozříznuta, svázána obručemi a pak vyplněna PU pěnou

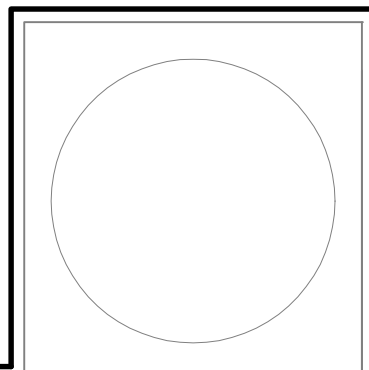

Projekce
iGEO s.r.o.

Nám. 28. října 1899/11
Černá Pole, 602 00 Brno
e-mail: ivan.poul@igeo.cz
web: www.igeo.cz
mobil.: 608 022 443

| | | | | |
|--------------------------------------|--|--|---------------|----------|
| NÁZEV AKCE | DOLNÍ VĚSTONICE, SANACE SVAHŮ PRO ZPROVOZNĚNÍ SILNICE III/42117 | | | |
| OBJEDNATEL | Jihomoravský kraj, Žerotínovo nám. 449/3, 601 82 Brno | | | |
| HLAVNÍ INŽENÝR PROJEKTU | RNDr. Mgr. Ivan Poul Ph.D. | | FORMÁT | 614 |
| ZODPOVĚDNÝ PROJEKTANT | Ing. Martin Růžička | | MĚŘÍTKO | 1:10 |
| VYPRACOVAL | Ing. Martin Růžička | | DATUM | 04/2018 |
| KRESLIL | Ing. Martin Růžička | | STUPEŇ | PDPS |
| KRAJ JIHMORAVSKÝ | KATASTR: DOLNÍ VĚSTONICE | | ZAK.ČÍSLO | 021-2018 |
| SO 205.3 - Nadzářezový příkop | | | ČÍSLO VÝKRESU | |
| Detail chráničky vodovodu | | | D3.4 | |